


GRUPO DE PLANOS: _____ Nº: _____
 ESTADO REFORMADO = **ESTADO ACTUAL**

PLANO: _____ ESCALA: 1/50
 PLANTA BAJA (ACCESO)


AUTOR: _____ AUTOR DEL ENCARGO: _____

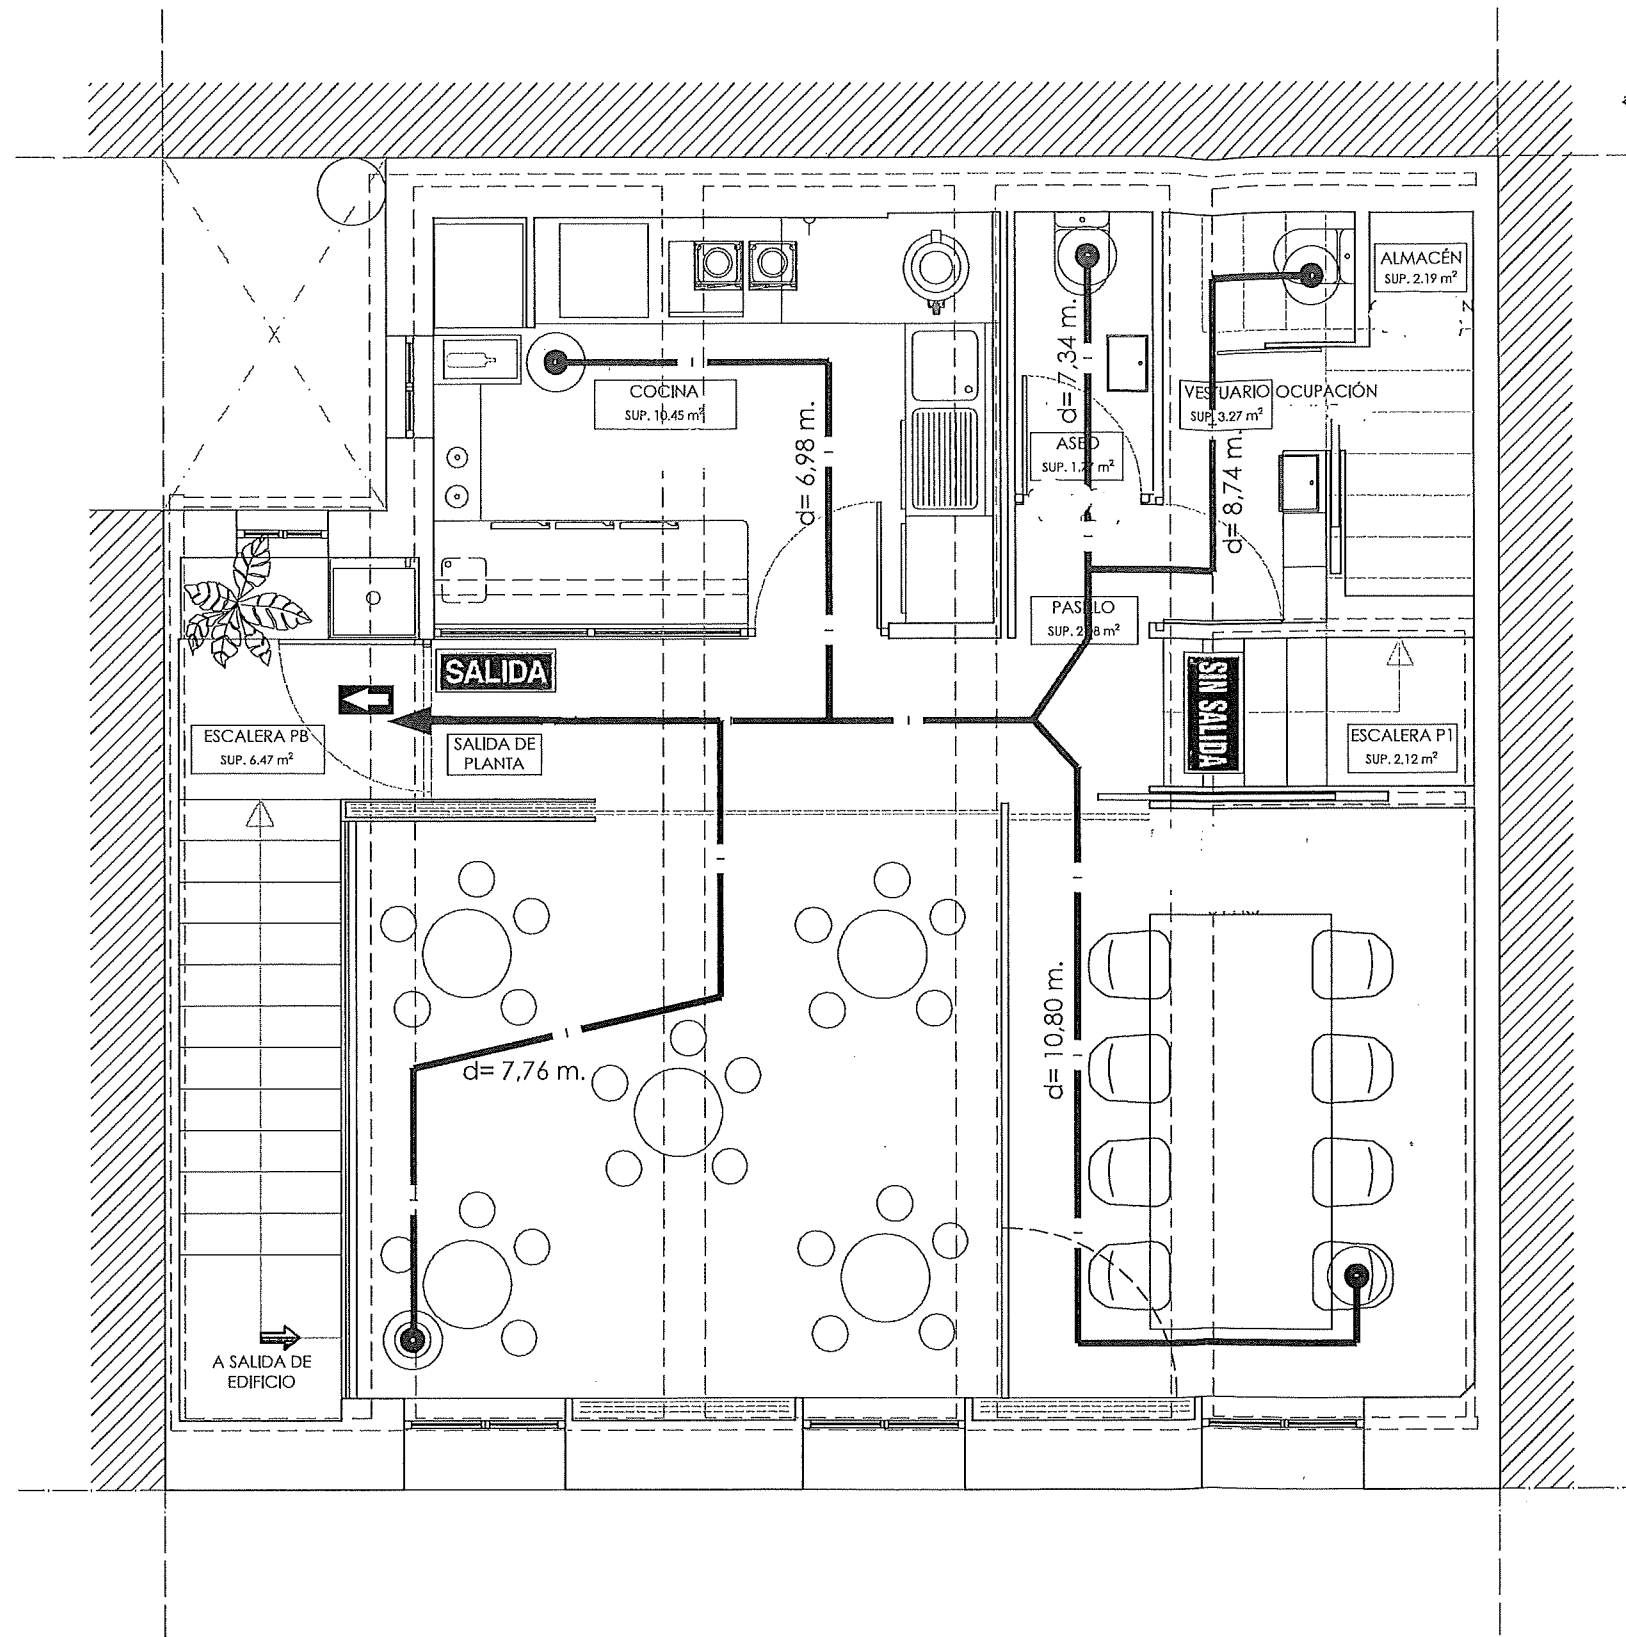


LEYENDA EVACUACIÓN

SIMBOLOGIA	DESCRIPCION
	RECORRIDO DE EVACUACION
	RECORRIDOS ALTERNATIVOS DE EVACUACION
	DISTANCIA DE EVACUACION
	IDENTIFICACION DIRECCION DE EVACUACION
	IDENTIFICACION SALIDA DE EDIFICIO
	IDENTIFICACION SALIDA DE RECINTO O PLANTA

LEYENDA SEÑALÉTICA

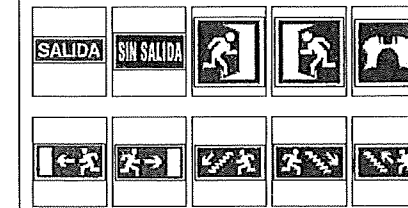

GRUPO DE PLANOS: _____ N°: _____
 ESTADO REFORMADO. _____
 PLANO: PLANTA PRIMERA ESCALA: 1/50
 AUTOR: _____ AUTOR DEL ENCARGO: _____

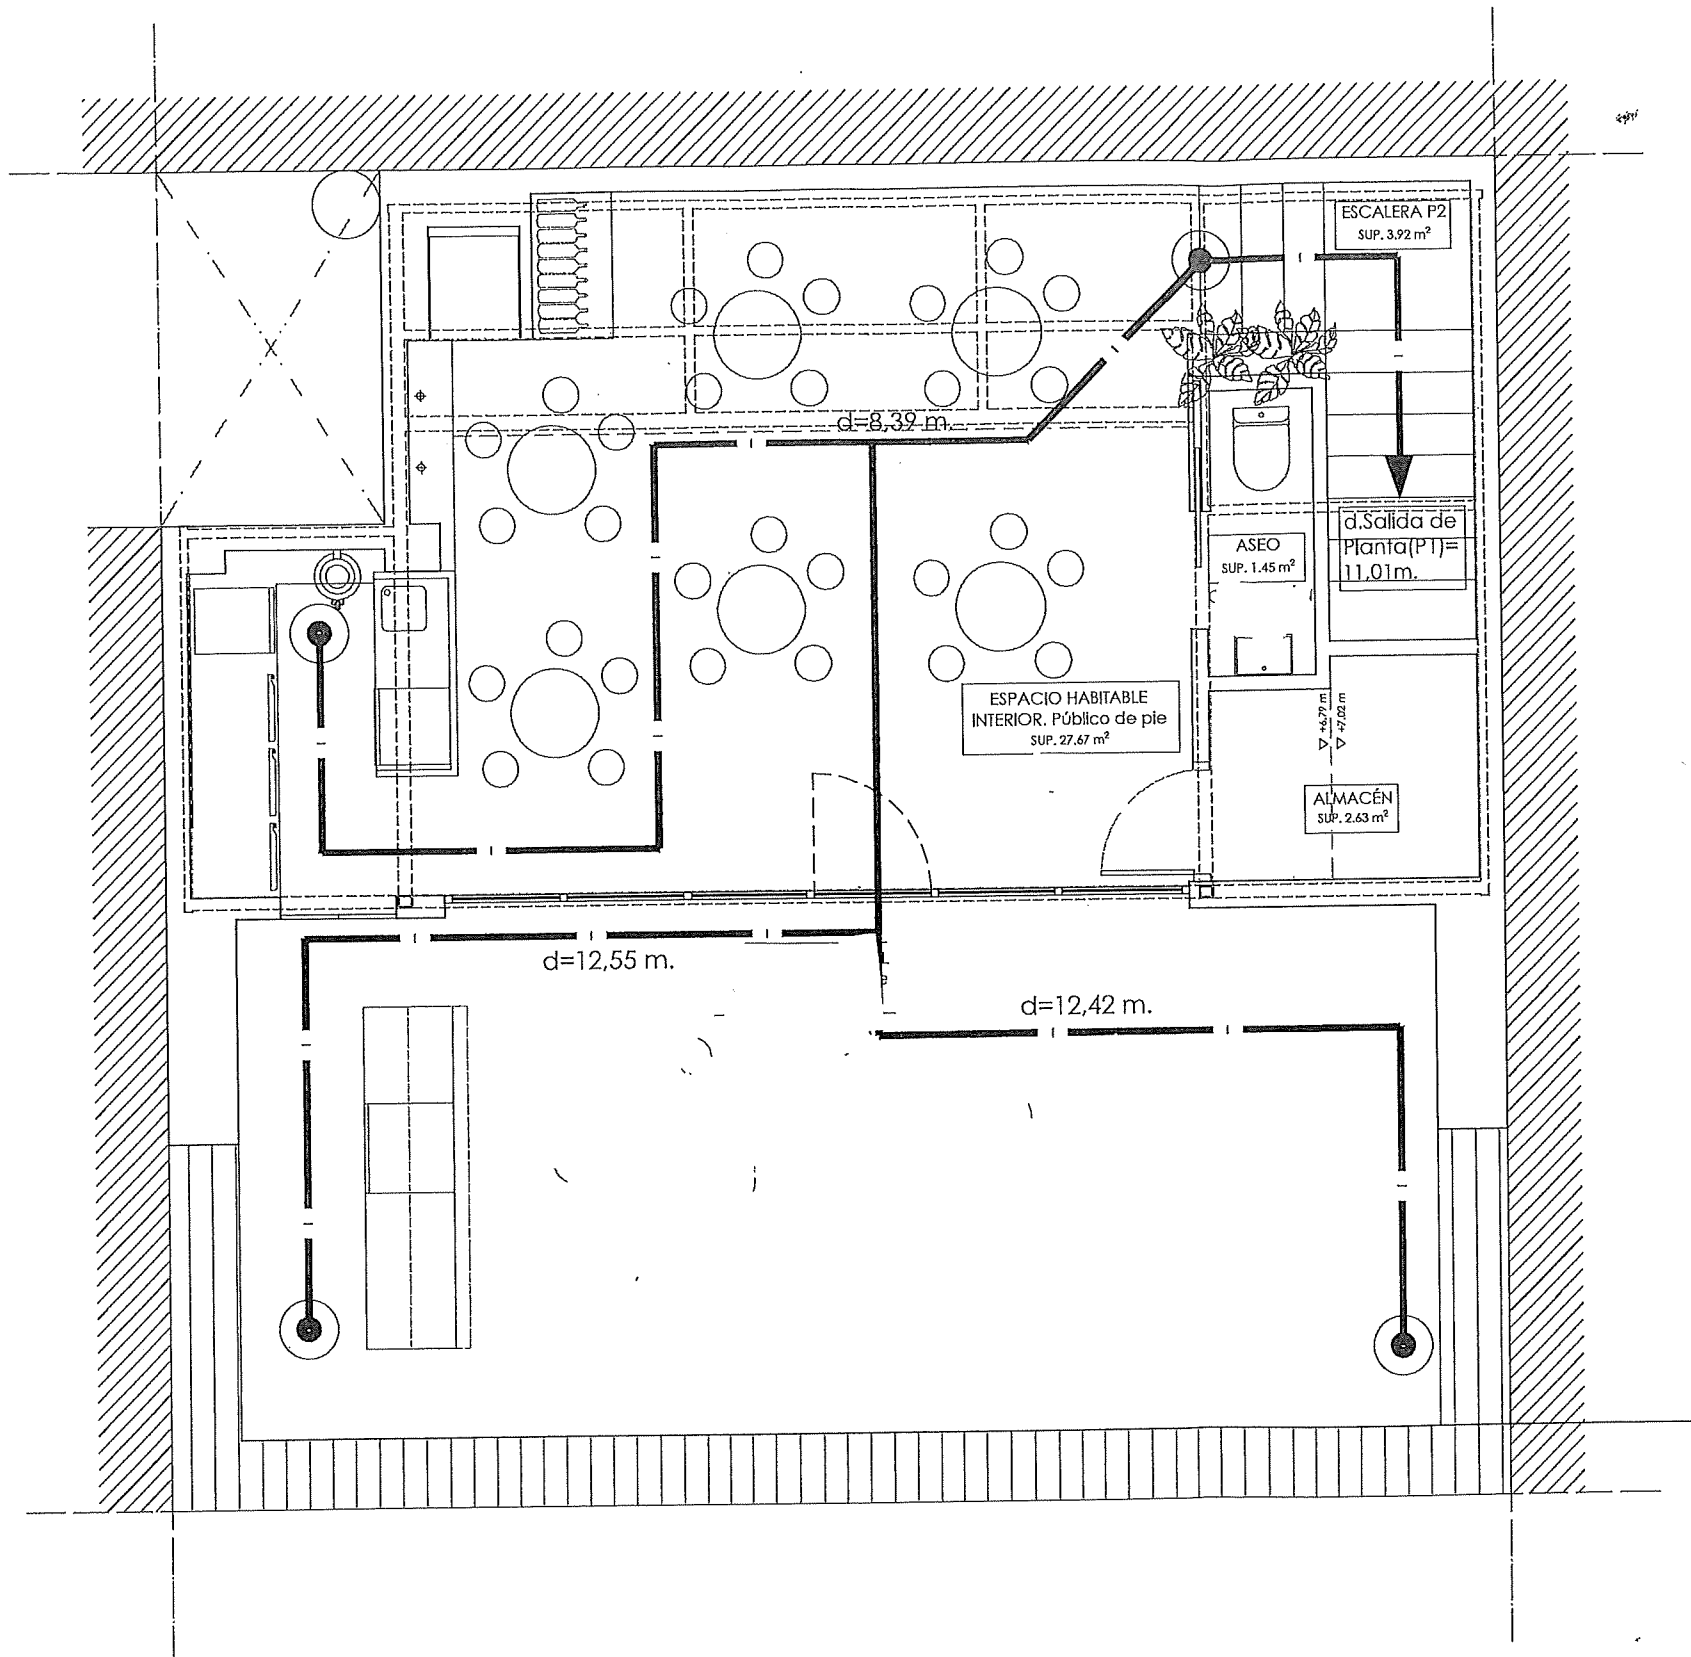


PLANTA SEGUNDA

Esc. 1/50

LEYENDA EVACUACIÓN

SIMBOLOGIA	DESCRIPCIÓN
	RECORRIDO DE EVACUACION
	RECORRIDOS ALTERNATIVOS DE EVACUACION
	DISTANCIA DE EVACUACION
	IDENTIFICACION DIRECCION DE EVACUACION
	IDENTIFICACION SALIDA DE EDIFICIO
	IDENTIFICACION SALIDA DE RECINTO O PLANTA

LEYENDA SEÑALÉTICA

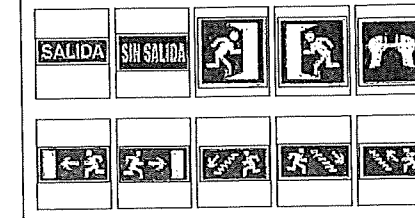

NTE

GRUPO DE PLANOS:

Nº:

ESTADO REFORMADO

PLANO:


ESCALA:

PLANTA SEGUNDA

1/50

AUTOR:

AUTOR DEL ENCARGO:

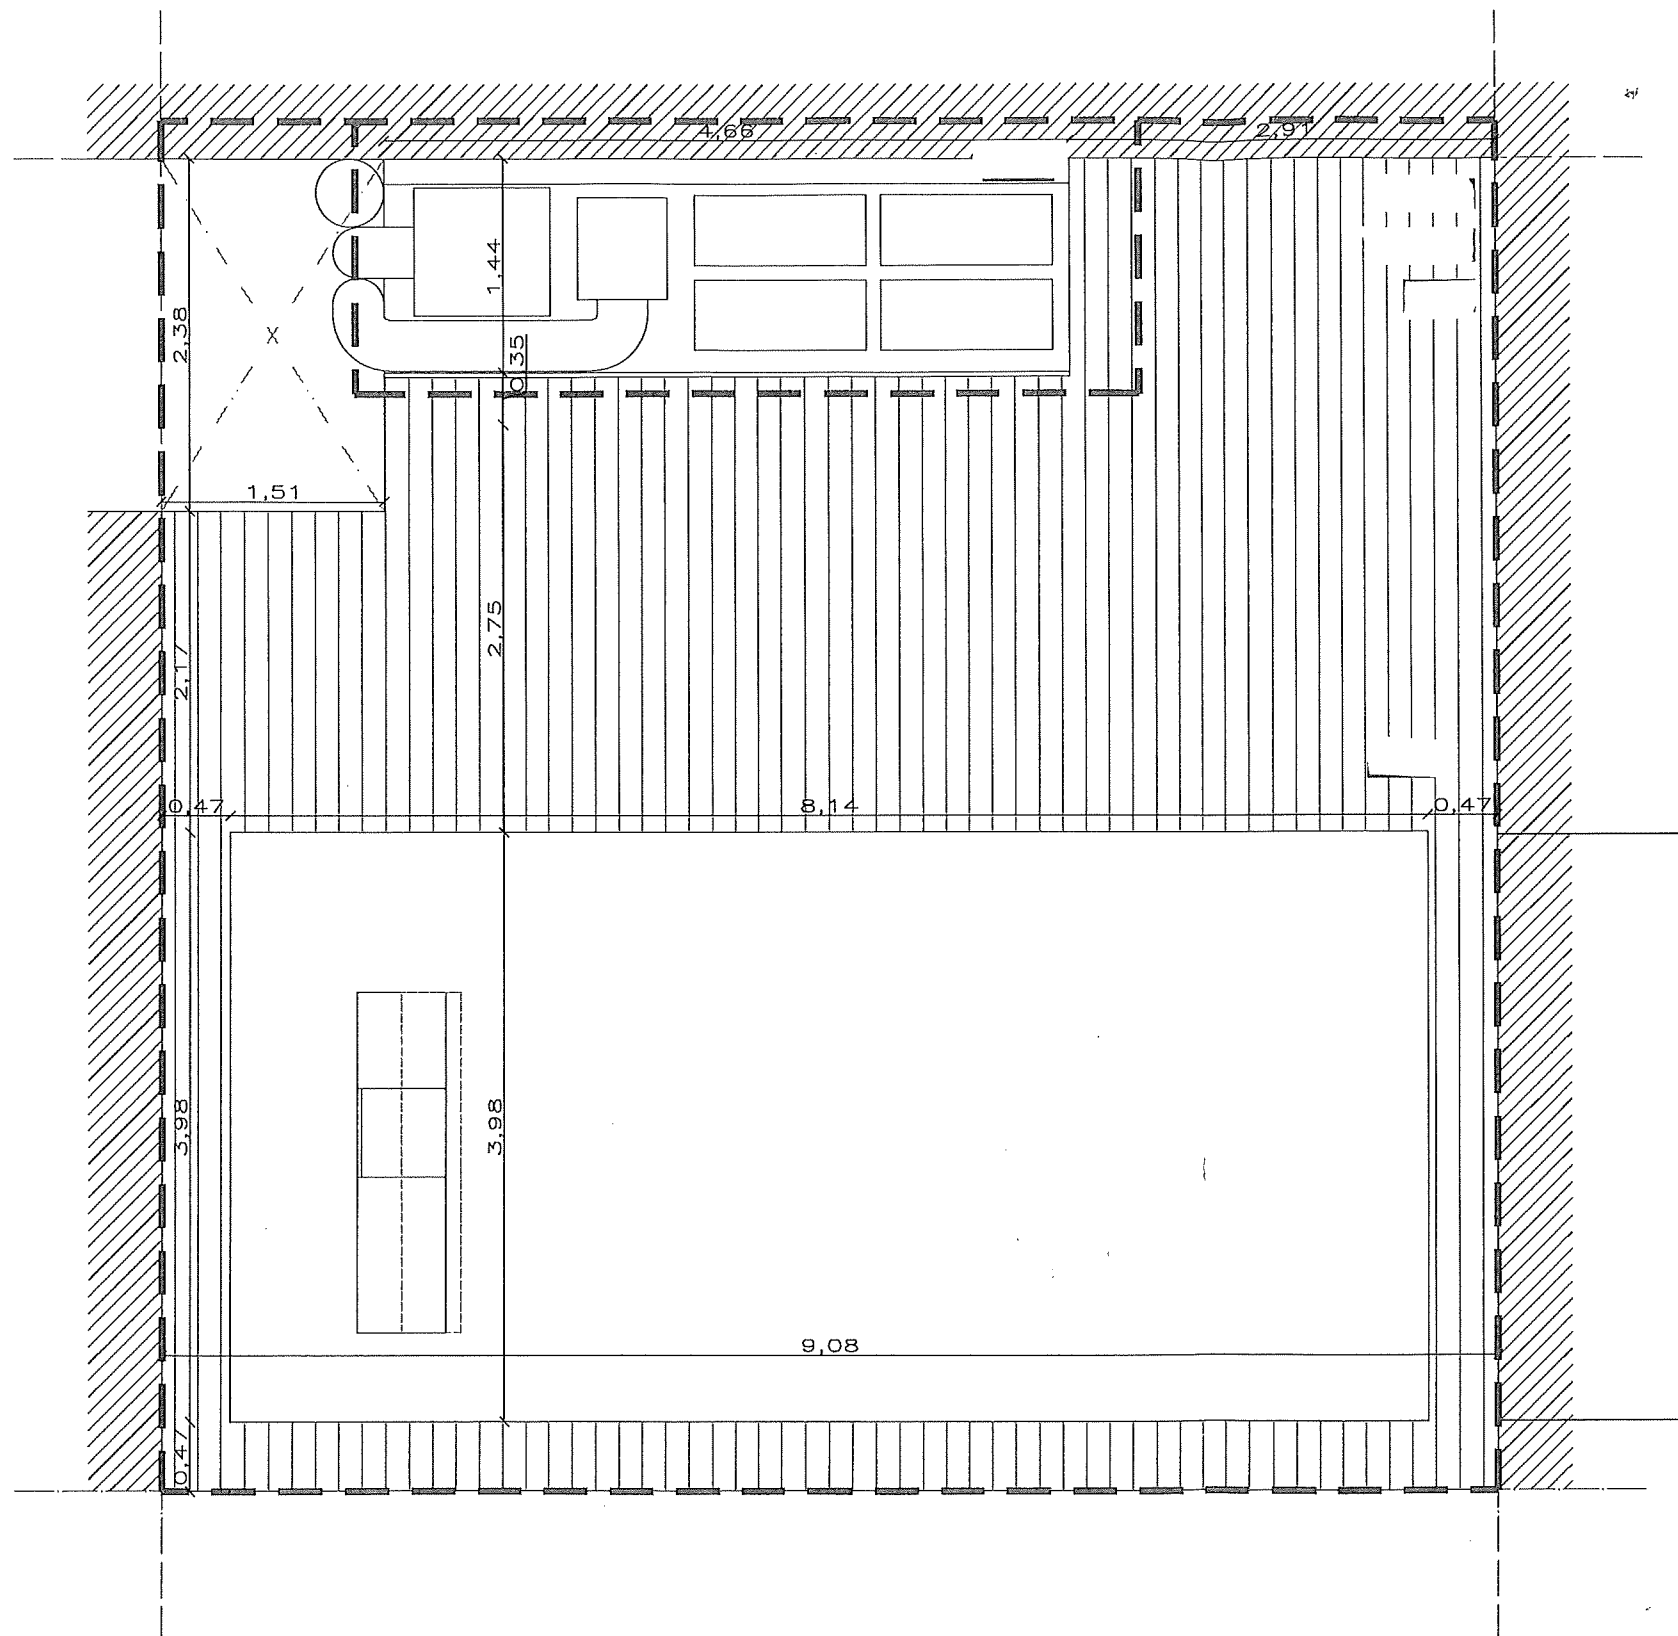

GRUPO DE PLANOS:
ESTADO REFORMADO

Nº:

PLANO:
PLANTA CUBIERTA

ESCALA:

1/ 50

AUTOR DEL ENCARGO:



GRUPO DE PLANOS:
ESTADO REFORMADO



Nº:

PLANO:
ALZADO

ESCALA:

1/ 50

AUTOR DEL ENCARGO:

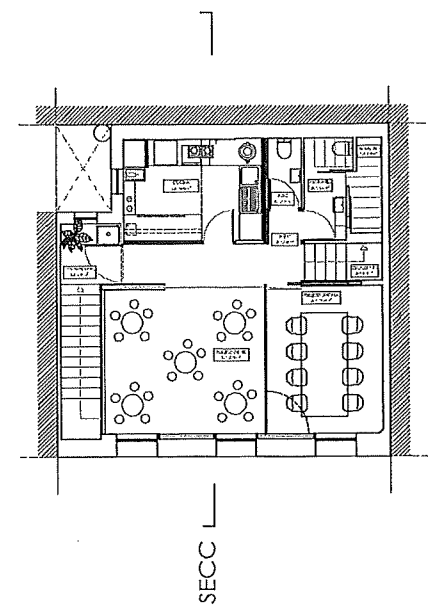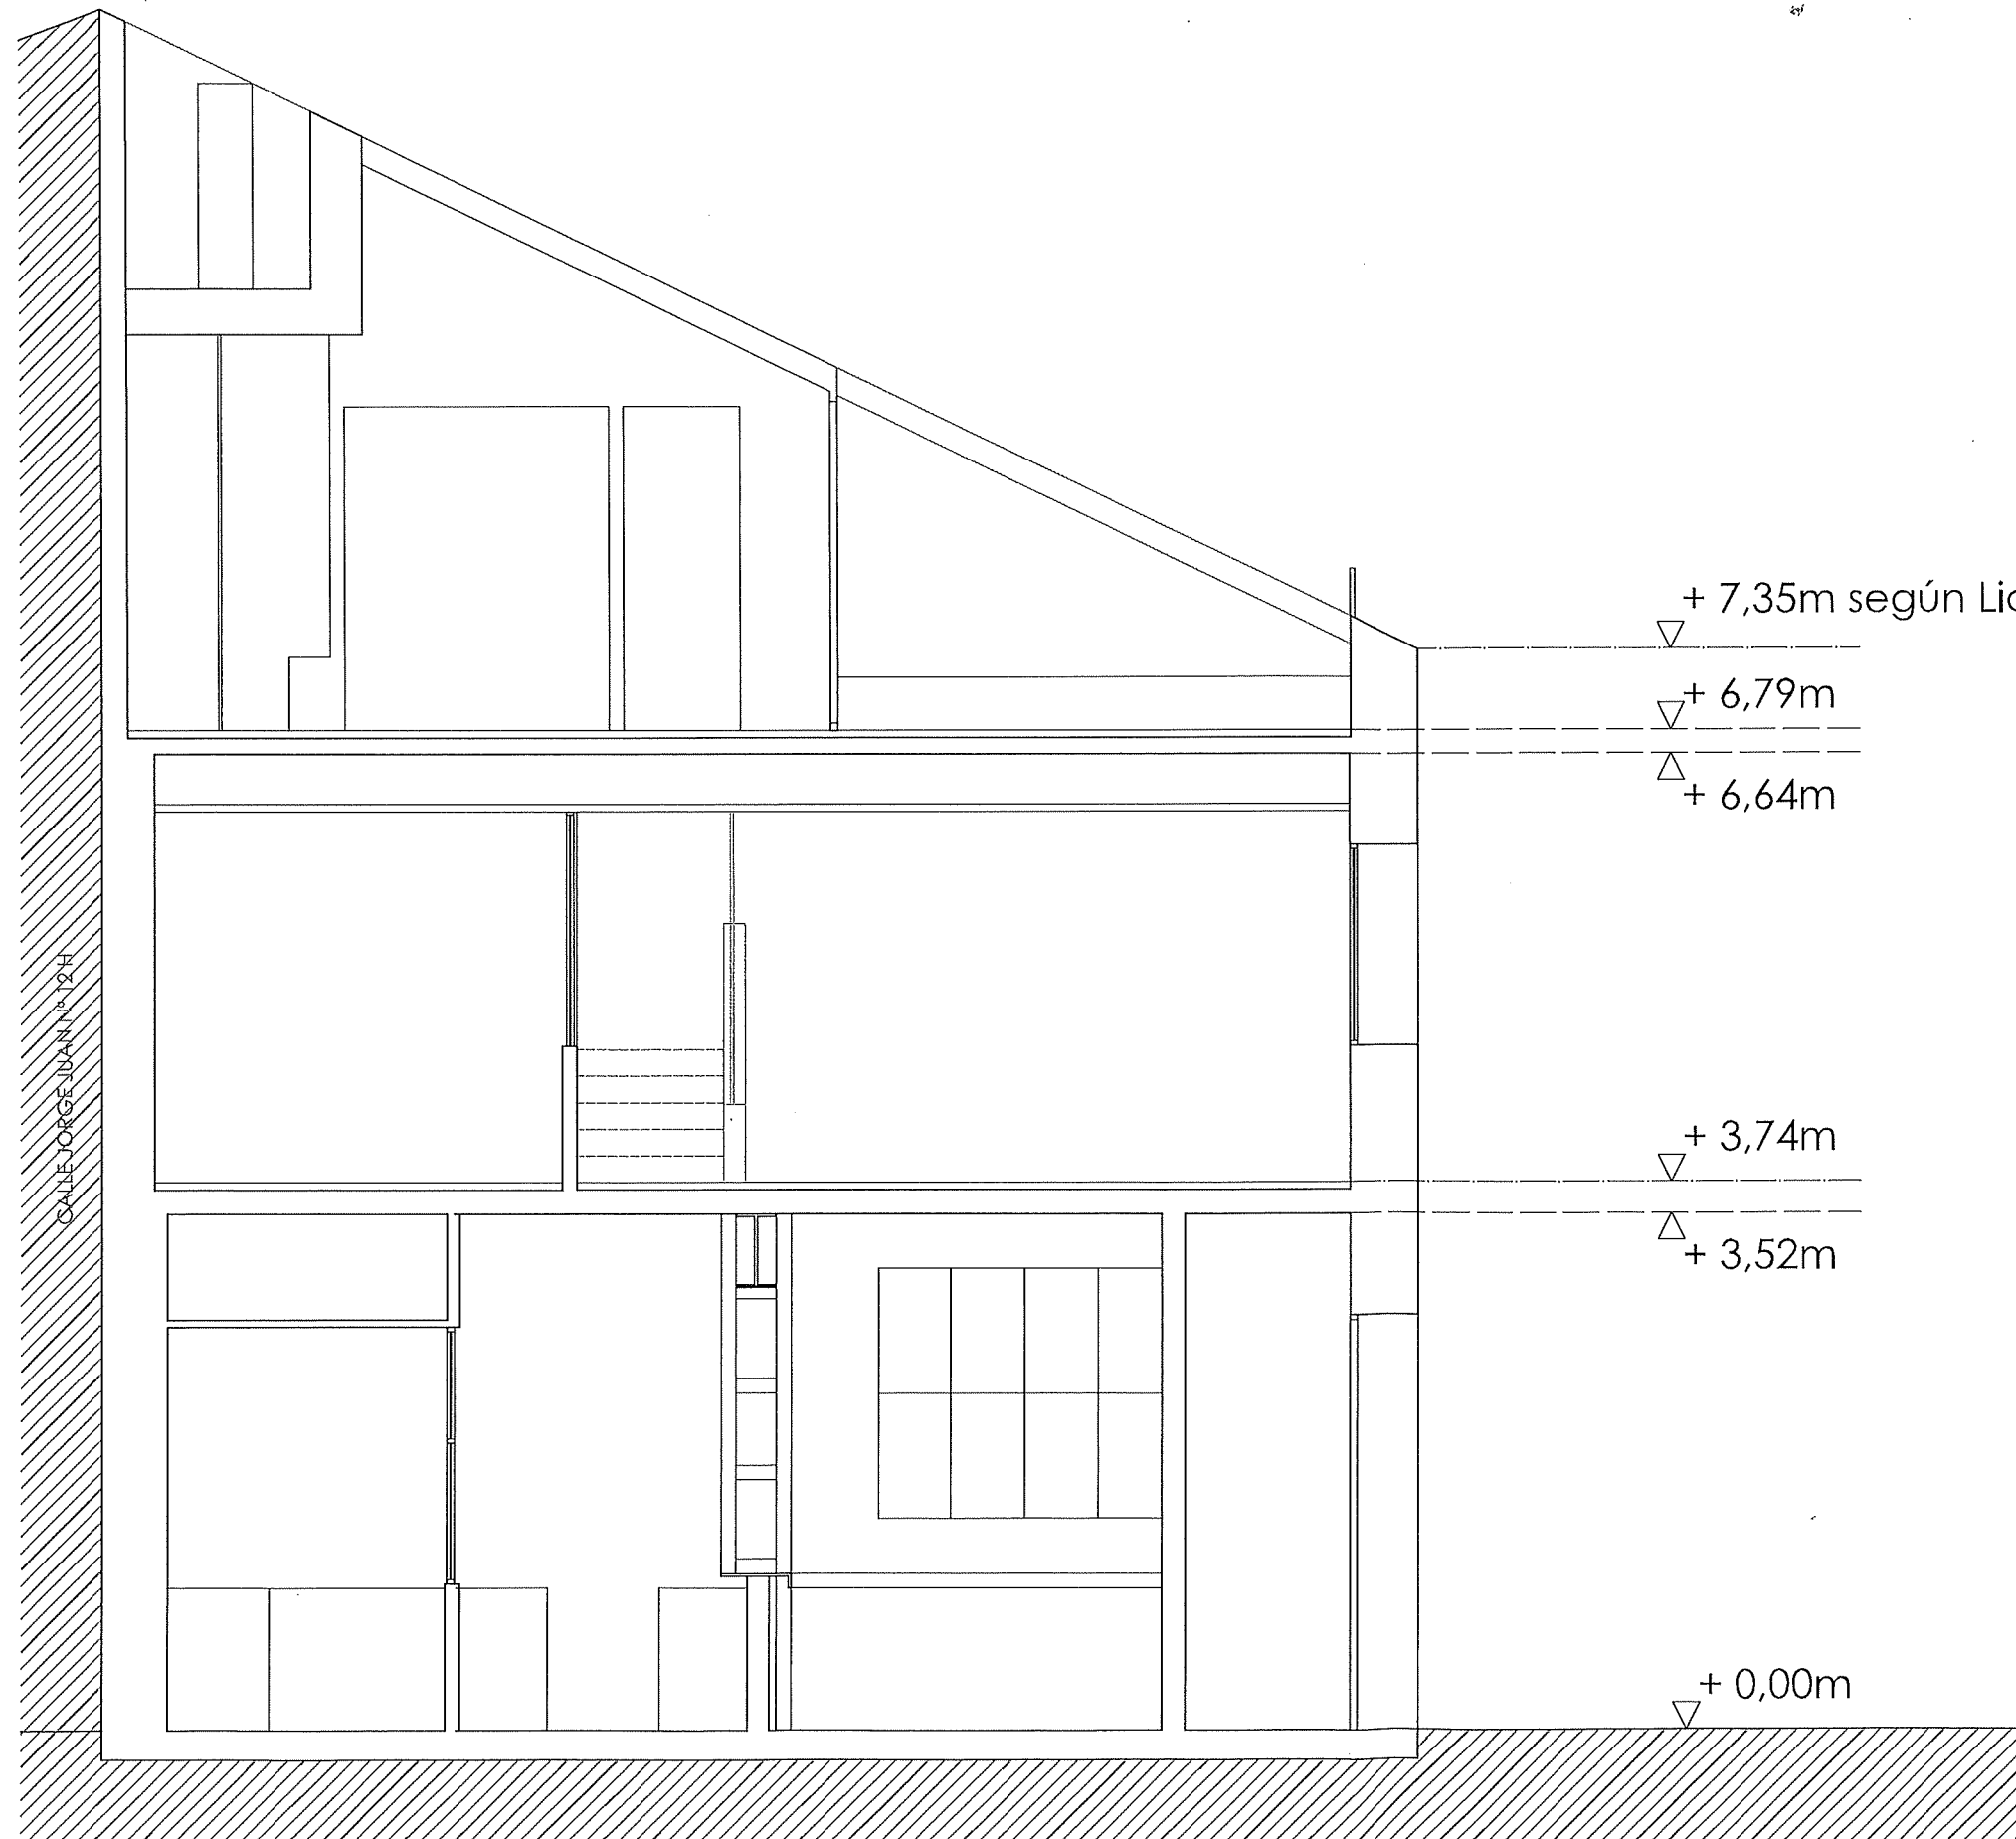

SECCION TRASVERSAL

Esc. 1/50

+ 7,35m según Lic. 88-P1.

+ 6,79m

+ 6,64m

+ 3,74m

+ 3,52m

+ 0,00m

GRUPO DE PLANOS:

N°:

ESTADO REFORMADO

PLANO:


ESCALA:

SECCIÓN TRANSVERSAL

1/ 50

AUTOR:

AUTOR DEL ENCARGO:

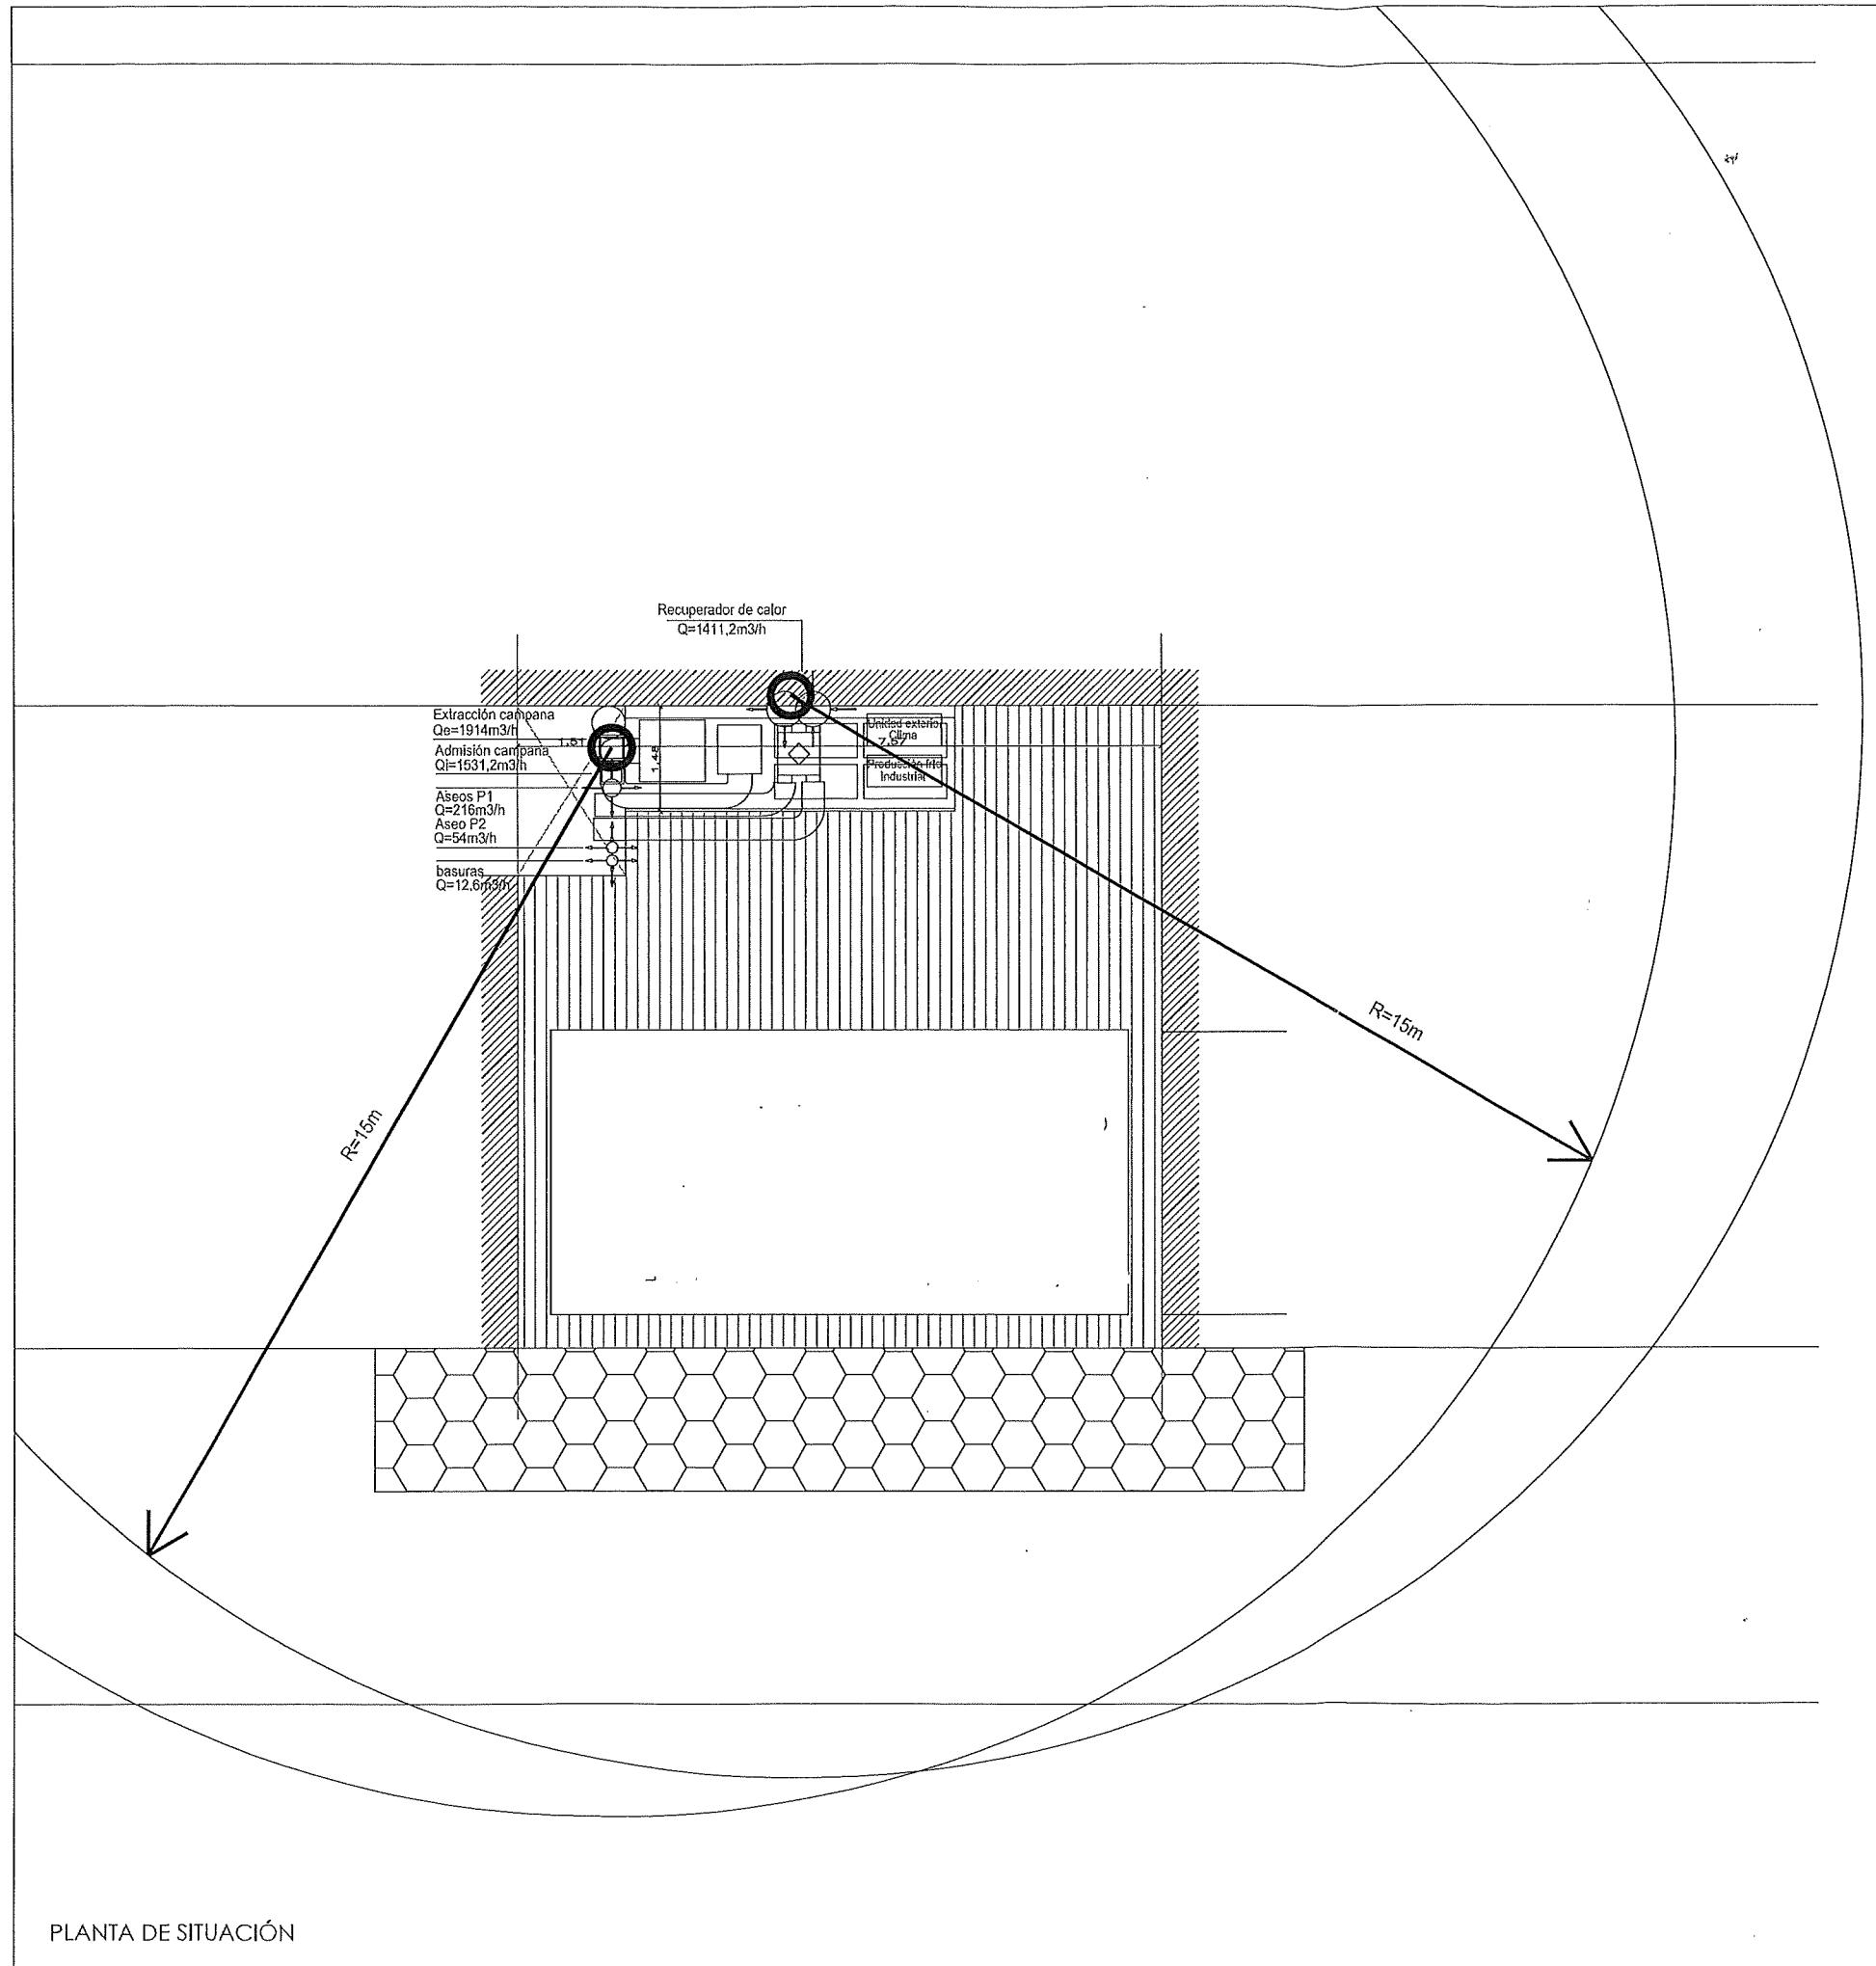

GRUPO DE PLANOS:

Nº:

PLANO:

ESCALA:

1/100

AUTOR:

AUTOR DEL ENCARGO: