


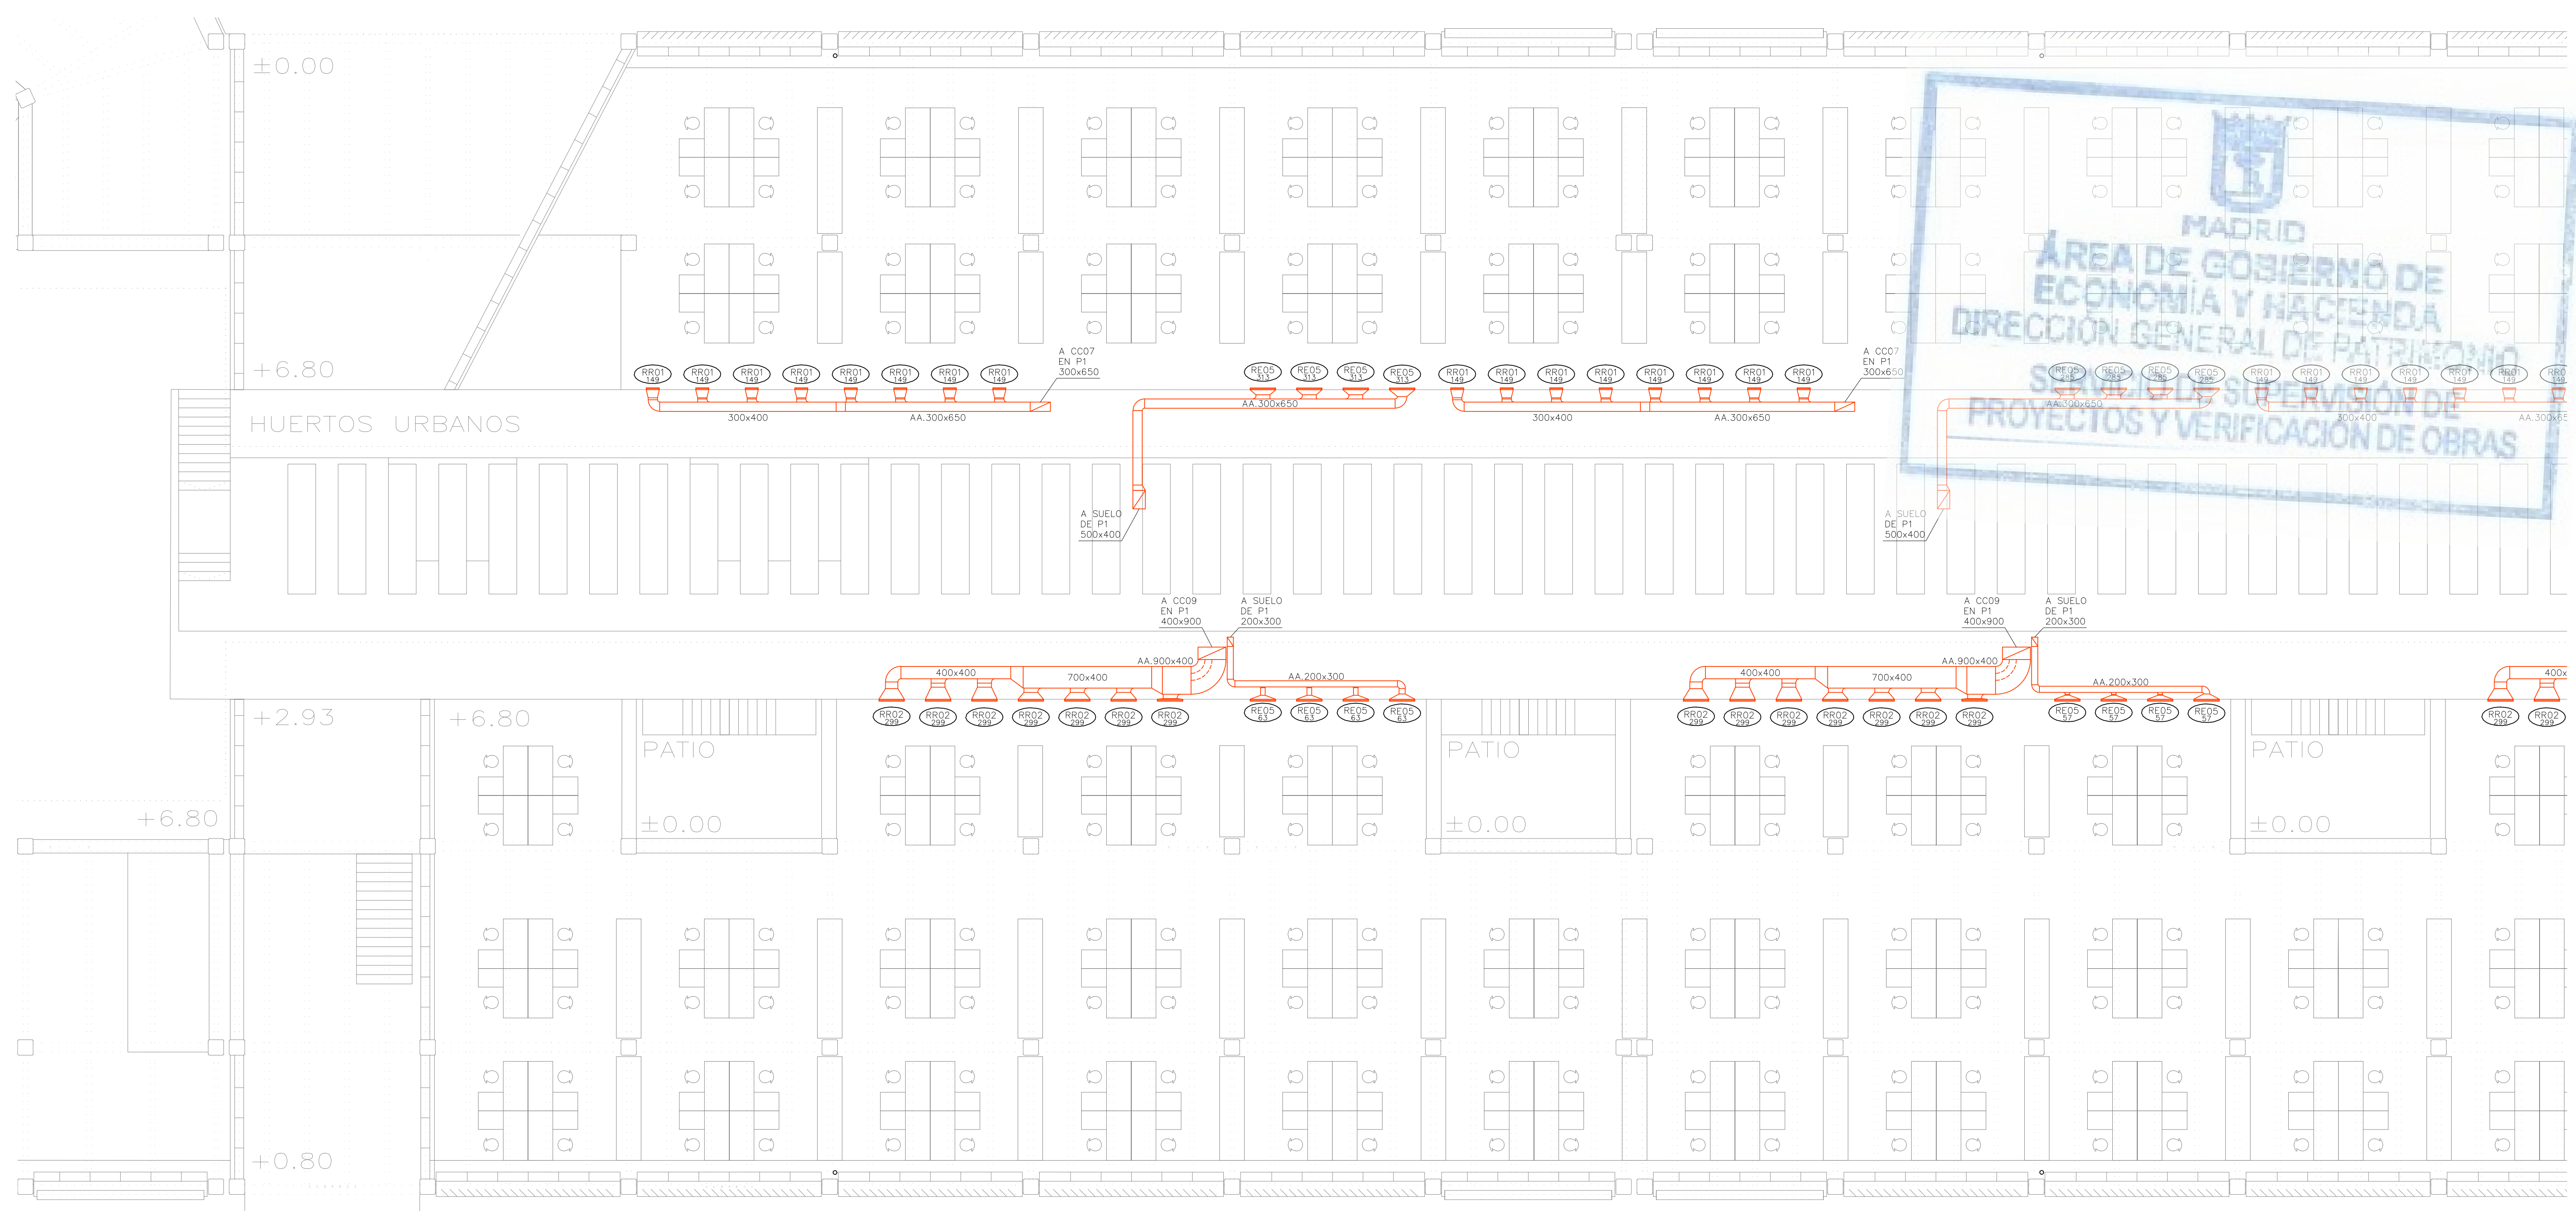


LEYENDA		
SÍMBOLOS	REF.	DESCRIPCIÓN
		CONDUCTO DE IMPULSIÓN
		CONDUCTO DE RETORNO O EXTRACCIÓN
		CONDUCTO RESISTENTE AL FUEGO (2 HORAS)
		MONTANTE DE CONDUCTOS DE IMPULSIÓN: SECCIÓN DE CONDUCTO / PROYECCIÓN DE CONDUCTO
		MONTANTE DE CONDUCTOS DE RETORNO: SECCIÓN DE CONDUCTO / PROYECCIÓN DE CONDUCTO
		CONDUCTO FLEXIBLE
	(RI)	REJA DE IMPULSIÓN
	(RR / RE)	REJA DE RETORNO O EXTRACCIÓN
	(DC)	DIFUSOR CIRCULAR
	(TB)	TOBERA
	(BE)	BOCA DE EXTRACCIÓN

LEYENDA		
EQUIPOS	REF.	DESCRIPCIÓN
	(FC)	FANCOIL TIPO CONDUCTO
	(FC)	FANCOIL TIPO VERTICAL
	(VE)	VENTILADOR DE PARED / DE CONDUCTO
	(CL)	CLIMATIZADOR DE 2 PISOS
	(CL)	CLIMATIZADOR EN L
	(CC)	CLIMATIZADOR COMPACTO

Ref.	Tipo	Caudal (l/s)	Dimensiones (mm)	Diámetro Conexión (mm)	Marca	Modelo
D501	Difusor de Suelo	15 – 40	200		TROX	FBA-1-H-SM
RI01	Reja de Impulsión	389 – 1060	1225x325		TROX	AH-AG/1225x325
RI02	Reja de Impulsión	33 – 121	325x125		TROX	AH-AG/325x125
RI03	Reja de Impulsión	217 – 670	1025x225		TROX	AH-AG/1025x225
RI04	Reja de Impulsión	87 – 315	425x225		TROX	AH-AG/425x225
RI05	Reja de Impulsión	174 – 540	825x225		TROX	AH-AG/825x225
RI06	Reja de Impulsión	517 – 1333	1225x425		TROX	AH-AG/1225x425
RI07	Reja de Impulsión	22 – 81	225x125		TROX	AH-AG/225x125
RI08	Reja de Impulsión		421x232		TROX	AEH-AG/410x210
RI09	Reja de Impulsión		510x232		TROX	AEH-A/310x210
RI10	Reja de Impulsión		1210x210		TROX	AEH-A/1210x210
RI11	Reja de Impulsión	217 – 670	1025x225		TROX	AF-AG/1025x225
RI12	Reja de Impulsión		5900x210		TROX	AEH-A/5900x210
RI13	Reja de Retorno	1250 – 3333	525x1225		TROX	AE-A/1225x525
RR01	Reja de Retorno	87 – 300	425x225		TROX	AH-AG/425x225
RR02	Reja de Retorno	174 – 500	825x225		TROX	AH-AG/825x225
RR03	Reja de Retorno	517 – 1150	1225x425		TROX	AH-AG/1225x425
RR04	Reja de Retorno		421x232		TROX	AEH-AG/410x210
RR05	Reja de Retorno		1021x232		TROX	AEH-AG/1010x210
RR07	Reja de Retorno		1221x432		TROX	AEH-AG/1210x410
RR08	Reja de Retorno		432x1221		TROX	AEH-AG/410x1210
RR09	Reja de Retorno	111 – 444	1025x165		TROX	AF-AG/1025x165
RE01	Reja de Extracción	389 – 920	1225x325		TROX	AH-AG/1225x325
RE02	Reja de Extracción	33 – 121	325x125		TROX	AH-AG/325x125
RE03	Reja de Extracción	517 – 1150	1225x425		TROX	AH-AG/1225x425
RE04	Reja de Extracción	87 – 300	425x225		TROX	AH-AG/425x225
RE05	Reja de Extracción	174 – 500	825x225		TROX	AH-AG/825x225
RE06	Reja de Extracción	22 – 81	225x125		TROX	AH-AG/225x125
RE07	Reja de Extracción		1021x232		TROX	AEH-AG/1010x210
RE09	Reja de Extracción		1221x432		TROX	AEH-AG/1210x410
RE10	Reja de Extracción	111 – 444	1025x165		TROX	AF-A/1025x165







T01	Tobera	0 – 184	240	194	TROX	DUE-V/160
T02	Tobera	0 – 305	352	300	TROX	DUE-V/250
T03	Multitobera	0 – 278	915x250	73	TROX	DUE-V-Q-M4/160
T04	Multitobera	0 – 236	560x300	94	TROX	DUE-V-Q-M2/200
T05	Multitobera	0 – 431	1080x300	94	TROX	DUE-V-Q-M4/200
BE01	Boca de Extracción	22 – 32	104	100	TROX	LVS/100/G1
TAE01	Toma / Descarga de Aire Exterior	777 – 1942	1585x330		TROX	WG-AL/1585x330
TAE02	Toma / Descarga de Aire Exterior	189 – 472	385x330		TROX	WG-AL/385x330
TAE03	Toma / Descarga de Aire Exterior	316 – 789	385x495		TROX	WG-AL/385x495
TAE04	Toma / Descarga de Aire Exterior	480 – 1199	585x495		TROX	WG-AL/585x495
TAE05	Toma / Descarga de Aire Exterior	2536 – 6340	1185x1155		TROX	WG-AL/1185x1155
CR01	Regulación manual aire primario	22 – 90	180	100	TROX	RN/100
CR02	Regulación manual aire primario	60 – 240	200	160	TROX	RN/160
CR03	Regulación manual aire primario	90 – 360	250	200	TROX	RN/200
CR04	Regulación manual aire primario	210 – 840	315		TROX	EN/400x200
CR05	Regulación manual aire primario	300 – 1200	400		TROX	EN/500x250
CR06	Regulación manual aire primario	510 – 2040	500		TROX	EN/600x400
CR08	Regulación manual aire primario	640 – 2560	560		TROX	EN/600x500
	Compuerta Cortafuegos	(A+50)x(B+50)				
CC	Compuerta Cortafuegos en forjado	(A+50)x(B+50)				
	Referencia elemento Caudal (l/s)					

Pref.	Material
O	Conducto oval
A	Chapa acero
AA	Chapa acero aislada exteriormente 30mm
AAi	Chapa acero aislada exteriormente 30mm con absorbente acústico interior
AAe	Chapa acero aislada exteriormente 50mm (AAe2 = 100mm)
AAef	Chapa acero aislada exteriormente 50mm con forro interperle (AAef2 = 100mm)
AH	Conducto estable a humos E300 60
AF	Conducto EI 120 (RF)

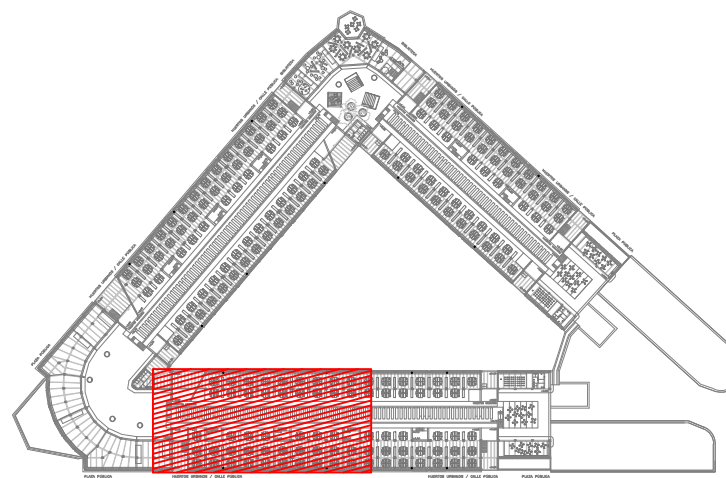

REV.	MOTIVO	FECHA


	MADRID	AYUNTAMIENTO DE MADRID
DIRECCIÓN GENERAL DE PATRIMONIO		
S.G. DE ARQUITECTURA Y CONSERVACIÓN DEL PATRIMONIO		
PROYECTO: ADAPTACIÓN DEL PROYECTO PARA LA REHABILITACIÓN DEL MERCADO DE FRUTAS Y VERDURAS		
PROYECTO DE EJECUCIÓN		
AUTORES DEL PROYECTO:		
JESÚS ULLARGUI AGUIRREZA		EDUARDO PESQUERA GONZÁLEZ
DIRECCIÓN DEL PROYECTO:		CLETO BARRERO SORRINAS
JIMENA ROBLES GARCÍA DE LA MATA		
NÚMERO:	CL41	PLANO: CLIMATIZACIÓN ENTREPLOANTA SUPERIOR DISTRIBUCIÓN DE CONDUCTOS ZONA 3
ESCALA:	1/100	FORMATO: DIN A1
FECHA:	MAYO 2017	
PESQUERA ULLARGUI arquitectos s.l.p. C/Fernando Garrido12, Local. 28015, Madrid		
E uparquitectos@uparquitectos.com T 914444533		

      LEYENDA		
EQUIPOS	REF.	DESCRIPCIÓN
	(FC)	FANCOIL TIPO CONDUCTO
	(FC)	FANCOIL TIPO VERTICAL
	(VE)	VENTILADOR DE PARED / DE CONDUCTO
	(CL)	CLIMATIZADOR DE 2 PISOS
	(CL)	CLIMATIZADOR EN L
	(CC)	CLIMATIZADOR COMPACTO

T01	Tabera	0 – 184	240	194	TROX	DUE-V/160
T02	Tabera	0 – 375	352	300	TROX	DUE-V/250
T03	Multitabera	0 – 208	915x250	73	TROX	DUE-V-Q-M4/160
T04	Multitabera	0 – 236	560x300	94	TROX	DUE-V-Q-M2/200
T05	Multitabera	0 – 431	1080x300	94	TROX	DUE-V-Q-M4/200
BE01	Boca de Extracción	22 – 32	104	100	TROX	LVS/100/G1
TAE01	Toma / Descarga de Aire Exterior	777 – 1942	1585x330		TROX	WG-AL/1585x330
TAE02	Toma / Descarga de Aire Exterior	189 – 472	385x330		TROX	WG-AL/385x330
TAE03	Toma / Descarga de Aire Exterior	316 – 789	385x495		TROX	WG-AL/385x495
TAE04	Toma / Descarga de Aire Exterior	480 – 1199	585x495		TROX	WG-AL/585x495
TAE05	Toma / Descarga de Aire Exterior	2536 – 6340	1185x1155		TROX	WG-AL/1185x1155
CR01	Regulación manual aire primario	22 – 90	180	100	TROX	RN/100
CR02	Regulación manual aire primario	60 – 240	200	160	TROX	RN/160
CR03	Regulación manual aire primario	90 – 360	250	200	TROX	RN/200
CR04	Regulación manual aire primario	210 – 840	315		TROX	EN/400x200
CR05	Regulación manual aire primario	300 – 1200	400		TROX	EN/500x250
CR06	Regulación manual aire primario	510 – 2040	500		TROX	EN/800x400
CR08	Regulación manual aire primario	640 – 2560	560		TROX	EN/600x500
	Compuerta Cortafuegos		(A+50)x(B+50)			
CC	Compuerta Cortafuegos en forjado		(A+50)x(B+50)			

Ref 1/5	Referencia elemento Caudal (l/s)
Prof.	Material
O	Conducto oval
A	Chapa acero
AA	Chapa acero aislada exteriormente 30mm
AAi	Chapa acero aislada exteriormente 30mm con absorbente acústico interior
AAe	Chapa acero aislada exteriormente 50mm (AAe2 = 100mm)
AAei	Chapa acero aislada exteriormente 50mm con farro intemperie (AAei2 = 100mm)
AH	Conducto estable a humos E300 60
AF	Conducto El 120 (RF)



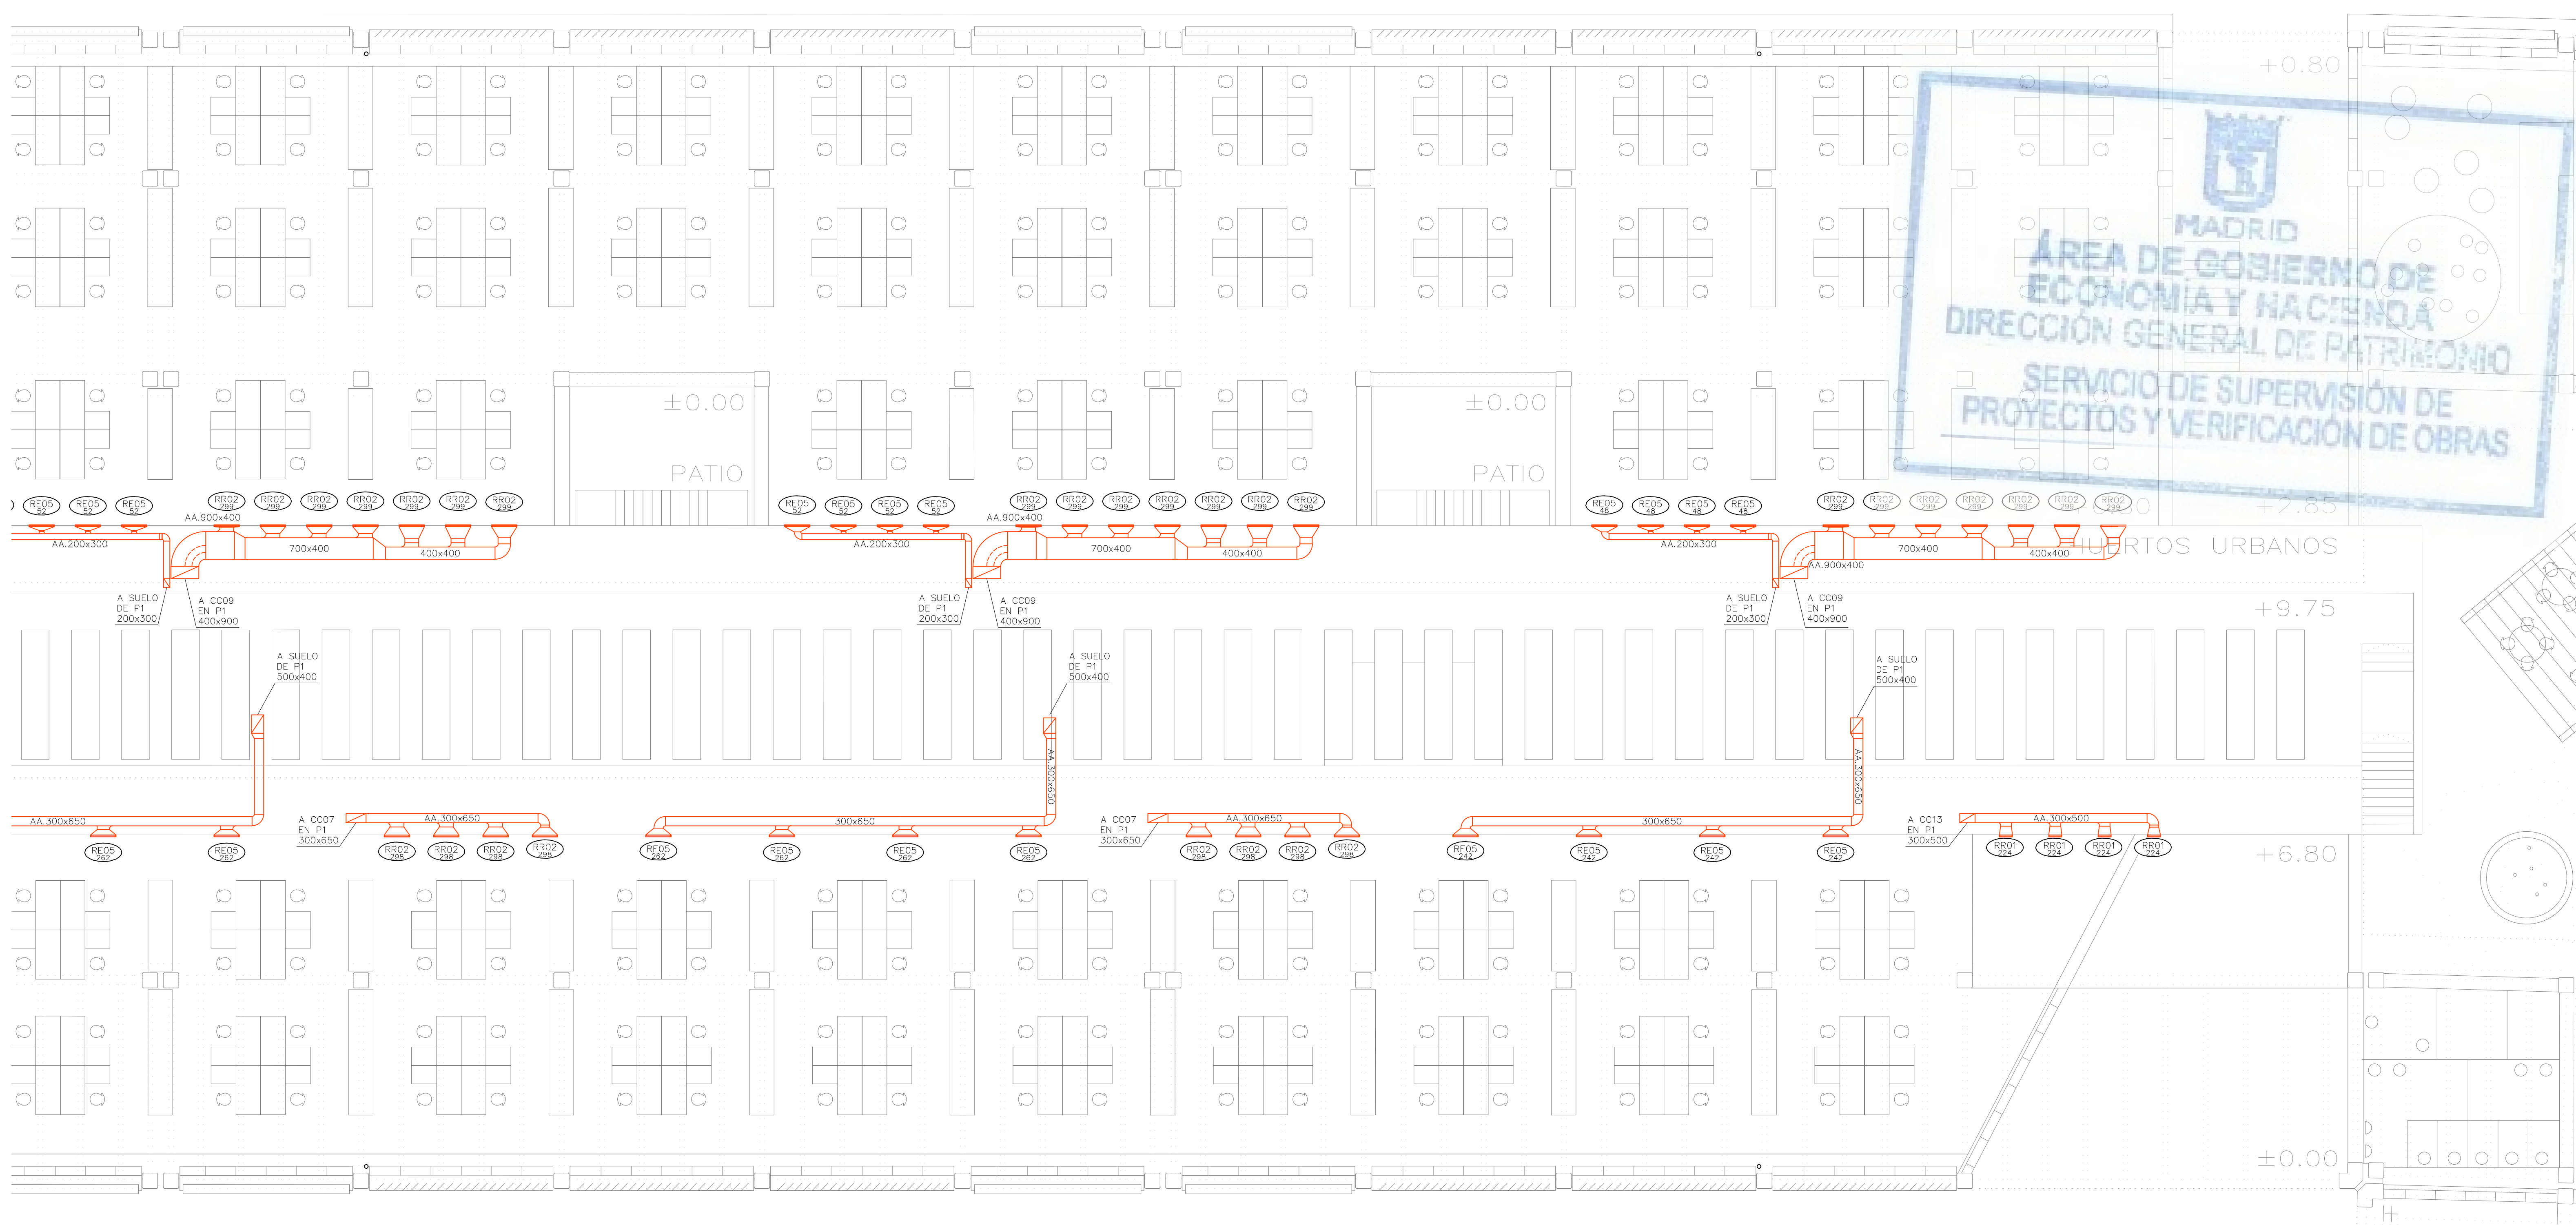

LEYENDA		
SÍMBOLOS	REF.	DESCRIPCIÓN
		CONDUCTO DE IMPULSIÓN
		CONDUCTO DE RETORNO O EXTRACCIÓN
		CONDUCTO RESISTENTE AL FUEGO (2 HORAS)
		MONTANTE DE CONDUCTOS DE IMPULSIÓN: SECCIÓN DE CONDUCTO / PROYECCIÓN DE CONDUCTO
		MONTANTE DE CONDUCTOS DE RETORNO: SECCIÓN DE CONDUCTO / PROYECCIÓN DE CONDUCTO
		CONDUCTO FLEXIBLE
	(RI)	REJA DE IMPULSIÓN
	(RR / RE)	REJA DE RETORNO O EXTRACCIÓN
	(DC)	DIFUSOR CIRCULAR
	(TB)	TOBERA
	(BE)	BOCA DE EXTRACCIÓN

LEYENDA		
EQUIPOS	REF.	DESCRIPCIÓN
	(FC)	FANCOIL TIPO CONDUCTO
	(FC)	FANCOIL TIPO VERTICAL
	(VE)	VENTILADOR DE PARED / DE CONDUCTO
	(CL)	CLIMATIZADOR DE 2 PISOS
	(CL)	CLIMATIZADOR EN L
	(CC)	CLIMATIZADOR COMPACTO


Ref.	Tipo	Caudal (l/s)	Dimensiones (mm)	Diámetro Conexión (mm)	Marca	Modelo
D501	Difusor de Suelo	15 – 40	200		TROX	FBA-1-H-SM
RI01	Reja de Impulsión	389 – 1060	1225x325		TROX	AH-AG/1225x325
RI02	Reja de Impulsión	33 – 121	325x125		TROX	AH-AG/325x125
RI03	Reja de Impulsión	217 – 670	1025x225		TROX	AH-AG/1025x225
RI04	Reja de Impulsión	87 – 315	425x225		TROX	AH-AG/425x225
RI05	Reja de Impulsión	174 – 540	825x225		TROX	AH-AG/825x225
RI06	Reja de Impulsión	517 – 1333	1225x425		TROX	AH-AG/1225x425
RI07	Reja de Impulsión	22 – 81	225x125		TROX	AH-AG/225x125
RI08	Reja de Impulsión		421x232		TROX	AEH-AG/410x210
RI09	Reja de Impulsión		510x232		TROX	AEH-A/310x210
RI10	Reja de Impulsión		1210x210		TROX	AEH-A/1210x210
RI11	Reja de Impulsión	217 – 670	1025x225		TROX	AF-AG/1025x225
RI12	Reja de Impulsión		5900x210		TROX	AEH-A/5900x210
RI13	Reja de Retorno	1250 – 3333	525x1225		TROX	AE-A/1225x525
RR01	Reja de Retorno	87 – 300	425x225		TROX	AH-AG/425x225
RR02	Reja de Retorno	174 – 500	825x225		TROX	AH-AG/825x225
RR03	Reja de Retorno	517 – 1150	1225x425		TROX	AH-AG/1225x425
RR04	Reja de Retorno		421x232		TROX	AEH-AG/410x210
RR05	Reja de Retorno		1021x232		TROX	AEH-AG/1010x210
RR07	Reja de Retorno		1221x432		TROX	AEH-AG/1210x410
RR08	Reja de Retorno		432x1221		TROX	AEH-AG/410x1210
RR09	Reja de Retorno	111 – 444	1025x165		TROX	AF-AG/1025x165
RE01	Reja de Extracción	389 – 920	1225x325		TROX	AH-AG/1225x325
RE02	Reja de Extracción	33 – 121	325x125		TROX	AH-AG/325x125
RE03	Reja de Extracción	517 – 1150	1225x425		TROX	AH-AG/1225x425
RE04	Reja de Extracción	87 – 300	425x225		TROX	AH-AG/425x225
RE05	Reja de Extracción	174 – 500	825x225		TROX	AH-AG/825x225
RE06	Reja de Extracción	22 – 81	225x125		TROX	AH-AG/225x125
RE07	Reja de Extracción		1021x232		TROX	AEH-AG/1010x210
RE09	Reja de Extracción		1221x432		TROX	AEH-AG/1210x410
RE10	Reja de Extracción	111 – 444	1025x165		TROX	AF-A/1025x165

T01	Tobera	0 – 184	240	194	TROX	DUE-V/160
T02	Tobera	0 – 305	352	300	TROX	DUE-V/250
T03	Multitobera	0 – 276	915x250	73	TROX	DUE-V-Q-M4/160
T04	Multitobera	0 – 236	560x300	94	TROX	DUE-V-Q-M2/200
T05	Multitobera	0 – 431	1080x300	94	TROX	DUE-V-Q-M4/200
BE01	Boca de Extracción	22 – 32	104	100	TROX	LVS/100/G1
TAE01	Toma / Descarga de Aire Exterior	777 – 1942	1585x330		TROX	WG-AL/1585x330
TAE02	Toma / Descarga de Aire Exterior	189 – 472	385x330		TROX	WG-AL/385x330
TAE03	Toma / Descarga de Aire Exterior	316 – 789	385x495		TROX	WG-AL/385x495
TAE04	Toma / Descarga de Aire Exterior	480 – 1199	585x495		TROX	WG-AL/585x495
TAE05	Toma / Descarga de Aire Exterior	2536 – 6340	1185x1155		TROX	WG-AL/1185x1155
CR01	Regulación manual aire primario	22 – 90	180	100	TROX	RN/100
CR02	Regulación manual aire primario	60 – 240	200	160	TROX	RN/160
CR03	Regulación manual aire primario	90 – 360	250	200	TROX	RN/200
CR04	Regulación manual aire primario	210 – 840	315		TROX	EN/400x200
CR05	Regulación manual aire primario	300 – 1200	400		TROX	EN/500x250
CR06	Regulación manual aire primario	510 – 2040	500		TROX	EN/600x400
CR08	Regulación manual aire primario	640 – 2560	560		TROX	EN/600x500
CC	Compuerta Cortafuegos	(A+50)x(B+50)				
CC	Compuerta Cortafuegos en forjado	(A+50)x(B+50)				

Ref.
1/2

Referencia elemento
Caudal (l/s)

Pref.	Material
O	Conducto oval
A	Chapa acero
AA	Chapa acero aislada exteriormente 30mm
AAI	Chapa acero aislada exteriormente 30mm con absorbente acústico interior
AAe	Chapa acero aislada exteriormente 50mm (AAe2 = 100mm)
AAef	Chapa acero aislada exteriormente 50mm con forro interperle (AAef2 = 100mm)
AH	Conducto estable a humos E300 60
AF	Conducto EI 120 (RF)

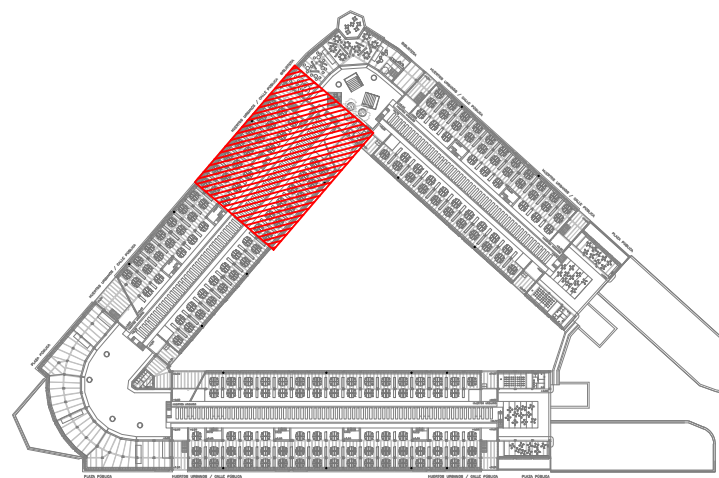

REV.	MOTIVO	FECHA

MADRID
AYUNTAMIENTO DE MADRID
DIRECCIÓN GENERAL DE PATRIMONIO
S.G. DE ARQUITECTURA Y CONSERVACIÓN DEL PATRIMONIO

PROYECTO:
ADAPTACIÓN DEL PROYECTO PARA LA REHABILITACIÓN DEL
MERCADO DE FRUTAS Y VERDURAS
PROYECTO DE EJECUCIÓN

AUTORES DEL PROYECTO:
JESÚS ULARGUI AGUIRREZA
DIRECCIÓN DEL PROYECTO:
JIMENA ROBLES GARCÍA DE LA MATA


EDUARDO PESQUERA GONZÁLEZ
C/ Fernando Garrido12, Local. 28015, Madrid
T 91 4444535

NÚMERO:
CL44

PLANO:
CLIMATIZACIÓN
ENTREPANTA SUPERIOR
DISTRIBUCIÓN DE CONDUCTOS
ZONA 6

ESCALA: 1/100
ESCALA GRÁFICA: 1/100

FORMATO: DIN A1
FECHA: MAYO 2017

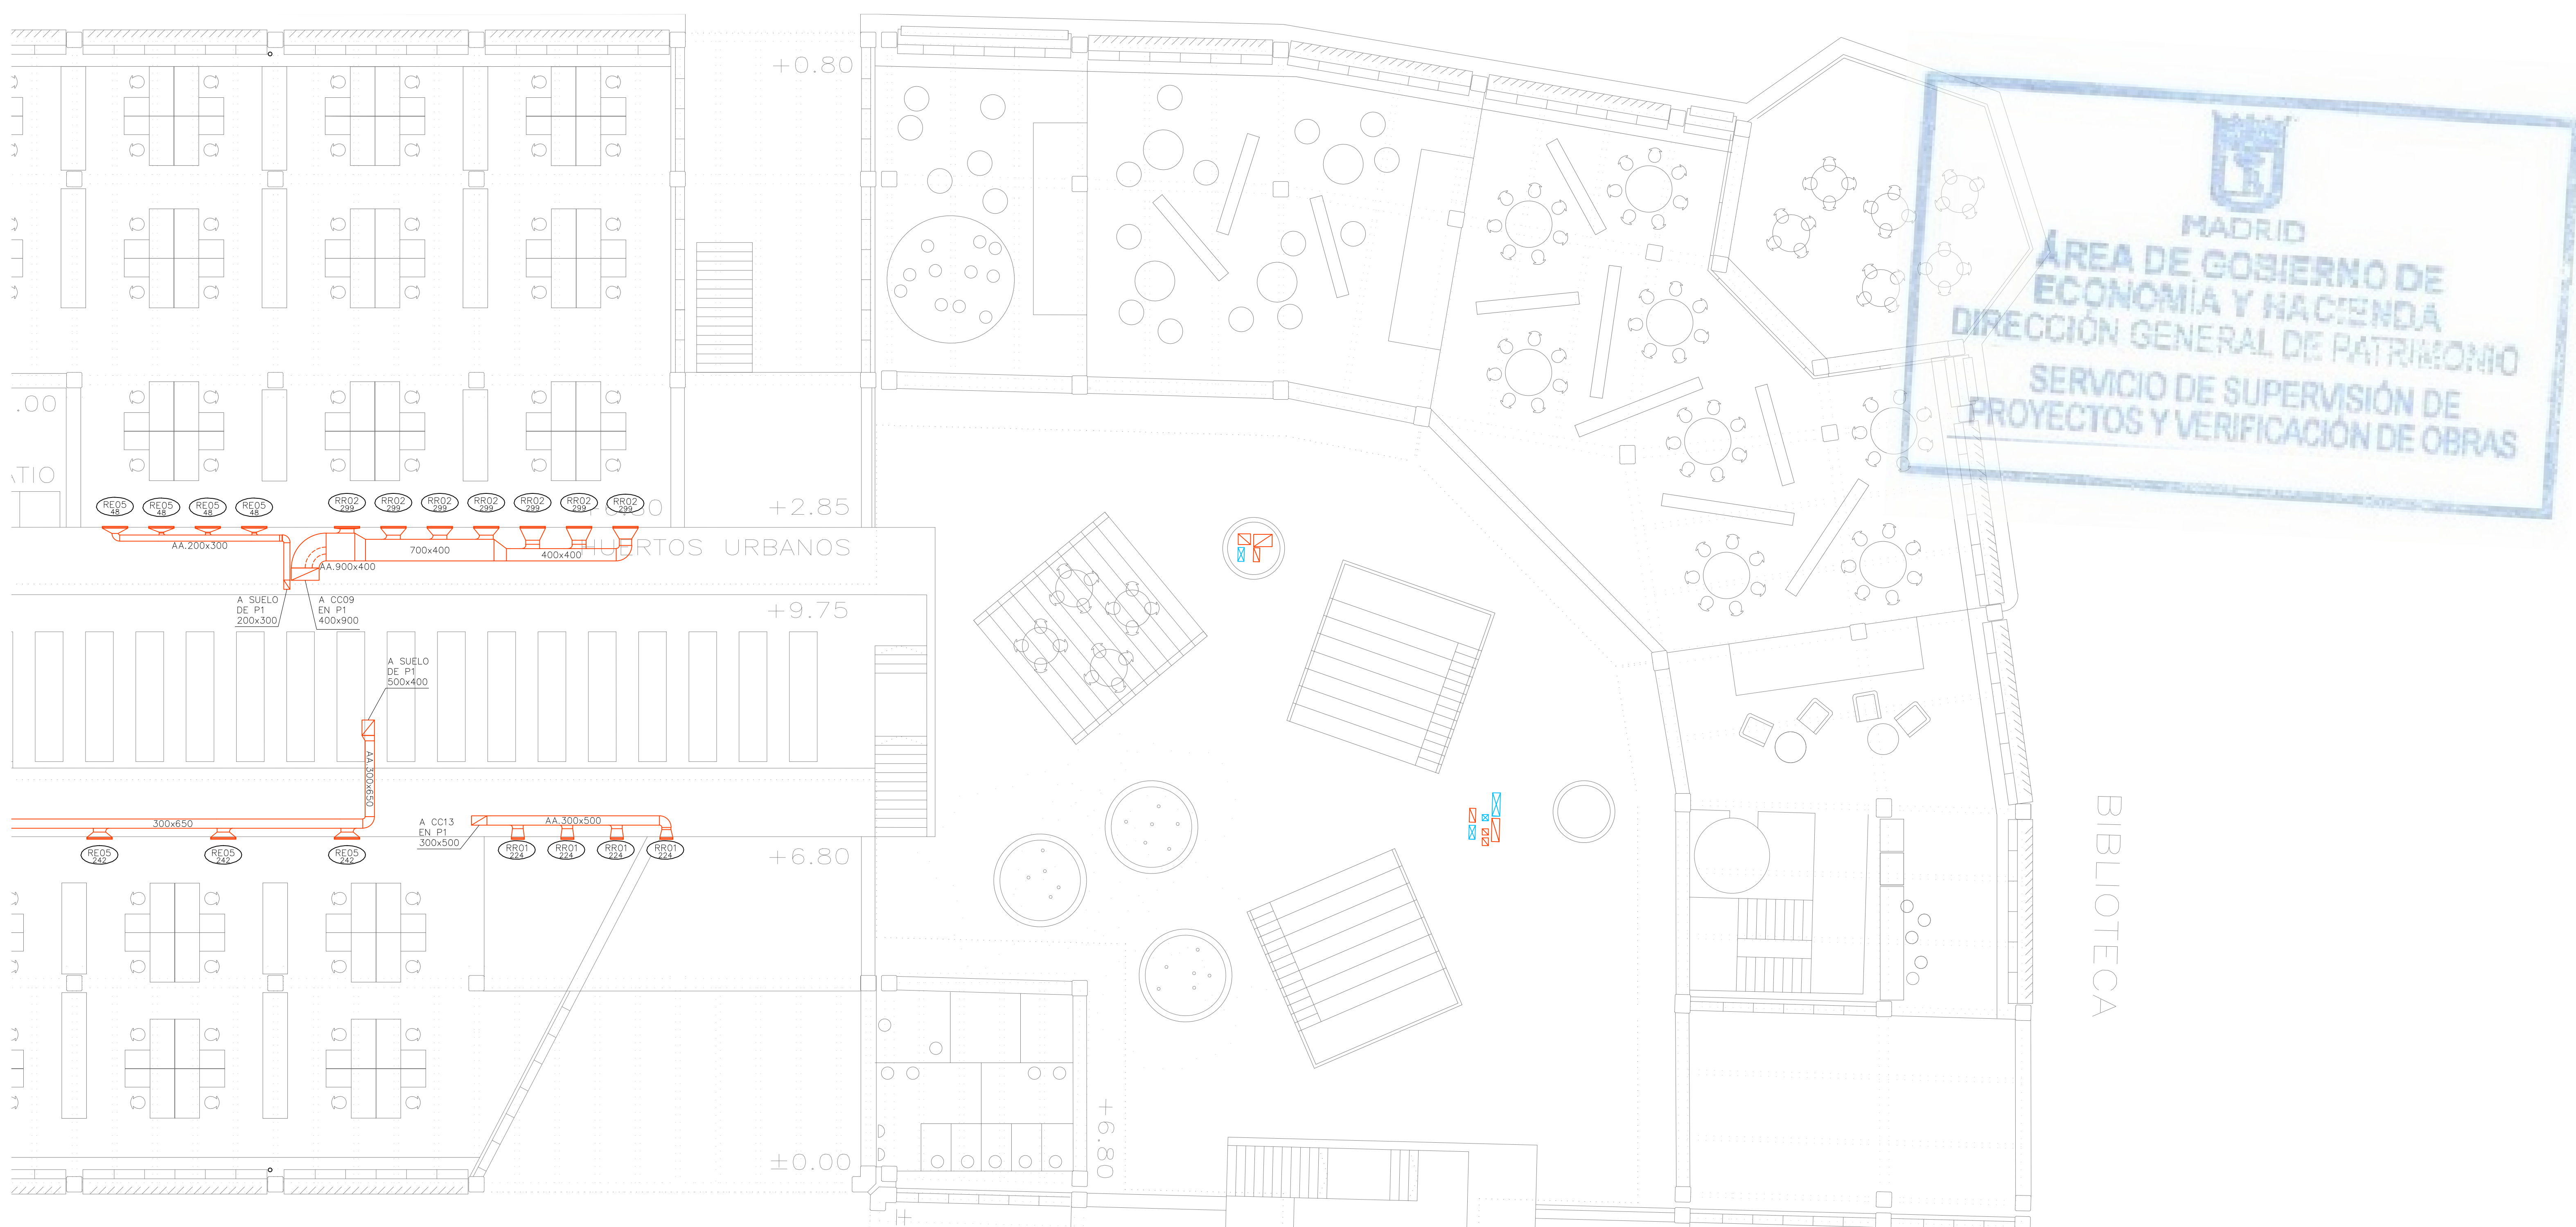


LEYENDA		
SÍMBOLOS	REF.	DESCRIPCIÓN
		CONDUCTO DE IMPULSIÓN
		CONDUCTO DE RETORNO O EXTRACCIÓN
		CONDUCTO RESISTENTE AL FUEGO (2 HORAS)
		MONTANTE DE CONDUCTOS DE IMPULSIÓN: SECCIÓN DE CONDUCTO / PROYECCIÓN DE CONDUCTO
		MONTANTE DE CONDUCTOS DE RETORNO: SECCIÓN DE CONDUCTO / PROYECCIÓN DE CONDUCTO
		CONDUCTO FLEXIBLE
	(RI)	REJA DE IMPULSIÓN
	(RR / RE)	REJA DE RETORNO O EXTRACCIÓN
	(DC)	DIFUSOR CIRCULAR
	(TB)	TOBERA
	(BE)	BOCA DE EXTRACCIÓN

LEYENDA		
EQUIPOS	REF.	DESCRIPCIÓN
	(FC)	FANCOIL TIPO CONDUCTO
	(FC)	FANCOIL TIPO VERTICAL
	(VE)	VENTILADOR DE PARED / DE CONDUCTO
	(CL)	CLIMATIZADOR DE 2 PISOS
	(CL)	CLIMATIZADOR EN L
	(CC)	CLIMATIZADOR COMPACTO

Ref.	Tipo	Caudal (l/s)	Dimensiones (mm)	Diámetro Conexión (mm)	Marca	Modelo
D501	Difusor de Suelo	15 – 40	200		TROX	FBA-1-H-SM
RI01	Reja de Impulsión	389 – 1060	1225x325		TROX	AH-AG/1225x325
RI02	Reja de Impulsión	33 – 121	325x125		TROX	AH-AG/325x125
RI03	Reja de Impulsión	217 – 670	1025x225		TROX	AH-AG/1025x225
RI04	Reja de Impulsión	87 – 315	425x225		TROX	AH-AG/425x225
RI05	Reja de Impulsión	174 – 540	825x225		TROX	AH-AG/825x225
RI06	Reja de Impulsión	517 – 1333	1225x425		TROX	AH-AG/1225x425
RI07	Reja de Impulsión	22 – 81	225x125		TROX	AH-AG/225x125
RI08	Reja de Impulsión		421x232		TROX	AEH-AG/410x210
RI09	Reja de Impulsión		510x232		TROX	AEH-A/310x210
RI10	Reja de Impulsión		1210x210		TROX	AEH-A/1210x210
RI11	Reja de Impulsión	217 – 670	1025x225		TROX	AF-AG/1025x225
RI12	Reja de Impulsión		5900x210		TROX	AEH-A/5900x210
RI13	Reja de Retorno	1250 – 3333	525x1225		TROX	AE-A/1225x525
RR01	Reja de Retorno	87 – 300	425x225		TROX	AH-AG/425x225
RR02	Reja de Retorno	174 – 500	825x225		TROX	AH-AG/825x225
RR03	Reja de Retorno	517 – 1150	1225x425		TROX	AH-AG/1225x425
RR04	Reja de Retorno		421x232		TROX	AEH-AG/410x210
RR05	Reja de Retorno		1021x232		TROX	AEH-AG/1010x210
RR07	Reja de Retorno		1221x432		TROX	AEH-AG/1210x410
RR08	Reja de Retorno		432x1221		TROX	AEH-AG/410x1210
RR09	Reja de Retorno	111 – 444	1025x165		TROX	AF-AG/1025x165
RE01	Reja de Extracción	389 – 920	1225x325		TROX	AH-AG/1225x325
RE02	Reja de Extracción	33 – 121	325x125		TROX	AH-AG/325x125
RE03	Reja de Extracción	517 – 1150	1225x425		TROX	AH-AG/1225x425
RE04	Reja de Extracción	87 – 300	425x225		TROX	AH-AG/425x225
RE05	Reja de Extracción	174 – 500	825x225		TROX	AH-AG/825x225
RE06	Reja de Extracción	22 – 81	225x125		TROX	AH-AG/225x125
RE07	Reja de Extracción		1021x232		TROX	AEH-AG/1010x210
RE09	Reja de Extracción		1221x432		TROX	AEH-AG/1210x410
RE10	Reja de Extracción	111 – 444	1025x165		TROX	AF-A/1025x165


T01	Tobera	0 – 184	240	194	TROX	DUE-V/160
T02	Tobera	0 – 305	352	300	TROX	DUE-V/250
T03	Multitobera	0 – 278	915x250	73	TROX	DUE-V-Q-M4/160
T04	Multitobera	0 – 236	560x300	94	TROX	DUE-V-Q-M2/200
T05	Multitobera	0 – 431	1080x300	94	TROX	DUE-V-Q-M4/200
BE01	Boca de Extracción	22 – 32	104	100	TROX	LVS/100/G1
TAE01	Toma / Descarga de Aire Exterior	777 – 1942	1585x330		TROX	WG-AL/1585x330
TAE02	Toma / Descarga de Aire Exterior	189 – 472	385x330		TROX	WG-AL/385x330
TAE03	Toma / Descarga de Aire Exterior	316 – 789	385x495		TROX	WG-AL/385x495
TAE04	Toma / Descarga de Aire Exterior	480 – 1199	585x495		TROX	WG-AL/585x495
TAE05	Toma / Descarga de Aire Exterior	2536 – 6340	1185x1155		TROX	WG-AL/1185x1155
CR01	Regulación manual aire primario	22 – 90	180	100	TROX	RN/100
CR02	Regulación manual aire primario	60 – 240	200	160	TROX	RN/160
CR03	Regulación manual aire primario	90 – 360	250	200	TROX	RN/200
CR04	Regulación manual aire primario	210 – 840	315		TROX	EN/400x200
CR05	Regulación manual aire primario	300 – 1200	400		TROX	EN/500x250
CR06	Regulación manual aire primario	510 – 2040	500		TROX	EN/600x400
CR08	Regulación manual aire primario	840 – 2560	560		TROX	EN/600x500
	Compuerta Cortafuegos	(A+50)x(B+50)				
CC	Compuerta Cortafuegos en forjado	(A+50)x(B+50)				
 Ref 1/2	Referencia elemento Caudal (l/s)					

Pref.	Material
O	Conducto oval
A	Chapa acero
AA	Chapa acero aislada exteriormente 30mm
AAI	Chapa acero aislada exteriormente 30mm con absorbente acústico interior
AAe	Chapa acero aislada exteriormente 50mm (AAe2 = 100mm)
AAef	Chapa acero aislada exteriormente 50mm con forro interperle (AAef2 = 100mm)
AH	Conducto estable a humos E300 60
AF	Conducto EI 120 (RF)

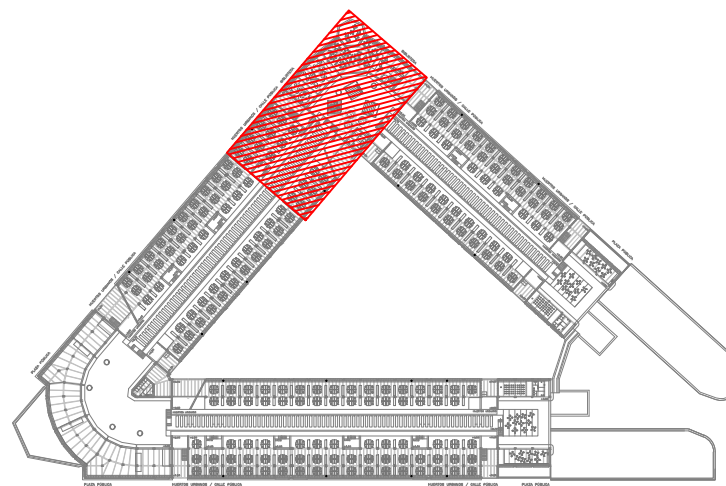

REV.	MOTIVO	FECHA

	MADRID	AYUNTAMIENTO DE MADRID DIRECCIÓN GENERAL DE PATRIMONIO S.G. DE ARQUITECTURA Y CONSERVACIÓN DEL PATRIMONIO
PROYECTO: ADAPTACIÓN DEL PROYECTO PARA LA REHABILITACIÓN DEL MERCADO DE FRUTAS Y VERDURAS PROYECTO DE EJECUCIÓN		
AUTORES DEL PROYECTO:		
JESÚS ULARGUI AGUIRREZA	EDUARDO PESQUERA GONZÁLEZ	
DIRECCIÓN DEL PROYECTO: JIMENA ROBLES GARCÍA DE LA MATA		
CLETO BARRERO SORRINIS		
NÚMERO: CL45	PLANO: CLIMATIZACIÓN ENTREPUNTA SUPERIOR DISTRIBUCIÓN DE CONDUCTOS ZONA 7	
ESCALA: 1/100	FORMATO: DIN A1	FECHA: MAYO 2017
ESCALA GRÁFICA (0 11 12)		
PESQUERA ULARGUI arquitectos s.l.p. C/Fernando Garrido12, Local 28515, Madrid E uparquitectos@uparquitectos.com T 914445433		

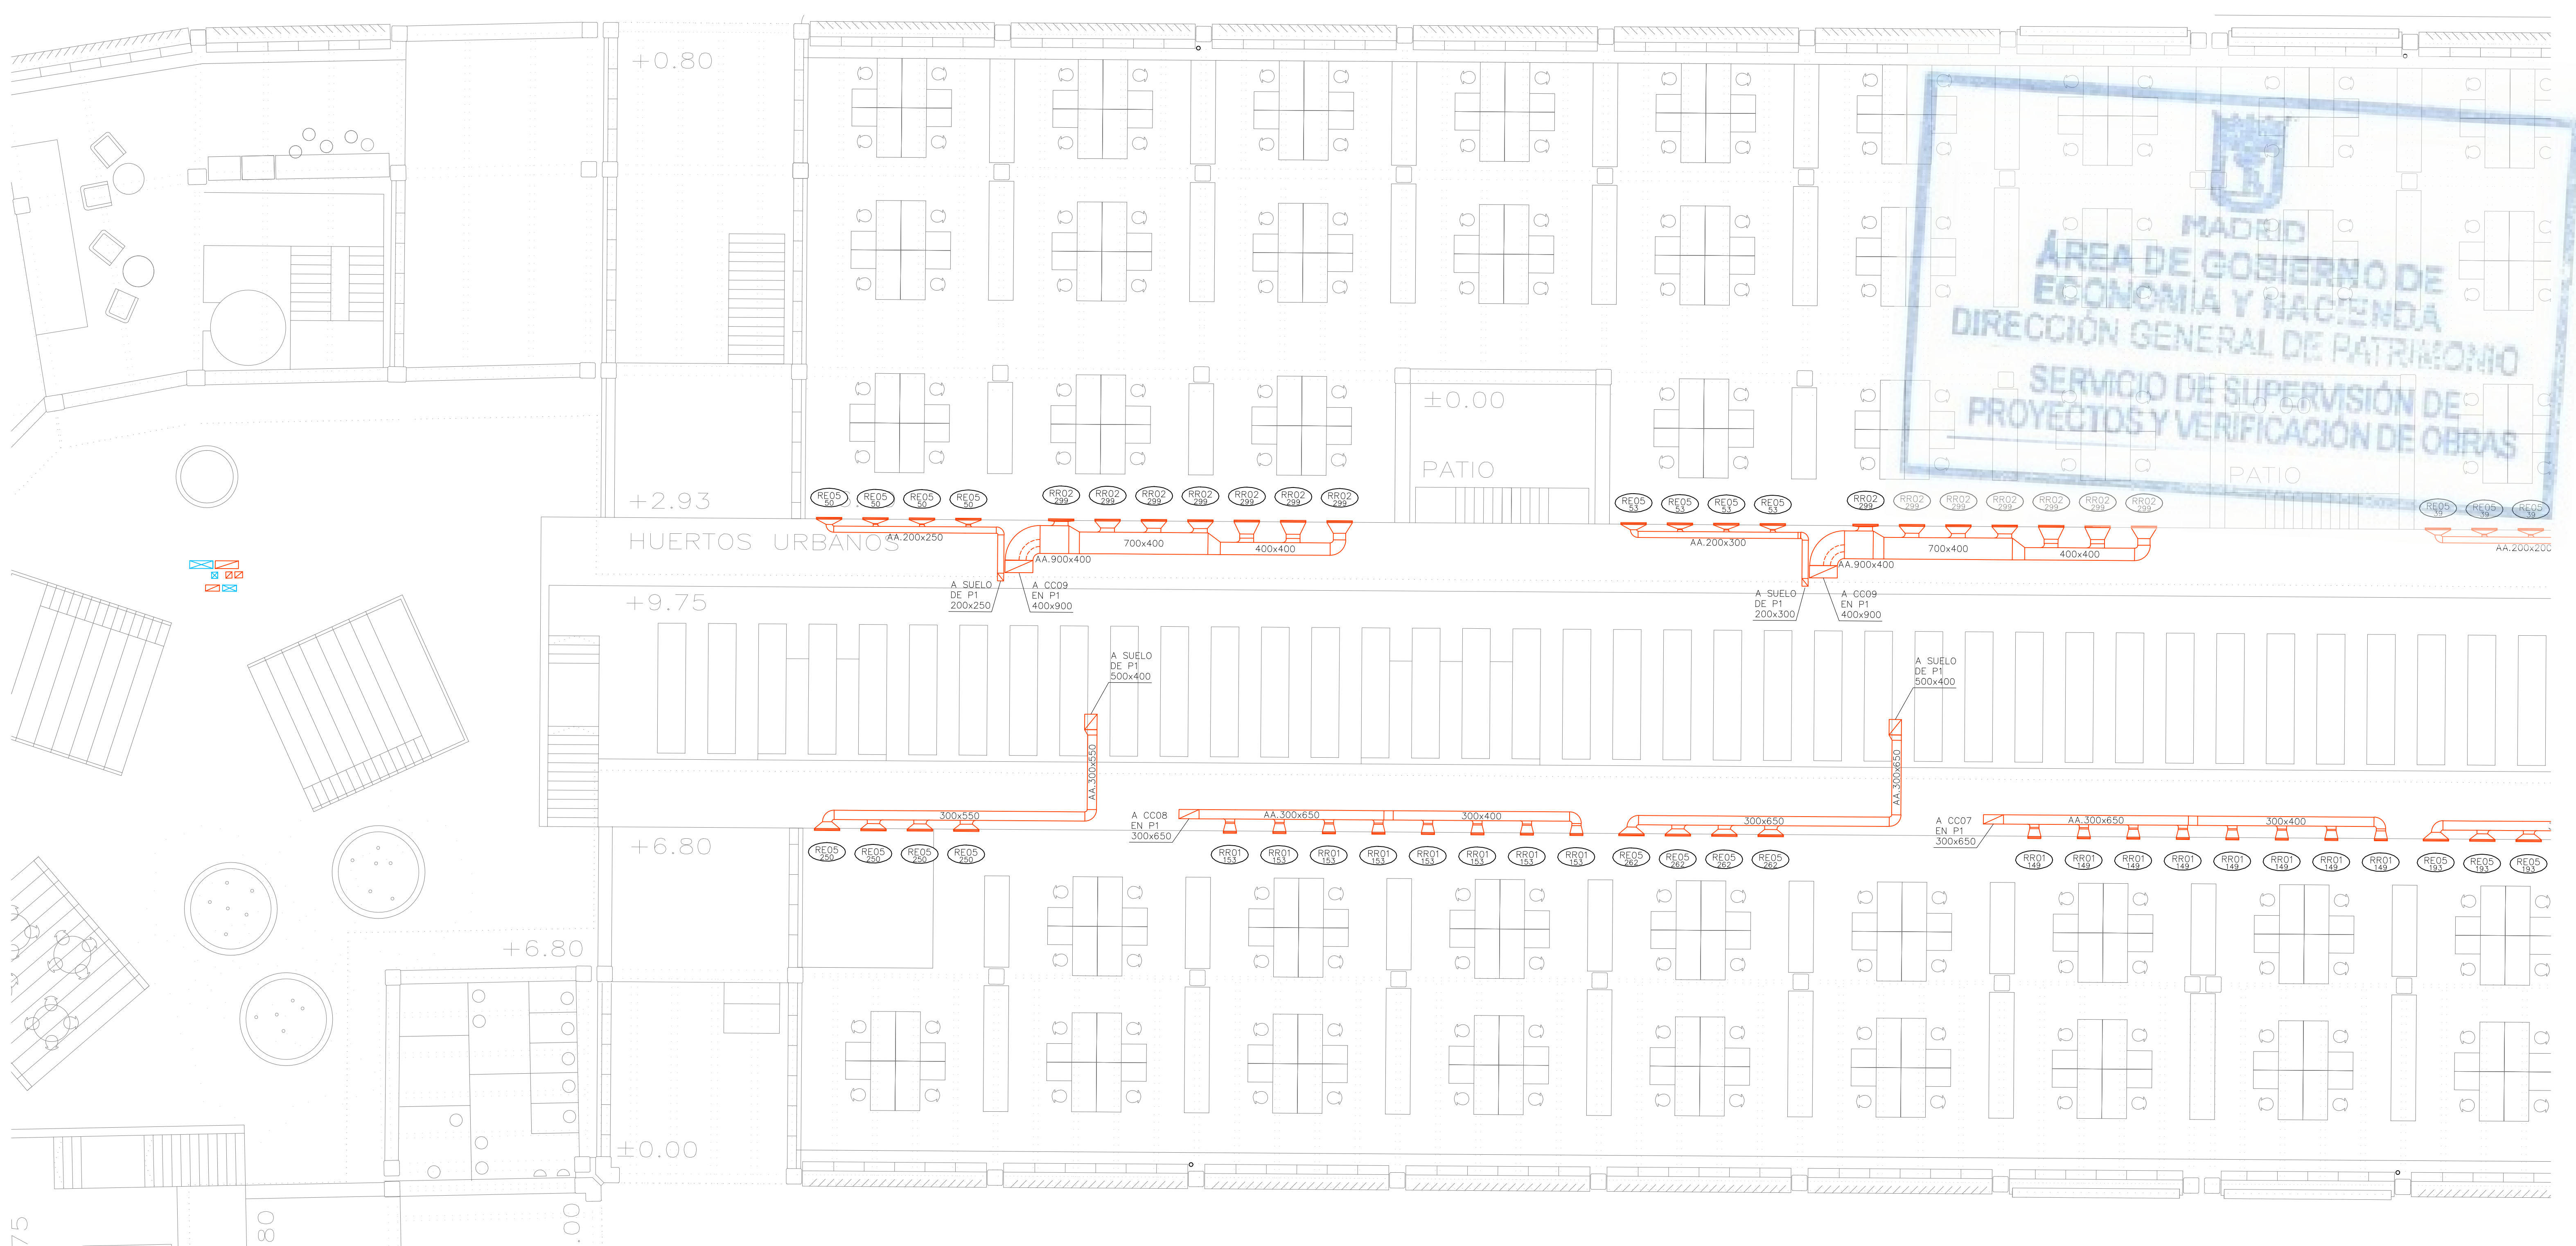


LEYENDA		
SÍMBOLOS	REF.	DESCRIPCIÓN
		CONDUCTO DE IMPULSIÓN
		CONDUCTO DE RETORNO O EXTRACCIÓN
		CONDUCTO RESISTENTE AL FUEGO (2 HORAS)
		MONTANTE DE CONDUCTOS DE IMPULSIÓN: SECCIÓN DE CONDUCTO / PROYECCIÓN DE CONDUCTO
		MONTANTE DE CONDUCTOS DE RETORNO: SECCIÓN DE CONDUCTO / PROYECCIÓN DE CONDUCTO
		CONDUCTO FLEXIBLE
	(RI)	REJA DE IMPULSIÓN
	(RR / RE)	REJA DE RETORNO O EXTRACCIÓN
	(DC)	DIFUSOR CIRCULAR
	(TB)	TOBERA
	(BE)	BOCA DE EXTRACCIÓN

LEYENDA		
EQUIPOS	REF.	DESCRIPCIÓN
	(FC)	FANCOIL TIPO CONDUCTO
	(FC)	FANCOIL TIPO VERTICAL
	(VE)	VENTILADOR DE PARED / DE CONDUCTO
	(CL)	CLIMATIZADOR DE 2 PISOS
	(CL)	CLIMATIZADOR EN L
	(CC)	CLIMATIZADOR COMPACTO

Ref.	Tipo	Caudal (l/s)	Dimensiones (mm)	Diámetro Conexión (mm)	Marca	Modelo
D501	Difusor de Suelo	15 – 40	200		TROX	FBA-1-H-SM
RI01	Reja de Impulsión	389 – 1060	1225x325		TROX	AH-AG/1225x325
RI02	Reja de Impulsión	33 – 121	325x125		TROX	AH-AG/325x125
RI03	Reja de Impulsión	217 – 670	1025x225		TROX	AH-AG/1025x225
RI04	Reja de Impulsión	87 – 315	425x225		TROX	AH-AG/425x225
RI05	Reja de Impulsión	174 – 540	825x225		TROX	AH-AG/825x225
RI06	Reja de Impulsión	517 – 1333	1225x425		TROX	AH-AG/1225x425
RI07	Reja de Impulsión	22 – 81	225x125		TROX	AH-AG/225x125
RI08	Reja de Impulsión		421x232		TROX	AEH-AG/410x210
RI09	Reja de Impulsión		510x232		TROX	AEH-A/310x210
RI10	Reja de Impulsión		1210x210		TROX	AEH-A/1210x210
RI11	Reja de Impulsión	217 – 670	1025x225		TROX	AF-AG/1025x225
RI12	Reja de Impulsión		5900x210		TROX	AEH-A/5900x210
RI13	Reja de Retorno	1250 – 3333	525x1225		TROX	AE-A/1225x525
RR01	Reja de Retorno	87 – 300	425x225		TROX	AH-AG/425x225
RR02	Reja de Retorno	174 – 500	825x225		TROX	AH-AG/825x225
RR03	Reja de Retorno	517 – 1150	1225x425		TROX	AH-AG/1225x425
RR04	Reja de Retorno		421x232		TROX	AEH-AG/410x210
RR05	Reja de Retorno		1021x232		TROX	AEH-AG/1010x210
RR07	Reja de Retorno		1221x432		TROX	AEH-AG/1210x410
RR08	Reja de Retorno		432x1221		TROX	AEH-AG/410x1210
RR09	Reja de Retorno	111 – 444	1025x165		TROX	AF-AG/1025x165
RE01	Reja de Extracción	389 – 920	1225x325		TROX	AH-AG/1225x325
RE02	Reja de Extracción	33 – 121	325x125		TROX	AH-AG/325x125
RE03	Reja de Extracción	517 – 1150	1225x425		TROX	AH-AG/1225x425
RE04	Reja de Extracción	87 – 300	425x225		TROX	AH-AG/425x225
RE05	Reja de Extracción	174 – 500	825x225		TROX	AH-AG/825x225
RE06	Reja de Extracción	22 – 81	225x125		TROX	AH-AG/225x125
RE07	Reja de Extracción		1021x232		TROX	AEH-AG/1010x210
RE09	Reja de Extracción		1221x432		TROX	AEH-AG/1210x410
RE10	Reja de Extracción	111 – 444	1025x165		TROX	AF-A/1025x165

T01	Tobera	0 – 184	240	194	TROX	DUE-V/160
T02	Tobera	0 – 305	352	300	TROX	DUE-V/250
T03	Multitobera	0 – 278	915x250	73	TROX	DUE-V-Q-M4/160
T04	Multitobera	0 – 236	560x300	94	TROX	DUE-V-Q-M2/200
T05	Multitobera	0 – 431	1080x300	94	TROX	DUE-V-Q-M4/200
BE01	Boca de Extracción	22 – 32	104	100	TROX	LVS/100/G1
TAE01	Toma / Descarga de Aire Exterior	777 – 1942	1585x330		TROX	WG-AL/1585x330
TAE02	Toma / Descarga de Aire Exterior	189 – 472	385x330		TROX	WG-AL/385x330
TAE03	Toma / Descarga de Aire Exterior	316 – 789	385x495		TROX	WG-AL/385x495
TAE04	Toma / Descarga de Aire Exterior	480 – 1199	585x495		TROX	WG-AL/585x495
TAE05	Toma / Descarga de Aire Exterior	2536 – 6340	1185x1155		TROX	WG-AL/1185x1155
CR01	Regulación manual aire primario	22 – 90	180	100	TROX	RN/100
CR02	Regulación manual aire primario	60 – 240	200	160	TROX	RN/160
CR03	Regulación manual aire primario	90 – 360	250	200	TROX	RN/200
CR04	Regulación manual aire primario	210 – 840	315		TROX	EN/400x200
CR05	Regulación manual aire primario	300 – 1200	400		TROX	EN/500x250
CR06	Regulación manual aire primario	510 – 2040	500		TROX	EN/600x400
CR08	Regulación manual aire primario	640 – 2560	560		TROX	EN/600x500
	Compuerta Cortafuegos	(A+50)x(B+50)				
CC	Compuerta Cortafuegos en forjado	(A+50)x(B+50)				
Ref. l/s	Referencia elemento Caudal (l/s)					

Pref.	Material
O	Conducto oval
A	Chapa acero
AA	Chapa acero aislada exteriormente 30mm
AAi	Chapa acero aislada exteriormente 30mm con absorbente acústico interior
AAe	Chapa acero aislada exteriormente 50mm (AAe2 = 100mm)
AAef	Chapa acero aislada exteriormente 50mm con forro intemperie (AAef2 = 100mm)
AH	Conducto estable a humos E300 60
AF	Conducto EI 120 (RF)




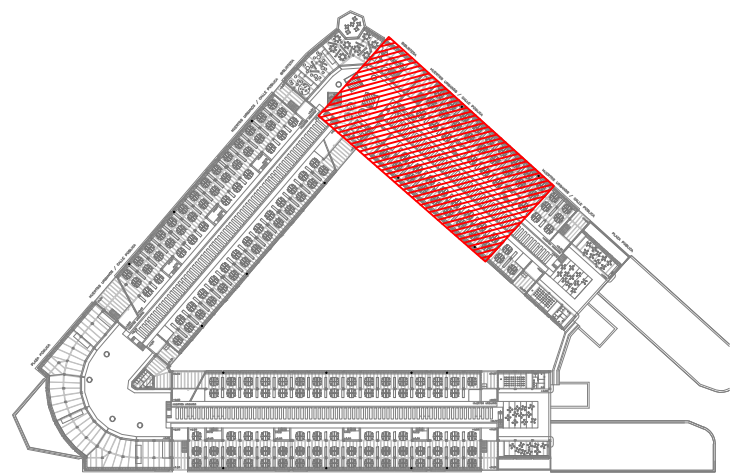


REV.	MOTIVO	FECHA

	MADRID	AYUNTAMIENTO DE MADRID
DIRECCIÓN GENERAL DE PATRIMONIO		
S.D. DE ARQUITECTURA Y CONSERVACIÓN DEL PATRIMONIO		
PROYECTO: ADAPTACIÓN DEL PROYECTO PARA LA REHABILITACIÓN DEL MERCADO DE FRUTAS Y VERDURAS		
PROYECTO DE EJECUCIÓN		
AUTORES DEL PROYECTO:		
JESÚS ULLARGUI AGUIRRUZA	EDUARDO PESQUERA GONZÁLEZ	
DIRECCIÓN DEL PROYECTO: JIMENA ROBLES GARCÍA DE LA MATA		
C/ Fernando Garrido12, Local. 28515, Madrid		
E uparquitectos@uparquitectos.com		
T 91 4445433		

NÚMERO:	CL46	PLANO:	CLIMATIZACIÓN ENTREPANTA SUPERIOR DISTRIBUCIÓN DE CONDUCTOS ZONA 8
ESCALA:	1/100	FORMATO:	DIN A1
FECHA:	MAYO 2017		

    


LEYENDA		
EQUIPOS	REF.	DESCRIPCIÓN
	(FC)	FANCOIL TIPO CONDUCTO
	(FC)	FANCOIL TIPO VERTICAL
	(VE)	VENTILADOR DE PARED / DE CONDUCTO
	(CL)	CLIMATIZADOR DE 2 PISOS
	(CL)	CLIMATIZADOR EN L
	(CC)	CLIMATIZADOR COMPACTO

T01	Tablero	0 - 184	240	194	TROX	DUE-V/160
T02	Tablero	0 - 305	352	300	TROX	DUE-V/250
T03	Multitablero	0 - 278	915x250	73	TROX	DUE-V-Y-Q-M4/160
T04	Multitablero	0 - 236	560x300	94	TROX	DUE-V-Y-Q-M2/200
T05	Multitablero	0 - 431	1080x300	94	TROX	DUE-V-Y-Q-M4/200
BE01	Boca de Extracción	22 - 32	104	100	TROX	LVS/100/G1
TAE01	Toma / Descarga de Aire Exterior	777 - 1942	1585x330		TROX	WG-AL/1585x330
TAE02	Toma / Descarga de Aire Exterior	189 - 472	385x330		TROX	WG-AL/385x330
TAE03	Toma / Descarga de Aire Exterior	316 - 789	585x495		TROX	WG-AL/585x495
TAE04	Toma / Descarga de Aire Exterior	480 - 1199	585x495		TROX	WG-AL/585x495
TAE05	Toma / Descarga de Aire Exterior	2536 - 6340	1185x1155		TROX	WG-AL/1185x1155
CR01	Regulación manual aire primario	22 - 90	180	100	TROX	RN/100
CR02	Regulación manual aire primario	60 - 240	200	160	TROX	RN/160
CR03	Regulación manual aire primario	90 - 360	250	200	TROX	RN/200
CR04	Regulación manual aire primario	210 - 840	315		TROX	EN/400x300
CR05	Regulación manual aire primario	300 - 1200	400		TROX	EN/500x250
CR06	Regulación manual aire primario	510 - 2040	500		TROX	EN/600x400
CR08	Regulación manual aire primario	640 - 2560	560		TROX	EN/600x500
	Compuerto Cortafuegos		(A+50)×(B+50)			
CC	Compuerto Cortafuegos en forjado		(A+50)×(B+50)			
	Referencia elemento Caudal (l/s)					

This architectural floor plan illustrates the layout of the 19th-century building complex. The main building is a large, irregular structure with multiple wings and courtyards. The library is located in the central part of the complex, adjacent to the main building. The plan also shows the surrounding streets and other buildings in the area.

 GOBIERNO DE MADRID Ayuntamiento de Madrid		AYUNTAMIENTO DE MADRID DIRECCIÓN GENERAL DE PATRIMONIO S.D. DE ARQUITECTURA Y CONSERVACIÓN DEL PATRIMONIO	
PROYECTO: ADAPTACIÓN DEL PROYECTO PARA LA REHABILITACIÓN DEL COMPLEJO DE FRUTAS Y VERDURAS PROYECTO DE ILUCCION			
AUTORES DEL PROYECTO: JESÚS ILLARQUI ALCIBURZA		 EDUARDO RESQUEÑA GONZÁLEZ	
DIRECCIÓN DEL PROYECTO: JIMENA ROGELIS GARCÍA DE LA MATA		CLIENTE: BARRERO SORRIVAS	
NÚMERO: CL47		PLANO: CLIMATIZACIÓN ENTRENPLANTA SUPERIOR DISTRIBUCIÓN DE CONDUCTOS ZONA 9	
ESCALA: 1/100	FORMATO: DIN A 9	FECHA: MAYO 2017	
ESCALA GRÁFICA: 1:1		FECHA: 11/05/2017	
FICHA DE VISTORIA DEL PROYECTO: a/a/2017 E. yorpo@ayto-madrid.es ayto.madrid.es			

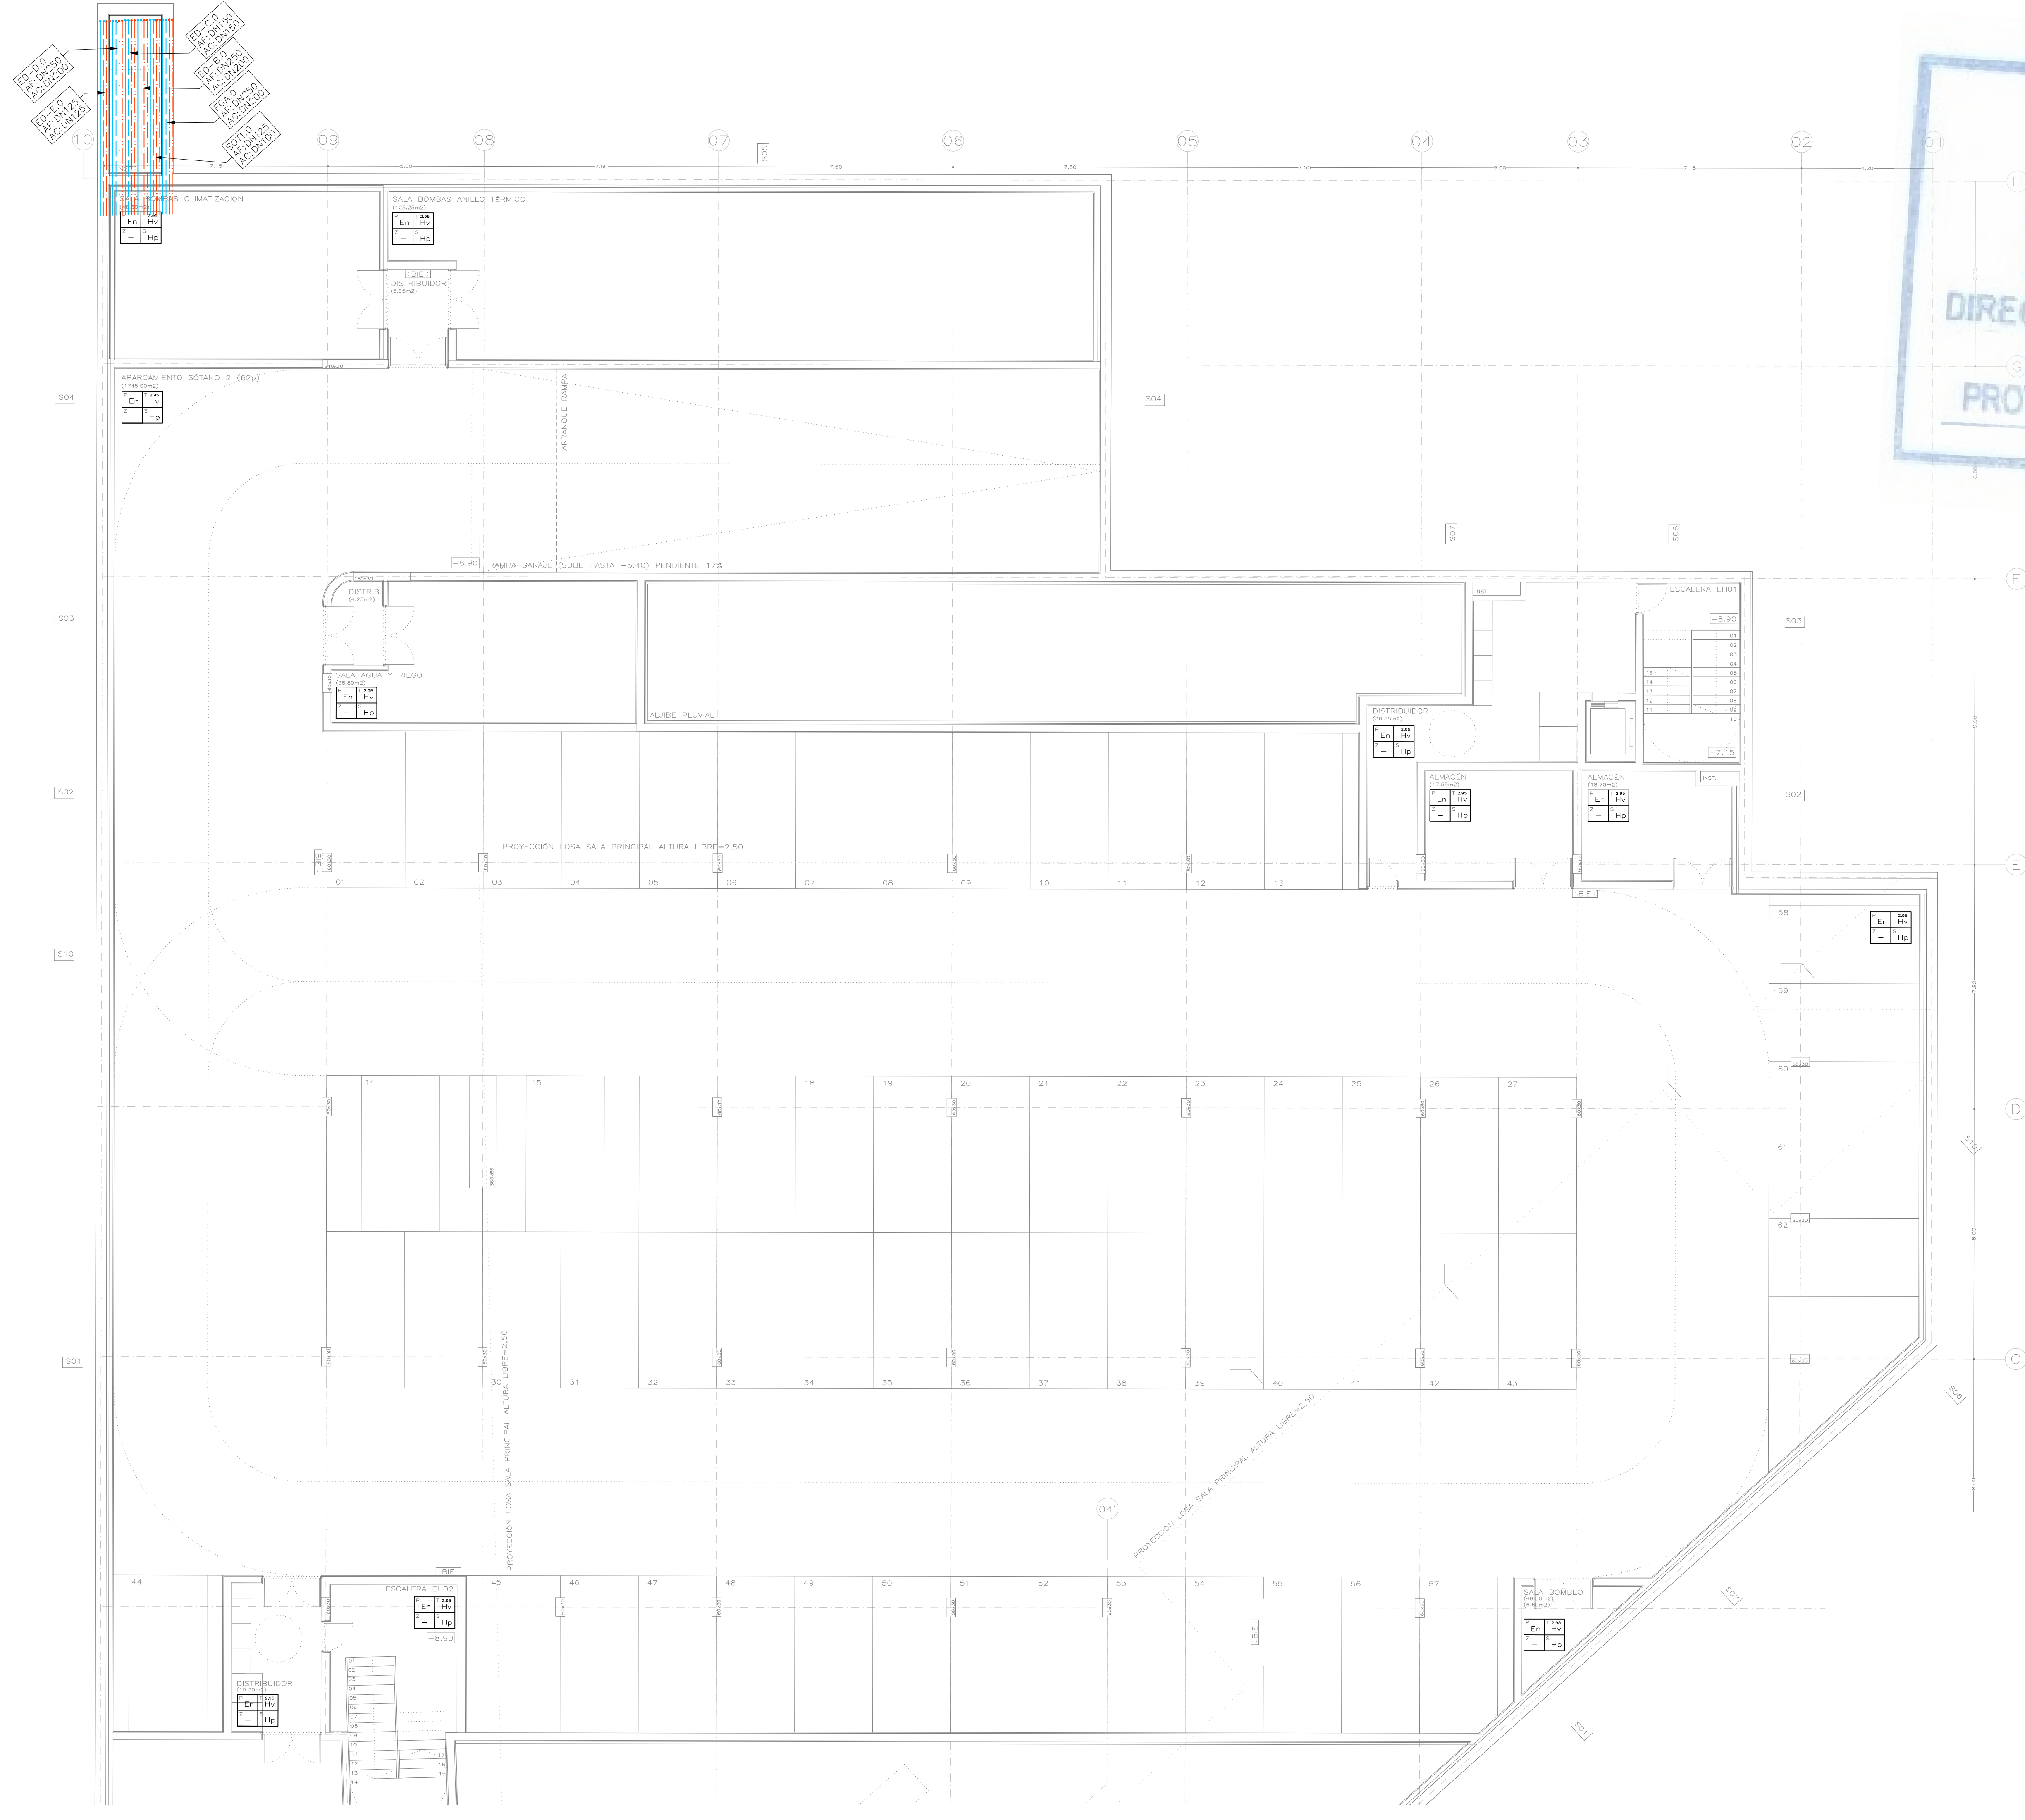

LEYENDA

EQUIPOS	REF.	DESCRIPCIÓN
	(FC)	FANCOIL TIPO CONDUCTO
	(FC)	FANCOIL TIPO VERTICAL
	(CL)	CLIMATIZADOR DE 2 PISOS
	(CL)	CLIMATIZADOR EN
	(CC)	CLIMATIZADOR COMPACTO

LEYENDA

SIMBOLOGIA


	CIRCUITO IMPULSIÓN AGUA FRÍA
	CIRCUITO RETORNO AGUA FRÍA
	CIRCUITO IMPULSIÓN AGUA CALIENTE
	CIRCUITO RETORNO AGUA CALIENTE

Mx.x

Dxxx

Referencia montante. Tramo
Diámetro tubería

VER EN PLANO DE DETALLES:
- AISLAMIENTO TÉRMICO PARA TUBERÍAS DE AGUA
- VALVULERÍA ASOCIADA A SALIDA DE MONTANTE.

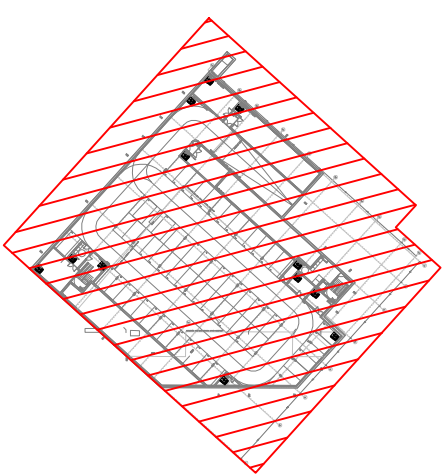

REV. MOTIVO

FECHA

MADRID

AYUNTAMIENTO DE MADRID
DIRECCIÓN GENERAL DE PATRIMONIO
S.G. DE ARQUITECTURA Y CONSERVACIÓN DEL PATRIMONIO

PROYECTO:
ADAPTACIÓN DEL PROYECTO PARA LA REHABILITACIÓN DEL
MERCADO DE FRUTAS Y VERDURAS
PROYECTO DE EJECUCIÓN

AUTORES DEL PROYECTO:
JESÚS ULARGUI AGUIRRE
DIRECCIÓN DEL PROYECTO:
JIMENA ROBLES GARCÍA DE LA MATA

EDUARDO PESQUERA GONZÁLEZ

FECHA: MAYO 2017

NÚMERO:
CL48

PLANO:
CLIMATIZACIÓN
PLANTA SOTANO -2
DISTRIBUCIÓN DE TUBERÍAS

ESCALA: 1/100

FORMATO: DIN A1

FECHA: MAYO 2017

ESCALA GRÁFICA: 0 1 1

ESCALA: 1/100

ESCALA: 1/100

PESQUERA ULARGUI arquitectos s.l.p.

C/Fernando Garrido12, Local. 28015, Madrid


T 914445433

uparquitectos@uparquitectos.com

T 914445433




MADRID
ÁREA DE GOBIERNO DE
ECONOMÍA Y HACIENDA
DIRECCIÓN GENERAL DE PATRIMONIO
SERVICIO DE SUPERVISIÓN DE
PROYECTOS Y VERIFICACIÓN DE OBRAS

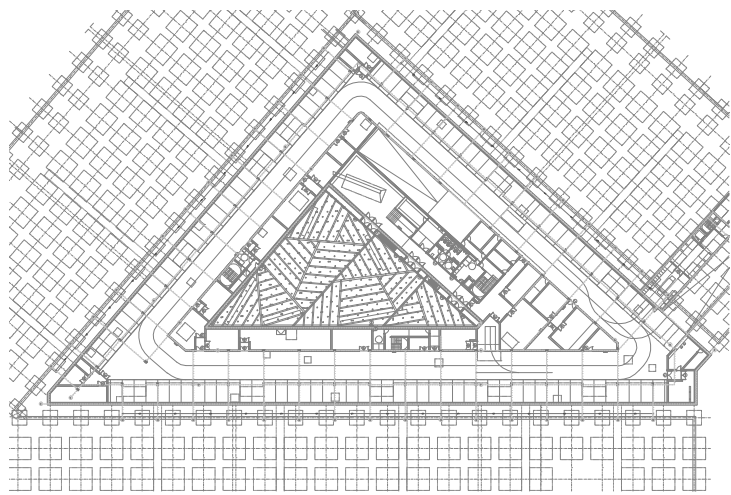

REV.	MOTIVO	FECHA

 MADRID AYUNTAMIENTO DE MADRID DIRECCIÓN GENERAL DE PATRIMONIO S.G. DE ARQUITECTURA Y CONSERVACIÓN DEL PATRIMONIO	 EDUARDO PESQUERA GONZÁLEZ
PROYECTO: ADAPTACIÓN DEL PROYECTO PARA LA REHABILITACIÓN DEL MERCADO DE FRUTAS Y VERDURAS PROYECTO DE EJECUCIÓN	
AUTORES DEL PROYECTO: JESÚS ULARGUI AGUIRRE DIRECCIÓN DEL PROYECTO: JIMENA ROBLES GARCÍA DE LA MATA	

 NÚMERO: CL49	PLANO: CLIMATIZACIÓN PLANTA SOTANO -1 DISTRIBUCIÓN DE TUBERÍAS
ESCALA: 1/300 ESCALA GRÁFICA: 	FORMATO: DIN A1 FECHA: MAYO 2017
PESQUERA ULARGUI arquitectos s.l.p. C/Fernando Garrido12, Local 28515, Madrid E uparquitectos@uparquitectos.com T 914445433	

CL49_CL49.dwg

LEYENDA

SIMBOLOGÍA

CIRCUITO IMPULSIÓN AGUA FRÍA

CIRCUITO RETORNO AGUA FRÍA

CIRCUITO IMPULSIÓN AGUA CALIENTE

CIRCUITO RETORNO AGUA CALIENTE

Mx.x

Referencia montante, Tramo

DNx.x

Díametro tubería

VER EN PLANO DE DETALLES:
- AISLAMIENTO TÉRMICO PARA TUBERÍAS DE AGUA
- VALVULERÍA ASOCIADA A SALIDA DE MONTANTE.

—NOTA: LAS INSTALACIONES ENTERRADAS DISCURRIRÁN POR DENTRO DE LAS GALERÍAS CUYO TRAZADO ESTÁ DEFINIDO EN LOS PLANOS DEL PROYECTO DE ARQUITECTURA

LEYENDA

EQUIPOS

REF.

DESCRIPCIÓN

(FC)

FANCOIL TIPO CONDUCTO

(FC)

FANCOIL TIPO VERTICAL

(CL)

CLIMATIZADOR DE 2 PISOS

(CL)

CLIMATIZADOR EN L

(CC)


CLIMATIZADOR COMPACTO

MADRID

ÁREA DE GOBIERNO DE ECONOMÍA Y HACIENDA

DIRECCIÓN GENERAL DE PATRIMONIO

SERVICIO DE SUPERVISIÓN DE PROYECTOS Y VERIFICACIÓN DE OBRAS

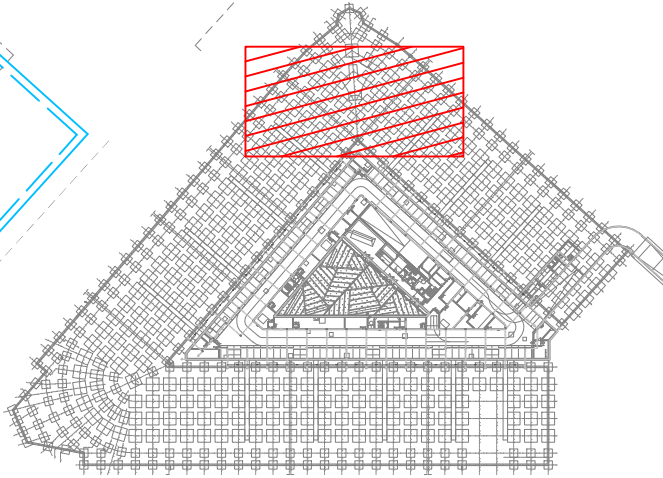

REV.

MOTIVO

FECHA

Madrid

MADRID

AYUNTAMIENTO DE MADRID

DIRECCIÓN GENERAL DE PATRIMONIO

S.G. DE ARQUITECTURA Y CONSERVACIÓN DEL PATRIMONIO

PROYECTO:

ADAPTACIÓN DEL PROYECTO PARA LA REHABILITACIÓN DEL MERCADO DE FRUTAS Y VERDURAS

PROYECTO DE EJECUCIÓN

AUTORES DEL PROYECTO:

JESÚS ULARGUI AGUIRREZA

EDUARDO PESQUERA GONZÁLEZ

DIRECCIÓN DEL PROYECTO:

JIMENA ROBLES GARCÍA DE LA MATA

CLETO BARRERO SORRIBAS

NÚMERO:

CL50

PLANO:

CLIMATIZACIÓN PLANTA: SOTANO -1 DISTRIBUCIÓN DE TUBERÍAS ZONA 1

ESCALA:

1/100

FORMATO:

DIN A1

FECHA:

MAYO 2017

ESCALA GRÁFICA:

0 1 2

PESQUERA ULARGUI arquitectos s.l.p.

C/ Fernando Garrido12, Local 28515, Madrid

 
 
 
 
E uparquitectos@uparquitectos.com


T 914445433

CL50_CL84.dwg




-NOTA: LAS INSTALACIONES ENTERRADAS DISCURRIRÁN POR DENTRO DE LAS GALERÍAS CUYO TRAZADO ESTÁ DEFINIDO EN LOS PLANOS DEL PROYECTO DE ARQUITECTURA

LEYENDA		
EQUIPOS	REF.	DESCRIPCIÓN
	(FC)	FANCOIL TIPO CONDUCTO
	(FC)	FANCOIL TIPO VERTICAL
	(CL)	CLIMATIZADOR DE 2 PISOS
	(CL)	CLIMATIZADOR EN L
	(CC)	CLIMATIZADOR COMPACTO

 


 ayuntamiento de MADRID economía y medio ambiente		AYUNTAMIENTO DE MADRID DIRECCIÓN GENERAL DE PATRIMONIO S.D. DE ARQUITECTURA Y ORDENACIÓN DEL PATRIMONIO	
PROYECTO: ADAPTACIÓN DEL PROYECTO PARA LA REMEDIACIÓN DEL MERCADO DE FRUTAS Y VERDURAS PROYECTO DE EJECUCIÓN			
AUTORES DEL PROYECTO: JESÚS JIARQUE AGUIRREZA 		EDUARDO PESQUERA GONZÁLEZ 	
DIRECCIÓN DEL PROYECTO: JIMENA ROBLES GARCÍA DE LA MATA		CLETO BARRERO SORRIVAS	
NÚMERO: CL51		PLANO: CLIMATIZACIÓN PLANTA SOTANO = 1 DISTRIBUCIÓN DE TUBERÍAS ZONA 2	
ESCALA: 1/100		FORMATO: DIN A4	
ESCALA GRÁFICA: 0		FECHA: MAYO 2017	
P.º de Arquitectura y Medio Ambiente E.º de Urbanismo y Participación Ciudadana		C/ Fernando García de la Puente, 18 28014, Madrid	
E.º de Urbanismo y Participación Ciudadana		T. 914454333	

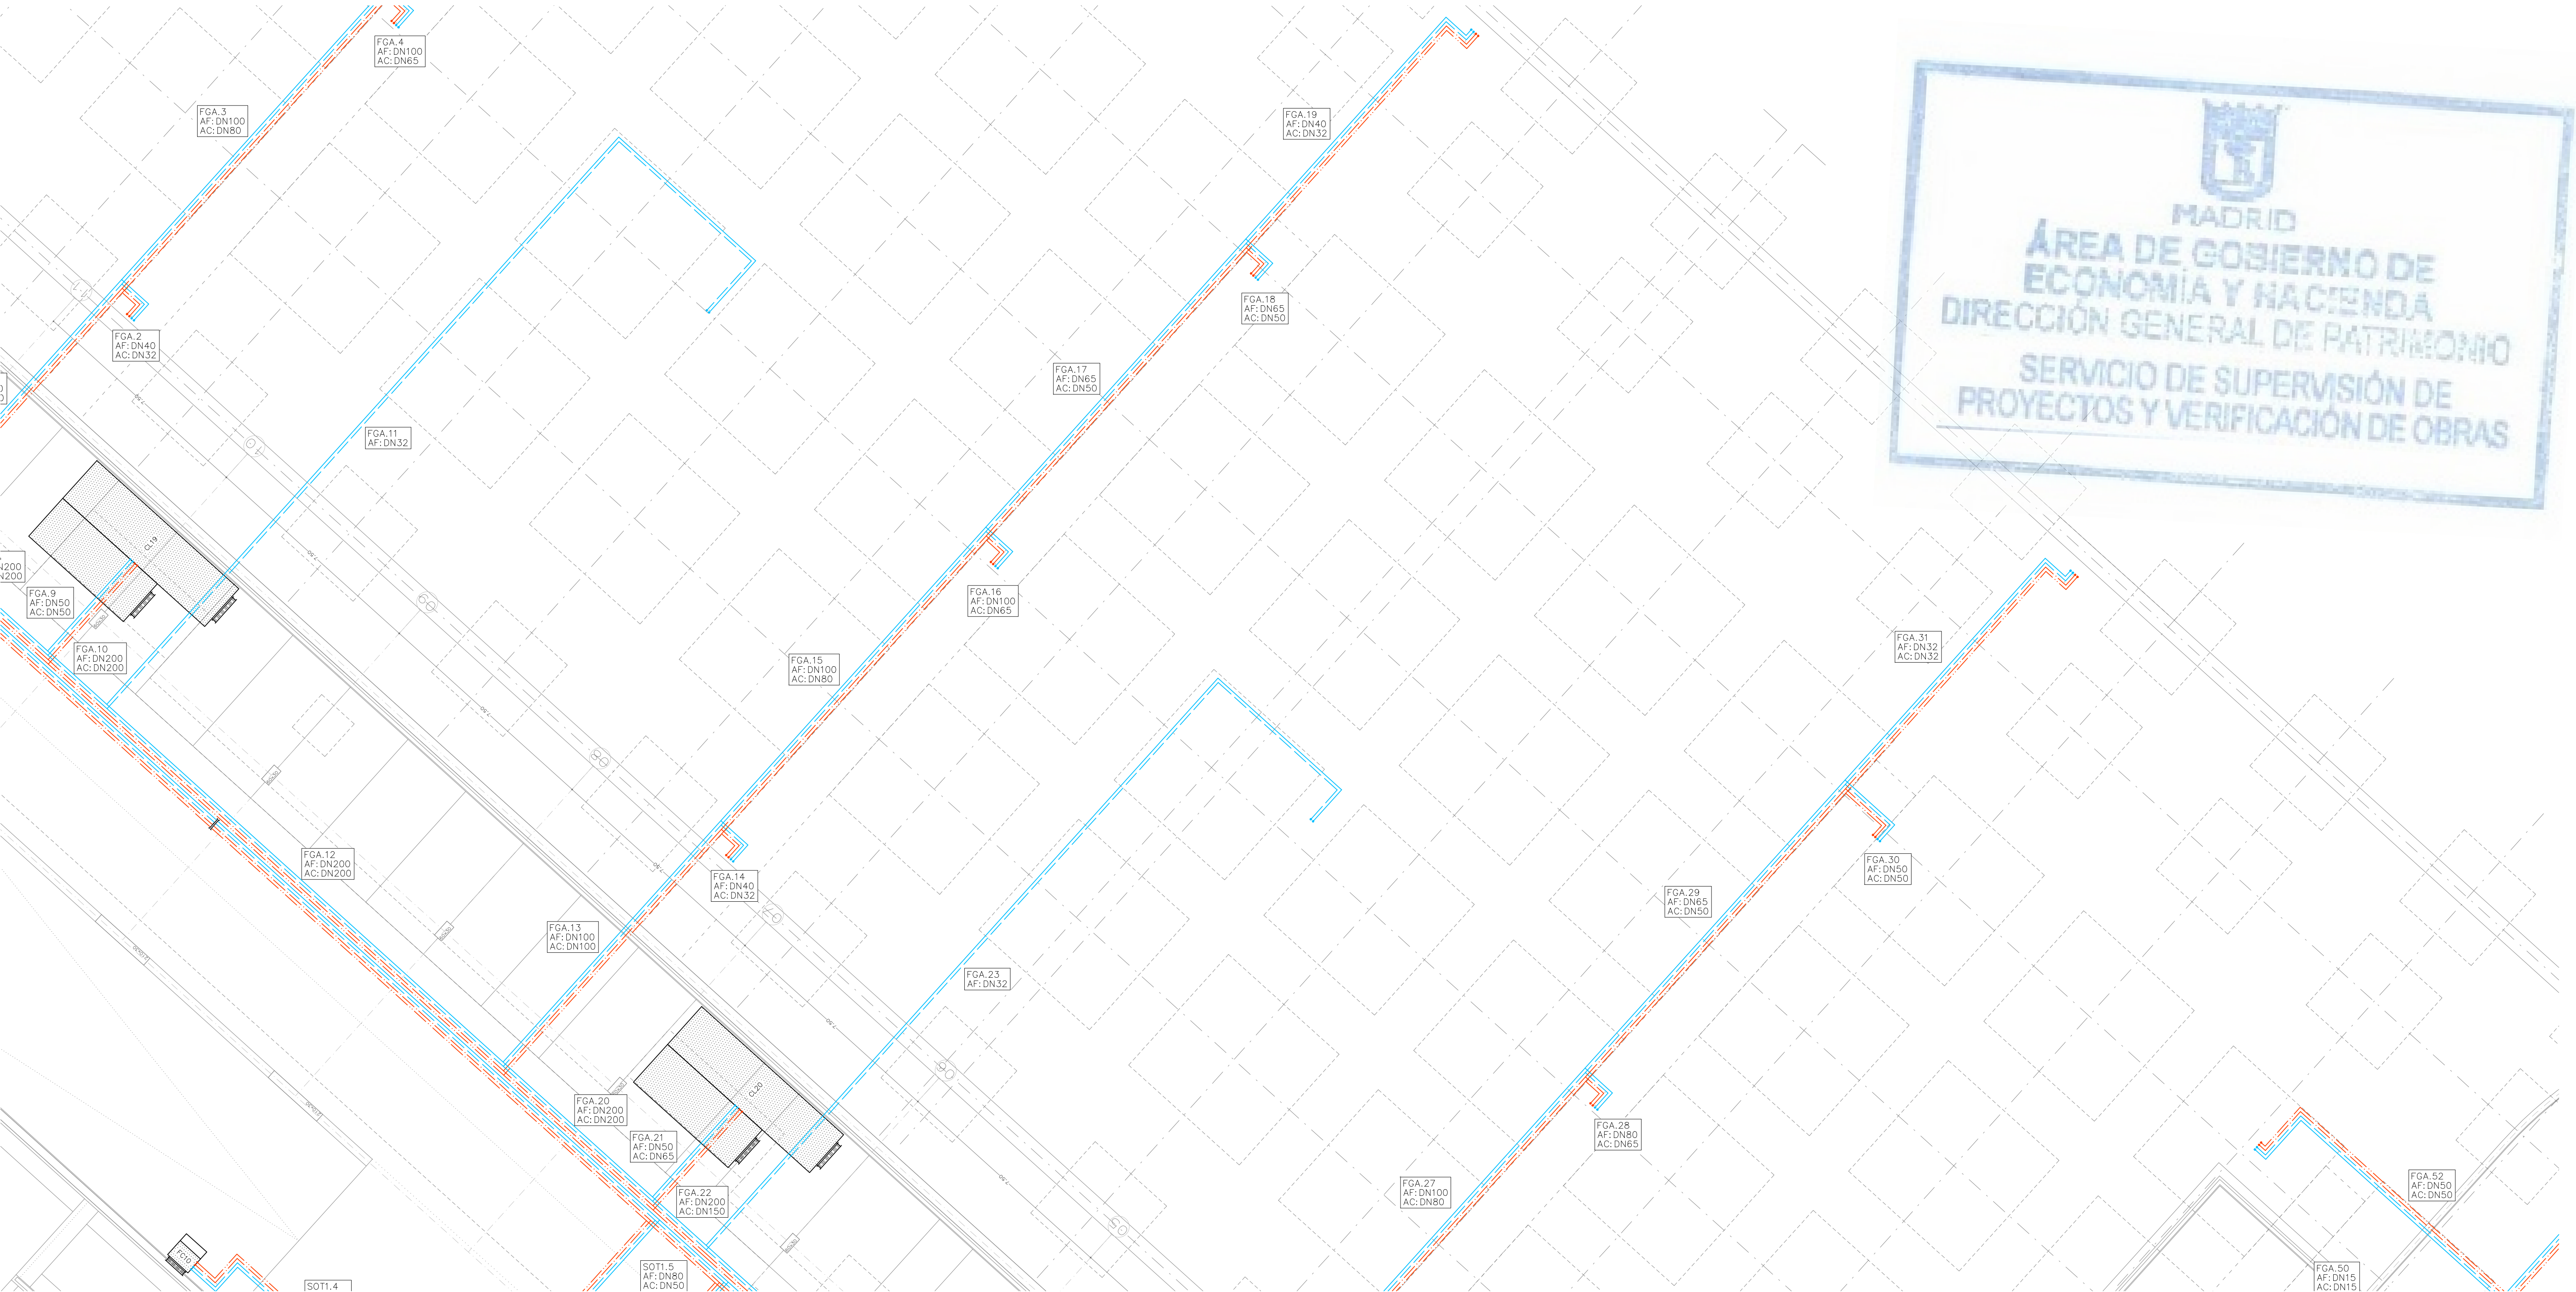

LEYENDA	
SIMBOLOGÍA	
	CIRCUITO IMPULSIÓN AGUA FRÍA
	CIRCUITO RETORNO AGUA FRÍA
	CIRCUITO IMPULSIÓN AGUA CALIENTE
	CIRCUITO RETORNO AGUA CALIENTE
	Referencia montante. Tramo Diámetro tubería
VER EN PLANO DE DETALLES: - AISLAMIENTO TÉRMICO PARA TUBERÍAS DE AGUA - VALVULERÍA ASOCIADA A SALIDA DE MONTANTE.	


-NOTA: LAS INSTALACIONES ENTERRADAS DISCURRIRÁN POR DENTRO DE LAS GALERÍAS CUYO TRAZADO ESTÁ DEFINIDO EN LOS PLANOS DEL PROYECTO DE ARQUITECTURA

LEYENDA			
EQUIPOS	REF.	DESCRIPCIÓN	
	(FC)	FANCOIL TIPO CONDUCTO	
	(FC)	FANCOIL TIPO VERTICAL	
	(CL)	CLIMATIZADOR DE 2 PISOS	
	(CL)	CLIMATIZADOR EN L	
	(CC)	CLIMATIZADOR COMPACTO	

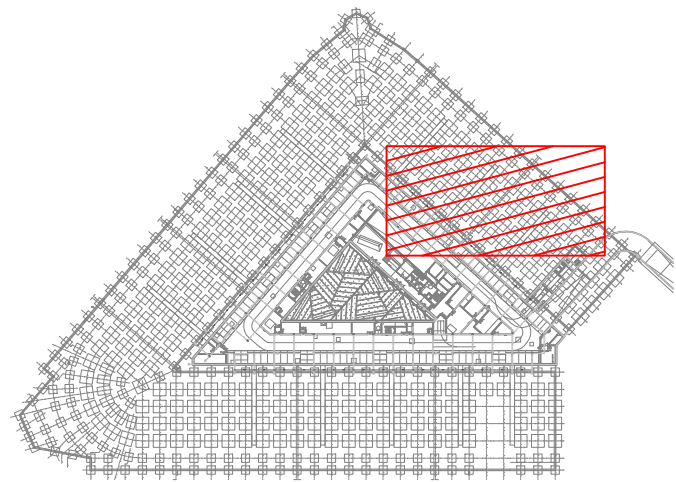

REV.	MOTIVO	FECHA


		AYUNTAMIENTO DE MADRID DIRECCIÓN GENERAL DE PATRIMONIO S.G. DE ARQUITECTURA Y CONSERVACIÓN DEL PATRIMONIO
PROYECTO: ADAPTACIÓN DEL PROYECTO PARA LA REHABILITACIÓN DEL MERCADO DE FRUTAS Y VERDURAS PROYECTO DE EJECUCIÓN		
AUTORES DEL PROYECTO: JESÚS ULARGUI AGUIRREZA DIRECCIÓN DEL PROYECTO: JIMENA ROBLES GARCÍA DE LA MATA		
EDUARDO PESQUERA GONZÁLEZ C/ Fernando Garrido 12, Local 28015, Madrid T 91 444 5433		
NÚMERO: CL52	PLANO: CLIMATIZACIÓN PLANTA: SOTANO -1 DISTRIBUCIÓN DE TUBERÍAS ZONA 3	
ESCALA: 1/100 ESCALA GRÁFICA: 1:1	FORMATO: DIN A1	FECHA: MAYO 2017

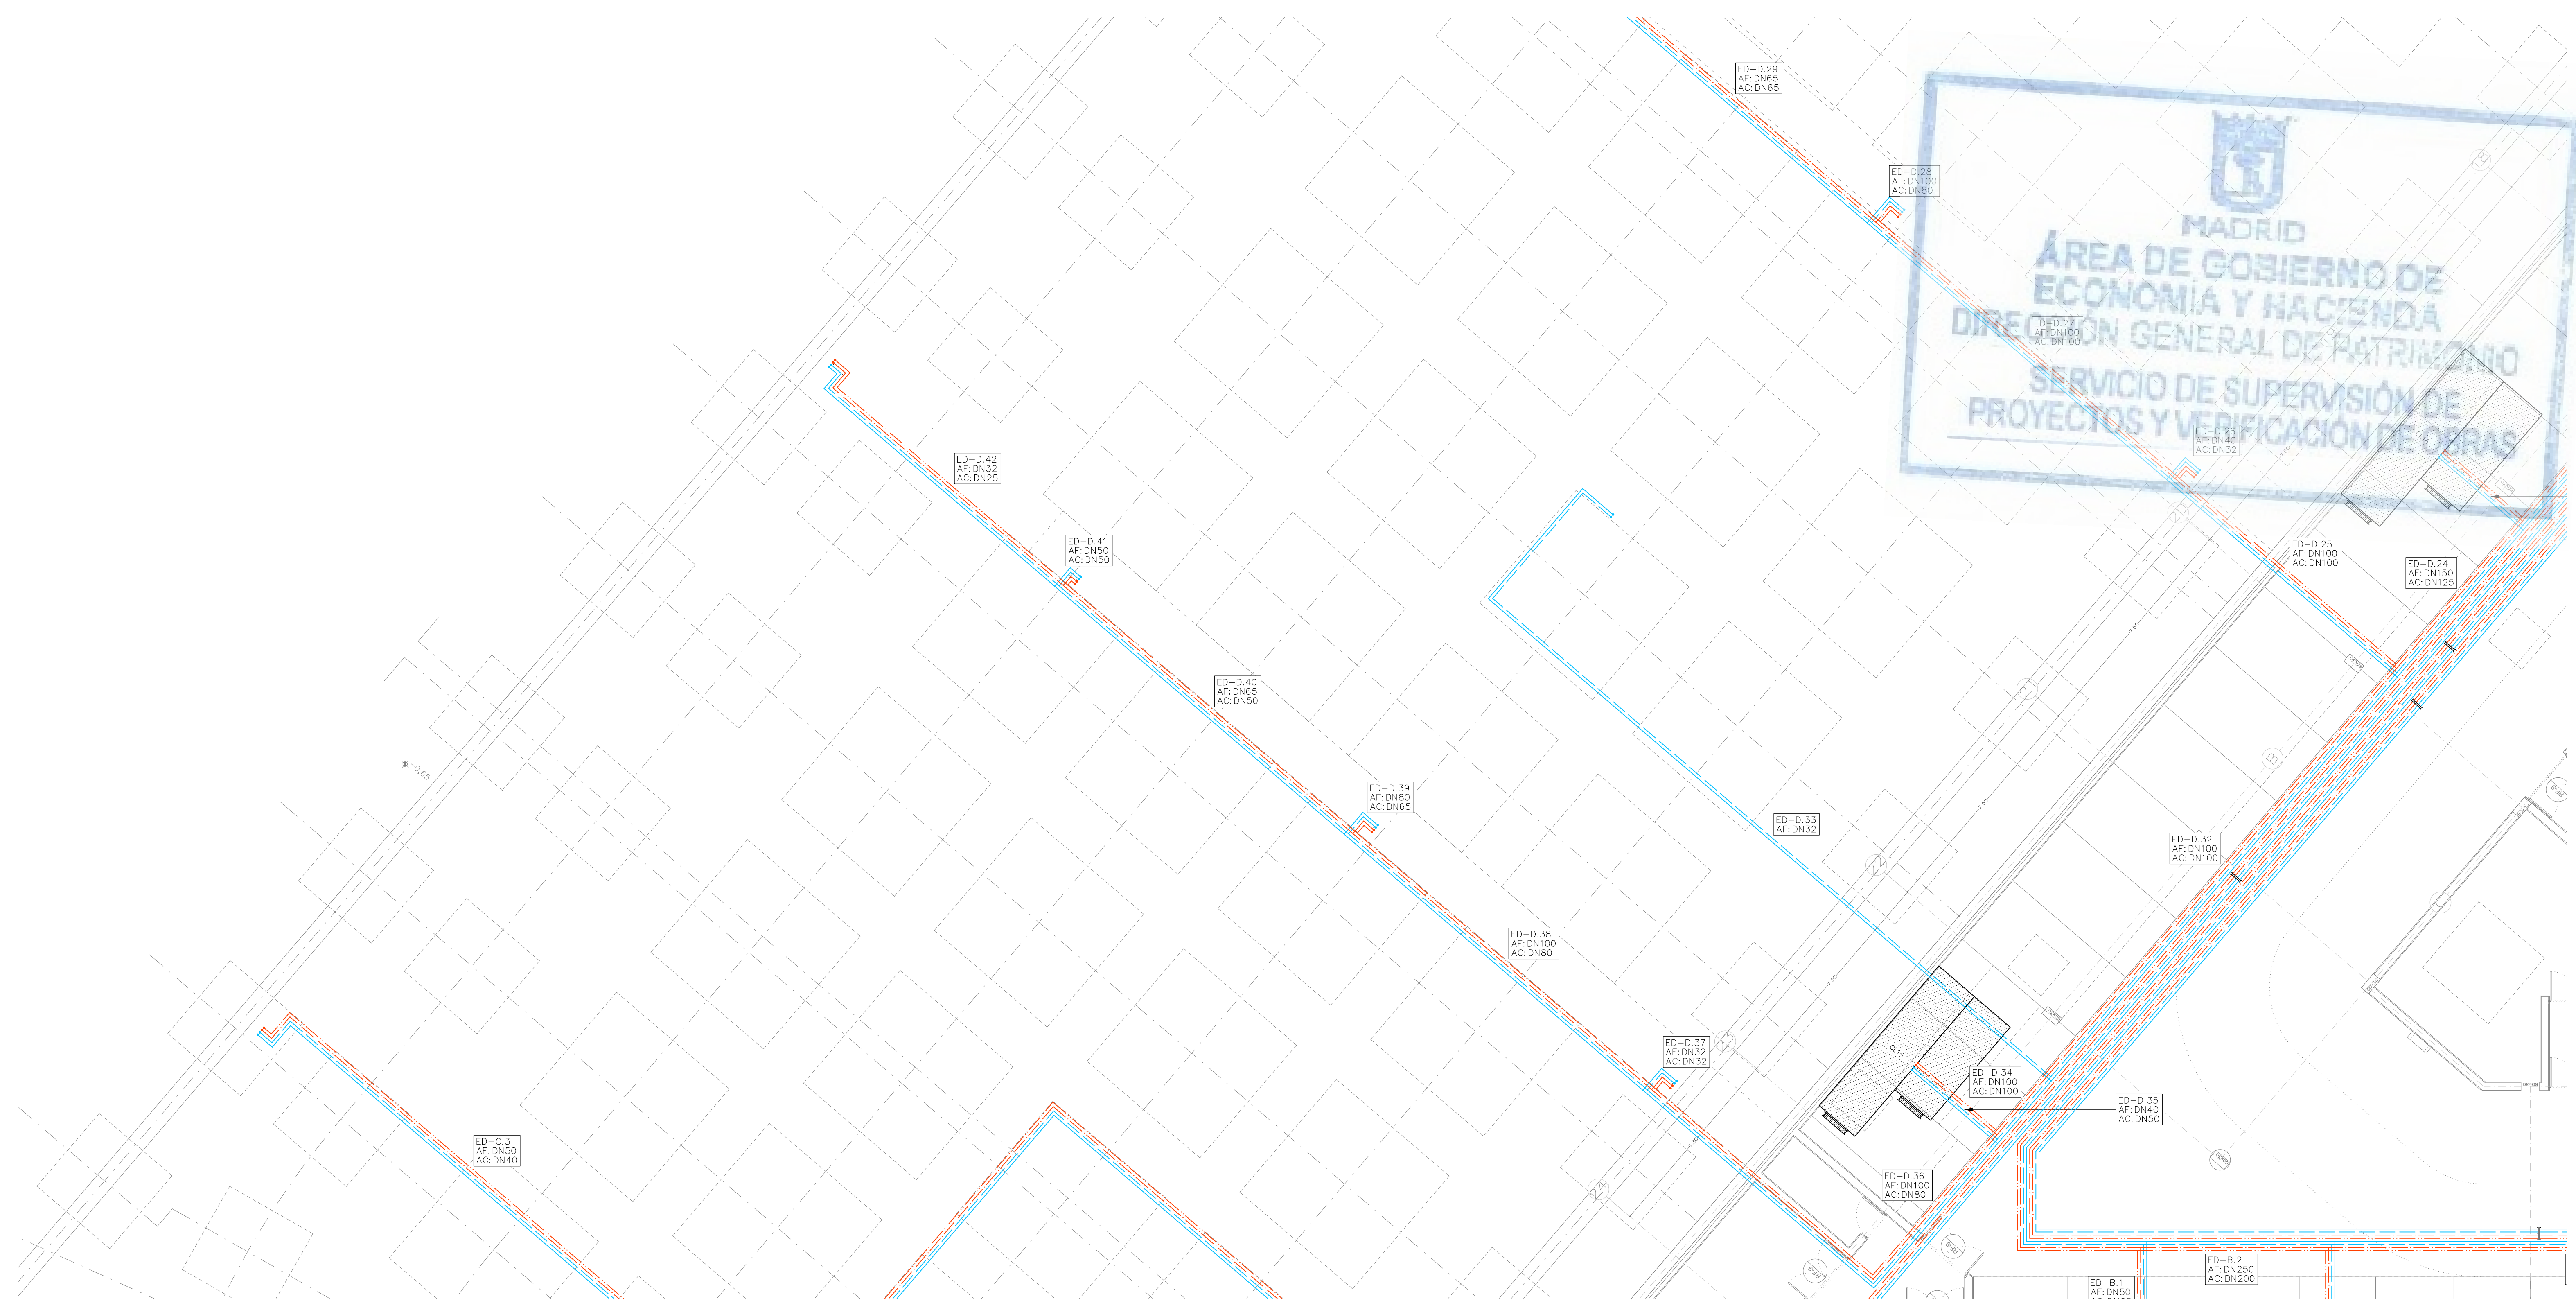


LEYENDA	
SIMBOLOGÍA	
	CIRCUITO IMPULSIÓN AGUA FRÍA
	CIRCUITO RETORNO AGUA FRÍA
	CIRCUITO IMPULSIÓN AGUA CALIENTE
	CIRCUITO RETORNO AGUA CALIENTE
	Referencia montante. Tramo Diámetro tubería
VER EN PLANO DE DETALLES: - AISLAMIENTO TÉRMICO PARA TUBERÍAS DE AGUA - VALVULERÍA ASOCIADA A SALIDA DE MONTANTE.	

—NOTA: LAS INSTALACIONES ENTERRADAS DISCURRIRÁN POR DENTRO DE LAS GALERÍAS CUYO TRAZADO ESTÁ DEFINIDO EN LOS PLANOS DEL PROYECTO DE ARQUITECTURA

LEYENDA			
EQUIPOS	REF.	DESCRIPCIÓN	
	(FC)	FANCOIL TIPO CONDUCTO	
	(FC)	FANCOIL TIPO VERTICAL	
	(CL)	CLIMATIZADOR DE 2 PISOS	
	(CL)	CLIMATIZADOR EN L	
	(CC)	CLIMATIZADOR COMPACTO	

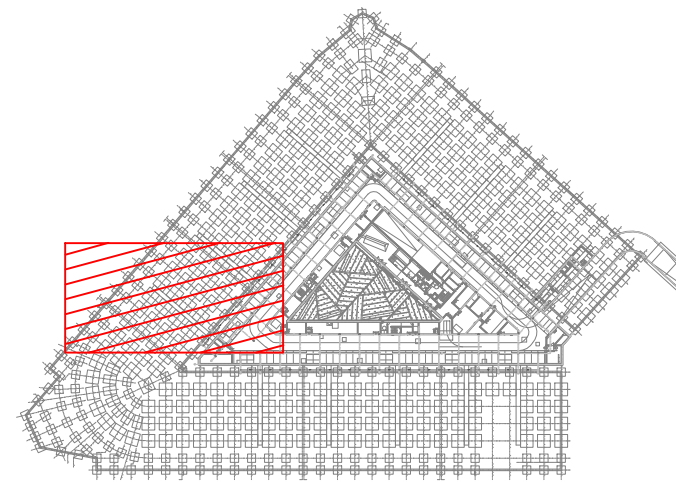


REV.	MOTIVO	FECHA
AYUNTAMIENTO DE MADRID DIRECCIÓN GENERAL DE PATRIMONIO S.G. DE ARQUITECTURA Y CONSERVACIÓN DEL PATRIMONIO		
PROYECTO: ADAPTACIÓN DEL PROYECTO PARA LA REHABILITACIÓN DEL MERCADO DE FRUTAS Y VERDURAS PROYECTO DE EJECUCIÓN AUTORES DEL PROYECTO: JESÚS ULARGUI AGUIRREZA DIRECCIÓN DEL PROYECTO: JIMENA ROBLES GARCÍA DE LA MATA		
EDUARDO PESQUERA GONZÁLEZ CLETO BARRERO SORRIBAS		
NÚMERO: CL53		
PLANO: CLIMATIZACIÓN PLANTA SOTANO -1 DISTRIBUCIÓN DE TUBERÍAS ZONA 4		
ESCALA: 1/100 ESCALA GRÁFICA: 0 1 2		
FORMATO: DIN A1 FECHA: MAYO 2017		
PESQUERA ULARGUI arquitectos s.l.p. C/Fernando Garrido12, Local 28015, Madrid E uparquitectos@uparquitectos.com T 91 4445435		

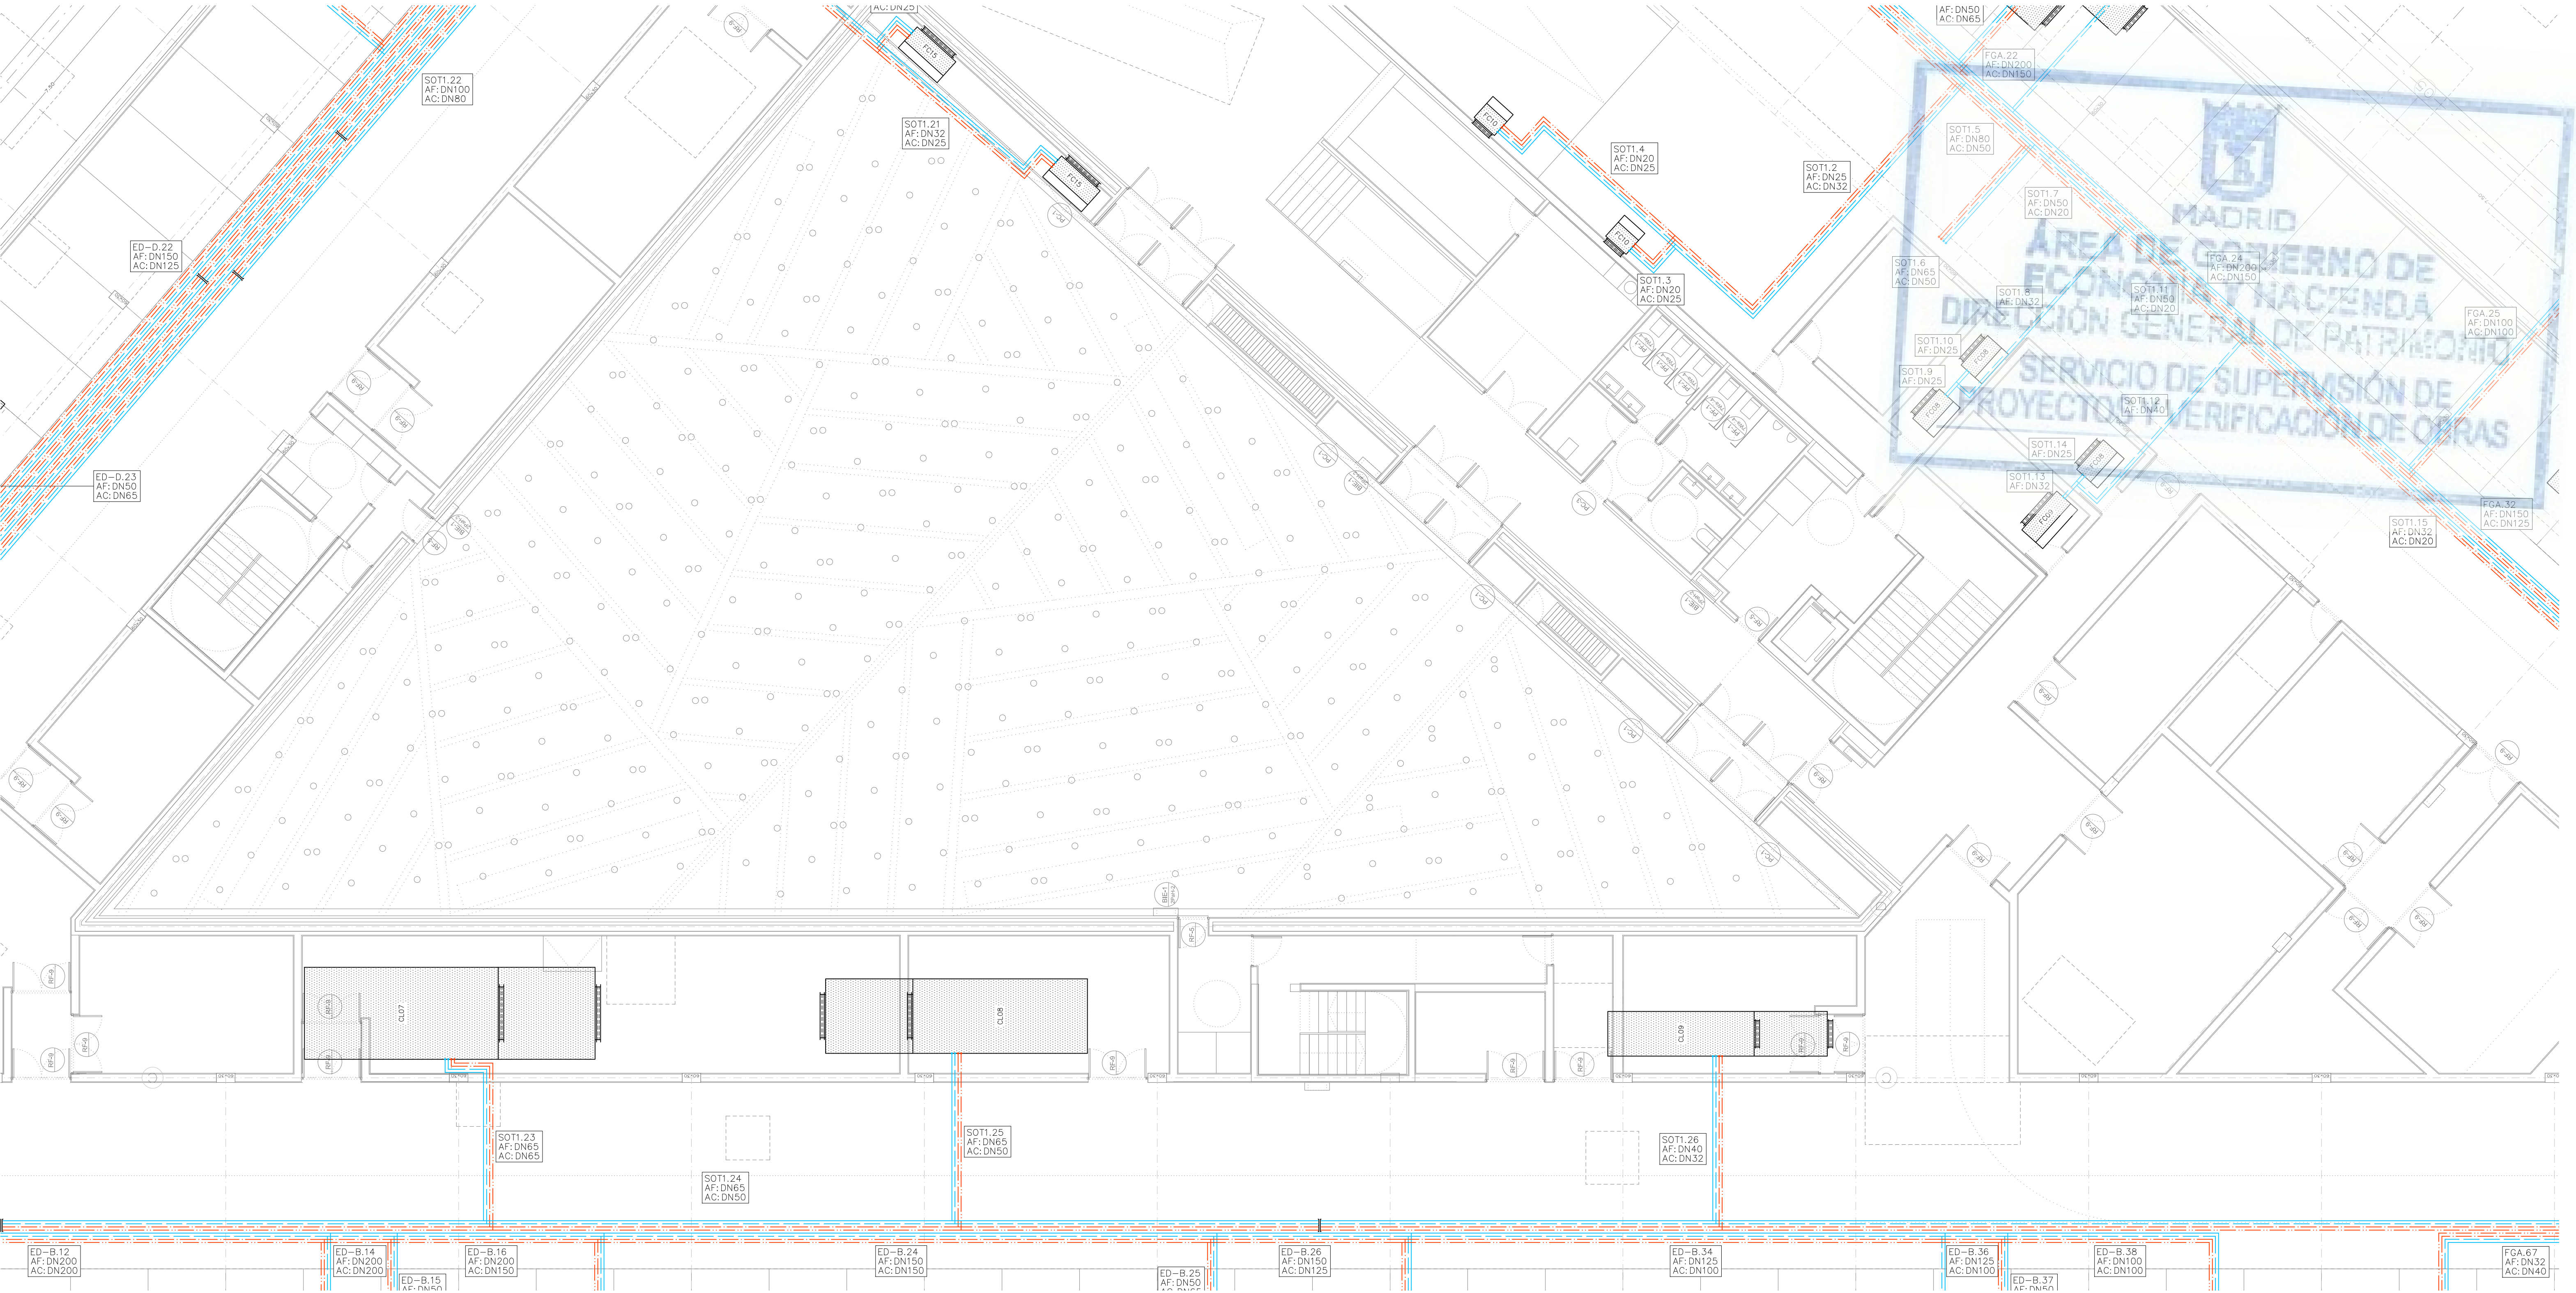

LEYENDA	
SIMBOLOGÍA	
	CIRCUITO IMPULSIÓN AGUA FRÍA
	CIRCUITO RETORNO AGUA FRÍA
	CIRCUITO IMPULSIÓN AGUA CALIENTE
	CIRCUITO RETORNO AGUA CALIENTE
	Referencia montante. Tramo Diámetro tubería
VER EN PLANO DE DETALLES:	
- AISLAMIENTO TÉRMICO PARA TUBERÍAS DE AGUA	
- VALVULERÍA ASOCIADA A SALIDA DE MONTANTE.	

-NOTA: LAS INSTALACIONES ENTERRADAS DISCURRIRÁN POR DENTRO DE LAS GALERÍAS CUYO TRAZADO ESTÁ DEFINIDO EN LOS PLANOS DEL PROYECTO DE ARQUITECTURA

LEYENDA			
EQUIPOS	REF.	DESCRIPCIÓN	
	(FC)	FANCOIL TIPO CONDUCTO	
	(FC)	FANCOIL TIPO VERTICAL	
	(CL)	CLIMATIZADOR DE 2 PISOS	
	(CL)	CLIMATIZADOR EN L	
	(CC)	CLIMATIZADOR COMPACTO	

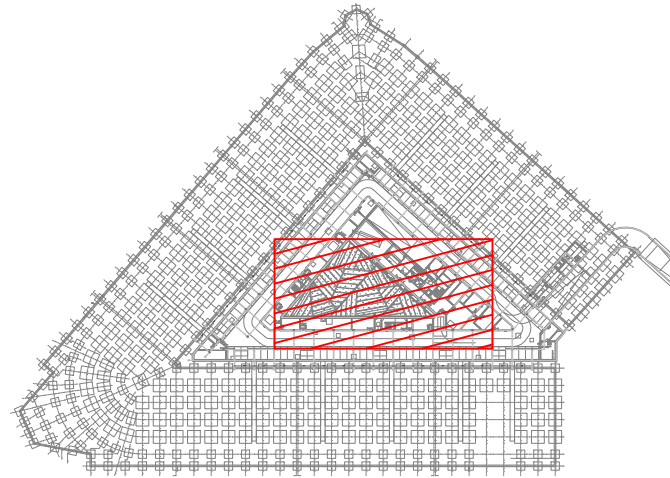

REV.	MOTIVO	FECHA

MADRID

AYUNTAMIENTO DE MADRID

DIRECCIÓN GENERAL DE PATRIMONIO

S.G. DE ARQUITECTURA Y CONSERVACIÓN DEL PATRIMONIO

PROYECTO:

ADAPTACIÓN DEL PROYECTO PARA LA REHABILITACIÓN DEL MERCADO DE FRUTAS Y VERDURAS

PROYECTO DE EJECUCIÓN

AUTORES DEL PROYECTO:

JESÚS ULARGUI AGUIRREZA

DIRECCIÓN DEL PROYECTO:

JIMENA ROBLES GARCÍA DE LA MATA

EDUARDO PESQUERA GONZÁLEZ

CLETO BARRERO SORRIBAS

NÚMERO:

CL54

PLANO:

CLIMATIZACIÓN

PLANTA: SÓTANO -1

DISTRIBUCIÓN DE TUBERÍAS

ZONA: 5

ESCALA:

1/100

FORMATO:

DIN A1

FECHA:

MAYO 2017

ESCALA GRÁFICA:

11

15

PESQUERA ULARGUI arquitectos s.l.p.

C/Fernando Garrido12, Local. 28015, Madrid

E.uparquitectos@uparquitectos.com


T.914445435


CL54_CL54.dwg







-NOTA: LAS INSTALACIONES ENTERRADAS DISCURRIRÁN POR DENTRO DE LAS GALERÍAS CUYO TRAZADO ESTÁ DEFINIDO EN LOS PLANOS DEL PROYECTO DE ARQUITECTURA

	(CC)	CLIMATIZADOR COMPACTO
--	------	-----------------------

 
CL45-CL84.dwg

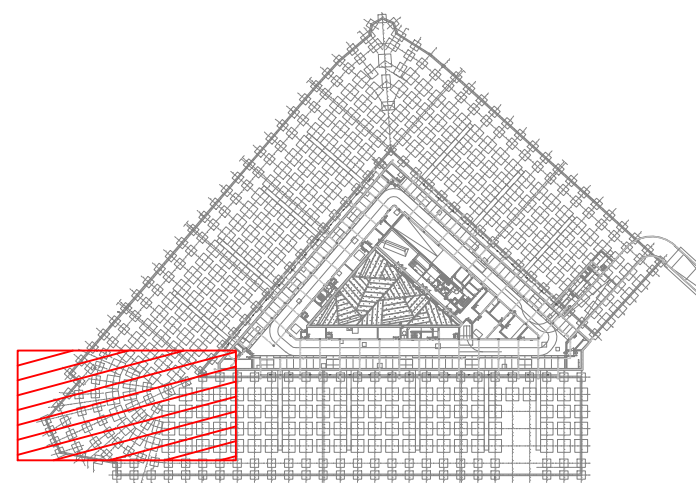

    LEYENDA		
EQUIPOS	REF.	DESCRIPCIÓN
	(FC)	FANCOIL TIPO CONDUCTO
	(FC)	FANCOIL TIPO VERTICAL
	(CL)	CLIMATIZADOR DE 2 PISOS
	(CL)	CLIMATIZADOR EN L
	(CC)	CLIMATIZADOR COMPACTO

REV	MOTIVO	FECHA	

CL45-CL84.dox

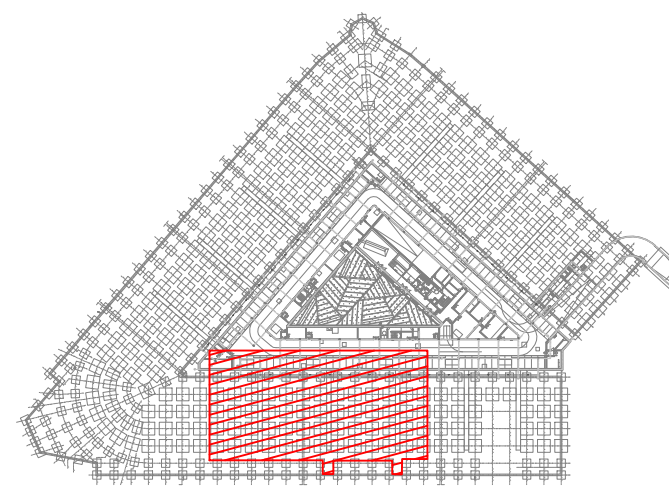

LEYENDA	
	CIRCUITO IMPULSIÓN AGUA FRIA
	CIRCUITO RETORNO AGUA FRIA
	CIRCUITO IMPULSIÓN AGUA CALIENTE
	CIRCUITO RETORNO AGUA CALIENTE

M.x.x
DNx

Referencia montante. Tramo
 Diámetro tubería


VER EN PLANO DE DETALLES:

- AISLAMIENTO TÉRMICO PARA TUBERÍAS DE AGUA
- VALVULERÍA ASOCIADA A SALIDA DE MONTANTE.

—NOTA: LAS INSTALACIONES ENTERRADAS DISCURRIRÁN POR DENTRO DE LAS GALERÍAS CUYO TRAZADO ESTÁ DEFINIDO EN LOS PLANOS DEL PROYECTO DE ARQUITECTURA

REV.	MOTIVO	FECHA
 AYUNTAMIENTO DE MADRID DIRECCIÓN GENERAL DE PATRIMONIO S.D. DE ARQUITECTURA Y CONSERVACIÓN DEL PATRIMONIO		
PROYECTO: ADAPTACIÓN DEL PROYECTO PARA LA REHABILITACIÓN DEL MERCADO DE FRUTAS Y VERDURES PROYECTO DE EJECUCIÓN		
AUTORES DEL PROYECTO:  		
JESÚS ULARRUI AGUIRREZA EDUARDO PESQUERA AGUIRREZA		
DIRECCIÓN DEL PROYECTO: LINDA ROBLES GARCÍA DE LA MATA CLETO BARRERO SORRIVAS		
NÚMERO: CL57	PLANO: CLIMATIZACIÓN PLANTA SOTANO - 1 DISTRIBUCIÓN DE TUBERÍAS ZONA B	FECHA: MAYO 2017 T 91 46445423
ESCALA GRÁFICA: 1:100 ESCALA GRÁFICA: 1:100 PESQUERA ULARRUI arquitectos s.l.p. E: uparquetecno@uparquetecno.com		
C/ Fernando Gamito 12, Local 28015, Madrid		

CL45-CL84.dwg

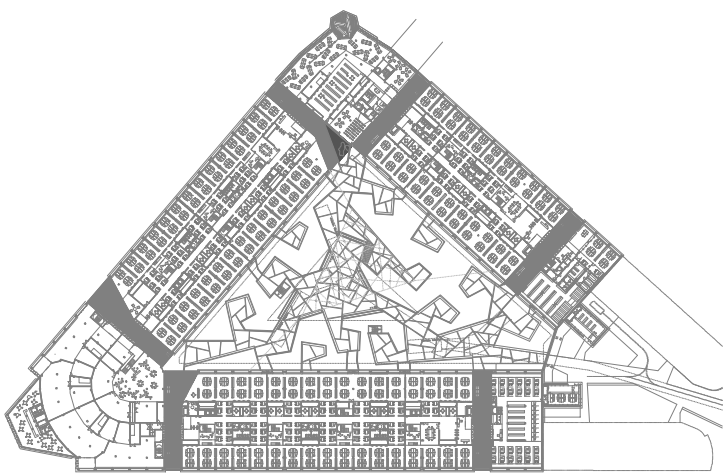

REV.	MOTIVO	FECHA

	MADRID	AYUNTAMIENTO DE MADRID DIRECCIÓN GENERAL DE PATRIMONIO S.G. DE ARQUITECTURA Y CONSERVACIÓN DEL PATRIMONIO
PROYECTO: ADAPTACIÓN DEL PROYECTO PARA LA REHABILITACIÓN DEL MERCADO DE FRUTAS Y VERDURAS PROYECTO DE EJECUCIÓN		
AUTORES DEL PROYECTO: JESÚS ULARGUI AGUIRRE EDUARDO PESQUERA GONZÁLEZ		
DIRECCIÓN DEL PROYECTO: JIMENA ROBLES GARCÍA DE LA MATA CLETO BARRERO SORRINIS		
NÚMERO: CL60	PLANO: CLIMATIZACIÓN PLANTA BAJA DISTRIBUCIÓN DE TUBERÍAS	
ESCALA: 1/200	FORMATO: DIN A1	FECHA: MAYO 2017
ESCALA GRÁFICA: 0 10 20 30 40 50 60 70 80 90 100		
PESQUERA ULARGUI arquitectos s.l.p. C/Fernando Garrido12, Local. 28015, Madrid E uparquitectos@uparquitectos.com T 914445433		