
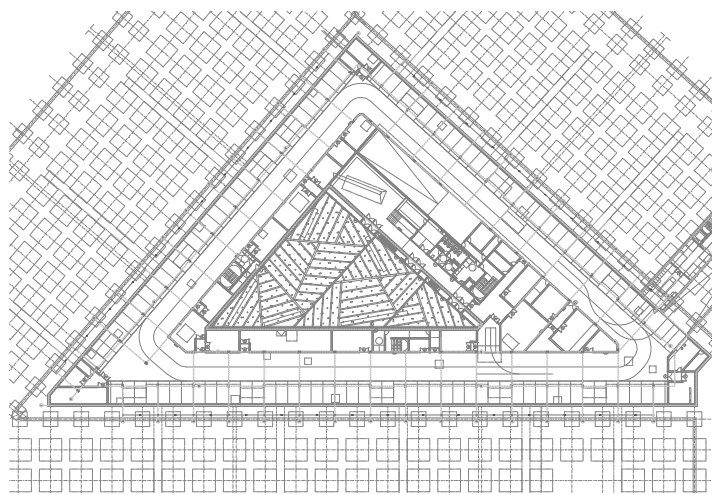


REV. MOTIVO		FECHA	
 AYUNTAMIENTO DE MADRID DIRECCIÓN GENERAL DE PATRIMONIO S.D. DE ARQUITECTURA Y CONSERVACIÓN DEL PATRIMONIO			
PROYECTO: ADAPTACIÓN DEL PROYECTO PARA LA REHABILITACIÓN DEL MERCADO DE FRUTAS Y VERDURAS PROYECTO DE EJECUCIÓN			
AUTORES DEL PROYECTO: 			
JESÚS ULLARGUI AGUIRREZA DIRECCIÓN DEL PROYECTO:		EDUARDO PESQUERA GONZÁLEZ CLETO BARRERO SORRIVAS	
JENENA ROBLES GARCÍA DE LA MATA			
NOMBRE: CO01		PLANO: COMUNICACIONES PLANTA SOTANO – 2 DISTRIBUCIÓN	
ESCALA: 1/100 Escala: 1:100		FORMATO: DIN A1	
FECHA: MAYO 2017			
PROYECTISTA: ULLARGUI arquitectos s.l.p. E. ullargui@ullargui.com		LOCALIDAD: Madrid C/Fernando Garrido12, Local. 2015. 28015. Madrid T. 91464454	

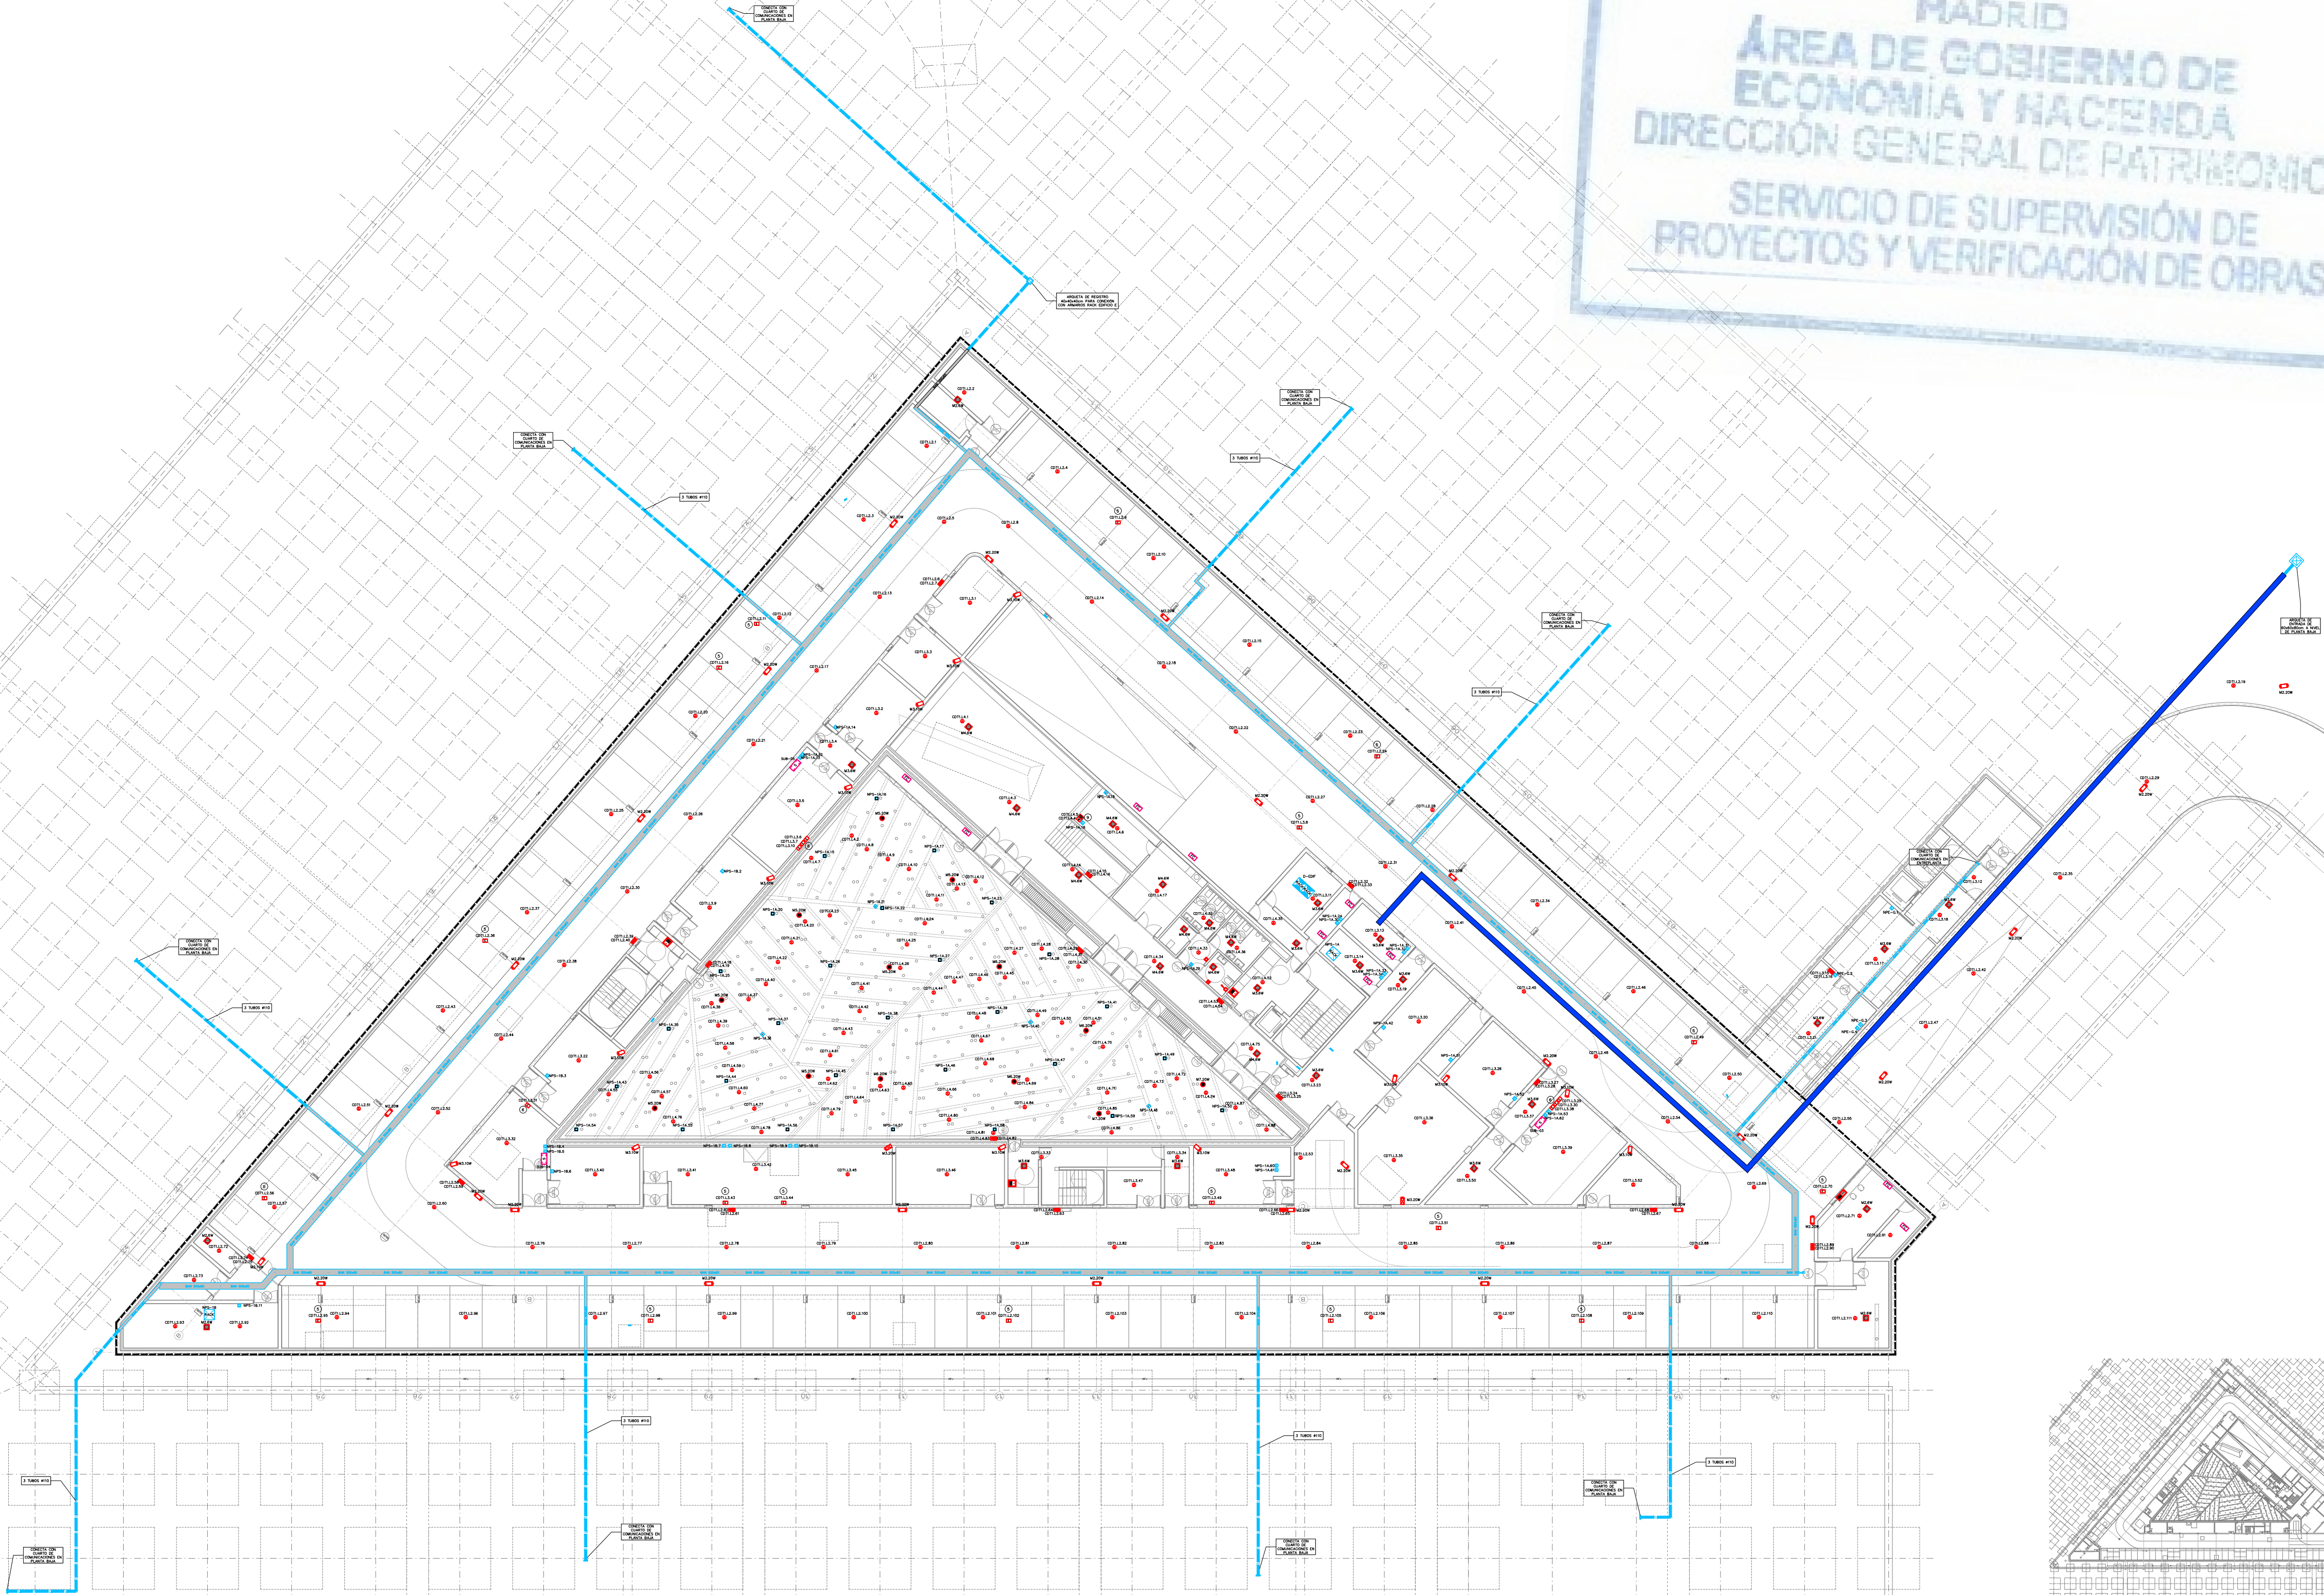

REV	MOTIVO	FECHA


AYUNTAMIENTO DE MADRID DIRECCIÓN GENERAL DE PATRIMONIO S.D. DE ARQUITECTURA Y CONSERVACIÓN DEL PATRIMONIO	AYUNTAMIENTO DE MADRID DIRECCIÓN GENERAL DE PATRIMONIO S.D. DE ARQUITECTURA Y CONSERVACIÓN DEL PATRIMONIO
PROYECTO: ADAPTACIÓN DEL PROYECTO PARA LA REHABILITACIÓN DEL MERCADO DE FRUTAS Y VERDURAS PROYECTO DE EJECUCIÓN	PROYECTO: ADAPTACIÓN DEL PROYECTO PARA LA REHABILITACIÓN DEL MERCADO DE FRUTAS Y VERDURAS PROYECTO DE EJECUCIÓN
AUTORES DEL PROYECTO: JESÚS ULARGUI AGUIRREZA	AUTORES DEL PROYECTO: EDUARDO PESQUERA GONZÁLEZ
DIRECCIÓN DEL PROYECTO: JINEBA ROBLES GARCÍA DE LA MATA	DIRECCIÓN DEL PROYECTO: CLETO BARRERO SORRIVAS


NÚMERO: C002	PLANO: COMUNICACIONES PLANTA SÓTANO -1 DISTRIBUCIÓN
ESCALA: 1/300	FORMATO: DIN A1
FECHA: MAYO 2017	FECHA: MAYO 2017
PESQUERA ULARGUI arquitectos s.l.s. E. uporquitecta@uparquitectos.com	28015, Madrid C/ Fernando Garrido12, Local T 914454333




LEYENDA	DE SISTEMA DE AVISOS EN ASEOS ADAPTADOS	
SIMBOLOGÍA	DESCRIPCIÓN	NOTAS
	UNIDAD DE CONTROL CON ALIMENTADOR Y ALARMA ÓPTICO-ACÚSTICA PARA SISTEMA DE AVISOS EN ASEOS ADAPTADOS.	
	MECANISMOS CON BOTÓN DE LLAMADA Y DE TIRADOR PARA WC PARA SISTEMA DE AVISOS EN ASEOS ADAPTADOS Y BOTÓN DE CANCELACIÓN DE LLAMADA	
	MECANISMOS CON BOTÓN DE LLAMADA Y DE TIRADOR PARA WC PARA SISTEMA DE AVISOS EN ASEOS ADAPTADOS Y BOTÓN DE CANCELACIÓN DE LLAMADA	
	PUESTO CENTRAL DE SISTEMA DE AVISOS EN ASEOS ADAPTADOS CON ALIMENTADOR, PULSADOR PARA CANCELACIÓN TEMPORAL DEL ZUMBIDO, Y ALARMA ÓPTICO-ACÚSTICA	

LEYENDA	DE SISTEMA DE GESTIÓN	
SIMBOLOGÍA	DESCRIPCIÓN	NOTAS
	SUBESTACIÓN DE GESTIÓN TÉCNICA	
	PUESTO DE CONTROL SISTEMA DE GESTIÓN TÉCNICA	
	CONTROLADOR DE FANCOIL	
	CONTROLADOR PARA 2 FANCOILS	

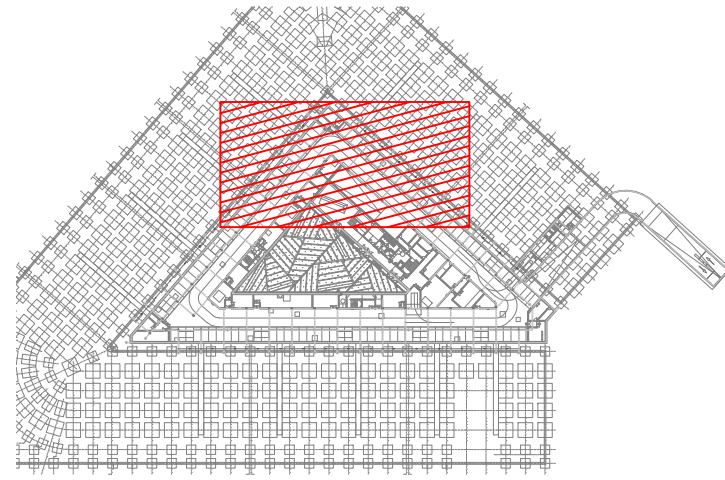

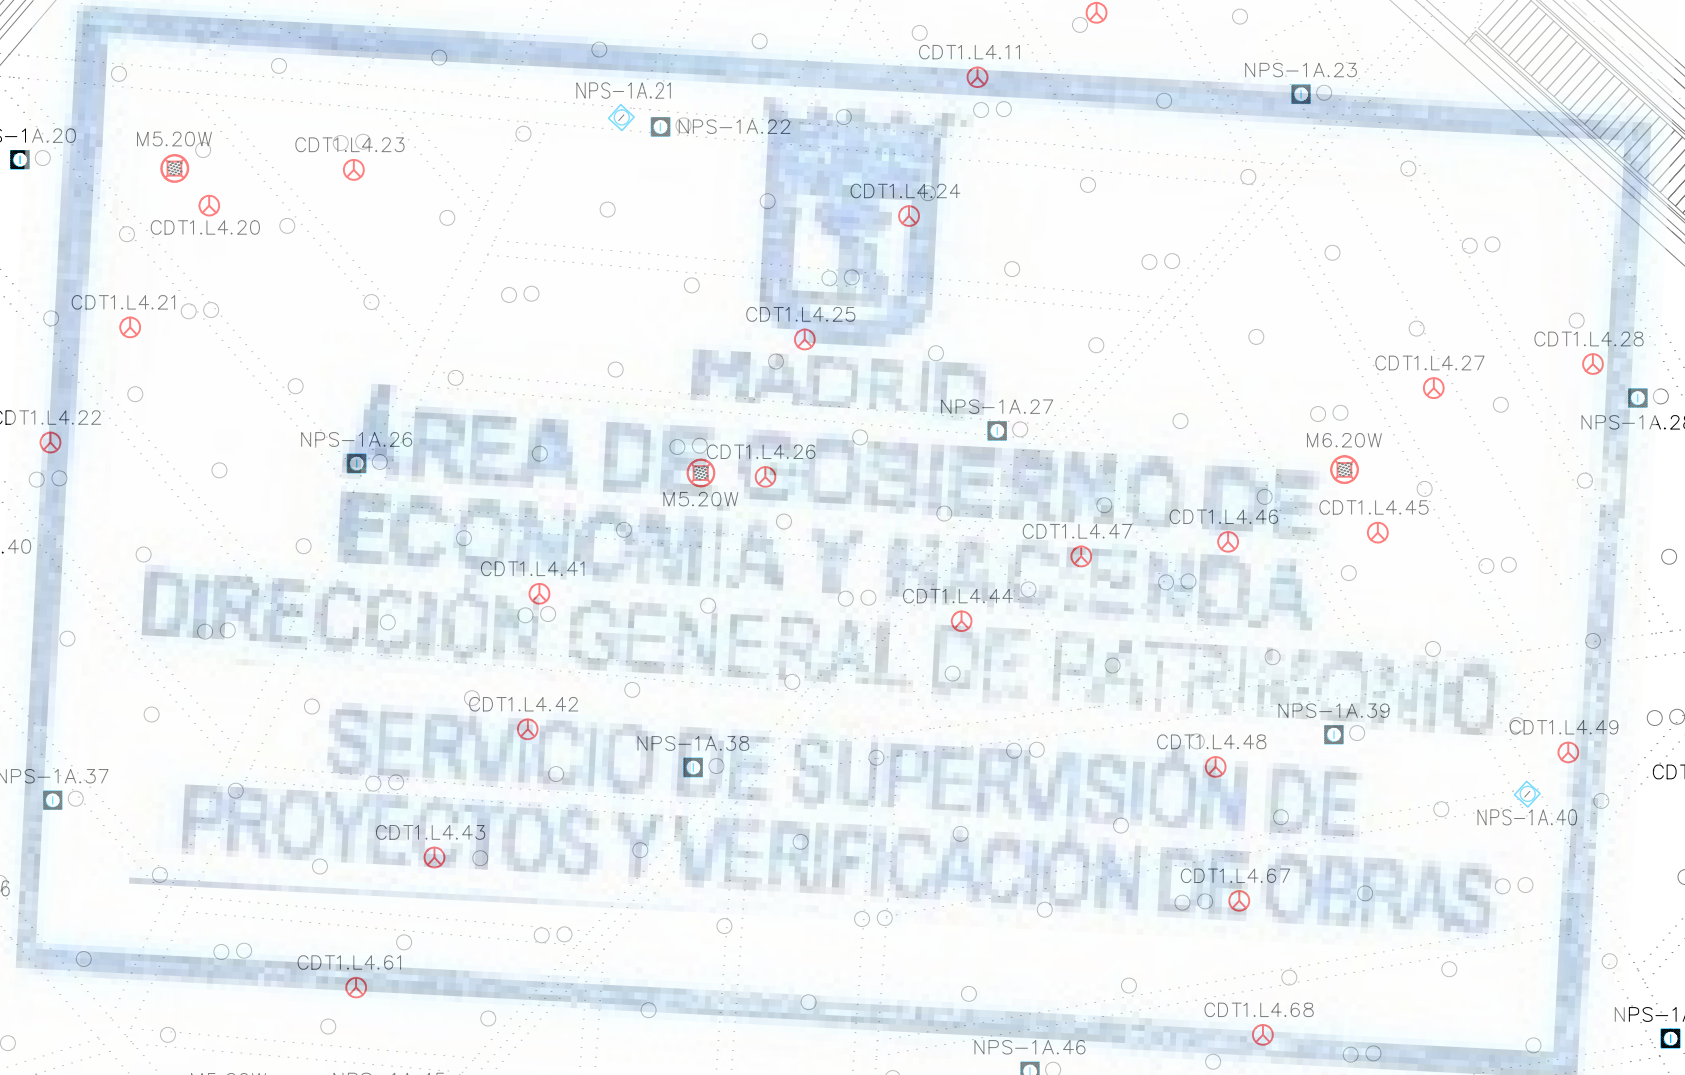

© 2006 The Authors
Journal compilation © 2006 Blackwell Publishing Ltd

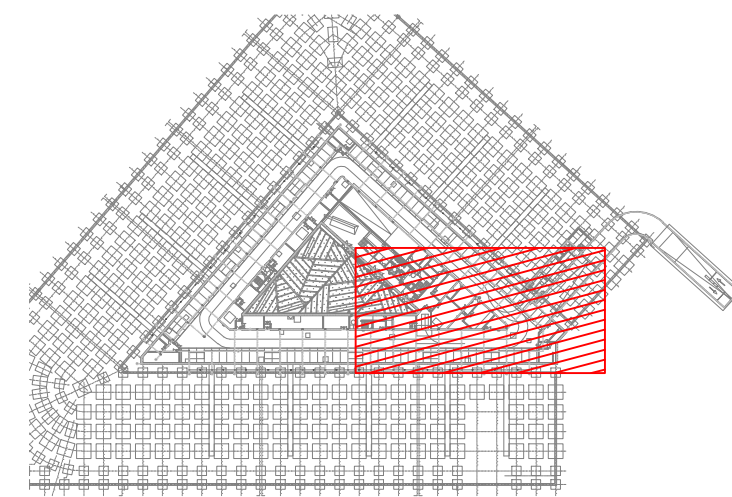

LEYENDA DE SISTEMA DE GESTIÓN		
SIMBOLOGÍA	DESCRIPCIÓN	NOTAS
	SUBESTACION DE GESTIÓN TÉCNICA	
	PUESTO DE CONTROL SISTEMA DE GESTIÓN TÉCNICA	
	CONTROLADOR DE FANCOIL	
	CONTROLADOR PARA 2 FANCOILS	




LEYENDA DE MEGAFONIA		
SIMBOLOGIA	DESCRIPCION	NOTAS
	CENTRAL DE MEGAFONIA	
M1-20W 	PROYECTOR SONORO CON SELECCIÓN 2,5-5-10-20W PARA LINEA DE 100V	
M1-10W 	PROYECTOR SONORO CON SELECCIÓN 1,25-2,5-5-10W PARA LINEA DE 100V	
M1-10W 	PROYECTOR SONORO BIDIRECCIONAL CON SELECCIÓN 1,25-2,5-5-10W PARA LINEA DE 100V	
M1.1/3W. 	ALTAVOZ PARA EMPOTRAR EN FALSO TECHO CON SELECCIÓN 1,5-3-6W PARA LINEA DE 100V	
	ALTAVOZ INSTALADO EN PARED (EMPOTRADO EN BANDEAU) CON SELECCIÓN 1,5-3-6W PARA LINEA DE 100V	
	ALTAVOZ DE MONTAJE SUPERFICIE CON SELECCIÓN 1,5-3-6W PARA LINEA DE 100V	
M1-20W 	ALTAVOZ TIPO ESFERA SUSPENDIDA EN TECHO CON SELECCIÓN 2,5-5-10-20W PARA LINEA DE 100V	

SIMBOLOGÍA	DESCRIPCIÓN	NOTAS
	MÓDULO DE CONTROL DIRECCIONAL INDIVIDUALMENTE PARA 6 SALIDAS DE RELE Y AISLADOR DE CORTOCIRCUITO	
	MÓDULO DE CONTROL PARA CIRCUITOS A 230 VAC DIRECCIONAL INDIVIDUALMENTE Y AISLADOR DE CORTOCIRCUITO	
	ELECTROMÁN RETENEDOR DE PUERTA	
F.ALIM.1 	FUENTE DE ALIMENTACIÓN CON BATERÍAS	

	MANIOBRA DE EMERGENCIA DEL ASCENSOR
	SUPERVISIÓN DE POSICIÓN MANUAL/AUTOMÁTICO Y AVERÍA DEL GRUPO DE PRESIÓN CONTRAINENDOS
	DESBLOQUEO DE PUERTAS ELÉCTRICAS Y/O TORNOS PARA EVACUACIÓN
	ACTUACIÓN SOBRE SISTEMA DE COMPUTAS COMPUTERS DE SECTORIZACIÓN DE CONDUCTOS DE CLIMATIZACIÓN Y SUPERVISIÓN DE ESTADO
	PARO DE CLIMATIZADORES
	ACCIONAMIENTO DE VENTILADOR DE SOBREPRESIÓN DE ESCALERA/VESTIBULO PROTEGIDO, ACTUACIÓN SOBRE CUADRO ELÉCTRICO DEL VENTILADOR
	LIBERACIÓN DE PUERTA DE SECTORIZACIÓN RETENIDA ABIERTA Y VERIFICACIÓN DE CIERRE
	SUPERVISIÓN DE ESTADO ABIERTA DE VÁLVULA DE CORTE DE LA RED DE BIE
	CIERRE/ALARMA DE CORTINA CORTAFUEGOS, MONITORIZACIÓN DE FINALES DE CARRERA DE VÁLVULA Y DETECTOR DE FLUJO DE ROTACIONES Y ACTIVACIÓN DE CORTINA

LEYENDA DE SISTEMA DE AVISOS EN ASEOS ADAPTADOS		
SIMBOLOGÍA	DESCRIPCIÓN	NOTAS
	UNIDAD DE CONTROL CON ALIMENTADOR Y ALARMA ÓPTICO-ACÚSTICA PARA SISTEMA DE AVISOS EN ASEOS ADAPTADOS.	
	MECANISMOS CON BOTÓN DE LLAMADA Y DE TIRADOR PARA WC PARA SISTEMA DE AVISOS EN ASEOS ADAPTADOS Y BOTÓN DE CANCELACIÓN DE LLAMADA	
	MECANISMOS CON BOTÓN DE LLAMADA Y DE TIRADOR PARA WC PARA SISTEMA DE AVISOS EN ASEOS ADAPTADOS Y BOTÓN DE CANCELACIÓN DE LLAMADA	
	PUESTO CENTRAL DE SISTEMA DE AVISOS EN ASEOS ADAPTADOS CON ALIMENTADOR, PULSADOR PARA CANCELACIÓN TEMPORAL DEL ZUMBIDO, Y ALARMA ÓPTICO-ACÚSTICA	

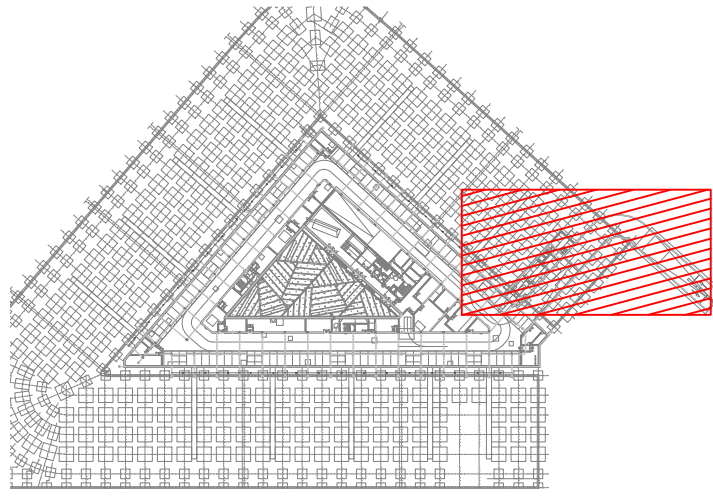

1000




LEYENDA DE MEGAFONIA		
SIMBOLOGIA	DESCRIPCIÓN	NOTAS
	CENTRAL DE MEGAFONIA	
M1-20W 	PROYECTOR SONORO CON SELECCIÓN 2,5-5-10-20W PARA LINEA DE 100V	
M1-10W 	PROYECTOR SONORO CON SELECCIÓN 1,25-2,5-5-10W PARA LINEA DE 100V	
M1-10W 	PROYECTOR SONORO BIDIRECCIONAL CON SELECCIÓN 1,25-2,5-5-10W PARA LINEA DE 100V	
M1.1/3W. 	ALTAVOZ PARA EMPOTRAR EN FALSO TECHO CON SELECCIÓN 1,5-3-6W PARA LINEA DE 100V	
	ALTAVOZ INSTALADO EN PARED (EMPOTRADO EN BANDEAU) CON SELECCIÓN 1,5-3-6W PARA LINEA DE 100V	
	ALTAVOZ DE MONTAJE SUPERFICIE CON SELECCIÓN 1,5-3-6W PARA LINEA DE 100V	
M1-20W 	ALTAVOZ TIPO ESFERA SUSPENDIDA EN TECHO CON SELECCIÓN 2,5-5-10-20W PARA LINEA DE 100V	

SIMBOLOGÍA	DESCRIPCIÓN	NOTAS
	MÓDULO DE CONTROL DIRECCIONAL INDIVIDUALMENTE PARA 6 SALIDAS DE RELE Y AISLADOR DE CORTOCIRCUITO	
	MÓDULO DE CONTROL PARA CIRCUITOS A 230 VAC DIRECCIONALMENTE INDIVIDUALMENTE Y AISLADOR DE CORTOCIRCUITO	
	ELECTROMÁN RETENEDOR DE PUERTA	
F.ALUM.1 	FUENTE DE ALIMENTACIÓN CON BATERÍAS	

1	MANIOBRA DE EMERGENCIA DEL ASCENSOR
2	SUPERVISIÓN DE POSICIÓN MANUAL/AUTOMÁTICO Y AVERÍA DEL GRUPO DE PRESIÓN CONTRAINCENDIOS
3	DESBLOQUEO DE PUERTAS ELÉCTRICAS Y/O TORNOS PARA EVACUACIÓN
4	ACTUACIÓN SOBRE SISTEMA DE COMPUERTAS COMPUERTAS DE SECTORIZACIÓN DE CONDUCTOS DE CLIMATIZACIÓN Y SUPERVISIÓN DE ESTADO
5	PARO DE CLIMATIZADORES
6	ACCIONAMIENTO DE VENTILADOR DE SOBREPRESIÓN DE ESCALERA/VESTIBULO PROTEGIDO. ACTUACIÓN SOBRE CUADRO ELÉCTRICO DEL VENTILADOR
7	LIBERACIÓN DE PUERTA DE SECTORIZACIÓN RETENIDA ABIERTA Y VERIFICACIÓN DE CIERRE
8	SUPERVISIÓN DE ESTADO ABIERTA DE VÁLVULA DE CORTE DE LA RÍO DE BE
9	CIERRE/ALARMA DE CORTINA CORTAFUEGOS. MONITORIZACIÓN DE FINALES DE CARRERA DE VÁLVULA Y DETECTOR DE FLUJO DE ROCIADORES Y ACTIVACIÓN DE CORTINA


LEYENDA DE SISTEMA DE AVISOS EN ASEOS ADAPTADOS		
SIMBOLOGÍA	DESCRIPCIÓN	NOTAS
	UNIDAD DE CONTROL CON ALIMENTADOR Y ALARMA ÓPTICO-ACÚSTICA PARA SISTEMA DE AVISOS EN ASEOS ADAPTADOS.	
	MECANISMOS CON BOTÓN DE LLAMADA Y DE TIRADOR PARA WC PARA SISTEMA DE AVISOS EN ASEOS ADAPTADOS Y BOTÓN DE CANCELACIÓN DE LLAMADA	
	MECANISMOS CON BOTÓN DE LLAMADA Y DE TIRADOR PARA WC PARA SISTEMA DE AVISOS EN ASEOS ADAPTADOS Y BOTÓN DE CANCELACIÓN DE LLAMADA	
	PUESTO CENTRAL DE SISTEMA DE AVISOS EN ASEOS ADAPTADOS CON ALIMENTADOR, PULSADOR PARA CANCELACIÓN TEMPORAL DEL ZUMBIDO, Y ALARMA ÓPTICO-ACÚSTICA	

[illegible]

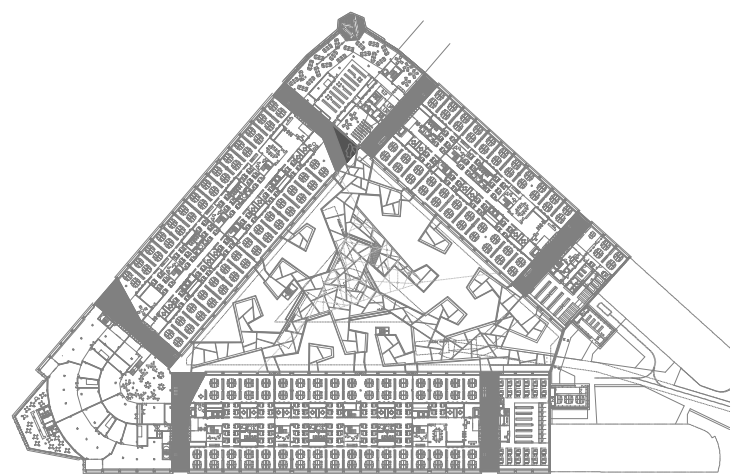

REV	MOTIVO	FECHA

ayuntamiento de madrid ayuntamiento de madrid dirección general de patrimonio s.g. de arquitectura y conservación del patrimonio ayuntamiento de madrid ayuntamiento de madrid dirección general de patrimonio s.g. de arquitectura y conservación del patrimonio	
PROYECTO: ADAPTACIÓN DEL PROYECTO PARA LA REHABILITACIÓN DEL MERCADO DE FRUTAS Y VERDURAS PROYECTO DE EJECUCIÓN	
AUTORES DEL PROYECTO: JESÚS ULARGUI AGURRUZA EDUARDO PESQUERA GONZÁLEZ	
DIRECCIÓN DEL PROYECTO: JIMENA ROBLES GARCÍA DE LA MATA CLETO BARREIRO SORRIVAS	
NÚMERO: C008	PLANO: COMUNICACIONES PLANTA BAJA DISTRIBUCIÓN
ESCALA: 1/500 ESCALA GRÁFICA: 1/500 PESQUERA ULARGUI arquitectos s.l.p. E uparquitectos@uparquitectos.com	
FORMATO: DIN A1 FECHA: MAYO 2017	
C/fernando Garrido12, Local. 28015, Madrid T 914445433	

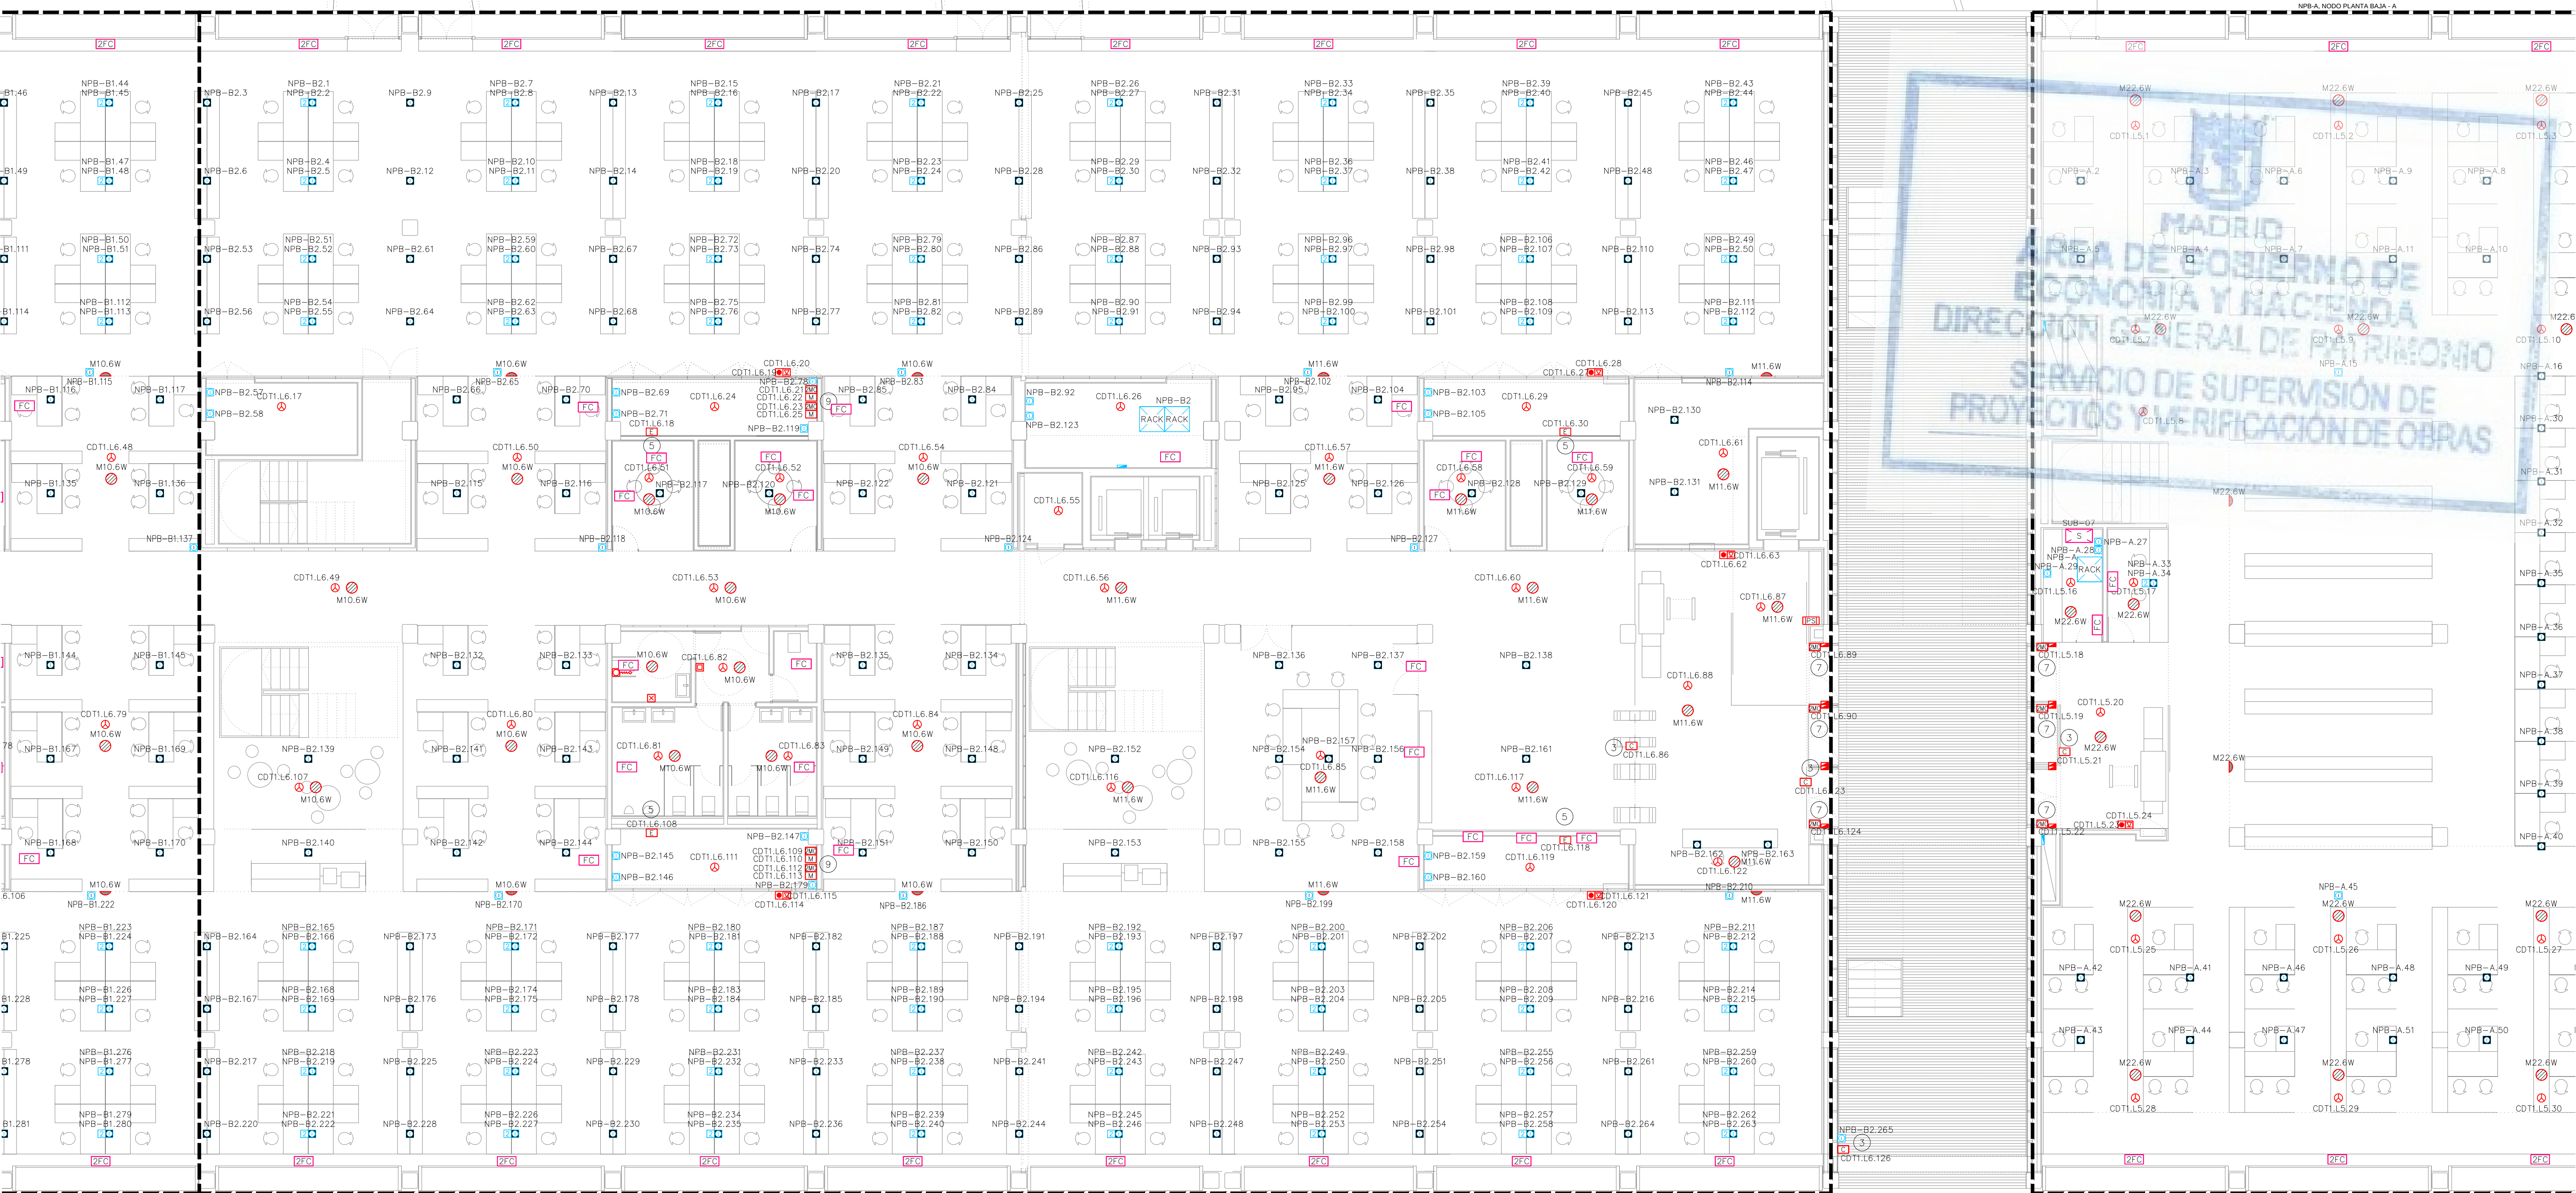

LEYENDA DE INFRAESTRUCTURAS		
SIMBOLOGIA	DESCRIPCION	NOTAS
	MONTANTE VERTICAL	
	BANDEJA METALICA DE CHAPA DE ACERO GALVANIZADO PERFORADO CON CABLE DE COBRE CONECTADO A TIERRA, CON TAPA Y SEPARADORES. 2 BANDEJAS: UNA PARA COMUNICACIONES Y OTRA EXCLUSIVA PARA SEGURIDAD. DIMENSIONES EN PLANOS.	
	BANDEJA METALICA DE CHAPA DE ACERO GALVANIZADO PERFORADO CON CABLE DE COBRE CONECTADO A TIERRA. INSTALACIONES DE ENLACE DE TELECOMUNICACIONES. DIMENSIONES 400x60mm	
	ARQUETA DE REGISTRO DE ENTRADA DE TELECOMUNICACIONES. DIMENSIONES 60x60x80cm	
	ARQUETA DE REGISTRO DE TELECOMUNICACIONES. DIMENSIONES 40x40x40cm	
	CANALIZACION EXTERNA. TUBOS DE MATERIAL PLASTICO EN EJECUCION ENTERRADA. NUMERO Y DIMENSIONES DE TUBOS INDICADOS EN PLANOS	

LEYENDA DE INTERCOMUNICACION		
SIMBOLOGIA	DESCRIPCION	NOTAS
	PLACA DE INTERCOMUNICADOR IP	
	INTERCOMUNICADOR PRINCIPAL IP	

LEYENDA DE MEGAFONIA		
SIMBOLOGIA	DESCRIPCION	NOTAS
	CENTRAL DE MEGAFONIA	
	M1-20W PROYECTOR SONORO CON SELECCION 2,5-5-10-20W PARA LINEA DE 100V	
	M1-10W PROYECTOR SONORO CON SELECCION 1,25-2,5-5-10W PARA LINEA DE 100V	
	M1-10W PROYECTOR SONORO BIDIRECCIONAL CON SELECCION 1,25-2,5-5-10W PARA LINEA DE 100V	
	M1.1/3W ALTAVOZ PARA EMPOTRAR EN FALSO TECHO CON SELECCION 1,5-3-6W PARA LINEA DE 100V	
	ALTAVOZ INSTALADO EN PARED (EMPOTRADO EN BANDEAU) CON SELECCION 1,5-3-6W PARA LINEA DE 100V	
	ALTAVOZ DE MONTAJE SUPERFICIE CON SELECCION 1,5-3-6W PARA LINEA DE 100V	
	M1-20W ALTAVOZ TIPO ESFERA SUSPENDIDA EN TECHO CON SELECCION 2,5-5-10-20W PARA LINEA DE 100V	

LEYENDA DE DETECCION Y ALARMA DE INCENDIOS		
SIMBOLOGIA	DESCRIPCION	NOTAS
	CENTRAL DE DETECCION Y ALARMA DE INCENDIOS ANALOGICA	
	REPETIDOR DE LA CENTRAL DE DETECCION	
	DETECTOR OPTICO DE HUMOS ANALOGICO DIRECCIONABLE INDIVIDUALMENTE	
	DETECTOR LINEAL DE HUMOS CON EMISOR/RECEPTOR MEDIANTE HAZ OPTICO	
	PULSADOR MANUAL DE ALARMA DIRECCIONABLE INDIVIDUALMENTE CON AISLADOR DE CORTOCIRCUITO	
	MODULO MONITOR DIRECCIONABLE INDIVIDUALMENTE Y AISLADOR DE CORTOCIRCUITO	
	MODULO MONITOR (2 ENTRADAS) Y DE CONTROL (1 SALIDA) DIRECCIONABLE INDIVIDUALMENTE Y AISLADOR DE CORTOCIRCUITO	
	MODULO DE CONTROL DIRECCIONABLE INDIVIDUALMENTE Y AISLADOR DE CORTOCIRCUITO	

LEYENDA DEL SISTEMA DE CABLEADO ESTRUCTURADO		
SIMBOLOGIA	DESCRIPCION	NOTAS
	REPARTIDOR RACK 19". NODO DE EDIFICIO	
	REPARTIDOR RACK 19" NODO DE PLANTA/ZONA	
	TOMA SIMPLE 1xRJ45 PARA VOZ/DATOS, EMPOTRADA O SUPERFICIE.	CAT 6A UTP
	TOMA SIMPLE 1xRJ45 PARA VOZ/DATOS, PARA PORTAMECANISMOS EN SUELO	CAT 6A UTP
	TOMA SIMPLE 1xRJ45 PARA VOZ/DATOS, PARA CANAL PORTAMECANISMOS EN PARED	CAT 6A UTP
	TOMA DOBLE 2xRJ45 PARA VOZ/DATOS, EMPOTRADA O SUPERFICIE	CAT 6A UTP
	TOMA DOBLE 2xRJ45 PARA VOZ/DATOS, PARA PORTAMECANISMOS EN SUELO	CAT 6A UTP
	POSTE AUTOPORTANTE, 4m DE ALTURA PARA COLOCACION DE CAMARA DE CCTV Y ACCESS POINT-WIFI (NO INCLUIDOS)	

LEYENDA DE SISTEMA DE AVISOS EN ASEOS ADAPTADOS		
SIMBOLOGIA	DESCRIPCION	NOTAS
	UNIDAD DE CONTROL CON ALIMENTADOR Y ALARMA OPTICO-ACUSTICA PARA SISTEMA DE AVISOS EN ASEOS ADAPTADOS	
	MECANISMOS CON BOTON DE LLAMADA Y DE TIRADOR PARA WC PARA SISTEMA DE AVISOS EN ASEOS ADAPTADOS Y BOTON DE CANCELACION DE LLAMADA	
	MECANISMOS CON BOTON DE LLAMADA Y DE TIRADOR PARA WC PARA SISTEMA DE AVISOS EN ASEOS ADAPTADOS Y BOTON DE CANCELACION DE LLAMADA	
	PUESTO CENTRAL DE SISTEMA DE AVISOS EN ASEOS ADAPTADOS CON ALIMENTADOR, PULSADOR PARA CANCELACION TEMPORAL DEL ZUMBIDO, Y ALARMA OPTICO-ACUSTICA	

LEYENDA DE SISTEMA DE GESTION		
SIMBOLOGIA	DESCRIPCION	NOTAS
	SUBESTACION DE GESTION TECNICA	
	PUESTO DE CONTROL SISTEMA DE GESTION TECNICA	
	CONTROLADOR DE FANCOIL	
	CONTROLADOR PARA 2 FANCOILS	

REVISOR: _____

FECHA: _____

AYUNTAMIENTO DE MADRID
DIRECCION GENERAL DE PATRIMONIO
S.O. DE ARQUITECTURA Y CONSERVACION DEL PATRIMONIO

PROYECTO: ADAPTACION DEL PROYECTO PARA LA REHABILITACION DEL MERCADO DE FRUTAS Y VERDURAS
PROYECTO DE EJECUCION

AUTORES DEL PROYECTO: JESUS ULARGUI AGUIRREZUA, EDUARDO PESQUERA GONZALEZ

DIRECCION DEL PROYECTO: JIMENA ROBLES GARCIA DE LA MATA, CLETO BARRERO SORRIVAS

NUMERO: CO10

PLANO: COMUNICACIONES PLANTA BAJA DISTRIBUCION ZONA 2

ESCALA: 1/100

FORMATO: DIN A1

FECHA: MAYO 2017

ESCALA GRAFICA: 0 1 2 3 4 5 6 7 8 9 10

PROYECTO: JESUS ULARGUI AGUIRREZUA, EDUARDO PESQUERA GONZALEZ

DIRECCION DEL PROYECTO: JIMENA ROBLES GARCIA DE LA MATA, CLETO BARRERO SORRIVAS

NUMERO: CO10

PLANO: COMUNICACIONES PLANTA BAJA DISTRIBUCION ZONA 2

ESCALA: 1/100

FORMATO: DIN A1

FECHA: MAYO 2017

ESCALA GRAFICA: 0 1 2 3 4 5 6 7 8 9 10

PROYECTO: JESUS ULARGUI AGUIRREZUA, EDUARDO PESQUERA GONZALEZ

DIRECCION DEL PROYECTO: JIMENA ROBLES GARCIA DE LA MATA, CLETO BARRERO SORRIVAS

NUMERO: CO10


PLANO: COMUNICACIONES PLANTA BAJA DISTRIBUCION ZONA 2

ESCALA: 1/100

FORMATO: DIN A1

FECHA: MAYO 2017

ESCALA GRAFICA: 0 1 2 3 4 5 6 7 8 9 10

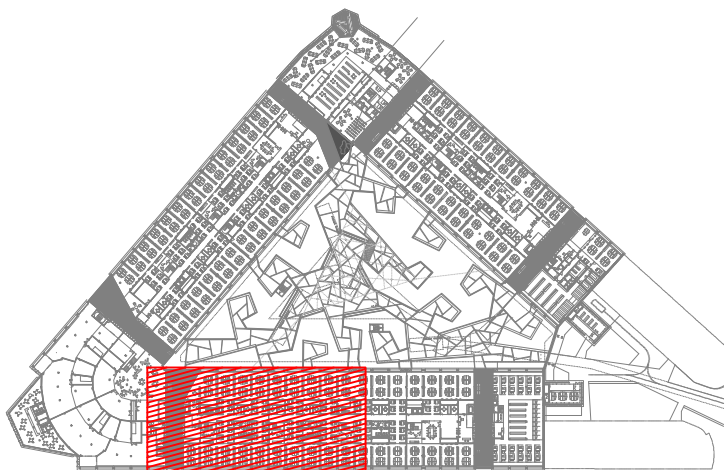


LEYENDA DE MEGAFONIA		
SIMBOLOGÍA	DESCRIPCIÓN	NOTAS
	CENTRAL DE MEGAFONIA	
M1-20W 	PROYECTOR SONORO CON SELECCIÓN 2,5-5-10-20W PARA LINEA DE 100V	
M1-10W 	PROYECTOR SONORO CON SELECCIÓN 1,25-2,5-5-10W PARA LINEA DE 100V	
M1-10W 	PROYECTOR SONORO BIDIRECCIONAL CON SELECCIÓN 1,25-2,5-5-10W PARA LINEA DE 100V	
M1.1/3W. 	ALTAVOZ PARA EMPOTRAR EN FALSO TECHO CON SELECCIÓN 1,5-3-6W PARA LINEA DE 100V	
	ALTAVOZ INSTALADO EN PARED (EMPOTRADO EN BANDEAU) CON SELECCIÓN 1,5-3-6W PARA LINEA DE 100V	
	ALTAVOZ DE MONTAJE SUPERFICIE CON SELECCIÓN 1,5-3-6W PARA LINEA DE 100V	
M1-20W 	ALTAVOZ TIPO ESFERA SUSPENDIDA EN TECHO CON SELECCIÓN 2,5-5-10-20W PARA LINEA DE 100V	



MBLOGIA	DESCRIPCIÓN	NOTAS
60	MÓDULO DE CONTROL DIRECCIONABLE INDIVIDUALMENTE PARA 6 SALIDAS DE RELE Y AISLADOR DE CORTOCIRCUITO	
11	MÓDULO DE CONTROL PARA CIRCUITOS A 230 VAC DIRECCIONABLE INDIVIDUALMENTE Y AISLADOR DE CORTOCIRCUITO	
14	ELECTROMÁN RETENEDOR DE PUERTA	
F.ALIM.1 1851	FUENTE DE ALIMENTACIÓN CON BATERÍAS	

1	MANIOBRA DE EMERGENCIA DEL ASCENSOR
2	SUPERVISIÓN DE POSICIÓN MANUAL/AUTOMÁTICO Y AVERÍA DEL GRUPO DE PRESIÓN CONTRAINCENDIOS
3	DESBLOQUEO DE PUERTAS ELÉCTRICAS Y/O TORNOS PARA EVACUACIÓN
4	ACTUACIÓN SOBRE SISTEMA DE COMPUERTAS COMPUERTAS DE SECTORIZACIÓN DE CONDUCTOS DE CLIMATIZACIÓN Y SUPERVISIÓN DE ESTADO
5	PARO DE CLIMATIZADORES
6	ACCIONAMIENTO DE VENTILADOR DE SOBREPRESIÓN DE ESCALERA VESTÍBULO PROTEGIDO, ACTUACIÓN SOBRE CUADRO ELÉCTRICO DEL VENTILADOR
7	LIBERACIÓN DE PUERTA DE SECTORIZACIÓN RETENIDA ABIERTA Y VERIFICACIÓN DE CIERRE
8	SUPERVISIÓN DE ESTADO ABIERTA DE VÁLVULA DE CORTE DE LA RED DE BIE
9	CIERRE/ALARMA DE CORTINA CORTAFUEGOS, MONITORIZACIÓN DE FIDALES DE CARRERA DE VÁLVULA Y DETECTOR DE FLUJO DE ROYADORES Y ACTIVACIÓN DE CORTINA

LEYENDA DE SISTEMA DE AVISOS EN ASEOS ADAPTADOS		
SIMBOLOGÍA	DESCRIPCIÓN	NOTAS
	UNIDAD DE CONTROL CON ALIMENTADOR Y ALARMA ÓPTICO-ACÚSTICA PARA SISTEMA DE AVISOS EN ASEOS ADAPTADOS.	
	MECANISMOS CON BOTÓN DE LLAMADA Y DE TIRADOR PARA WC PARA SISTEMA DE AVISOS EN ASEOS ADAPTADOS Y BOTÓN DE CANCELACIÓN DE LLAMADA	
	MECANISMOS CON BOTÓN DE LLAMADA Y DE TIRADOR PARA WC PARA SISTEMA DE AVISOS EN ASEOS ADAPTADOS Y BOTÓN DE CANCELACIÓN DE LLAMADA	
	PUESTO CENTRAL DE SISTEMA DE AVISOS EN ASEOS ADAPTADOS CON ALIMENTADOR, PULSADOR PARA CANCELACIÓN TEMPORAL DEL ZUMBIDO, Y ALARMA ÓPTICO-ACÚSTICA	


LEYENDA DE SISTEMA DE GESTIÓN		
SIMBOLOGÍA	DESCRIPCIÓN	NOTAS
	SUBESTACIÓN DE GESTIÓN TÉCNICA	
	PUESTO DE CONTROL SISTEMA DE GESTIÓN TÉCNICA	
	CONTROLADOR DE FANCOIL	
	CONTROLADOR PARA 2 FANCOILS	

 
REV. MOTIVO		FECHA	
 RECTORADO F. MADRID		AYUNTAMIENTO DE MADRID DIRECCION GENERAL DE PATRIMONIO S.D. DE ARQUITECTURA Y CONSERVACION DEL PATRIMONIO	
PROYECTO: ADAPTACION DEL PROYECTO PARA LA REHABILITACION DEL MERCADO DE FRUTAS Y VERDURAS PROYECTO DE EJECUCION			
AUTORES DEL PROYECTO: 			
JESÚS ULLARGUI AZURRUZA		EDUARDO PESQUERA GONZÁLEZ	
DIRECCION DEL PROYECTO JIMENA ROBLES GARCÍA DE LA MATA		CLETO BARREIRO SORRIVAS	
NÚMERO: C011	PLANO: COMUNICACIONES PLANTA BAJA DISTRIBUCION ZONA 3	FECHA: MAYO 2017	
ESCALA: 1/500 GRÁFICA CROMA 3	FORMATO: DIN A1	T 9146455433	
PESQUERA ULLARGUI arquitectos s.l.p. E. ullargui@ulpuarquitectos.com C/ Fernando Gorriz 12, Local. 28015. MADRID			

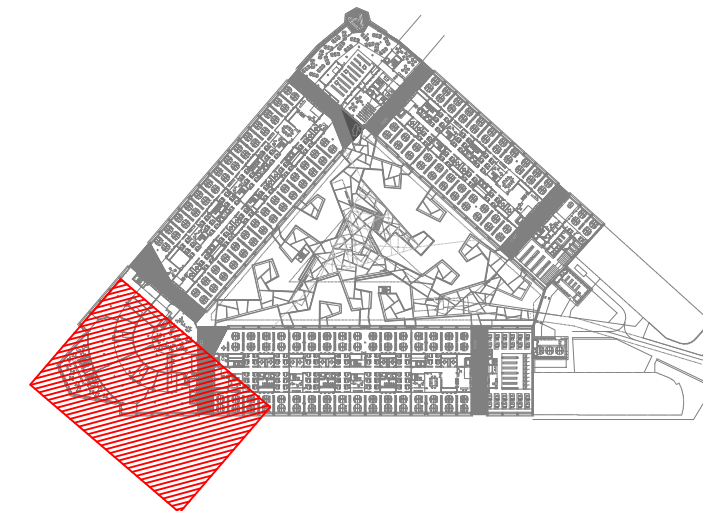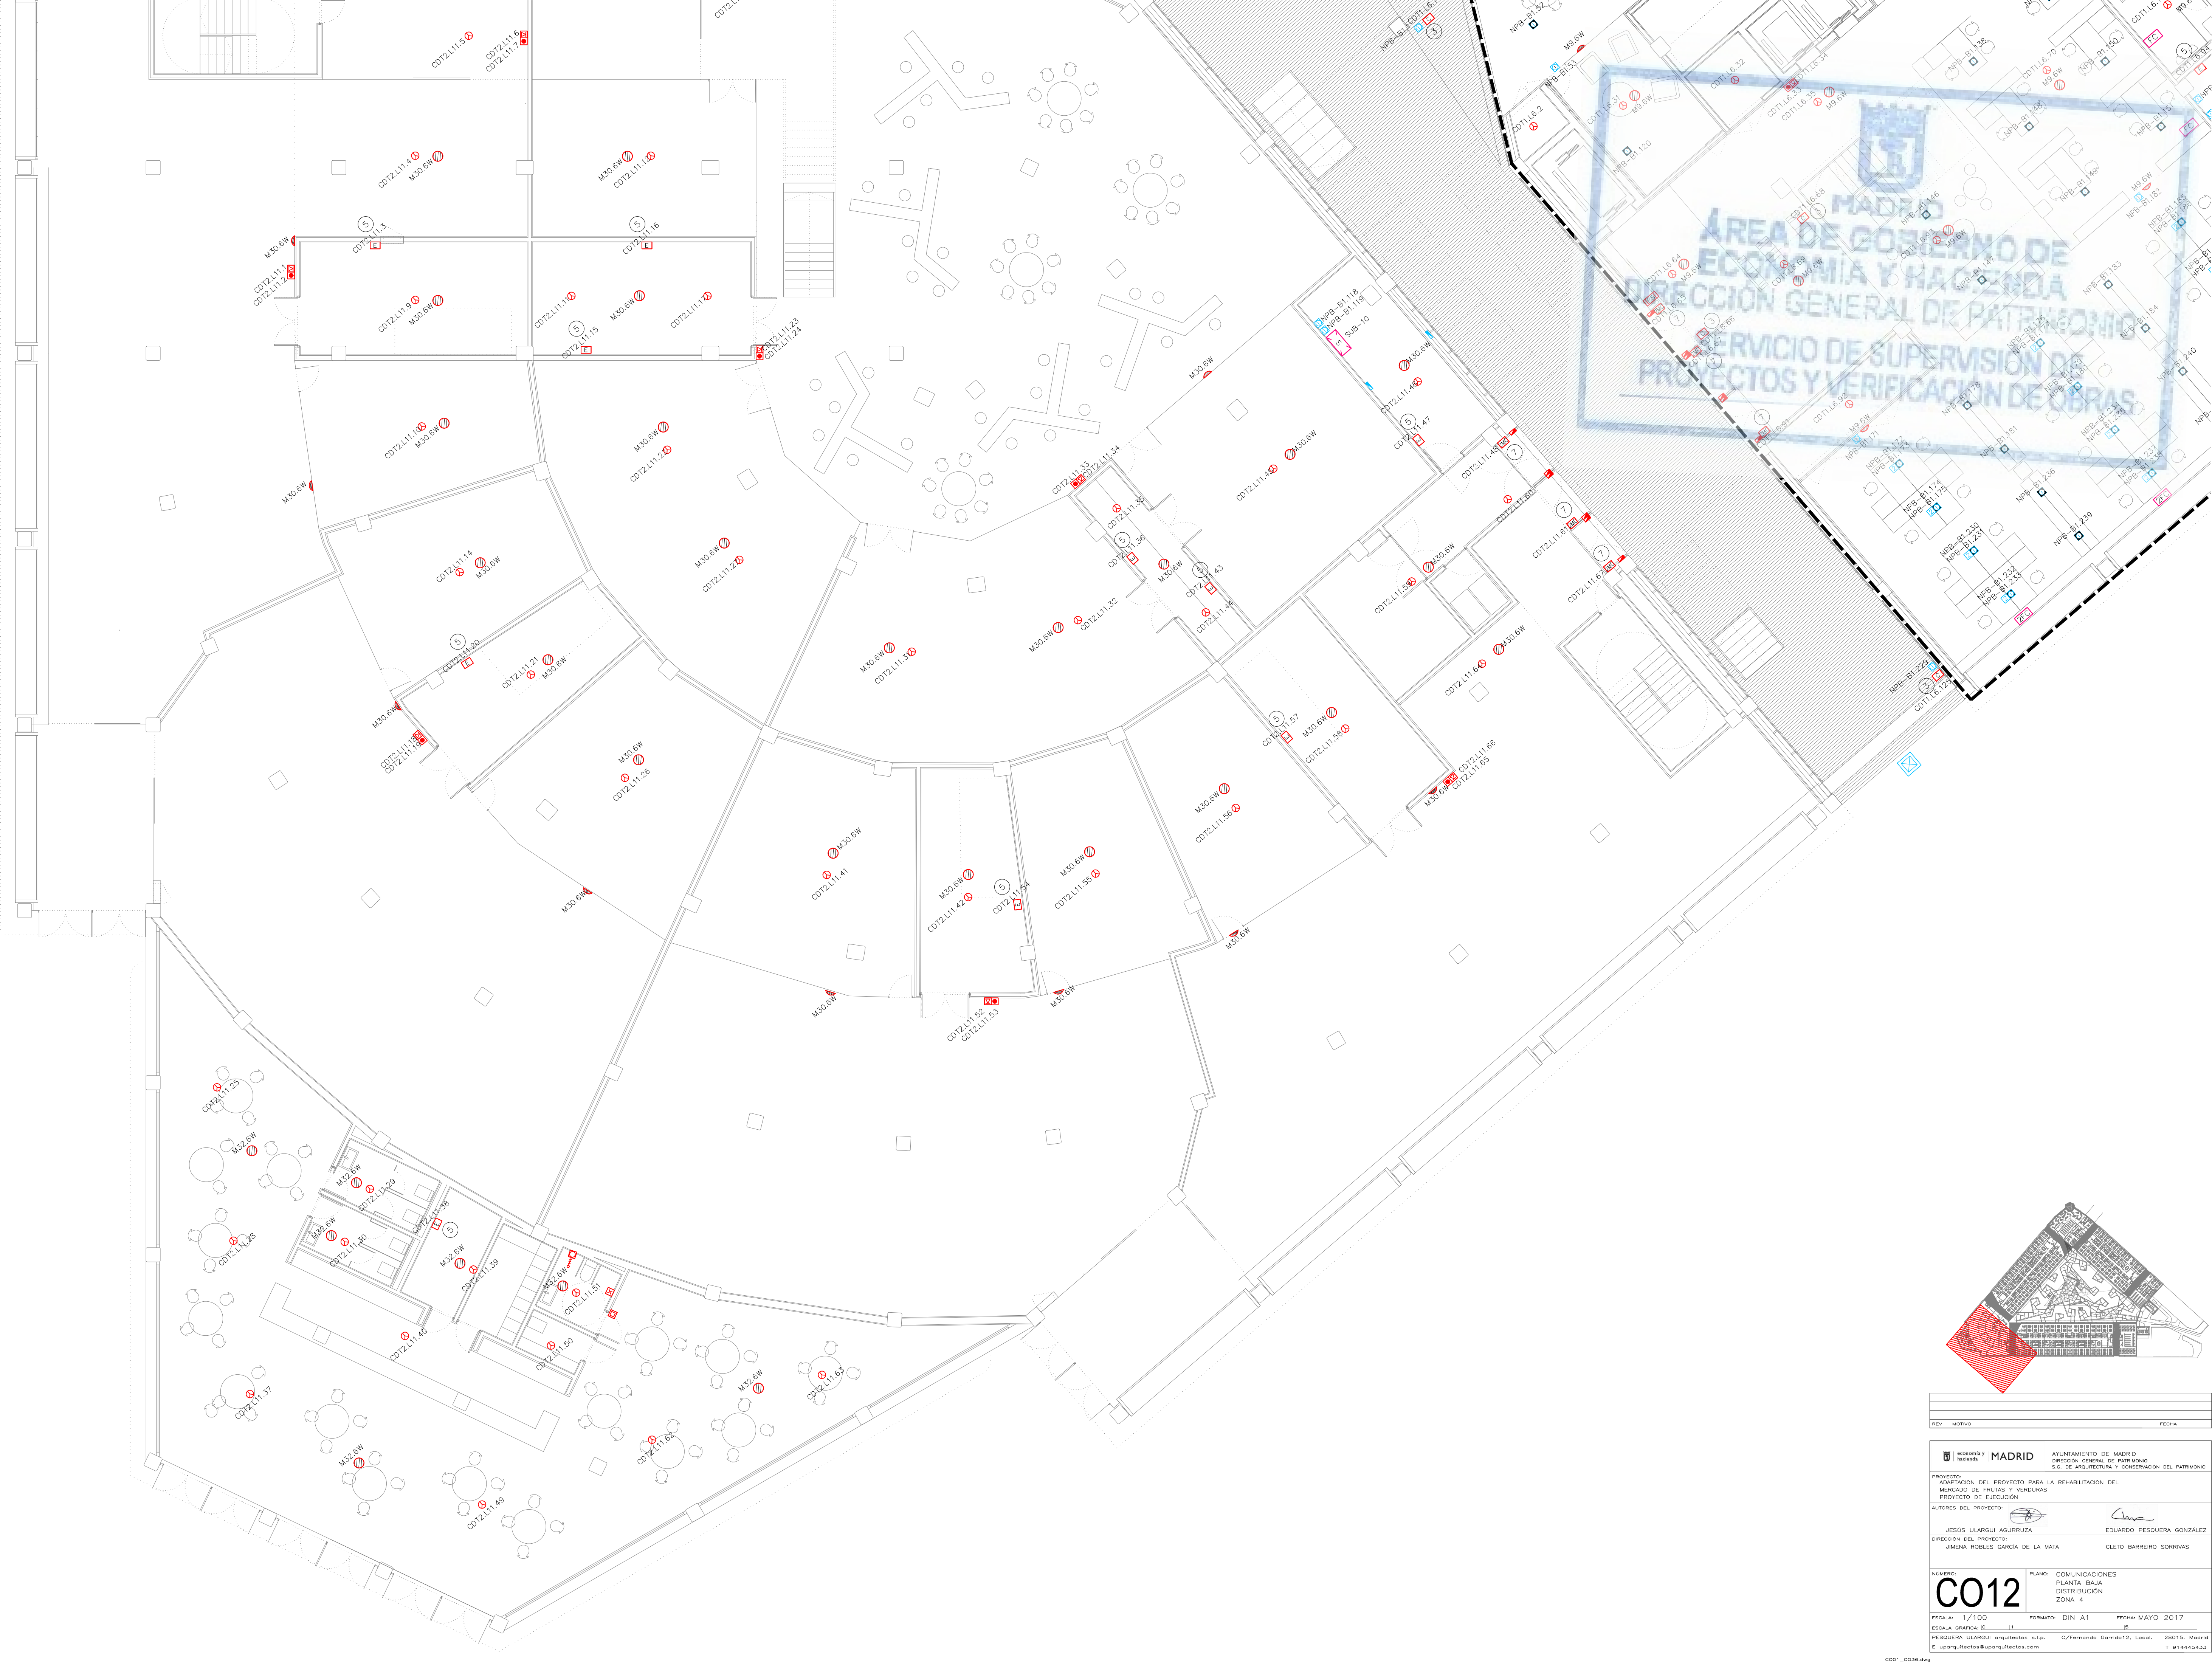


REV	MOTIVO	FECHA

 MADRID		AYUNTAMIENTO DE MADRID DIRECCIÓN GENERAL DE PATRIMONIO S.G. DE ARQUITECTURA Y CONSERVACIÓN DEL PATRIMONIO
PROYECTO: ADAPTACIÓN DEL PROYECTO PARA LA REHABILITACIÓN DEL MERCADO DE FRUTAS Y VERDURAS PROYECTO DE EJECUCIÓN		
AUTORES DEL PROYECTO: JESÚS ULARGUI AGUIRREZUA EDUARDO PESQUERA GONZÁLEZ		
DIRECCIÓN DEL PROYECTO: JIMENA ROBLES GARCÍA DE LA MATA CLETO BARREIRO SORRIVAS		
NÚMERO: C012	PLANO: COMUNICACIONES PLANTA BAJA DISTRIBUCIÓN ZONA 4	FECHA: MAYO 2017
ESCALA: 1/100 FORMATO: DIN A1 PESQUERA ULARGUI arquitectos s.l.p. C/Fernando Garrido12, Local 28015, Madrid E uparquitectos@uparquitectos.com		

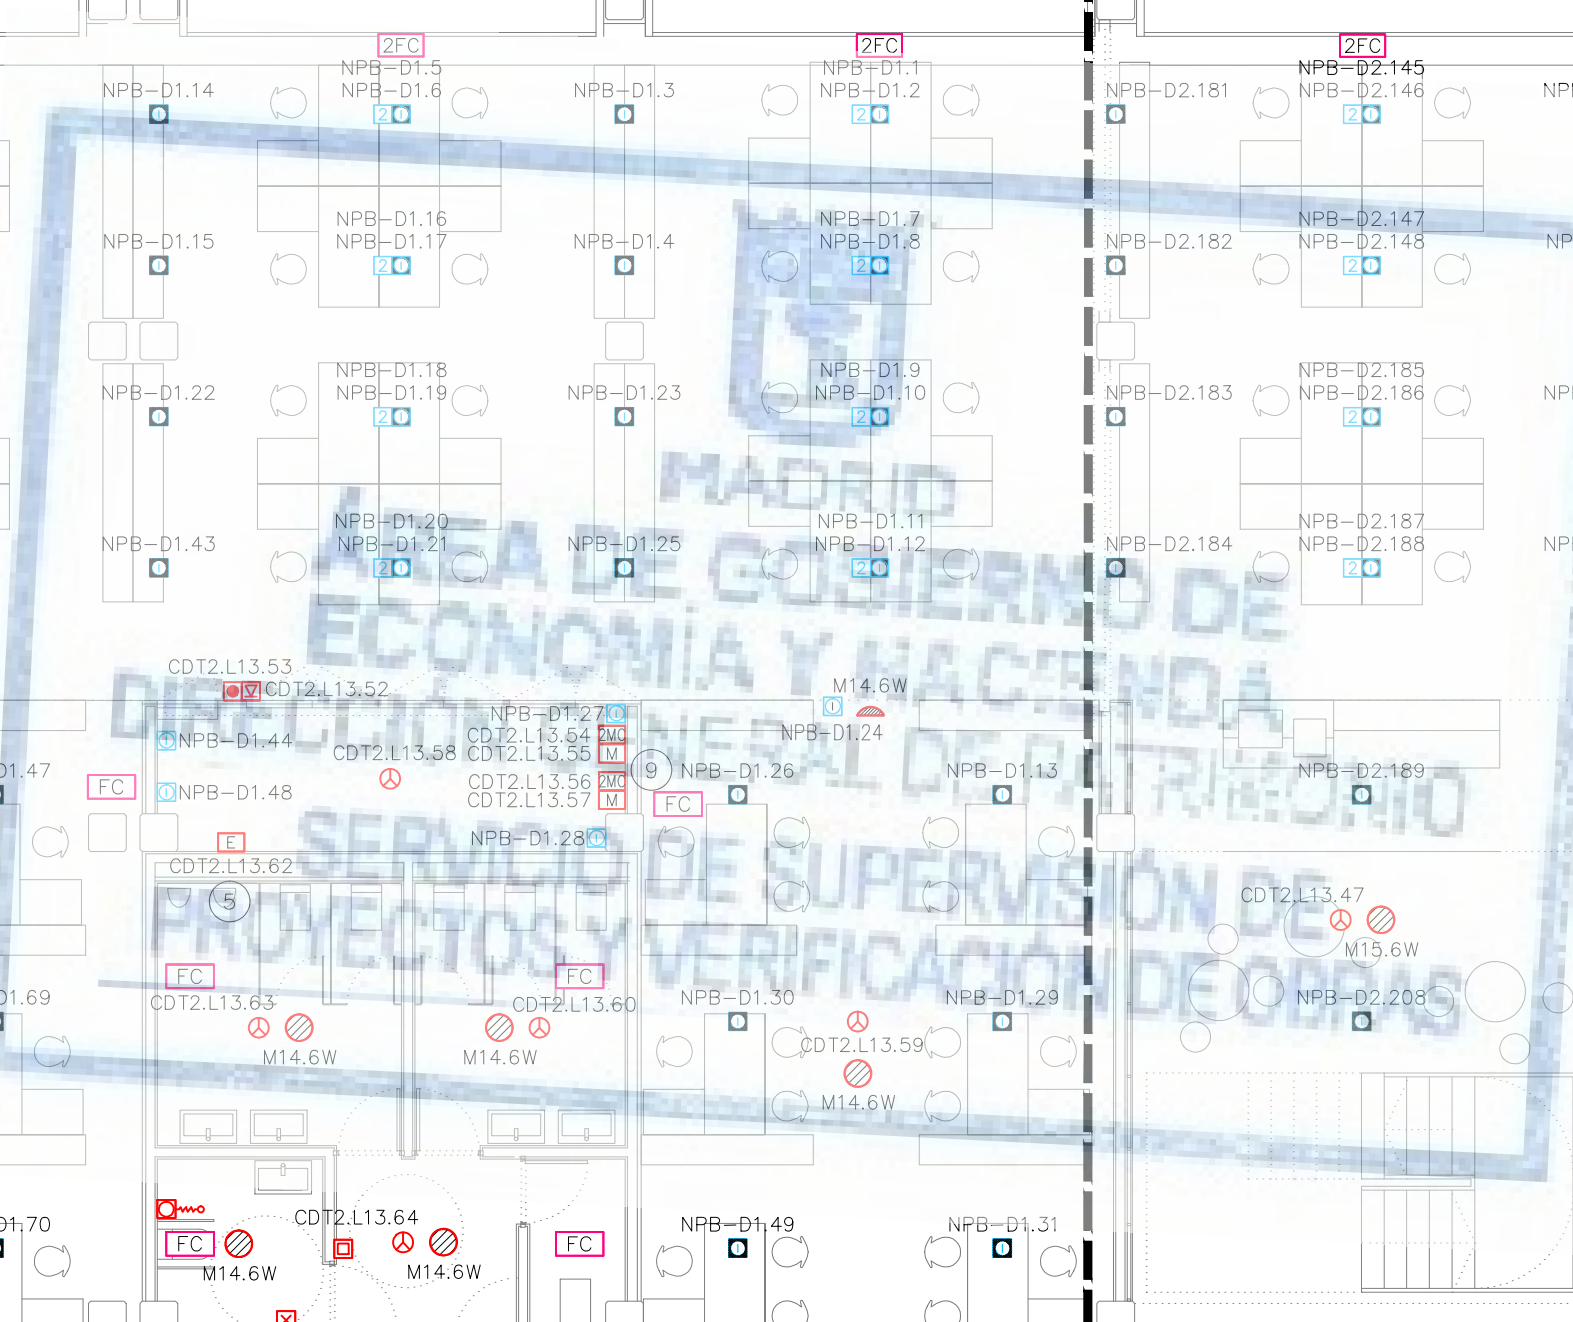


 	
REV. MOTIVO	FECHA
 AYUNTAMIENTO DE MADRID DIRECCIÓN GENERAL DE PATRIMONIO S.G. DE ARQUITECTURA Y CONSERVACIÓN DEL PATRIMONIO PROYECTO: ADAPTACIÓN DEL PROYECTO PARA LA REHABILITACIÓN DEL MERCADO DE FRUTAS Y VERDURAS PROYECTO DE GEOLUCIÓN	
AUTORES DEL PROYECTO:  JESÚS ULARGUI AGUIRRUZA  EDUARDO PESQUERA GONZÁLEZ	
DIRECCIÓN DEL PROYECTO: JIMENA ROBLES GARCÍA DE LA MATA CLETO BARRERO SORRIVAS	
NÚMERO: C013 PLANO: COMUNICACIONES PLANTA BAJA DISTRIBUCIÓN ZONA 5	
ESCALA: 1/100 ESCALA GRÁFICA: 	FORMATO: DIN A1 FECHA: MAYO 2017

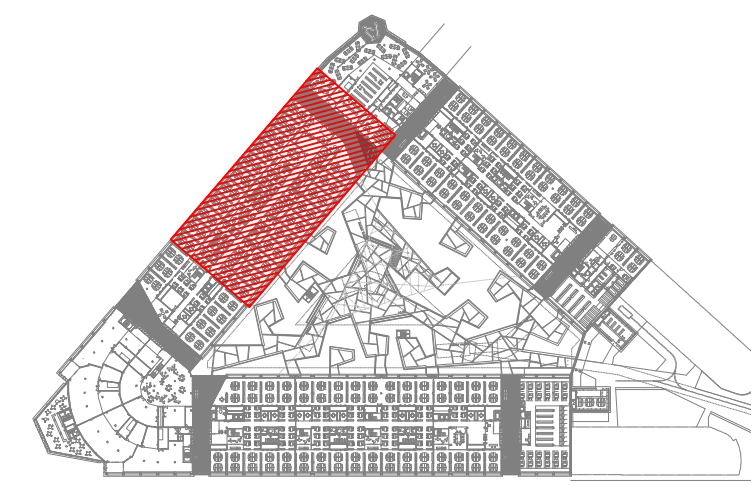

LEYENDA DE SISTEMA DE AVISOS EN ASEOS ADAPTADOS		
SIMBOLOGÍA	DESCRIPCIÓN	NOTAS
	UNIDAD DE CONTROL CON ALIMENTADOR Y ALARMA ÓPTICO-ACÚSTICA PARA SISTEMA DE AVISOS EN ASEOS ADAPTADOS.	
	MECANISMOS CON BOTÓN DE LLAMADA Y DE TIRADOR PARA WC PARA SISTEMA DE AVISOS EN ASEOS ADAPTADOS Y BOTÓN DE CANCELACIÓN DE LLAMADA	
	MECANISMOS CON BOTÓN DE LLAMADA Y DE TIRADOR PARA WC PARA SISTEMA DE AVISOS EN ASEOS ADAPTADOS Y BOTÓN DE CANCELACIÓN DE LLAMADA	
	PUESTO CENTRAL DE SISTEMA DE AVISOS EN ASEOS ADAPTADOS CON ALIMENTADOR, PULSADOR PARA CANCELACIÓN TEMPORAL DEL ZUMBIDO, Y ALARMA ÓPTICO-ACÚSTICA	

REV.	MOTIVO	FECHA	
 GOBIERNO DE MADRID economía y hacienda		AYUNTAMIENTO DE MADRID DIRECCIÓN GENERAL DE PATRIMONIO S.D. DE ARQUITECTURA Y CONSERVACIÓN DEL PATRIMONIO	
PROYECTO: ADAPTACIÓN DEL PROYECTO PARA LA REHABILITACIÓN DEL MERCADEO DE FRUTAS Y VERDURAS PROYECTO DE EJECUCIÓN			
AUTORES DEL PROYECTO:			
JESÚS ULARGUI AGUIRRE 		EDUARDO PESQUERA GONZÁLEZ	
DIRECCIÓN DEL PROYECTO			
JIMENA ROBLES GARCÍA DE LA MATA		CLETO BARREIRO SORRIVAS	
NÚMERO:	PLANO:		
C014	COMUNICACIONES PLANTA BAJA DISTRIBUCIÓN ZONA 6		
ESCALA: 1/100	FORMATO: DIN A1	FECHA: MAYO 2017	
ESCALA GRÁFICA: 0 11		[S]	

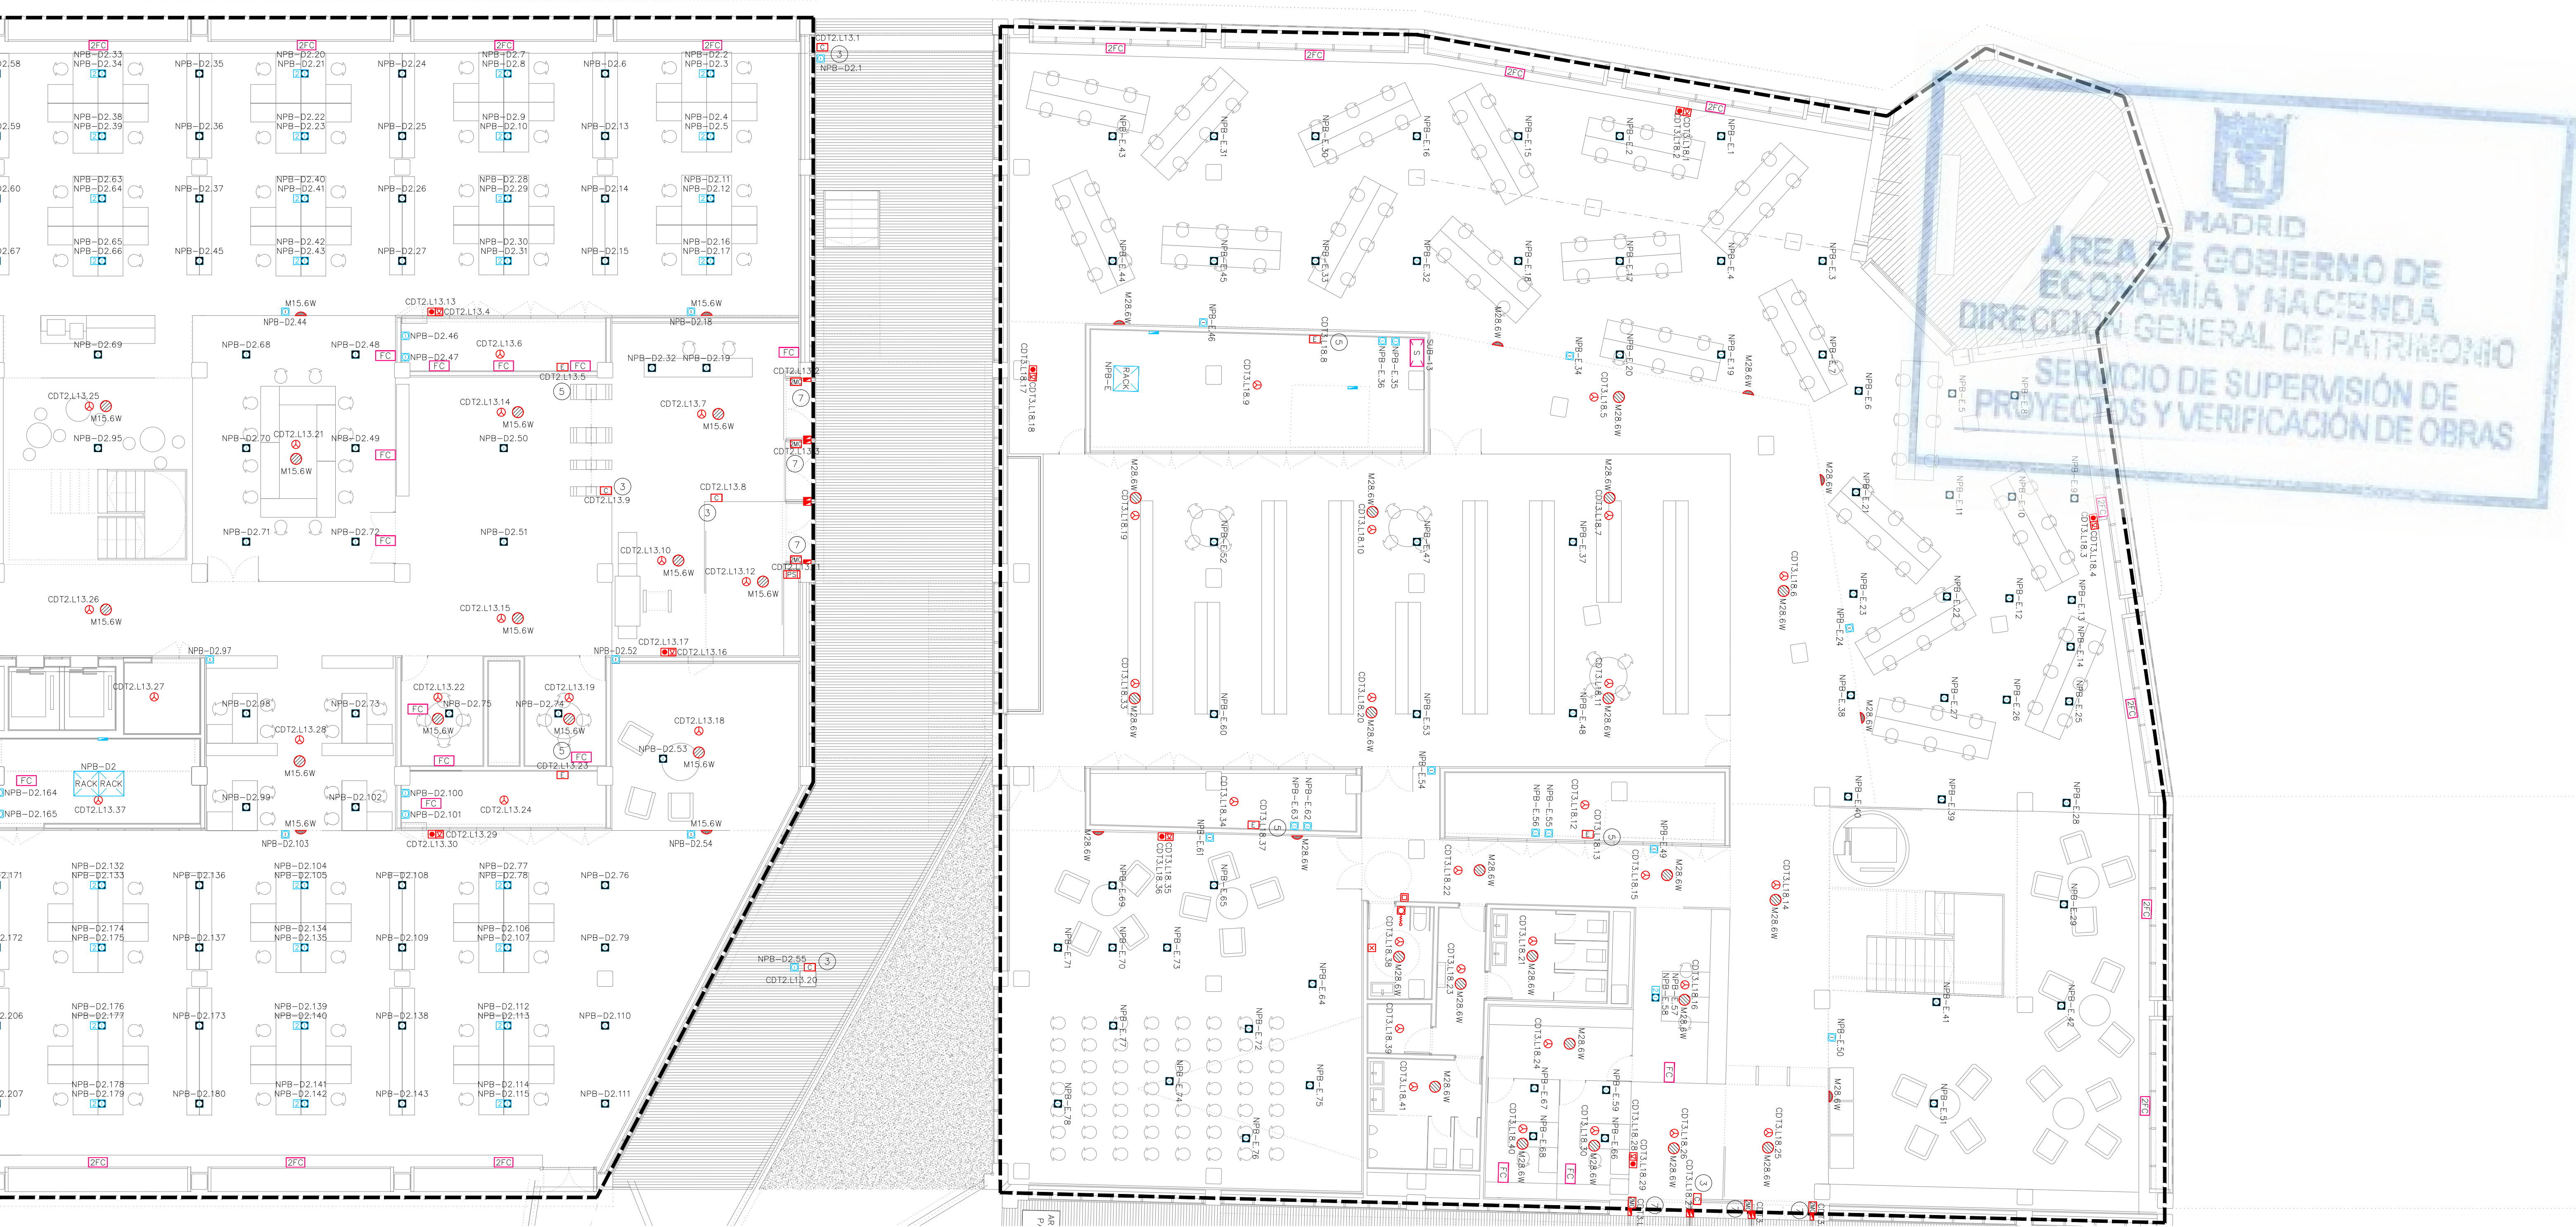

LEYENDA DE INFRAESTRUCTURAS		
SIMBOLOGÍA	DESCRIPCIÓN	NOTAS
	MONTANTE VERTICAL	
	BANDEJA METÁLICA DE CHAPA DE ACERO GALVANIZADO PERFORADO CON CABLE DE COBRE CONECTADO A TIERRA, CON TAPA Y SEPARADORES. 2 BANDEJAS: UNA PARA COMUNICACIONES Y OTRA EXCLUSIVA PARA SEGURIDAD. DIMENSIONES EN PLANOS.	
	BANDEJA METÁLICA DE CHAPA DE ACERO GALVANIZADO PERFORADO CON CABLE DE COBRE CONECTADO A TIERRA. INSTALACIONES DE ENLACE DE TELECOMUNICACIONES. DIMENSIONES: 400x60mm.	
	ARQUETA DE REGISTRO DE ENTRADA DE TELECOMUNICACIONES. DIMENSIONES: 60x60x80cm.	
	ARQUETA DE REGISTRO DE TELECOMUNICACIONES. DIMENSIONES: 40x40x40cm.	
	CANALIZACIÓN EXTERNA, TUBOS DE MATERIAL PLÁSTICO EN EJECUCIÓN ENTERRADA. NÚMERO Y DIMENSIONES DE TUBOS INDICADOS EN PLANOS.	

LEYENDA DE INTERCOMUNICACIÓN		
SIMBOLOGÍA	DESCRIPCIÓN	NOTAS
	PLACA DE INTERCOMUNICADOR IP	
	INTERCOMUNICADOR PRINCIPAL IP	


LEYENDA DE MEGAFONÍA		
SIMBOLOGÍA	DESCRIPCIÓN	NOTAS
	CENTRAL DE MEGAFONÍA	
M1-20W 	PROYECTOR SONORO CON SELECCIÓN 2,5-5-10-20W PARA LÍNEA DE 100V	
M1-10W 	PROYECTOR SONORO CON SELECCIÓN 1,25-2,5-5-10W PARA LÍNEA DE 100V	
M1-10W 	PROYECTOR SONORO BIDIRECCIONAL CON SELECCIÓN 1,25-2,5-5-10W PARA LÍNEA DE 100V	
M1.1/3W 	ALTAVOZ PARA EMPOTRAR EN FALSO TECHO CON SELECCIÓN 1,5-3-6W PARA LÍNEA DE 100V	
	ALTAVOZ INSTALADO EN PARED (EMPOTRADO EN BANDEAU) CON SELECCIÓN 1,5-3-6W PARA LÍNEA DE 100V	
	ALTAVOZ DE MONTAJE SUPERFICIE CON SELECCIÓN 1,5-3-6W PARA LÍNEA DE 100V	
M1-20W 	ALTAVOZ TIPO ESFERA SUSPENDIDA EN TECHO CON SELECCIÓN 2,5-5-10-20W PARA LÍNEA DE 100V	

LEYENDA DE DETECCIÓN Y ALARMA DE INCENDIOS		
SIMBOLOGÍA	DESCRIPCIÓN	NOTAS
	CENTRAL DE DETECCIÓN Y ALARMA DE INCENDIOS ANALÓGICA	
	REPETIDOR DE LA CENTRAL DE DETECCIÓN	
	DETECTOR ÓPTICO DE HUMOS ANALÓGICO DIRECCIONABLE INDIVIDUALMENTE	
	DETECTOR LINEAL DE HUMOS CON EMISOR/RECEPTOR MEDIANTE HAZ ÓPTICO	
	PULSADOR MANUAL DE ALARMA DIRECCIONABLE INDIVIDUALMENTE CON AISLADOR DE CORTOCIRCUITO	
	MÓDULO MONITOR DIRECCIONABLE INDIVIDUALMENTE Y AISLADOR DE CORTOCIRCUITO	
	MÓDULO MONITOR (2 ENTRADAS) Y DE CONTROL (1 SALIDA) DIRECCIONABLE INDIVIDUALMENTE Y AISLADOR DE CORTOCIRCUITO	
	MÓDULO DE CONTROL DIRECCIONABLE INDIVIDUALMENTE Y AISLADOR DE CORTOCIRCUITO	

LEYENDA DEL SISTEMA DE CABLEADO ESTRUCTURADO		
SIMBOLOGÍA	DESCRIPCIÓN	NOTAS
	REPARTIDOR RACK 19". NODO DE EDIFICIO	
	REPARTIDOR RACK 19". NODO DE PLANTA/ZONA	
	TOMA SIMPLE 1xRJ45 PARA VOZ/DATOS, EMPOTRADA O SUPERFICIE.	CAT 6A UTP
	TOMA SIMPLE 1xRJ45 PARA VOZ/DATOS, PARA PORTAMECANISMOS EN SUELO	CAT 6A UTP
	TOMA SIMPLE 1xRJ45 PARA VOZ/DATOS, PARA CANAL PORTAMECANISMOS EN PARED	CAT 6A UTP
	TOMA DOBLE 2xRJ45 PARA VOZ/DATOS, EMPOTRADO O SUPERFICIE	CAT 6A UTP
	TOMA DOBLE 2xRJ45 PARA VOZ/DATOS, PARA PORTAMECANISMOS EN SUELO	CAT 6A UTP
	POSTE AUTOPORTANTE, 4m DE ALTURA PARA COLOCACIÓN DE CÁMARA DE CCTV Y ACCESS POINT WIFI (NO INCLUIDOS)	

LEYENDA DE SISTEMA DE AVISOS EN ASEOS ADAPTADOS		
SIMBOLOGÍA	DESCRIPCIÓN	NOTAS
	UNIDAD DE CONTROL CON ALIMENTADOR Y ALARMA ÓPTICO-ACÚSTICA PARA SISTEMA DE AVISOS EN ASEOS ADAPTADOS.	
	MECANISMOS CON BOTÓN DE LLAMADA Y DE TIRADOR PARA WC PARA SISTEMA DE AVISOS EN ASEOS ADAPTADOS Y BOTÓN DE CANCELACIÓN DE LLAMADA	
	MECANISMOS CON BOTÓN DE LLAMADA Y DE TIRADOR PARA WC PARA SISTEMA DE AVISOS EN ASEOS ADAPTADOS Y BOTÓN DE CANCELACIÓN DE LLAMADA	
	PUESTO CENTRAL DE SISTEMA DE AVISOS EN ASEOS ADAPTADOS CON ALIMENTADOR, PULSADOR PARA CANCELACIÓN TEMPORAL DEL ZUMBIDO, Y ALARMA ÓPTICO-ACÚSTICA	

LEYENDA DE SISTEMA DE GESTIÓN		
SIMBOLOGÍA	DESCRIPCIÓN	NOTAS
	SUBESTACIÓN DE GESTIÓN TÉCNICA	
	PUESTO DE CONTROL SISTEMA DE GESTIÓN TÉCNICA	
	CONTROLADOR DE FANCOIL	
	CONTROLADOR PARA 2 FANCOILS	

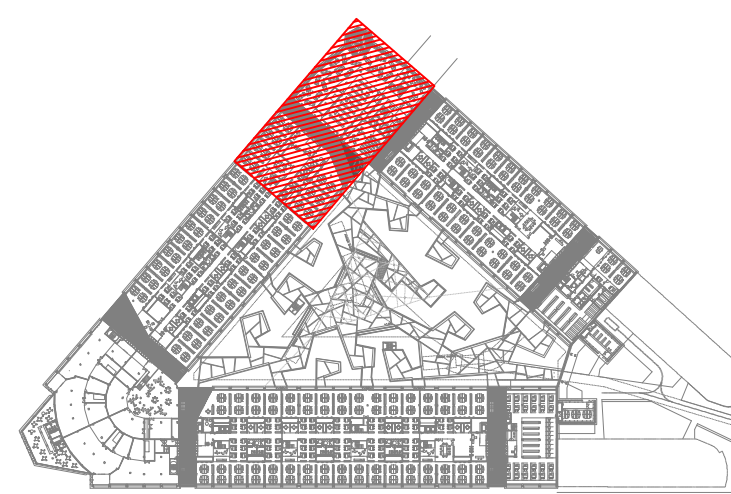

REV. MOTIVO. FECHA.	
ECONOMÍA Y HACIENDA MADRID. AYUNTAMIENTO DE MADRID. DIRECCIÓN GENERAL DE PATRIMONIO. S.D. DE ARQUITECTURA Y CONSERVACIÓN DEL PATRIMONIO.	
PROYECTO: ADAPTACIÓN DEL PROYECTO PARA LA REHABILITACIÓN DEL MERCADO DE FRUTAS Y VERDURAS. PROYECTO DE EJECUCIÓN.	
AUTORES DEL PROYECTO: JESÚS ULARGUI AGUIRREZUA. EDUARDO PESQUERA GONZÁLEZ.	
DIRECCIÓN DEL PROYECTO: JIMENA ROBLES GARCÍA DE LA MATA. CLETO BARRERO SORRIVAS.	
NÚMERO: C015	PLANO: COMUNICACIONES PLANTA BAJA DISTRIBUCIÓN ZONA 7
ESCALA: 1/100	FORMATO: DIN A1
FECHA: MAYO 2017	FECHA: MAYO 2017
ESCALA GRÁFICA: 1/100. C/ Fernando Garrón 12, Local 28015. Madrid. T 914445433	




LEYENDA DE INTERCOMUNICACIÓN		
SIMBOLOGÍA	DESCRIPCIÓN	NOTAS
	PLACA DE INTERCOMUNICADOR IP	
	INTERCOMUNICADOR PRINCIPAL IP	

[illegible]

1	MANIOBRA DE EMERGENCIA DEL ALCOSOR
2	SUPERVISIÓN DE POSICIÓN MANUAL/AUTOMÁTICO Y AVERÍA DEL GRUPO DE PRESIÓN CONTRAINCENDIOS
3	DESBLOQUEO DE PUERTAS ELÉCTRICAS Y/O TORNOS PARA EVACUACIÓN
4	ACTUACIÓN SOBRE SISTEMA DE COMPUERTAS COMPUERTAS DE SECTORIZACIÓN DE CONDUCTOS DE CLIMATIZACIÓN Y SUPERVISIÓN DE ESTADO
5	PARO DE CLIMATIZADORES
6	ACCIÓN/AMONIO DE VENTILADOR DE SOBREPRESIÓN DE ESCALERA/VESTIBULO PROTEGIDO. ACTUACIÓN SOBRE CUADRO ELÉCTRICO DEL VENTILADOR
7	LIBERACIÓN DE PUERTA DE SECTORIZACIÓN RETENIDA ABIERTA Y VERIFICACIÓN DE CIERRE
8	SUPERVISIÓN DE ESTADO ABIERTO DE VÁLVULA DE CORTE DE LA RED DE BIE
9	CIERRE/ALARMA DE CORTINA CORTAFUJOS, MONTARIZACIÓN DE FINALES DE CARRERA DE VÁLVULA Y DETECTOR DE FLUJO DE CORRIENTES Y ACTIVACIÓN DE CORTINA

[illegible]

LEYENDA DE SISTEMA DE GESTIÓN		
SIMBOLOGÍA	DESCRIPCIÓN	NOTAS
	SUBESTACIÓN DE GESTIÓN TÉCNICA	
	PUESTO DE CONTROL SISTEMA DE GESTIÓN TÉCNICA	
	CONTROLADOR DE FANCOIL	
	CONTROLADOR PARA 2 FANCOILS	

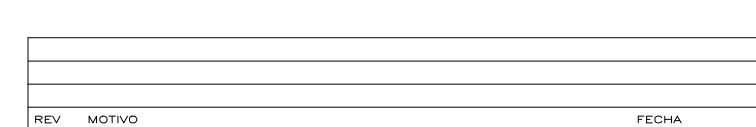

LEYENDA DE INFRAESTRUCTURAS		
SIMBOLOGÍA	DESCRIPCIÓN	NOTAS
	MONTANTE VERTICAL	
	BANDEJA METÁLICA DE CHAPA DE ACERO GALVANIZADO PERFORADO CON CABLE DE COBRE CONECTADO A TIERRA CON TAPA Y SEPARADORES. 2 BANDEJAS: UNA PARA COMUNICACIONES Y OTRA EXCLUSIVA PARA SEGURIDAD. DIMENSIONES EN PLANOS.	
	BANDEJA METÁLICA DE CHAPA DE ACERO GALVANIZADO PERFORADO CON CABLE DE COBRE CONECTADO A TIERRA. INSTALACIONES DE ENLACE DE TELECOMUNICACIONES. DIMENSIONES: 400x60mm	
	ARQUETA DE REGISTRO DE ENTRADA DE TELECOMUNICACIONES. DIMENSIONES: 60x60x80cm	
	ARQUETA DE REGISTRO DE TELECOMUNICACIONES. DIMENSIONES: 40x40x40cm	
	CANALIZACIÓN EXTERNA. TUBOS DE MATERIAL PLÁSTICO EN EJECUCIÓN ENTERRADA. NÚMERO Y DIMENSIONES DE TUBOS INDICADOS EN PLANOS	


LEYENDA DE INTERCOMUNICACIÓN		
SIMBOLOGÍA	DESCRIPCIÓN	NOTAS
	PLACA DE INTERCOMUNICADOR IP	
	INTERCOMUNICADOR PRINCIPAL IP	

LEYENDA DE MEGAFONÍA		
SIMBOLOGÍA	DESCRIPCIÓN	NOTAS
	CENTRAL DE MEGAFONÍA	
M1-20W	PROYECTOR SONORO CON SELECCIÓN 2,5-5-10-20W PARA LÍNEA DE 100V	
M1-10W	PROYECTOR SONORO CON SELECCIÓN 1,25-2,5-5-10W PARA LÍNEA DE 100V	
M1-10W	PROYECTOR SONORO BIDIRECCIONAL CON SELECCIÓN 1,25-2,5-5-10W PARA LÍNEA DE 100V	
M1-1/3W	ALTAVOZ PARA EMPOTRAR EN FALSO TECHO CON SELECCIÓN 1,5-3-6W PARA LÍNEA DE 100V	
	ALTAVOZ INSTALADO EN PARED (EMPOTRADO EN BANDEJA) CON SELECCIÓN 1,5-3-6W PARA LÍNEA DE 100V	
	ALTAVOZ DE MONTAJE SUPERFICIE CON SELECCIÓN 1,5-3-6W PARA LÍNEA DE 100V	
M1-20W	ALTAVOZ TIPO ESFERA SUSPENDIDA EN TECHO CON SELECCIÓN 2,5-5-10-20W PARA LÍNEA DE 100V	

LEYENDA DE DETECCIÓN Y ALARMA DE INCENDIOS		
SIMBOLOGÍA	DESCRIPCIÓN	NOTAS
	CENTRAL DE DETECCIÓN Y ALARMA DE INCENDIOS ANALÓGICA	
	REPETIDOR DE LA CENTRAL DE DETECCIÓN	
	DETECTOR ÓPTICO DE HUMOS ANALÓGICO DIRECCIONABLE INDIVIDUALMENTE	
	DETECTOR LINEAL DE HUMOS CON EMISOR/RECEPTOR MEDIANTE HAZ ÓPTICO	
	PULSADOR MANUAL DE ALARMA DIRECCIONABLE INDIVIDUALMENTE CON AISLADOR DE CORTOCIRCUITO	
	AVISADOR ÓPTICO Y ACÚSTICO DIRECCIONABLE INDIVIDUALMENTE CON AISLADOR DE CORTOCIRCUITO	
	MÓDULO MONITOR DIRECCIONABLE INDIVIDUALMENTE Y AISLADOR DE CORTOCIRCUITO	
	MÓDULO MONITOR (2 ENTRADAS) Y DE CONTROL (1 SALIDA) DIRECCIONABLE INDIVIDUALMENTE Y AISLADOR DE CORTOCIRCUITO	
	MÓDULO DE CONTROL DIRECCIONABLE INDIVIDUALMENTE Y AISLADOR DE CORTOCIRCUITO	

LEYENDA DE DETECCIÓN Y ALARMA DE INCENDIOS		
SIMBOLOGÍA	DESCRIPCIÓN	NOTAS
	MÓDULO DE CONTROL DIRECCIONABLE INDIVIDUALMENTE PARA 6 SALIDAS DE RELE Y AISLADOR DE CORTOCIRCUITO	
	MÓDULO DE CONTROL PARA CIRCUITOS A 230 VAC DIRECCIONABLE INDIVIDUALMENTE Y AISLADOR DE CORTOCIRCUITO	
	ELECTROMÁN RETENEDOR DE PUERTA	
	FUENTE DE ALIMENTACIÓN CON BATERÍAS	
	MANIPERA DE EMERGENCIA DEL ASCENSOR	
	SUPERVISIÓN DE POSICIÓN MANUAL/AUTOMÁTICO Y AVERÍA DEL GRUPO DE PRESIÓN CONTRAINCENDIOS	
	DESOLQUEO DE PUERTAS ELÉCTRICAS Y/O TORNOS PARA EVACUACIÓN	
	ACTUACIÓN SOBRE SISTEMA DE CUERTAS CUERTAS DE SECTORIZACIÓN DE CONDUCTOS DE CLIMATIZACIÓN Y SUPERVISIÓN DE ESTADO	
	PARO DE CLIMATIZADORES	
	ACCIONAMIENTO DE VENTILADOR DE SOBREPRESIÓN DE ESCALERAS Y VENTILADOR PROYECTOR ACTUACIÓN SOBRE CUADRO ELÉCTRICO DEL VENTILADOR	
	LIBERACIÓN DE PUERTA DE SECTORIZACIÓN RETENIDA ABIERTA Y VERIFICACIÓN DE CIERRE	
	SUPERVISIÓN DE ESTADO ABIERTA DE VALVULA DE CORTE DE LA RED DE BIE	
	CIERRE/ALARMA DE CORTINA CORTAFUEGOS. MONITORIZACIÓN DE FINALES DE CARRERA DE VALVULA Y DETECTOR DE FLUJO DE ROCIADORES Y ACTIVACIÓN DE CORTINA	



 

C001_C036.dwg

