



LEYENDA DE INFRAESTRUCTURAS		
SIMBOLOGIA	DESCRIPCION	NOTAS
	MONTANTE VERTICAL	
	BANDEJA METÁLICA DE CHAPA DE ACERO GALVANIZADO PERFORADO CON CABLE DE COBRE CONECTADO A TIERRA. CON TAPA Y SEPARADORES. 2 BANDEJAS: UNA PARA COMUNICACIONES Y OTRA EXCLUSIVA PARA SEGURIDAD. DIMENSIONES EN PLANOS.	
	BANDEJA METÁLICA DE CHAPA DE ACERO GALVANIZADO PERFORADO CON CABLE DE COBRE CONECTADO A TIERRA. INSTALACIONES DE ENLACE DE TELECOMUNICACIONES. DIMENSIONES 400x60mm	
	CANALIZACIÓN EXTERNA. TUBOS DE MATERIAL PLÁSTICO EN EJECUCIÓN ENTERRADA. NÚMERO Y DIMENSIONES DE TUBOS INDICADOS EN PLANOS	


LEYENDA DE CIRCUITO CERRADO DE TELEVISIÓN		
SIMBOLOGÍA	DESCRIPCIÓN	NOTAS
	CÁMARA TIPO MINI–DOMO COLOR PARA INTERIOR	
	CÁMARA TIPO MINI–DOMO COLOR PARA EXTERIOR	
	CÁMARA COLOR PARA EXTERIOR	
	CÁMARA TIPO DOMO COLOR MOTORIZADO PARA EXTERIOR	

LEYENDA DE CONTRAINTRUSIÓN		
SIMBOLOGÍA	DESCRIPCIÓN	NOTAS
	DETECTOR DE APERTURA DE PUERTA POR CONTACTO MAGNÉTICO	
	DETECTOR DE APERTURA DE PUERTA POR CONTACTO MAGNÉTICO DE GRAN POTENCIA PARA PORTONES	
	DETECTOR DE MOVIMIENTO DE DOBLE TECNOLOGÍA CON COBERTURA VOLUMÉTRICA	
	DETECTOR DE CORTINA POR INFRARROJOS	

LEYENDA DE CONTROL DE ACCESOS		
SIMBOLOGÍA	DESCRIPCIÓN	NOTAS
	SENSOR PARA CONTEO DE PERSONAS	
	CONTROL DE PUERTA/BOLARDOS. - 1 SALIDA PARA CONTROL PUERTA - 2 ENTRADAS PARA ESTADO DE PUERTA/BOLARDOS	
	LIBERACIÓN DE PUERTA/PORTILLOS PARA EVACUACIÓN: - 1 ENTRADA DESDE SISTEMA DE DETECCIÓN DE INCENDIOS	
	CONTROL DE ACCESO A RECINTO. PUERTA DOBLE. SALIDA CON PULSADOR. VER DETALLE	
	CONTROL DE ACCESO Y SALIDA A RECINTO POR PORTILLO. VER DETALLE	
	CONTROL DE ACCESO Y SALIDA PARA VEHÍCULOS CON BARRERAS. VER DETALLE	
	PULSADOR DE SALIDA	

 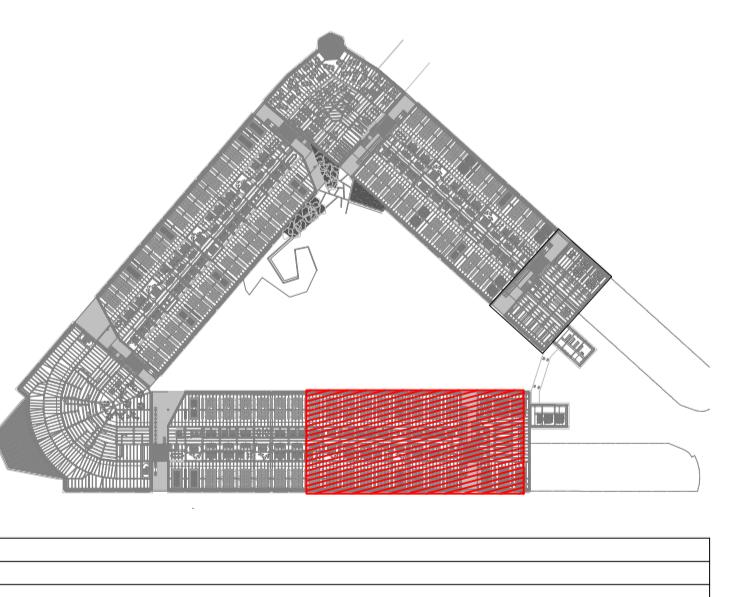

MOTIVO	FECHA		
 economía y hacienda MADRID			
AYUNTAMIENTO DE MADRID DIRECCIÓN GENERAL DE PATRIMONIO S.G. DE ARQUITECTURA Y CONSERVACIÓN DEL PATRIMONIO			
PROYECTO: ADAPTACIÓN DEL PROYECTO PARA LA REHABILITACIÓN DEL MERCADO DE FRUTAS Y VERDURAS PROYECTO DE EJECUCIÓN			
DIRECTORES DEL PROYECTO: 			
JESÚS ULARGUI AGURRUZA		EDUARDO PESQUERA GONZÁLEZ	
COLABORACIÓN DEL PROYECTO: JIMENA ROBLES GARCÍA DE LA MATA CLETO BARREIRO SORRIVAS			
ESTUDIO: SE21		PLANO: SEGUROIDAD ENTREPLANTA DISTRIBUCIÓN ZONA 2	
ESCALA: 1/100		FORMATO: DIN A1	
ESCALA GRÁFICA: 1:1		FECHA: MAYO 2017	
EDIFICIO: EDIFICIO: EDIFICIO:		DETALLE: DETALLE: DETALLE:	
QUERIDA ULARGUI arquitectos s.l.p. parquitectos@parquitectos.com		C/Fernando Garrido 12, Local: 28015. Madrid T 914445433	

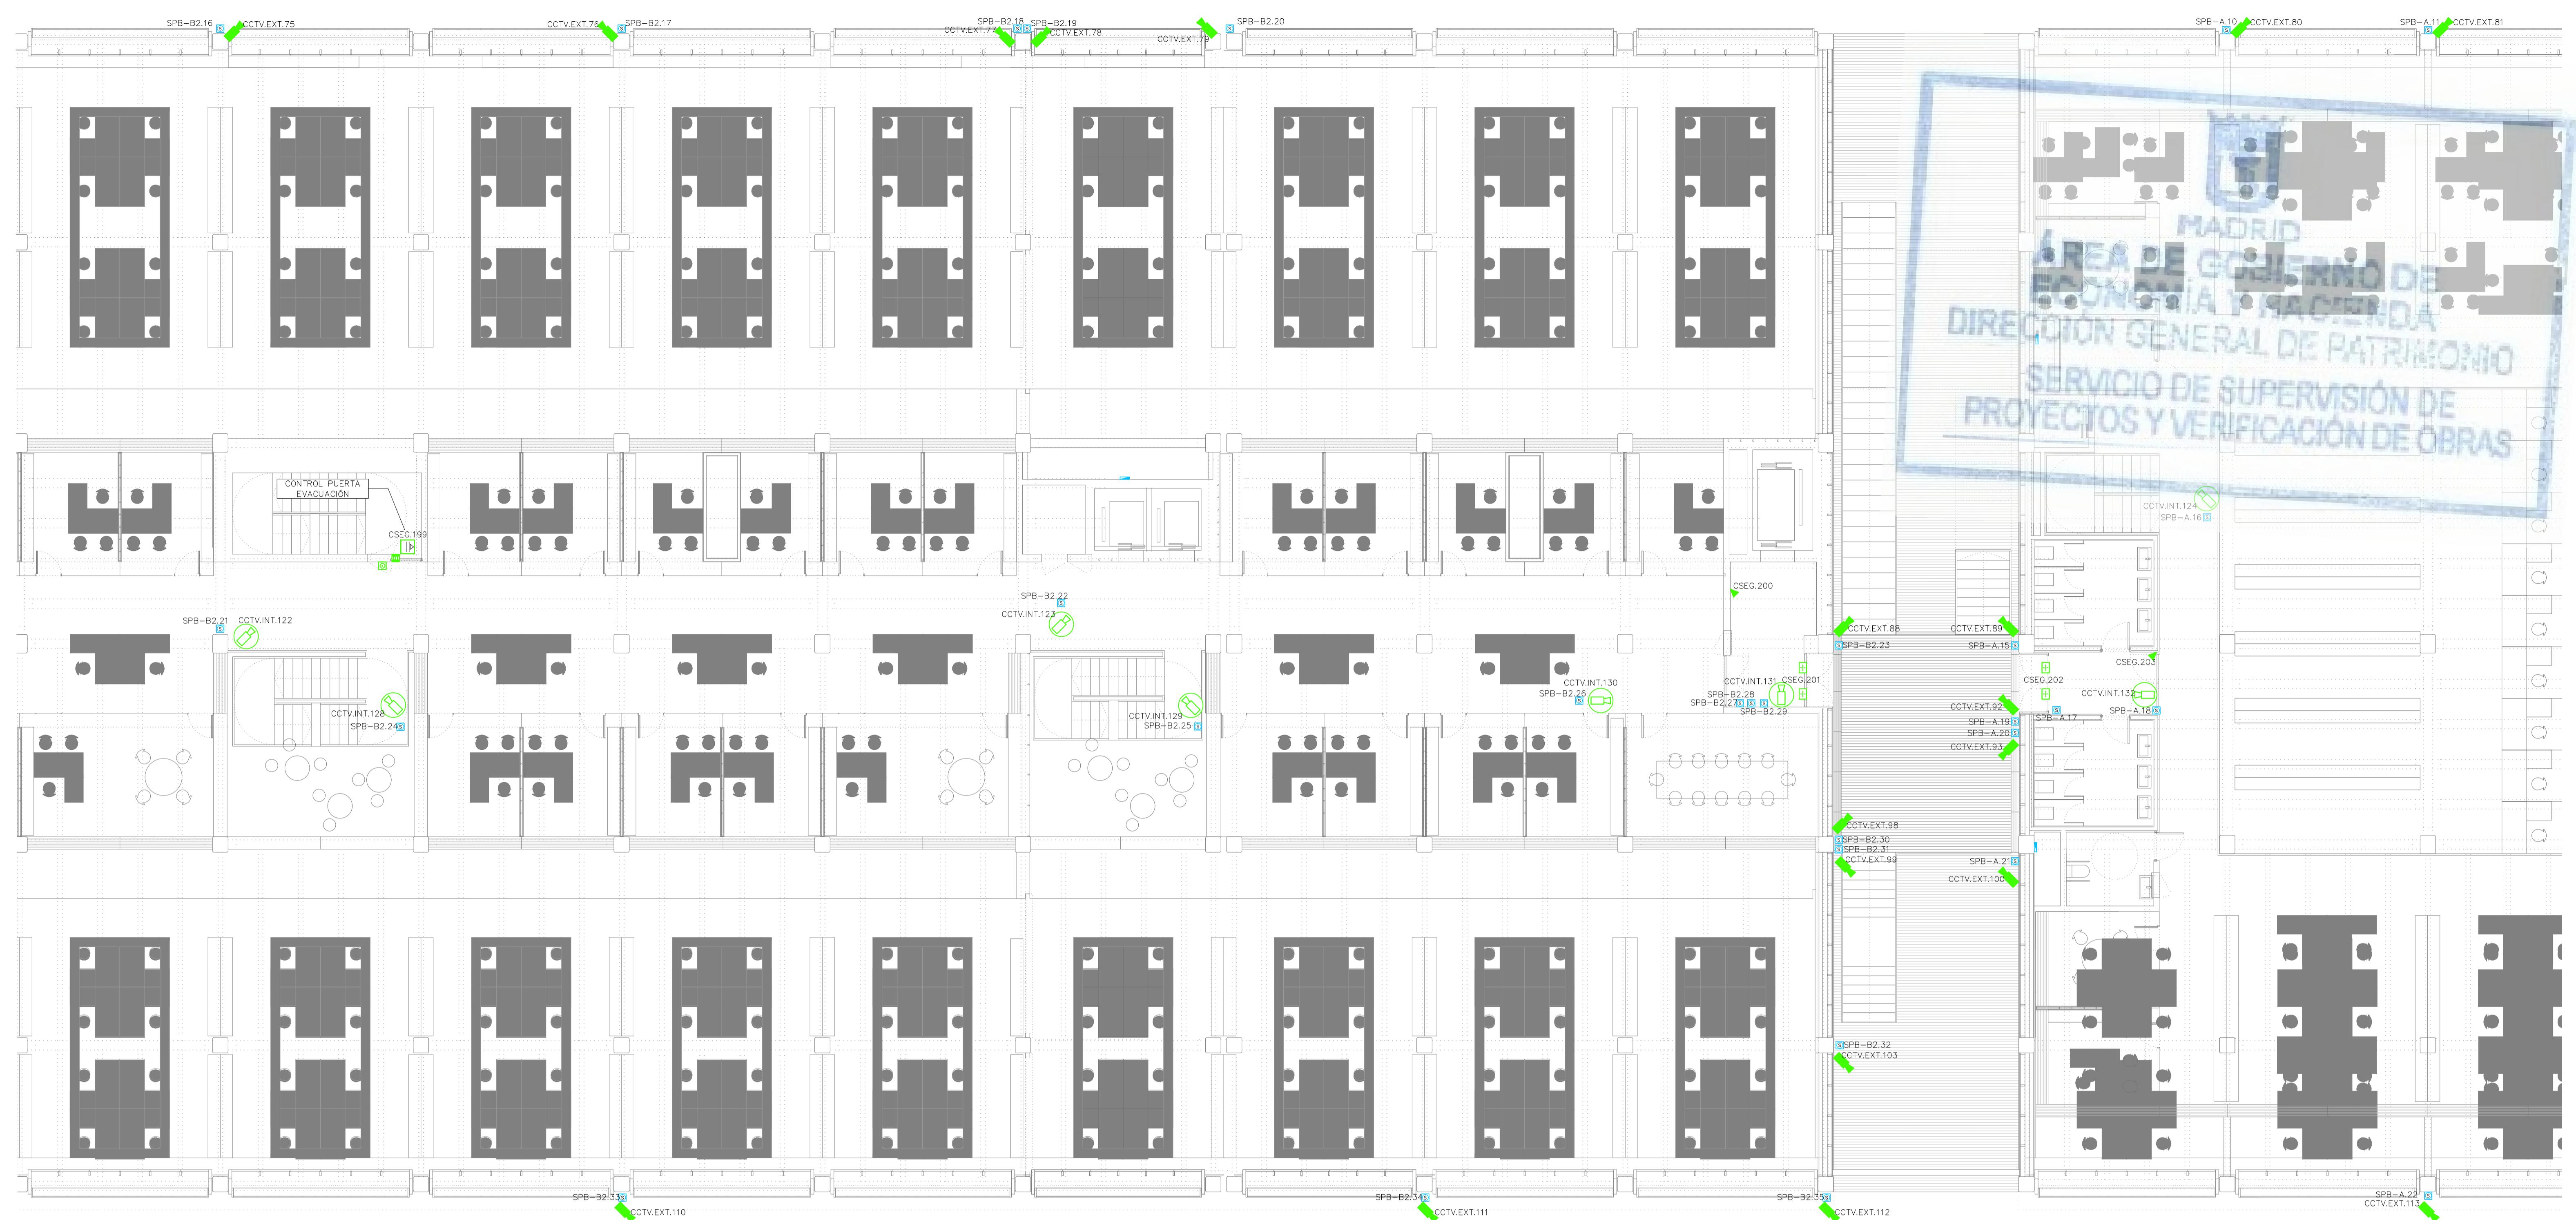



LEYENDA DE INFRAESTRUCTURAS		
SIMBOLOGIA	DESCRIPCION	NOTAS
	MONTANTE VERTICAL	
	BANDEJA METÁLICA DE CHAPA DE ACERO GALVANIZADO PERFORADO CON CABLE DE COBRE CONECTADO A TIERRA. CON TAPA Y SEPARADORES. 2 BANDEJAS: UNA PARA COMUNICACIONES Y OTRA EXCLUSIVA PARA SEGURIDAD. DIMENSIONES EN PLANOS.	
	BANDEJA METÁLICA DE CHAPA DE ACERO GALVANIZADO PERFORADO CON CABLE DE COBRE CONECTADO A TIERRA. INSTALACIONES DE ENLACE DE TELECOMUNICACIONES. DIMENSIONES 400x60mm	
	CANALIZACIÓN EXTERNA. TUBOS DE MATERIAL PLÁSTICO EN EJECUCIÓN ENTERRADA. NÚMERO Y DIMENSIONES DE TUBOS INDICADOS EN PLANOS	


LEYENDA DE CIRCUITO CERRADO DE TELEVISIÓN		
SIMBOLOGÍA	DESCRIPCIÓN	NOTAS
	CÁMARA TIPO MINI-DOMO COLOR PARA INTERIOR	
	CÁMARA TIPO MINI-DOMO COLOR PARA EXTERIOR	
	CÁMARA COLOR PARA EXTERIOR	
	CÁMARA TIPO DOMO COLOR MOTORIZADO PARA EXTERIOR	

LEYENDA DE CONTRAINTRUSIÓN		
SIMBOLOGÍA	DESCRIPCIÓN	NOTAS
	DETECTOR DE APERTURA DE PUERTA POR CONTACTO MAGNÉTICO	
	DETECTOR DE APERTURA DE PUERTA POR CONTACTO MAGNÉTICO DE GRAN POTENCIA PARA PORTONES	
	DETECTOR DE MOVIMIENTO DE DOBLE TECNOLOGÍA CON COBERTURA VOLUMÉTRICA	
	DETECTOR DE CORTINA POR INFRARROJOS	

LEYENDA DE CONTROL DE ACCESOS		
SIMBOLOGÍA	DESCRIPCIÓN	NOTAS
	SENSOR PARA CONTEO DE PERSONAS	
	CONTROL DE PUERTA/BOLARDOS. - 1 SALIDA PARA CONTROL PUERTA - 2 ENTRADAS PARA ESTADO DE PUERTA/BOLARDOS	
	LIBERACIÓN DE PUERTA/PORTILLOS PARA EVACUACIÓN: - 1 ENTRADA DESDE SISTEMA DE DETECCIÓN DE INCENDIOS	
	CONTROL DE ACCESO A RECINTO. PUERTA DOBLE. SALIDA CON PULSADOR. VER DETALLE	
	CONTROL DE ACCESO Y SALIDA A RECINTO POR PORTILLO. VER DETALLE	
	CONTROL DE ACCESO Y SALIDA PARA VEHÍCULOS CON BARRERAS. VER DETALLE	
	PULSADOR DE SALIDA	

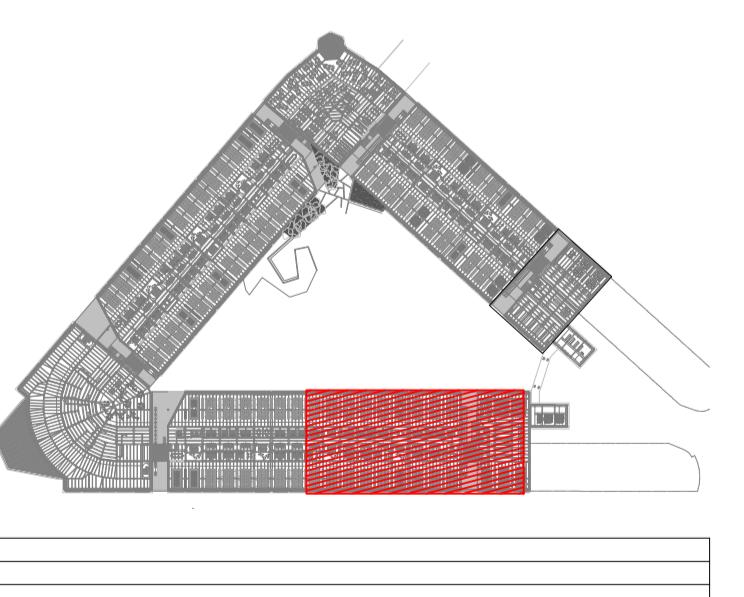

 MOTIVO	FECHA		
 economía y hacienda MADRID			
AYUNTAMIENTO DE MADRID DIRECCIÓN GENERAL DE PATRIMONIO S.G. DE ARQUITECTURA Y CONSERVACIÓN DEL PATRIMONIO			
PROYECTO: ADAPTACIÓN DEL PROYECTO PARA LA REHABILITACIÓN DEL MERCADO DE FRUTAS Y VERDURAS PROYECTO DE EJECUCIÓN			
DIRECTORES DEL PROYECTO: 			
JESÚS ULARGUI AGURRUZA		EDUARDO PESQUERA GONZÁLEZ	
COLABORACIÓN DEL PROYECTO: JIMENA ROBLES GARCÍA DE LA MATA CLETO BARREIRO SORRIVAS			
ESTRUCTURA: SE21		PLANO: SEGUROIDAD ENTREPLANTA DISTRIBUCIÓN ZONA 2	
ALTA: 1/100		FORMATO: DIN A1	
ALTA GRÁFICA: 10 1		FECHA: MAYO 2017	
EDUARDO PESQUERA ULARGUI arquitectos s.l.p. parquitectos@parquitectos.com		C/Fernando Garrido 12, Local. 15 28015. Madrid T 914445433	

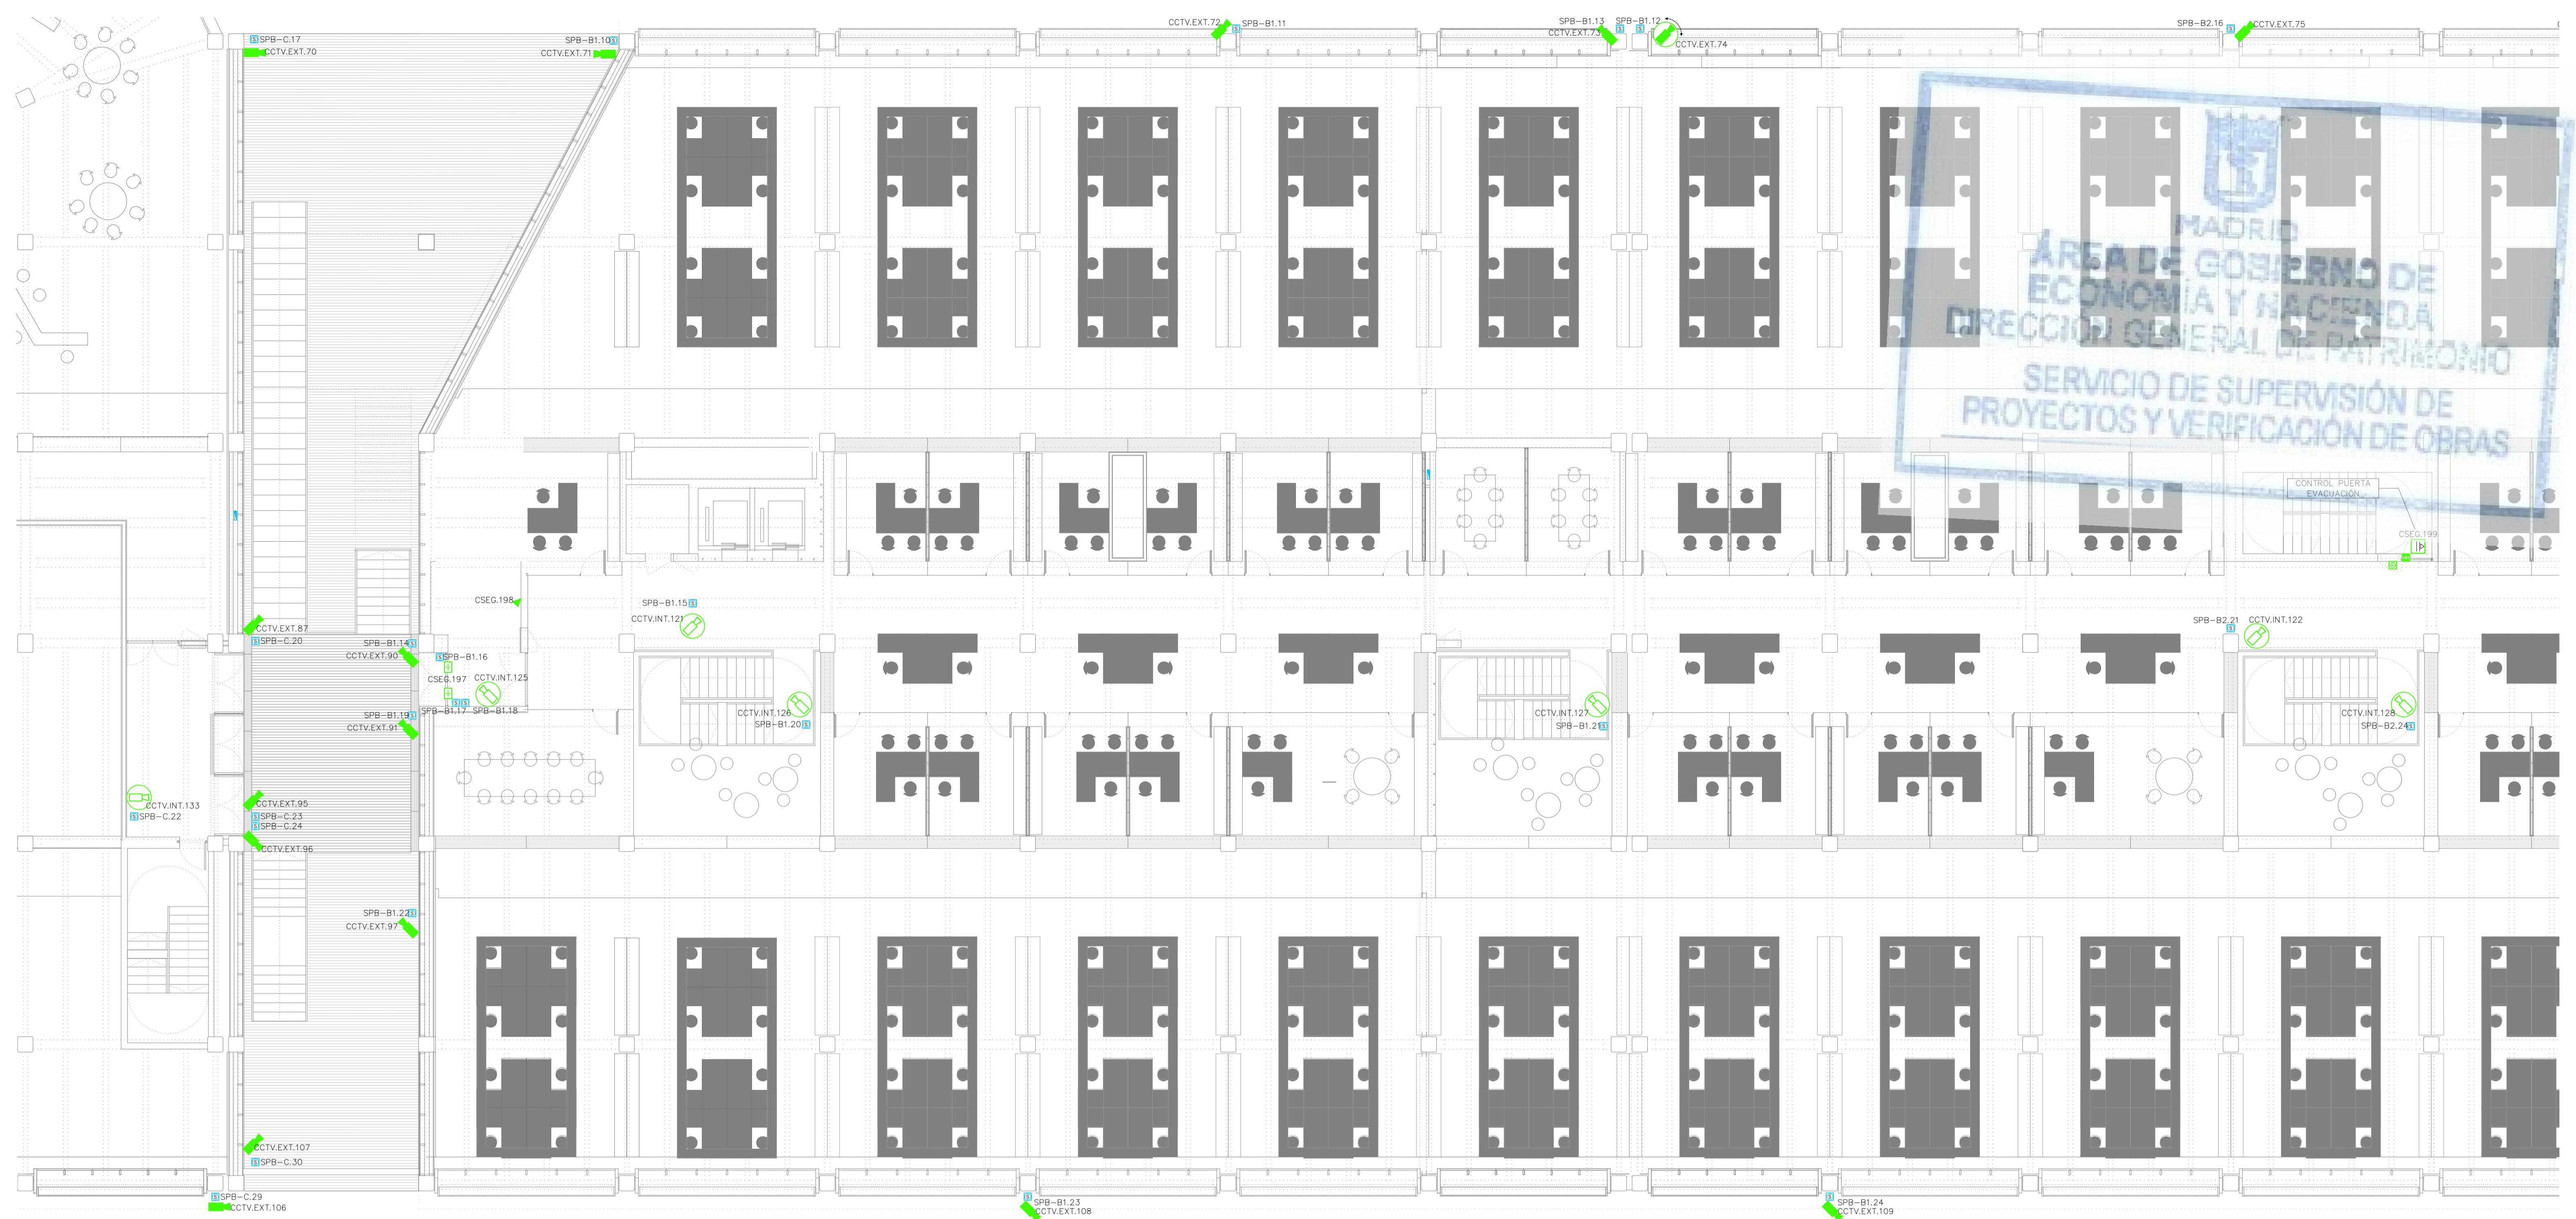


LEYENDA DE INFRAESTRUCTURAS		
SIMBOLOGIA	DESCRIPCION	NOTAS
	MONTANTE VERTICAL	
	BANDEJA METÁLICA DE CHAPA DE ACERO GALVANIZADO PERFORADO CON CABLE DE COBRE CONECTADO A TIERRA. CON TAPA Y SEPARADORES. 2 BANDEJAS: UNA PARA COMUNICACIONES Y OTRA EXCLUSIVA PARA SEGURIDAD. DIMENSIONES EN PLANOS.	
	BANDEJA METÁLICA DE CHAPA DE ACERO GALVANIZADO PERFORADO CON CABLE DE COBRE CONECTADO A TIERRA. INSTALACIONES DE ENLACE DE TELECOMUNICACIONES. DIMENSIONES 400x60mm	
	CANALIZACIÓN EXTERNA. TUBOS DE MATERIAL PLÁSTICO EN EJECUCIÓN ENTERRADA. NÚMERO Y DIMENSIONES DE TUBOS INDICADOS EN PLANOS	

LEYENDA DE CIRCUITO CERRADO DE TELEVISIÓN		
SIMBOLOGÍA	DESCRIPCIÓN	NOTAS
	CÁMARA TIPO MINI–DOMO COLOR PARA INTERIOR	
	CÁMARA TIPO MINI–DOMO COLOR PARA EXTERIOR	
	CÁMARA COLOR PARA EXTERIOR	
	CÁMARA TIPO DOMO COLOR MOTORIZADO PARA EXTERIOR	

LEYENDA DE CONTRAINTRUSIÓN		
SIMBOLOGÍA	DESCRIPCIÓN	NOTAS
	DETECTOR DE APERTURA DE PUERTA POR CONTACTO MAGNÉTICO	
	DETECTOR DE APERTURA DE PUERTA POR CONTACTO MAGNÉTICO DE GRAN POTENCIA PARA PORTONES	
	DETECTOR DE MOVIMIENTO DE DOBLE TECNOLOGÍA CON COBERTURA VOLUMÉTRICA	
	DETECTOR DE CORTINA POR INFRARROJOS	


LEYENDA DE CONTROL DE ACCESOS		
SIMBOLOGÍA	DESCRIPCIÓN	NOTAS
	SENSOR PARA CONTEO DE PERSONAS	
	CONTROL DE PUERTA/BOLARDOS. - 1 SALIDA PARA CONTROL PUERTA - 2 ENTRADAS PARA ESTADO DE PUERTA/BOLARDOS	
	LIBERACIÓN DE PUERTA/PORTILLOS PARA EVACUACIÓN: - 1 ENTRADA DESDE SISTEMA DE DETECCIÓN DE INCENDIOS	
	CONTROL DE ACCESO A RECINTO. PUERTA DOBLE. SALIDA CON PULSADOR. VER DETALLE	
	CONTROL DE ACCESO Y SALIDA A RECINTO POR PORTILLO. VER DETALLE	
	CONTROL DE ACCESO Y SALIDA PARA VEHÍCULOS CON BARRERAS. VER DETALLE	
	PULSADOR DE SALIDA	

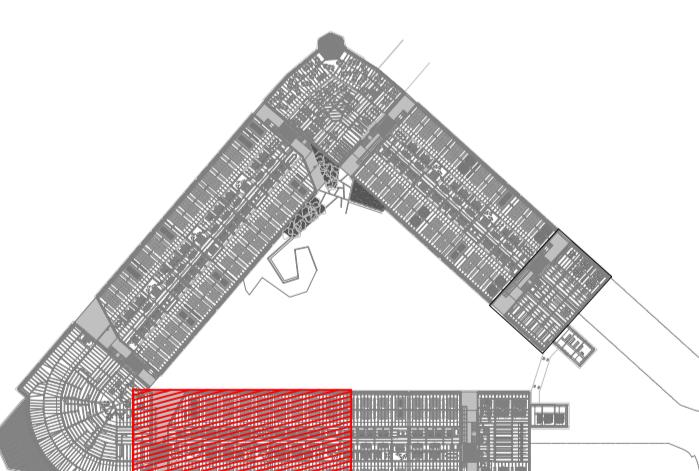


A horizontal bar consisting of three segments: a black segment on the left, a red segment in the middle containing diagonal hatching, and a black segment on the right.

MOTIVO	FECHA
economía y hacienda MADRID	AYUNTAMIENTO DE MADRID DIRECCIÓN GENERAL DE PATRIMONIO S.G. DE ARQUITECTURA Y CONSERVACIÓN DEL PATRIMONIO
PROYECTO: ADAPTACIÓN DEL PROYECTO PARA LA REHABILITACIÓN DEL MERCADO DE FRUTAS Y VERDURAS PROYECTO DE EJECUCIÓN	
DATOS DEL PROYECTO:	 

JESÚS ULARGUI AGURRUZA CCIÓN DEL PROYECTO: JIMENA ROBLES GARCÍA DE LA MATA	EDUARDO PESQUERA GONZÁLEZ CLETO BARREIRO SORRIVAS
ERO: SE22	PLANO: SEGURIDAD ENTREPLANTA DISTRIBUCIÓN ZONA 3
ALA: 1 / 100 ALA GRÁFICA: [0] 1	FORMATO: DIN A1 FECHA: MAYO 2017 5
PESQUERA ULARGUI arquitectos s.l.p. C/Fernando Garrido 12, Local. 28015. Madrid	

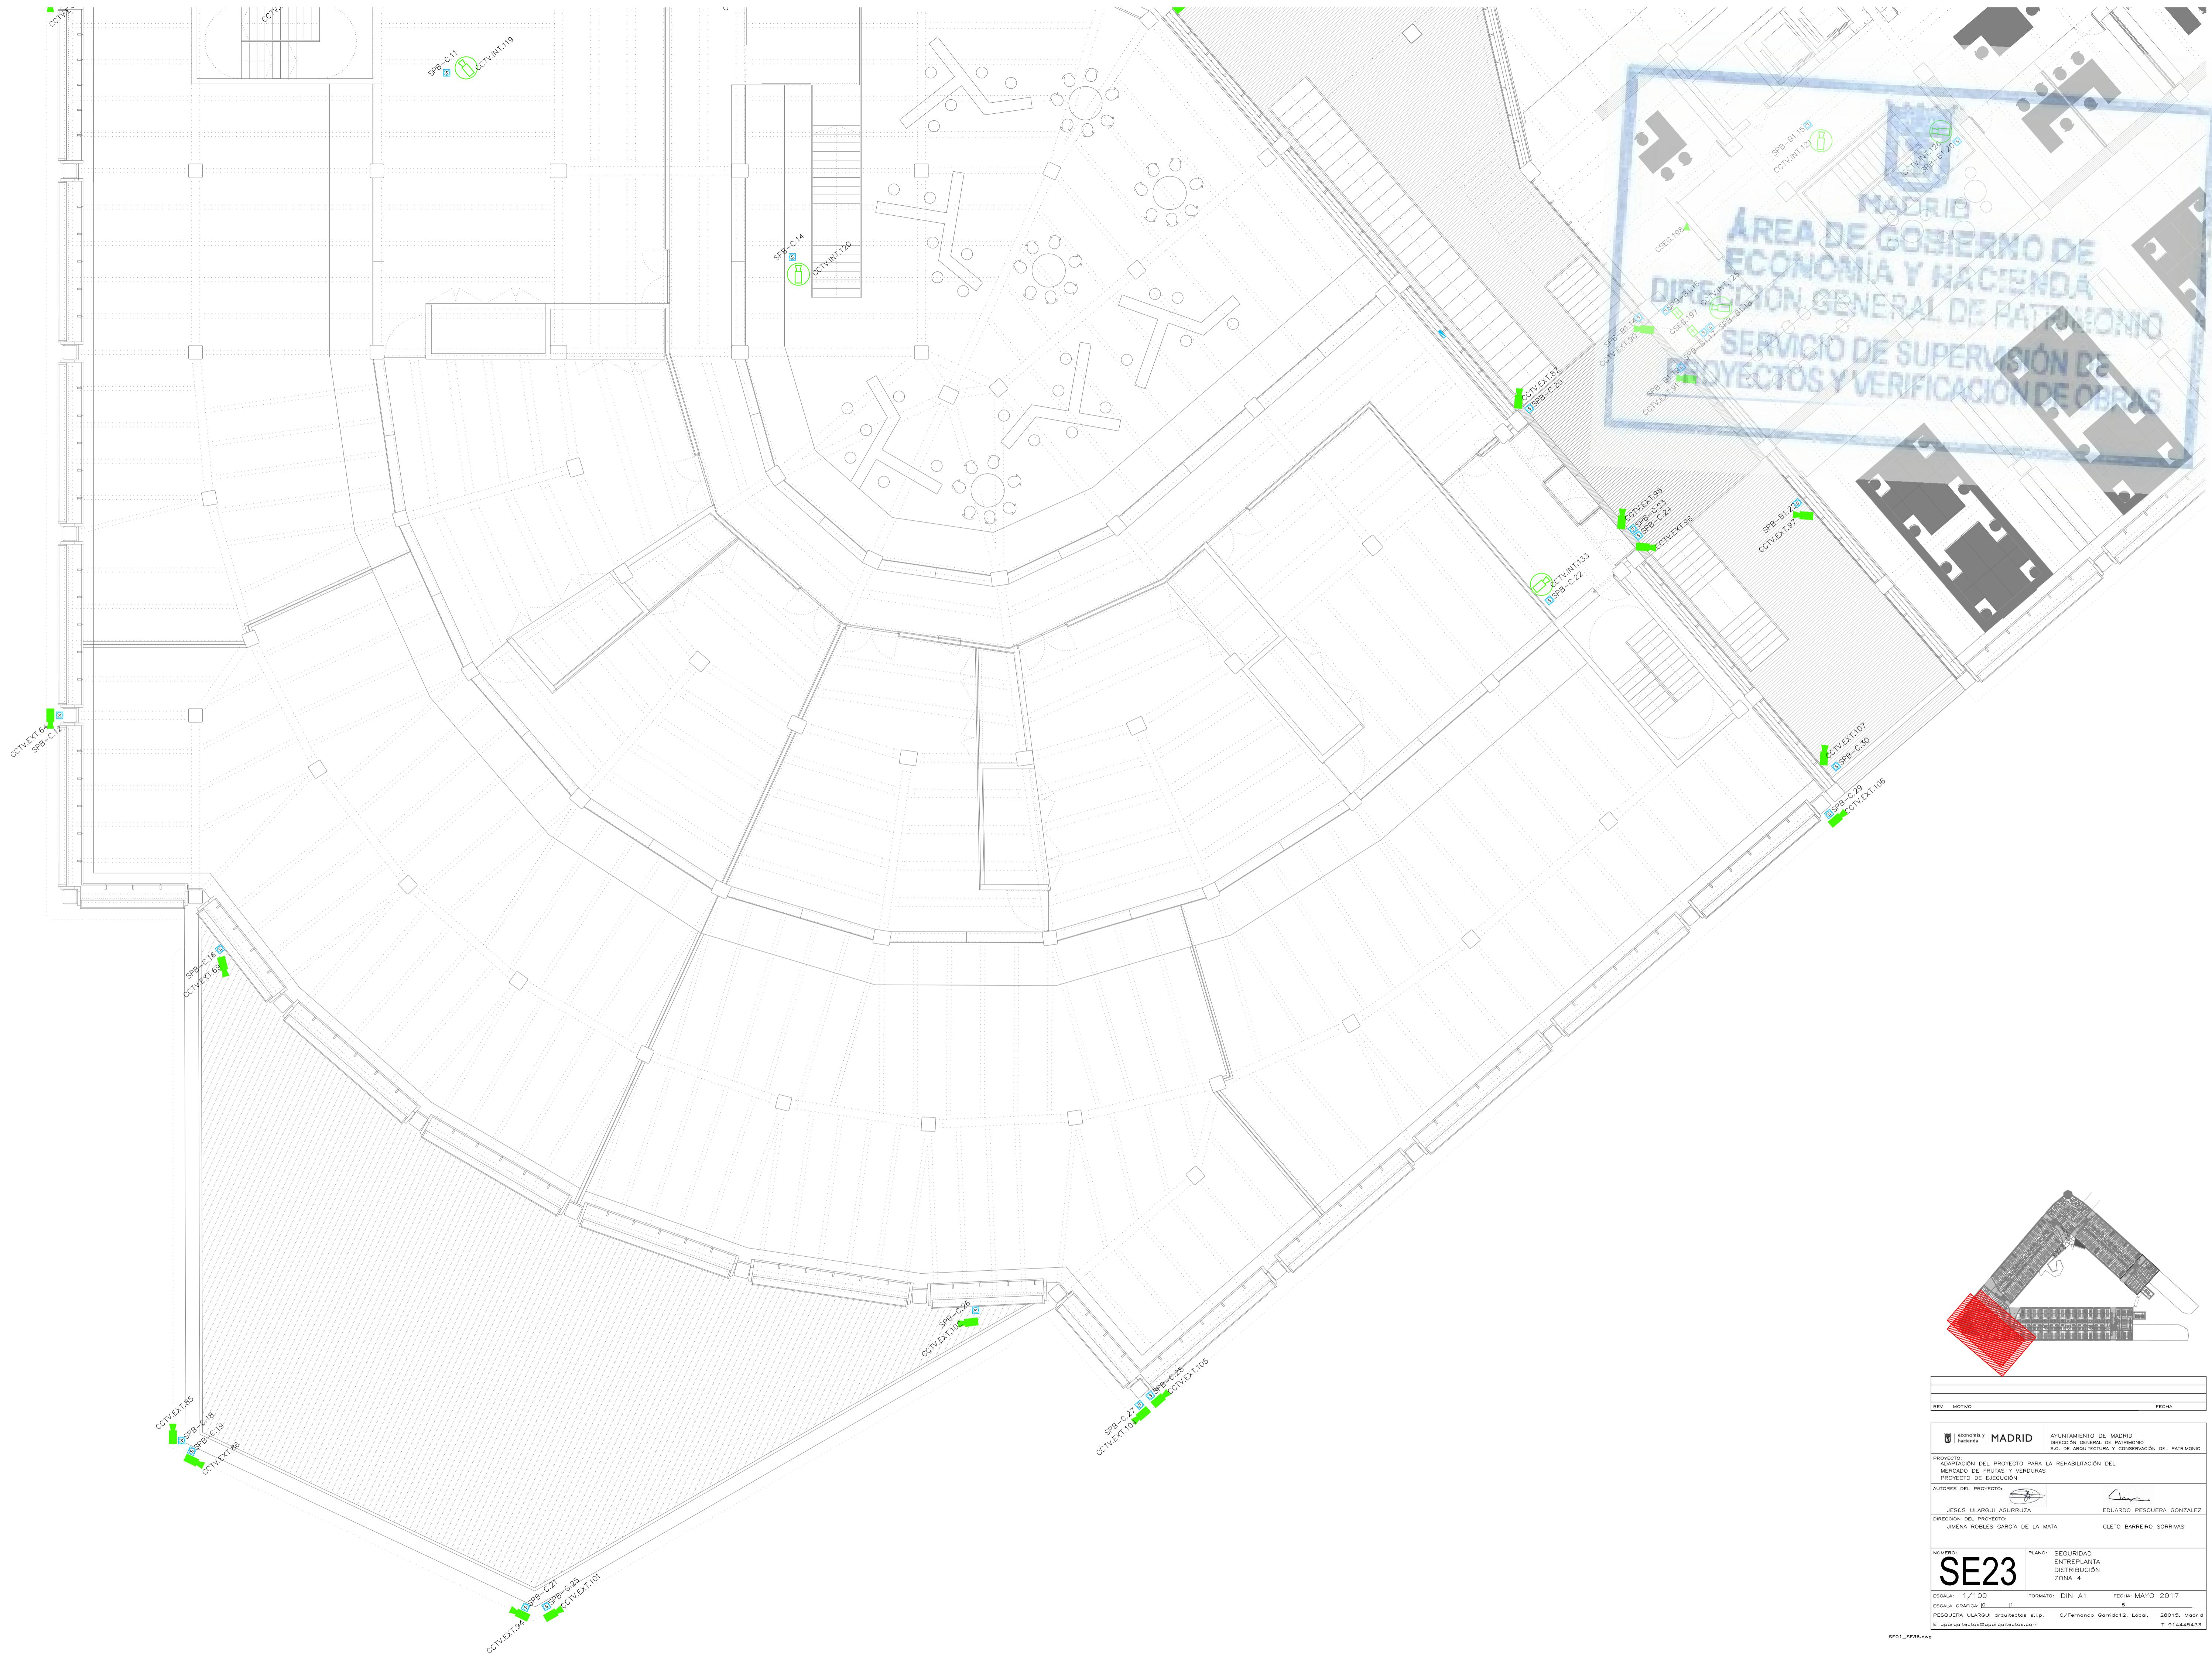

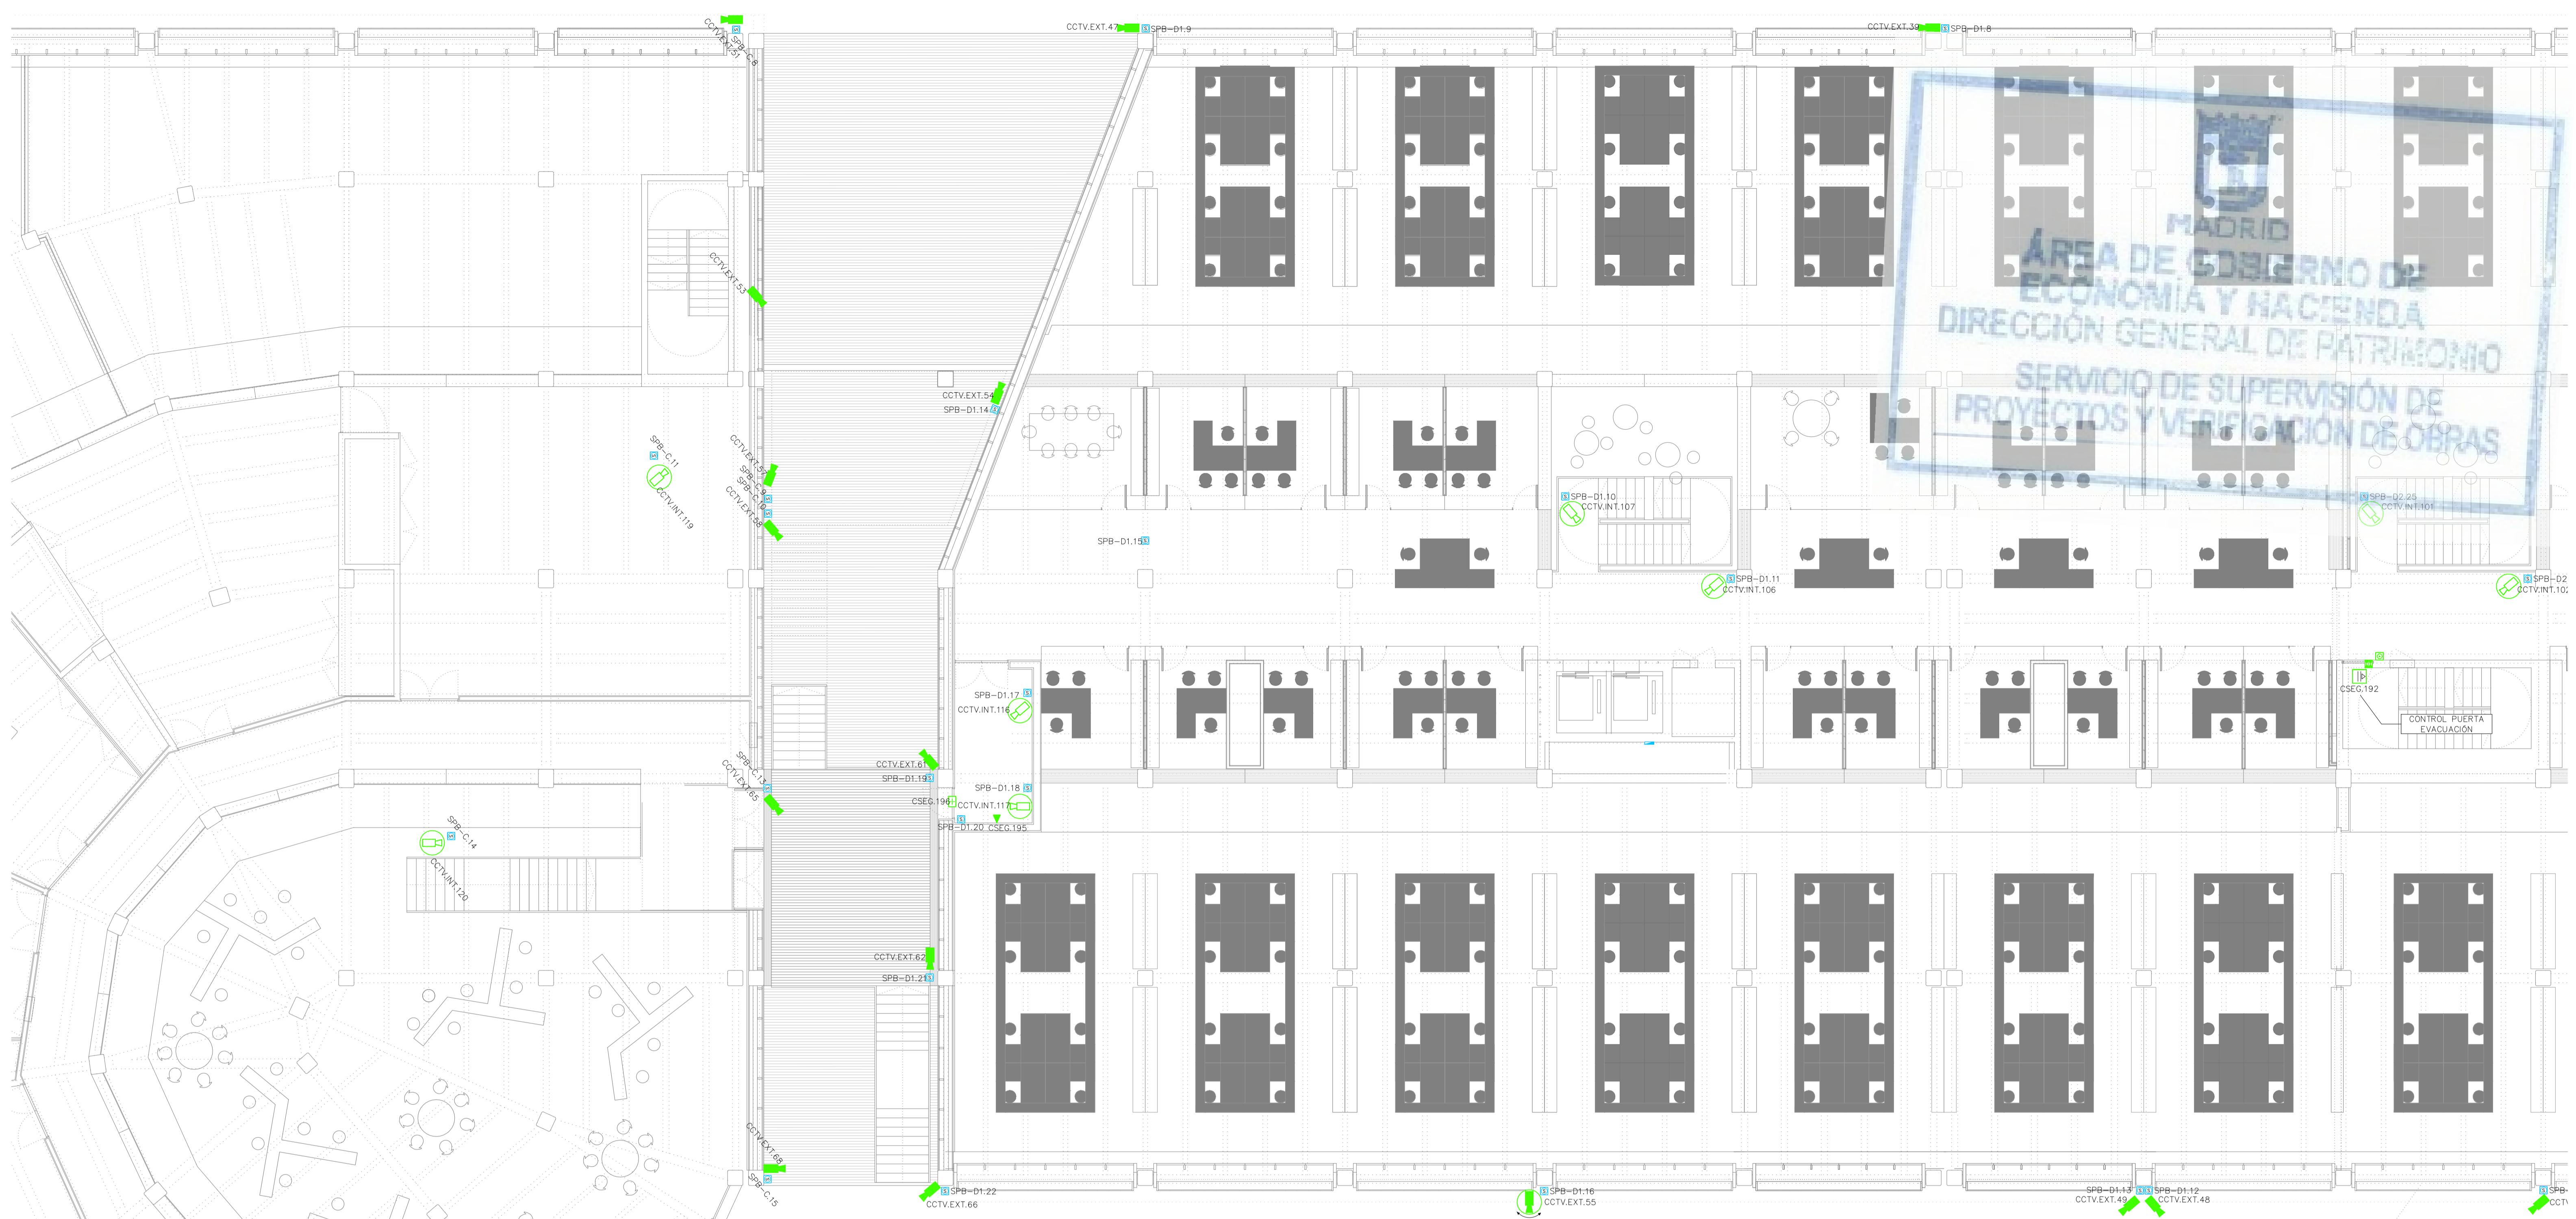

LEYENDA DE INFRAESTRUCTURAS		
SÍMBOLO	DESCRIPCIÓN	NOTAS
	MONTANTE VERTICAL	
	BANDEJA METÁLICA DE CHAPA DE ACERO GALVANIZADO PERFORADO CON CABLE DE TIERRA, CON TAPA Y SEPARDOR. 2 BANDEJAS, UNA PARA COMUNICACIONES Y OTRA EXCLUSIVA PARA SEGURIDAD. DIMENSIONES EN PLANOS.	
	BANDEJA METÁLICA DE CHAPA DE ACERO GALVANIZADO PERFORADO CON CABLE DE TIERRA, CONECTADA A TIERRA. INSTALACIONES EN PLANOS. EXCLUSIVO PARA TELECOMUNICACIONES. DIMENSIONES: 400x60mm.	
	CANALIZACIÓN EXTERNA. TUBOS DE MATERIAL PLÁSTICO EN EJECUCIÓN ENTERRADA. NOMBRE Y DIMENSIONES DE TUBOS INDICADOS EN PLANOS	


LEYENDA DEL SISTEMA DE CABLEADO ESTRUCTURADO		
SÍMBOLO	DESCRIPCIÓN	NOTAS
	REPARTIDOR RACK 19". EXCLUSIVO PARA INSTALACIONES DE SEGURIDAD	
	TOMA SIMPLE 1xRJ45 PARA VOZ/DATOS. EMPOTRADA O SUPERFICIE. RED SEGURIDAD	CAT 6A UTP
	TOMA SIMPLE 1xRJ45 PARA VOZ/DATOS, PARA PORTAMECANISMOS EN SUELTO. RED SEGURIDAD	CAT 6A UTP
	TOMA SIMPLE 1xRJ45 PARA VOZ/DATOS, PARA CANAL PORTAMECANISMOS EN PARED. RED SEGURIDAD	CAT 6A UTP

LEYENDA DE CIRCUITO CERRADO DE TELEVISIÓN		
SÍMBOLO	DESCRIPCIÓN	NOTAS
	CÁMARA TIPO MINI-DOMO COLOR PARA INTERIOR	
	CÁMARA TIPO MINI-DOMO COLOR PARA EXTERIOR	
	CÁMARA COLOR PARA EXTERIOR	
	CÁMARA TIPO DOMO COLOR MOTORIZADO PARA EXTERIOR	
	POSTE AUTOORTANTE, ALTURA 4m	
	GRABADOR/SERVIDOR DE CCTV	
	PUESTO DE CONTROL SEGURIDAD	
	PANTALLA LCD DE 42" PARA CCTV	

LEYENDA DE CONTRAINTRUSIÓN		
SÍMBOLO	DESCRIPCIÓN	NOTAS
	DETECTOR DE APERTURA DE PUERTA POR CONTACTO MAGNÉTICO	
	DETECTOR DE APERTURA DE PUERTA POR CONTACTO MAGNÉTICO DE GRAN POTENCIA PARA PORTONES	
	DETECTOR DE MOVIMIENTO DE DOBLE TECNOLOGÍA CON COBERTURA VOLUMétrICA	
	DETECTOR DE CORTINA POR INFRARROJOS	
	TECLADO DE MANDO	
	SIRENA ELECTRÓNICA PARA EXTERIOR	
	CENTRAL CONTRAINTRUSIÓN	
	MÓDULO DE ENTRADAS DE DETECTORES Y COMUNICACIÓN AL BUS DEL SISTEMA	

LEYENDA DE CONTROL DE ACCESOS		
SÍMBOLO	DESCRIPCIÓN	NOTAS
	SENSOR PARA CONTEO DE PERSONAS	
	CONTROL DE PUERTA/BOLARDOS. - 1 SALIDA PARA CONTROL PUERTA. - 2 ENTRADAS PARA ESTADO DE PUERTA/BOLARDOS	
	LIBERACIÓN DE PUERTA/PORTILLOS PARA EVACUACIÓN: - 1 ENTRADA DESDE SISTEMA DE DETECCIÓN DE INCENDIOS	
	CONTROL DE ACCESO A RECINTO. PUERTA DOBLE. SALIDA CON PULSADOR. VER DETALLE	
	CONTROL DE ACCESO Y SALIDA A RECINTO POR PORTILLO. VER DETALLE	
	PULSADOR DE SALIDA	

REV	MOTIVO	FECHA
<p>ÁREA DE GOBIERNO DE ECONOMÍA Y HACIENDA AYUNTAMIENTO DE MADRID DIRECCIÓN GENERAL DE PATRIMONIO PROYECTO: REHABILITACIÓN DEL MERCADO DE FRUTAS Y VERDURAS PROYECTO DE EJECUCIÓN: AUTORES DEL PROYECTO: JESÚS ULARQUÍ AGURRUZA EDUARDO PESQUERA GONZALEZ DIRECCIÓN DEL PROYECTO: JIMENA ROBLES GARCÍA DE LA MATA CLETO BARREIRO SORRIVAS</p>		
NOMBRE:	PLANO:	FECHA:
SE24	SEGURIDAD ENTREPISADA DISTRIBUCIÓN ZONA 5	MAYO 2017
ESCALA: 1/100	FORMATO: DIN A1	FECHA:
ESCALA GRÁFICA: 1:1		
E. ularqui@easypaq.net	C/Fernando Gorrión, 12, Local: 28015 Madrid	
PESQUERA, ULARQUI arquitectos s.a.p. C/Fernando Gorrión, 12, Local: 28015 Madrid		
T. 914445433		

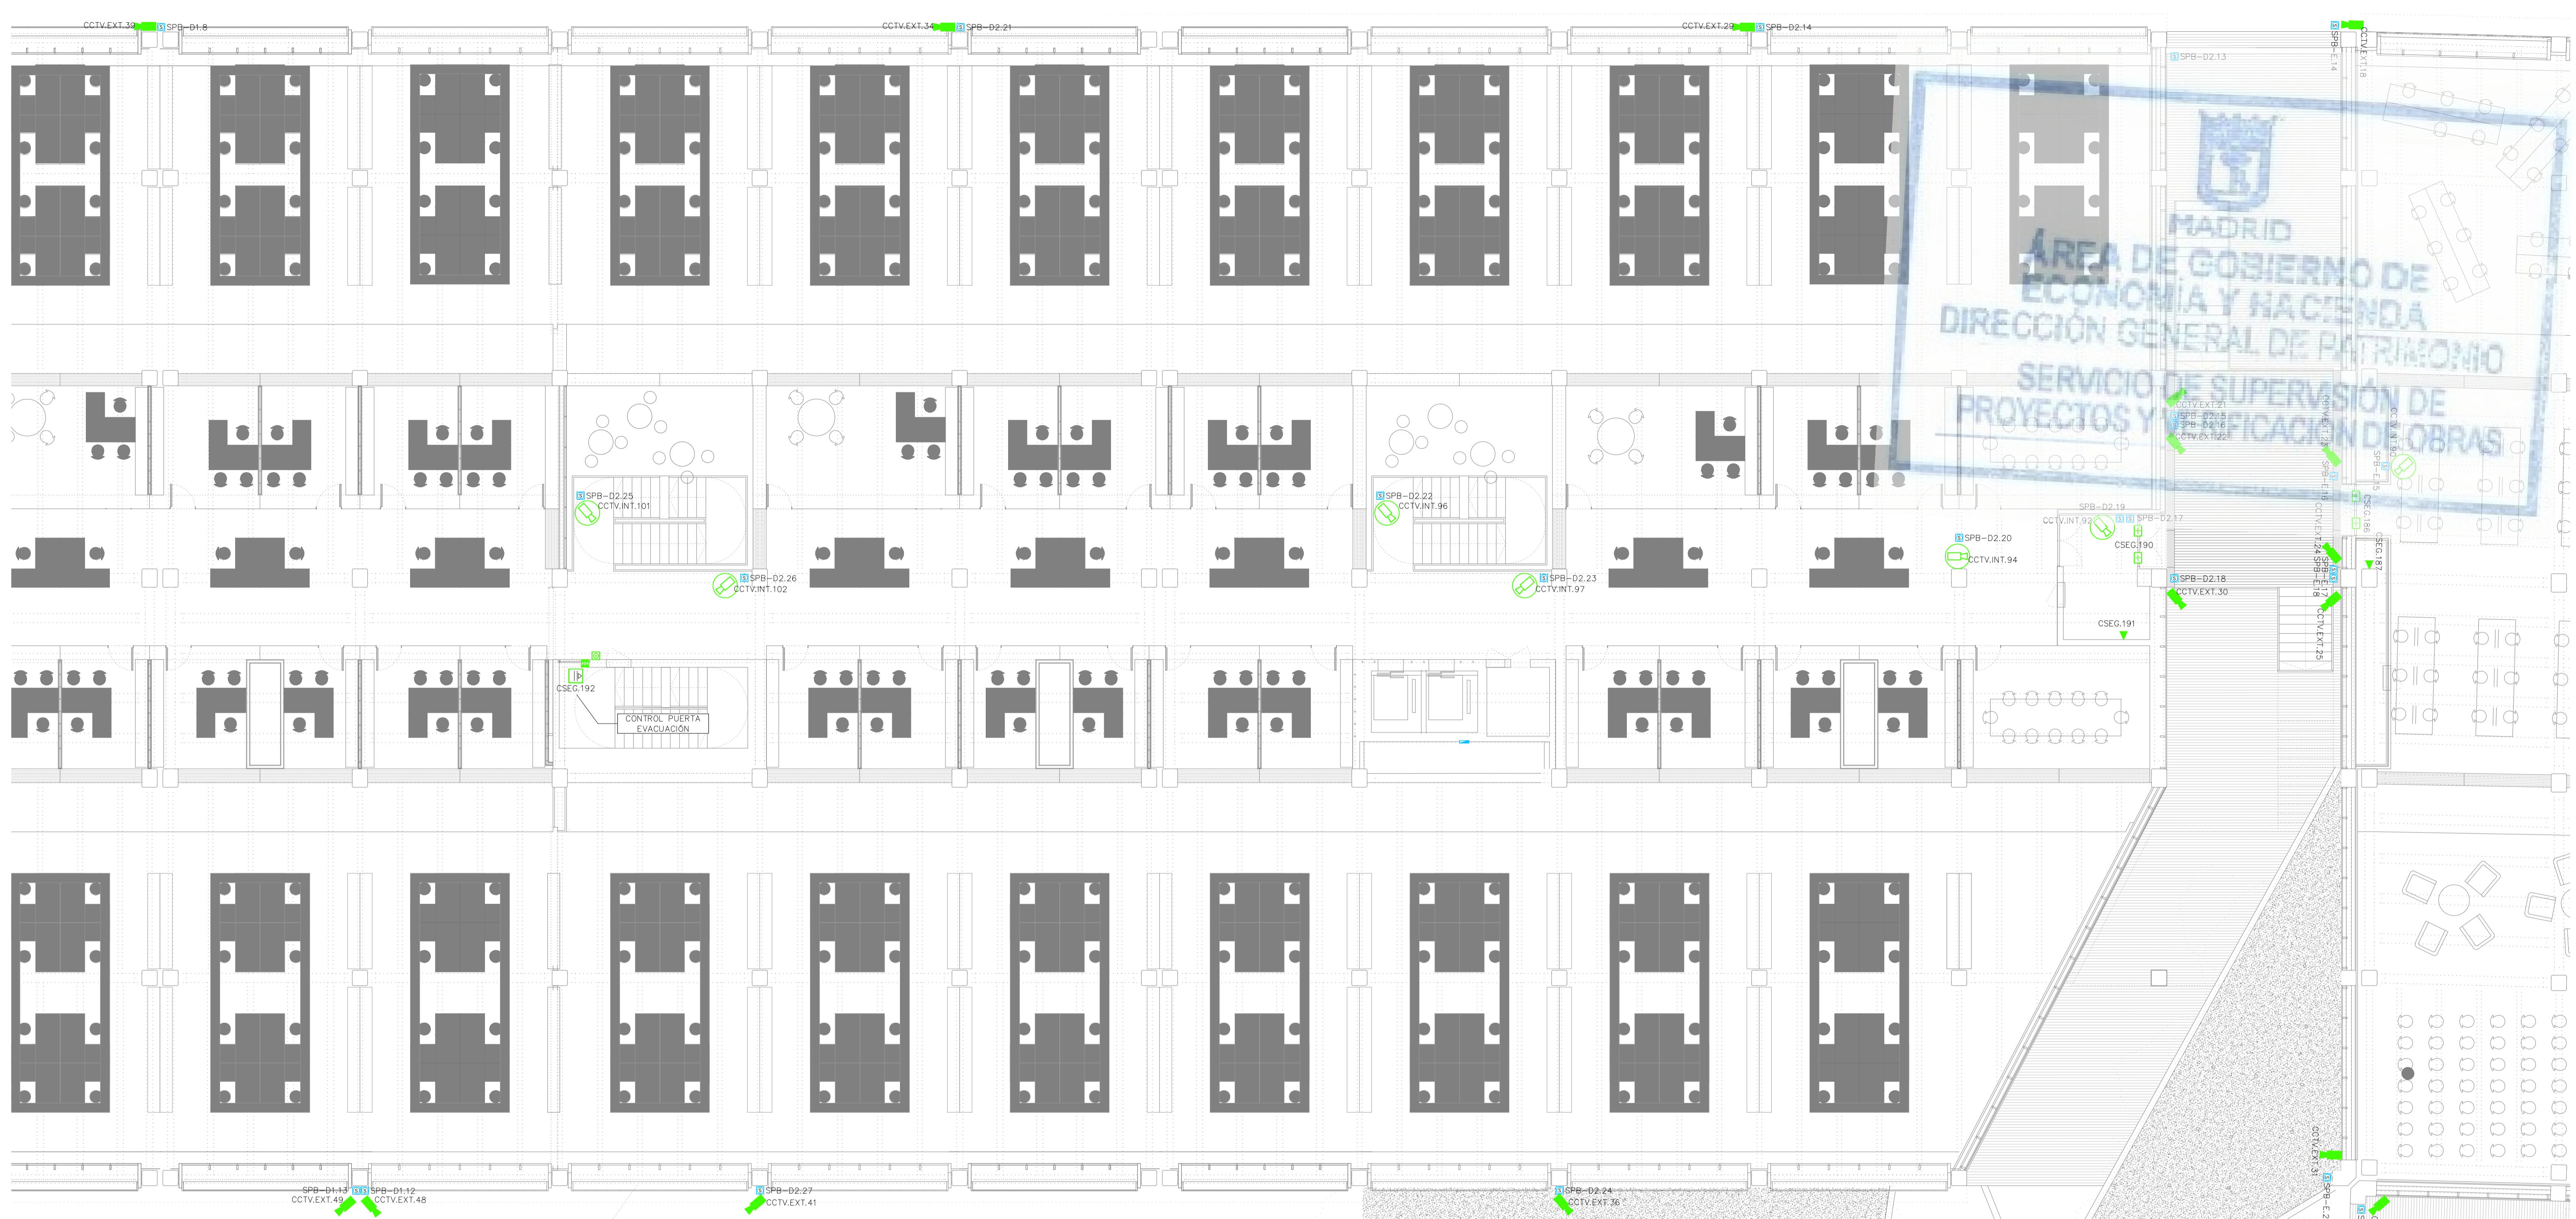


LEYENDA DE INFRAESTRUCTURAS		
SIMBOLOGIA	DESCRIPCION	NOTAS
	MONTANTE VERTICAL	
	BANDEJA METÁLICA DE CHAPA DE ACERO GALVANIZADO PERFORADO CON CABLE DE COBRE CONECTADO A TIERRA. CON TAPA Y SEPARADORES. 2 BANDEJAS: UNA PARA COMUNICACIONES Y OTRA EXCLUSIVA PARA SEGURIDAD. DIMENSIONES EN PLANOS.	
	BANDEJA METÁLICA DE CHAPA DE ACERO GALVANIZADO PERFORADO CON CABLE DE COBRE CONECTADO A TIERRA. INSTALACIONES DE ENLACE DE TELECOMUNICACIONES. DIMENSIONES 400x60mm	
	CANALIZACIÓN EXTERNA. TUBOS DE MATERIAL PLÁSTICO EN EJECUCIÓN ENTERRADA. NÚMERO Y DIMENSIONES DE TUBOS INDICADOS EN PLANOS	

LEYENDA DE CIRCUITO CERRADO DE TELEVISIÓN		
SIMBOLÓGIA	DESCRIPCIÓN	NOTAS
	CÁMARA TIPO MINI–DOMO COLOR PARA INTERIOR	
	CÁMARA TIPO MINI–DOMO COLOR PARA EXTERIOR	
	CÁMARA COLOR PARA EXTERIOR	
	CÁMARA TIPO DOMO COLOR MOTORIZADO PARA EXTERIOR	

LEYENDA DE CONTRAINTRUSIÓN		
SIMBOLOGÍA	DESCRIPCIÓN	NO
	DETECTOR DE APERTURA DE PUERTA POR CONTACTO MAGNÉTICO	
	DETECTOR DE APERTURA DE PUERTA POR CONTACTO MAGNÉTICO DE GRAN POTENCIA PARA PORTONES	
	DETECTOR DE MOVIMIENTO DE DOBLE TECNOLOGÍA CON COBERTURA VOLUMÉTRICA	
	DETECTOR DE CORTINA POR INFRARROJOS	

LEYENDA DE CONTROL DE ACCESOS		
SIMBOLÓGIA	DESCRIPCIÓN	NOTAS
	SENSOR PARA CONTEO DE PERSONAS	
	CONTROL DE PUERTA/BOLARDOS. - 1 SALIDA PARA CONTROL PUERTA - 2 ENTRADAS PARA ESTADO DE PUERTA/BOLARDOS	
	LIBERACIÓN DE PUERTA/PORTILLOS PARA EVACUACIÓN: - 1 ENTRADA DESDE SISTEMA DE DETECCIÓN DE INCENDIOS	
	CONTROL DE ACCESO A RECINTO. PUERTA DOBLE. SALIDA CON PULSADOR. VER DETALLE	
	CONTROL DE ACCESO Y SALIDA A RECINTO POR PORTILLO. VER DETALLE	
	CONTROL DE ACCESO Y SALIDA PARA VEHÍCULOS CON BARRERAS. VER DETALLE	
	PULSADOR DE SALIDA	

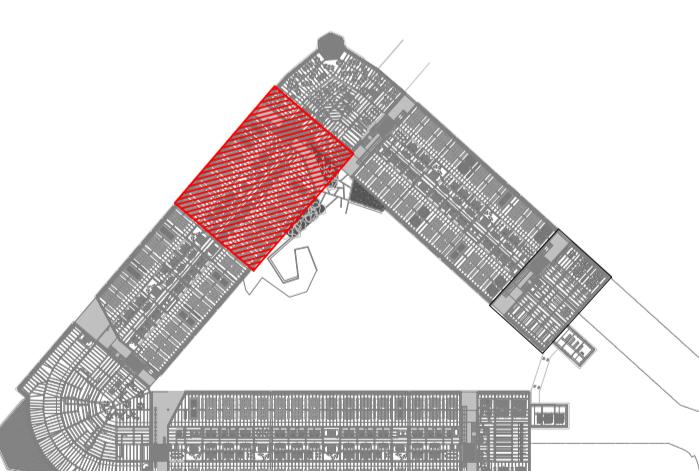

 economía y hacienda	MADRID AYUNTAMIENTO DE MADRID DIRECCIÓN GENERAL DE PATRIMONIO S.G. DE ARQUITECTURA Y CONSERVACIÓN DEL PATRIMONIO
PROYECTO: ADAPTACIÓN DEL PROYECTO PARA LA REHABILITACIÓN DEL MERCADO DE FRUTAS Y VERDURAS PROYECTO DE EJECUCIÓN	
DIRECTORES DEL PROYECTO: 	
JESÚS ULARGUI AGURRUZA <small>ARQUITECTO DEL PROYECTO</small>	
EDUARDO PESQUERA GONZÁLEZ	

ERO: SE25	PLANO: SEGURODAD ENTREPLANTA DISTRIBUCIÓN ZONA 6	
ALA: 1 / 100	FORMATO: DIN A1	FECHA: MAYO 2017
ALA GRÁFICA: [0] [1]		[5]
QUERA ULARGUI arquitectos s.l.p. C/Fernando Górrido 12, Local. 28015. Madrid		




LEYENDA DE INFRAESTRUCTURAS		
SIMBOLOGIA	DESCRIPCION	NOTAS
	MONTANTE VERTICAL	
	BANDEJA METÁLICA DE CHAPA DE ACERO GALVANIZADO PERFORADO CON CABLE DE COBRE CONECTADO A TIERRA. CON TAPA Y SEPARADORES. 2 BANDEJAS: UNA PARA COMUNICACIONES Y OTRA EXCLUSIVA PARA SEGURIDAD. DIMENSIONES EN PLANOS.	
	BANDEJA METÁLICA DE CHAPA DE ACERO GALVANIZADO PERFORADO CON CABLE DE COBRE CONECTADO A TIERRA. INSTALACIONES DE ENLACE DE TELECOMUNICACIONES. DIMENSIONES 400x60mm	
	CANALIZACIÓN EXTERNA. TUBOS DE MATERIAL PLÁSTICO EN EJECUCIÓN ENTERRADA. NÚMERO Y DIMENSIONES DE TUBOS INDICADOS EN PLANOS	

LEYENDA DE CIRCUITO CERRADO DE TELEVISIÓN		
SIMBOLOGÍA	DESCRIPCIÓN	NOTAS
	CÁMARA TIPO MINI–DOMO COLOR PARA INTERIOR	
	CÁMARA TIPO MINI–DOMO COLOR PARA EXTERIOR	
	CÁMARA COLOR PARA EXTERIOR	
	CÁMARA TIPO DOMO COLOR MOTORIZADO PARA EXTERIOR	

LEYENDA DE CONTRAINTRUSIÓN		
SIMBOLOGÍA	DESCRIPCIÓN	NOTAS
	DETECTOR DE APERTURA DE PUERTA POR CONTACTO MAGNÉTICO	
	DETECTOR DE APERTURA DE PUERTA POR CONTACTO MAGNÉTICO DE GRAN POTENCIA PARA PORTONES	
	DETECTOR DE MOVIMIENTO DE DOBLE TECNOLOGÍA CON COBERTURA VOLUMÉTRICA	
	DETECTOR DE CORTINA POR INFRARROJOS	

LEYENDA DE CONTROL DE ACCESOS		
SIMBOLOGÍA	DESCRIPCIÓN	NOTAS
	SENSOR PARA CONTEO DE PERSONAS	
	CONTROL DE PUERTA/BOLARDOS. - 1 SALIDA PARA CONTROL PUERTA - 2 ENTRADAS PARA ESTADO DE PUERTA/BOLARDOS	
	LIBERACIÓN DE PUERTA/PORTILLOS PARA EVACUACIÓN: - 1 ENTRADA DESDE SISTEMA DE DETECCIÓN DE INCENDIOS	
	CONTROL DE ACCESO A RECINTO. PUERTA DOBLE. SALIDA CON PULSADOR. VER DETALLE	

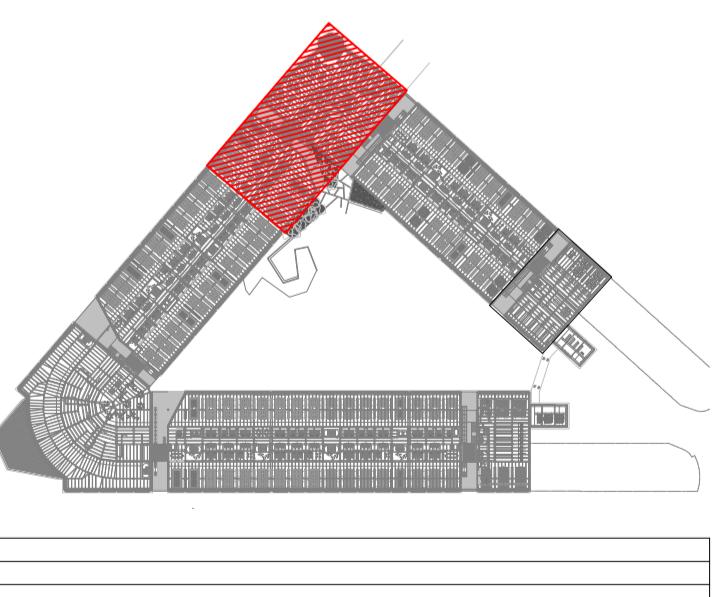


LEYENDA DEL SISTEMA DE CABLEADO ESTRUCTURADO		
SIMBOLOGÍA	DESCRIPCIÓN	NOTAS
	REPARTIDOR RACK 19". EXCLUSIVO PARA INSTALACIONES DE SEGURIDAD	
	TOMA SIMPLE 1xRJ45 PARA VOZ/DATOS, EMPOTRADA O SUPERFICIE. RED SEGURIDAD	CAT 6A UTP
	TOMA SIMPLE 1xRJ45 PARA VOZ/DATOS, PARA PORTAMECANISMOS EN SUELO. RED SEGURIDAD	CAT 6A UTP
	TOMA SIMPLE 1xRJ45 PARA VOZ/DATOS, PARA CANAL PORTAMECANISMOS EN PARED. RED SEGURIDAD	CAT 6A UTP

	POSTE AUTOPORTANTE, ALTURA 4m	
	GRABADOR/SERVIDOR DE CCTV	
	PUESTO DE CONTROL SEGURIDAD	
	PANTALLA LCD DE 42" PARA CCTV	

	TECLADO DE MANDO	
	SIRENA ELECTRÓNICA PARA EXTERIOR	
	CENTRAL CONTRAINTRUSIÓN	
	MÓDULO DE ENTRADAS DE DETECTORES Y COMUNICACIÓN AL BUS DEL SISTEMA	

	CONTROL DE ACCESO Y SALIDA A RECINTO POR PORTILLO. VER DETALLE
	CONTROL DE ACCESO Y SALIDA PARA VEHÍCULOS CON BARRERAS. VER DETALLE
	PULSADOR DE SALIDA

MOTIVO	FECHA	
 economía y hacienda MADRID		
AYUNTAMIENTO DE MADRID DIRECCIÓN GENERAL DE PATRIMONIO S.G. DE ARQUITECTURA Y CONSERVACIÓN DEL PATRIMONIO		
YECTO: ADAPTACIÓN DEL PROYECTO PARA LA REHABILITACIÓN DEL MERCADO DE FRUTAS Y VERDURAS ROYECTO DE EJECUCIÓN		
DRES DEL PROYECTO:	 	
JESÚS ULARGUI AGURRUZA	EDUARDO PESQUERA GONZÁLEZ	
CCIÓN DEL PROYECTO:		
JIMENA ROBLES GARCIA DE LA MATA	CLETO BARREIRO SORRIVAS	
ERO: SE26	PLANO: SEGURIDAD ENTREPLANTA DISTRIBUCIÓN ZONA 7	
ALA: 1/100	FORMATO: DIN A1	FECHA: MAYO 2017
ALA GRÁFICA: [0]	[1]	[5]
QUERA ULARGUI arquitectos s.l.p.		C/Fernando Garrido12, Local. 28015. Madrid

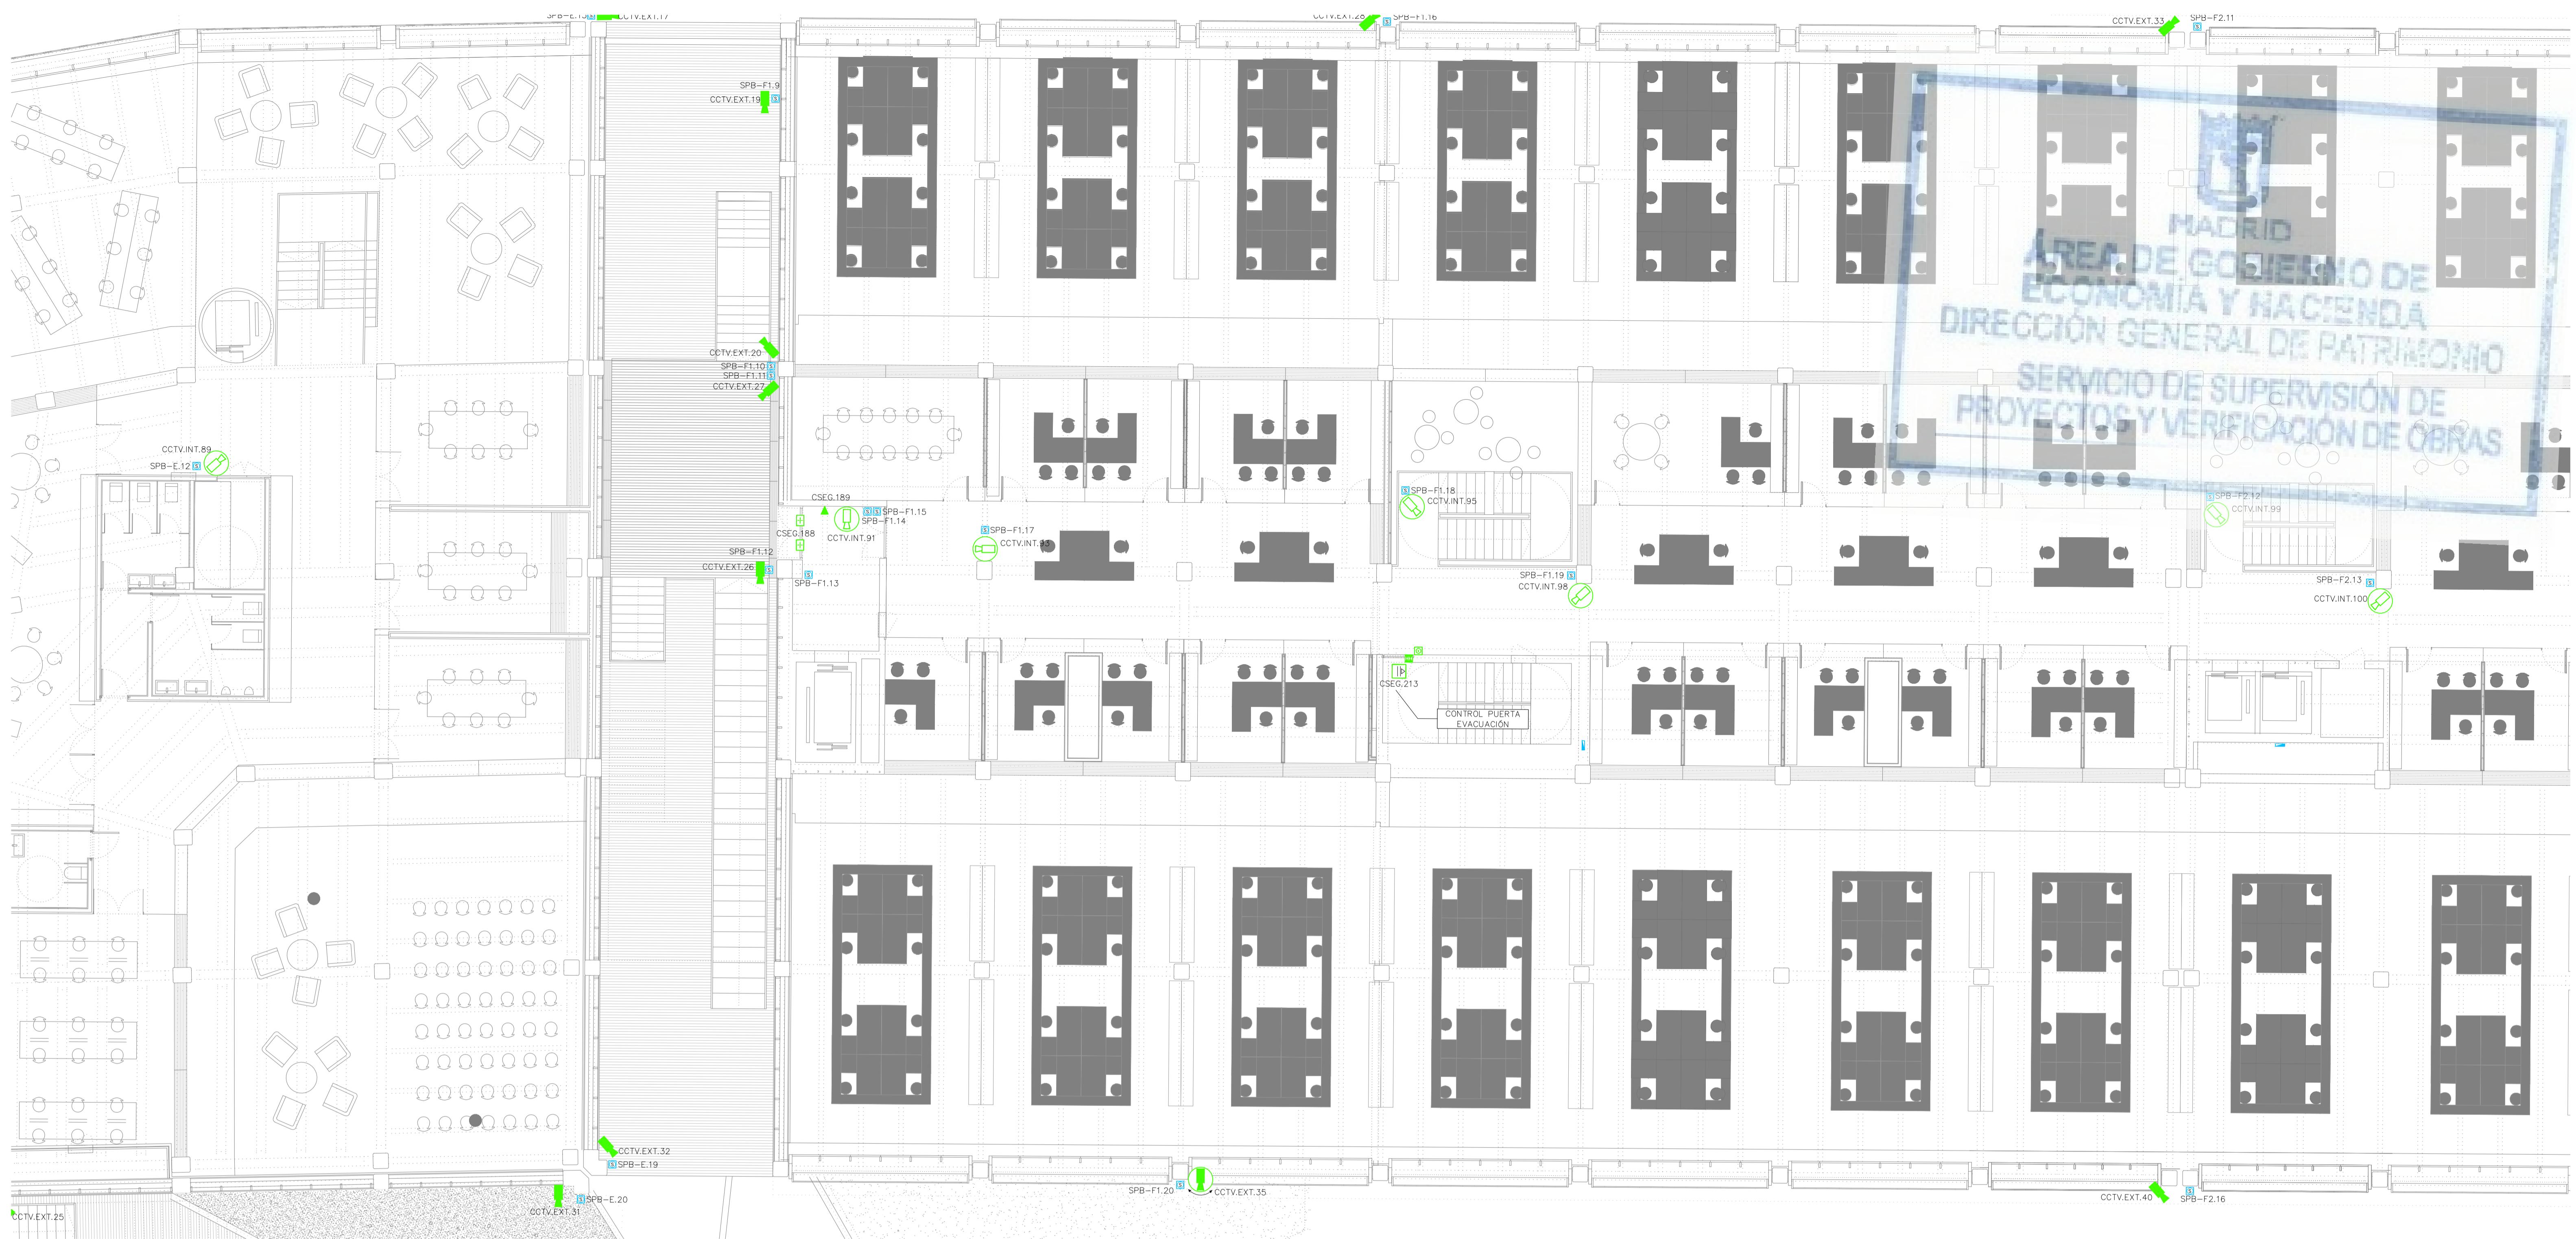

LEYENDA DE INFRAESTRUCTURAS		
SÍMBOLO	DESCRIPCIÓN	NOTAS
	MONTANTE VERTICAL	
	BANDEJA METÁLICA DE CHAPA DE ACERO GALVANIZADO PERFORADO CON CABLE DE TIERRA CONECTADO A TIERRA, CON TAPA Y SEPARADORES. 2 BANDEJAS, UNA PARA COMUNICACIONES Y OTRA EXCLUSIVA PARA SEGURIDAD. DIMENSIONES EN PLANOS.	
	BANDEJA METÁLICA DE CHAPA DE ACERO GALVANIZADO PERFORADO CON CABLE DE TIERRA CONECTADO A TIERRA. INSTALACIONES EN PLANOS DE TELECOMUNICACIONES. DIMENSIONES: 400x60mm.	
	CANALIZACIÓN EXTERNA. TUBOS DE MATERIAL PLÁSTICO EN EJECUCIÓN ENTERADA. NOMBRE Y DIMENSIONES DE TUBOS INDICADOS EN PLANOS	

LEYENDA DEL SISTEMA DE CABLEADO ESTRUCTURADO		
SÍMBOLO	DESCRIPCIÓN	NOTAS
	REPARTIDOR RACK 19". EXCLUSIVO PARA INSTALACIONES DE SEGURIDAD	
	TOMA SIMPLE 1xRJ45 PARA VOZ/DATOS. EMPOTRADA O SUPERFICIE. RED SEGURIDAD	CAT 6A UTP
	TOMA SIMPLE 1xRJ45 PARA VOZ/DATOS, PARA PORTAMECANISMOS EN SUELTO. RED SEGURIDAD	CAT 6A UTP
	TOMA SIMPLE 1xRJ45 PARA VOZ/DATOS, PARA CANAL PORTAMECANISMOS EN PARED. RED SEGURIDAD	CAT 6A UTP

LEYENDA DE CIRCUITO CERRADO DE TELEVISIÓN		
SÍMBOLO	DESCRIPCIÓN	NOTAS
	CÁMARA TIPO MINI-DOMO COLOR PARA INTERIOR	
	CÁMARA TIPO MINI-DOMO COLOR PARA EXTERIOR	
	CÁMARA COLOR PARA EXTERIOR	
	CÁMARA TIPO DOMO COLOR MOTORIZADO PARA EXTERIOR	
	POSTE AUTOPTANTE, ALTURA 4m	
	GRABADOR/SERVIDOR DE CCTV	
	PUESTO DE CONTROL SEGURIDAD	
	PANTALLA LCD DE 42" PARA CCTV	

LEYENDA DE CONTRAINTRUSIÓN		
SÍMBOLO	DESCRIPCIÓN	NOTAS
	DETECTOR DE APERTURA DE PUERTA POR CONTACTO MAGNÉTICO	
	DETECTOR DE APERTURA DE PUERTA POR CONTACTO MAGNÉTICO DE GRAN POTENCIA PARA PORTONES	
	DETECTOR DE MOVIMIENTO DE DOBLE TECNOLOGÍA CON COBERTURA VOLUMétrICA	
	DETECTOR DE CORTINA POR INFRARROJOS	
	TECLADO DE MANDO	
	SIRENA ELECTRÓNICA PARA EXTERIOR	
	CONTROL DE ACCESO Y SALIDA A RECINTO POR PORTILLÓ. VER DETALLE	
	CENTRAL CONTRAINTRUSIÓN	
	MÓDULO DE ENTRADAS DE DETECTORES Y COMUNICACIÓN AL BUS DEL SISTEMA	

LEYENDA DE CONTROL DE ACCESOS		
SÍMBOLO	DESCRIPCIÓN	NOTAS
	SENSOR PARA CONTEO DE PERSONAS	
	CONTROL DE PUERTA/BOLARDOS. - 1 SALIDA PARA CONTROL PUERTA. - 2 ENTRADAS PARA ESTADO DE PUERTA/BOLARDOS	
	LIBERACIÓN DE PUERTA/PORTILLÓS PARA EVACUACIÓN: - 1 ENTRADA DESDE SISTEMA DE DETECCIÓN DE INCENDIOS	
	CONTROL DE ACCESO A RECINTO. PUERTA DOBLE. SALIDA CON PULSADOR. VER DETALLE	
	CONTROL DE ACCESO Y SALIDA A RECINTO POR PORTILLÓ. VER DETALLE	
	PULSADOR DE SALIDA	

REV	MOTIVO	FECHA
MADRID AYUNTAMIENTO DE MADRID DIRECCIÓN GENERAL DE PATRIMONIO S.G. DE ARQUITECTURA Y CONSERVACIÓN DEL PATRIMONIO PROYECTO: REHABILITACIÓN DEL MERCADO DE FRUTAS Y VERDURAS PROYECTO DE EJECUCIÓN: JESÚS ULARQUÍ AGURRUZA EDUARDO PESQUERA GONZALEZ AUTORES DEL PROYECTO: JIMENA ROBLES GARCÍA DE LA MATA CLETO BARREIRO SORRIVAS SE27 PLANO: SEGURIDAD ENTREPISADA DISTRIBUCIÓN ZONA 9 FORMATO: DIN A1 FECHA: MAYO 2017 ESCALA: 1/100 ESCALA GRÁFICA: 11 C/Fernando Gorrión, 12, Local: 28015 Madrid E: uparquedas@uparquedas.com T: 914445433		





LEYENDA DE INFRAESTRUCTURAS		
SIMBOLOGIA	DESCRIPCION	NOTAS
	MONTANTE VERTICAL	
	BANDEJA METÁLICA DE CHAPA DE ACERO GALVANIZADO PERFORADO CON CABLE DE COBRE CONECTADO A TIERRA. CON TAPA Y SEPARADORES. 2 BANDEJAS: UNA PARA COMUNICACIONES Y OTRA EXCLUSIVA PARA SEGURIDAD. DIMENSIONES EN PLANOS.	
	BANDEJA METÁLICA DE CHAPA DE ACERO GALVANIZADO PERFORADO CON CABLE DE COBRE CONECTADO A TIERRA. INSTALACIONES DE ENLACE DE TELECOMUNICACIONES. DIMENSIONES 400x60mm	
	CANALIZACIÓN EXTERNA. TUBOS DE MATERIAL PLÁSTICO EN EJECUCIÓN ENTERRADA. NÚMERO Y DIMENSIONES DE TUBOS INDICADOS EN PLANOS	

LEYENDA DE CIRCUITO CERRADO DE TELEVISIÓN		
SIMBOLOGÍA	DESCRIPCIÓN	NOTA
	CÁMARA TIPO MINI–DOMO COLOR PARA INTERIOR	
	CÁMARA TIPO MINI–DOMO COLOR PARA EXTERIOR	
	CÁMARA COLOR PARA EXTERIOR	
	CÁMARA TIPO DOMO COLOR MOTORIZADO PARA EXTERIOR	

LEYENDA DE CONTRAINTRUSIÓN		
SIMBOLOGÍA	DESCRIPCIÓN	
	DETECTOR DE APERTURA DE PUERTA POR CONTACTO MAGNÉTICO	
	DETECTOR DE APERTURA DE PUERTA POR CONTACTO MAGNÉTICO DE GRAN POTENCIA PARA PORTONES	
	DETECTOR DE MOVIMIENTO DE DOBLE TECNOLOGÍA CON COBERTURA VOLUMÉTRICA	
	DETECTOR DE CORTINA POR INFRARROJOS	


LEYENDA DE CONTROL DE ACCESOS		
SIMBOLOGÍA	DESCRIPCIÓN	NOTAS
	SENSOR PARA CONTEO DE PERSONAS	
	CONTROL DE PUERTA/BOLARDOS. - 1 SALIDA PARA CONTROL PUERTA - 2 ENTRADAS PARA ESTADO DE PUERTA/BOLARDOS	
	LIBERACIÓN DE PUERTA/PORTILLOS PARA EVACUACIÓN: - 1 ENTRADA DESDE SISTEMA DE DETECCIÓN DE INCENDIOS	
	CONTROL DE ACCESO A RECINTO. PUERTA DOBLE. SALIDA CON PULSADOR. VER DETALLE	
	CONTROL DE ACCESO Y SALIDA A RECINTO POR PORTILLO. VER DETALLE	
	CONTROL DE ACCESO Y SALIDA PARA VEHÍCULOS CON BARRERAS. VER DETALLE	
	PULSADOR DE SALIDA	

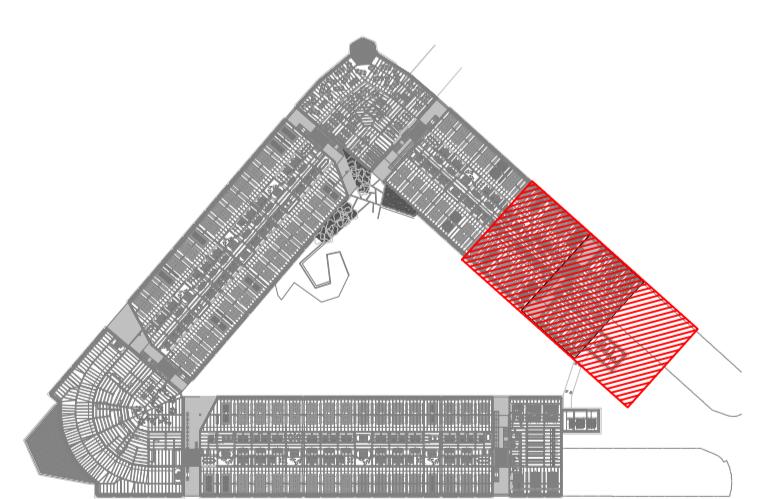

 REV	MOTIVO	FECHA
 economía y hacienda MADRID		
AYUNTAMIENTO DE MADRID DIRECCIÓN GENERAL DE PATRIMONIO S.G. DE ARQUITECTURA Y CONSERVACIÓN DEL PATRIMONIO		
PROYECTO: ADAPTACIÓN DEL PROYECTO PARA LA REHABILITACIÓN DEL MERCADO DE FRUTAS Y VERDURAS PROYECTO DE EJECUCIÓN		
AUTORES DEL PROYECTO:  		
JESÚS ULARGUI AGURRUZA EDUARDO PESQUERA GONZÁLEZ		
DIRECCIÓN DEL PROYECTO: JIMENA ROBLES GARCÍA DE LA MATA CLETO BARREIRO SORRIVAS		
NÚMERO: SE28 PLANO: SEGURIDAD ENTREPLANTA DISTRIBUCIÓN ZONA 9		
ESCALA: 1 / 100 FORMATO: DIN A1 FECHA: MAYO 2017		
ESCALA GRÁFICA: [0] [1] [5]		
PESQUERA ULARGUI arquitectos s.l.p. C/Fernando Garrido 12, Local. 28015. Madrid E uparquitectos@uparquitectos.com		

MADRID

MADRID
ÁREA DE GOBIERNO DE
ECONOMÍA Y HACIENDA
DIRECCIÓN GENERAL DE PATRIMONIO
SERVICIO DE SUPERVISIÓN DE
PROYECTOS Y VERIFICACIÓN DE OBRAS

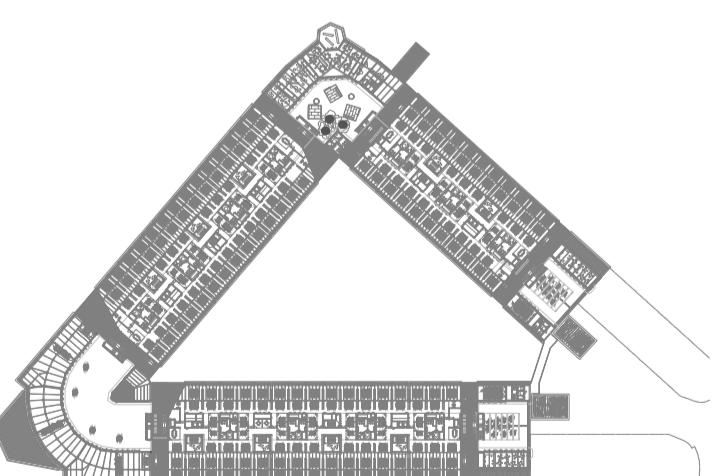

REV	MOTIVO	FECHA

AYUNTAMIENTO DE MADRID
DIRECCIÓN GENERAL DE PATRIMONIO
S.G. DE ARQUITECTURA Y CONSERVACIÓN DEL PATRIMONIO

YECTO:
ADAPTACIÓN DEL PROYECTO PARA LA REHABILITACIÓN DEL
MERCADO DE FRUTAS Y VERDURAS
ROYECTO DE EJECUCIÓN

DRES DEL PROYECTO:

	
---	---

EDUARDO POCHEA GONZÁLEZ


ERO: PLANO: SEGURIDAD

SE29

ALA: 1/500 FORMATO: DIN A1 FECHA: MAYO 2017
ALA GRÁFICA: 10 | 10 | 20 | 30

QUERA ULARGUI arquitectos s.l.p. C/Fernando Garrido 12, Local. 28015. Madrid
parquitectos@parquitectos.com T. 914445433

Page 10 of 10 | Total Page Count: 10 | Total Document Count: 10 | Generated: 2023-10-12 14:15:00

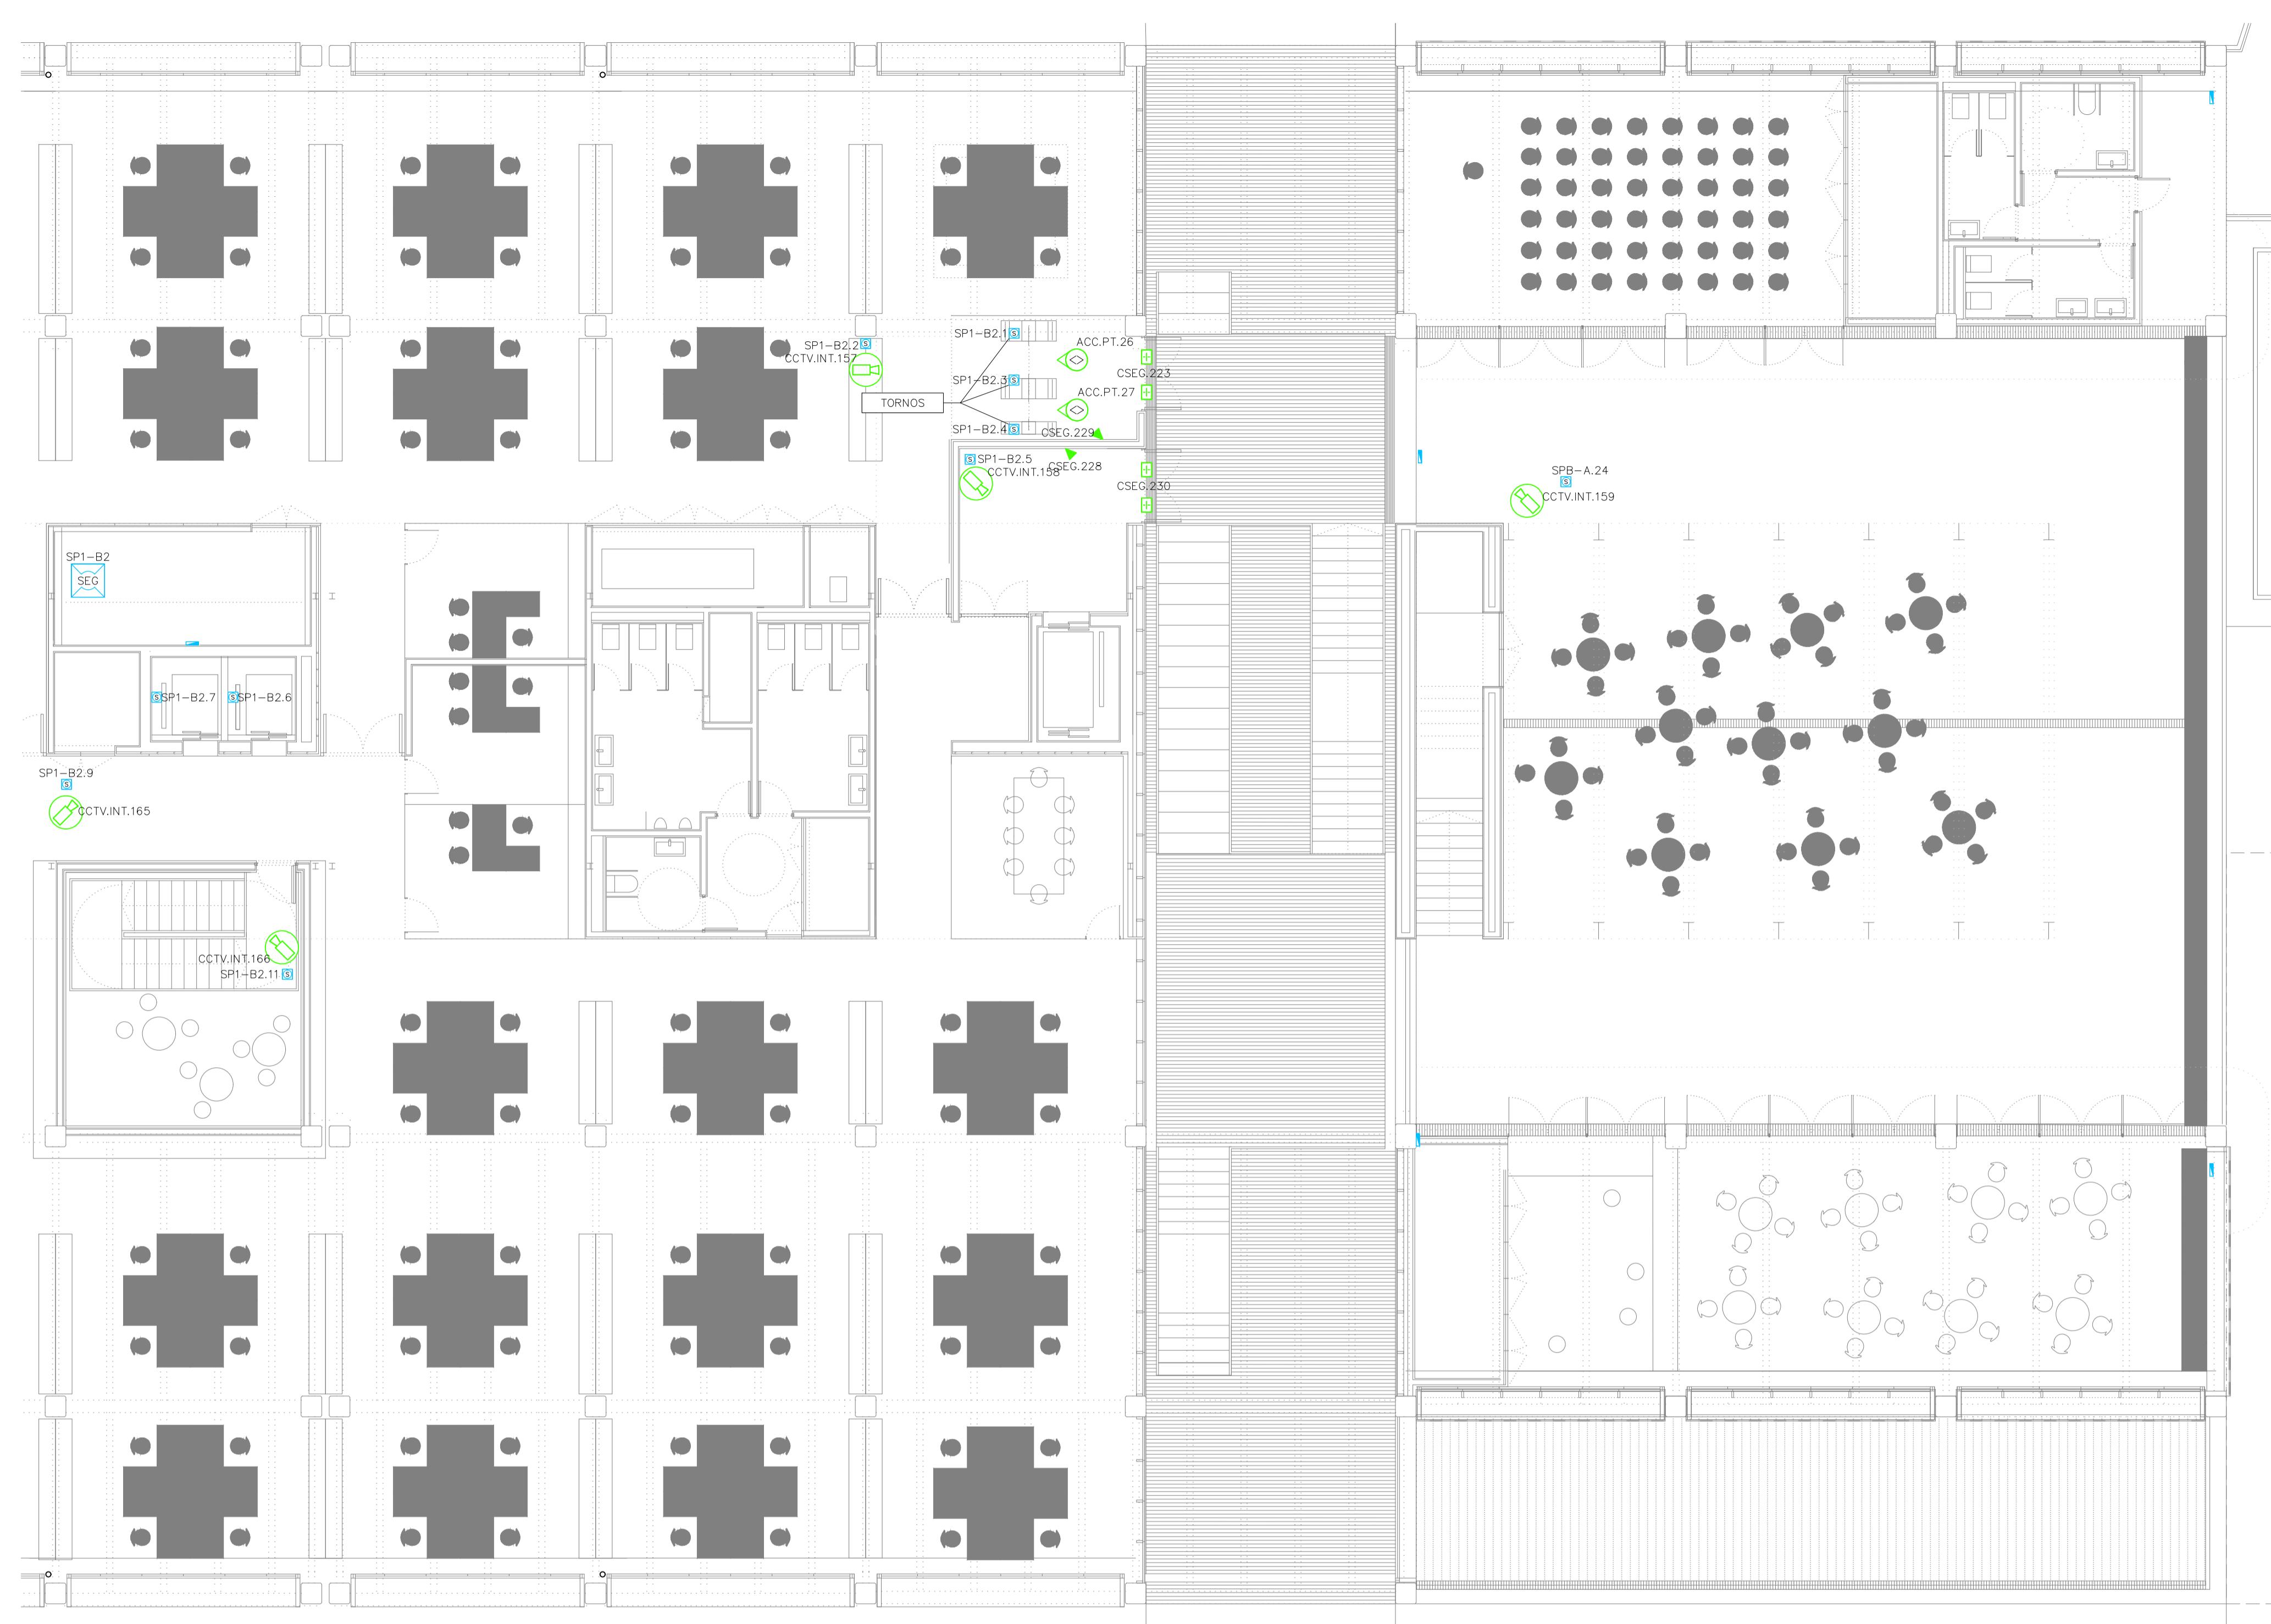


LEYENDA DE INFRAESTRUCTURAS		
SIMBOLOGIA	DESCRIPCION	NOTAS
	MONTANTE VERTICAL	
	BANDEJA METÁLICA DE CHAPA DE ACERO GALVANIZADO PERFORADO CON CABLE DE COBRE CONECTADO A TIERRA. CON TAPA Y SEPARADORES. 2 BANDEJAS: UNA PARA COMUNICACIONES Y OTRA EXCLUSIVA PARA SEGURIDAD. DIMENSIONES EN PLANOS.	
	BANDEJA METÁLICA DE CHAPA DE ACERO GALVANIZADO PERFORADO CON CABLE DE COBRE CONECTADO A TIERRA. INSTALACIONES DE ENLACE DE TELECOMUNICACIONES. DIMENSIONES 400x60mm	
	CANALIZACIÓN EXTERNA. TUBOS DE MATERIAL PLÁSTICO EN EJECUCIÓN ENTERRADA. NÚMERO Y DIMENSIONES DE TUBOS INDICADOS EN PLANOS	

LEYENDA DE CIRCUITO CERRADO DE TELEVISIÓN		
SIMBOLOGÍA	DESCRIPCIÓN	NOTAS
	CÁMARA TIPO MINI–DOMO COLOR PARA INTERIOR	
	CÁMARA TIPO MINI–DOMO COLOR PARA EXTERIOR	
	CÁMARA COLOR PARA EXTERIOR	
	CÁMARA TIPO DOMO COLOR MOTORIZADO PARA EXTERIOR	


LEYENDA DE CONTRAINTRUSIÓN		
SIMBOLOGÍA	DESCRIPCIÓN	NOTAS
	DETECTOR DE APERTURA DE PUERTA POR CONTACTO MAGNÉTICO	
	DETECTOR DE APERTURA DE PUERTA POR CONTACTO MAGNÉTICO DE GRAN POTENCIA PARA PORTONES	
	DETECTOR DE MOVIMIENTO DE DOBLE TECNOLOGÍA CON COBERTURA VOLUMÉTRICA	
	DETECTOR DE CORTINA POR INFRARROJOS	

LEYENDA DE CONTROL DE ACCESOS		
SIMBOLOGÍA	DESCRIPCIÓN	NOTAS
	SENSOR PARA CONTEO DE PERSONAS	
	CONTROL DE PUERTA/BOLARDOS. - 1 SALIDA PARA CONTROL PUERTA - 2 ENTRADAS PARA ESTADO DE PUERTA/BOLARDOS	
	LIBERACIÓN DE PUERTA/PORTILLOS PARA EVACUACIÓN: - 1 ENTRADA DESDE SISTEMA DE DETECCIÓN DE INCENDIOS	
	CONTROL DE ACCESO A RECINTO. PUERTA DOBLE. SALIDA CON PULSADOR. VER DETALLE	

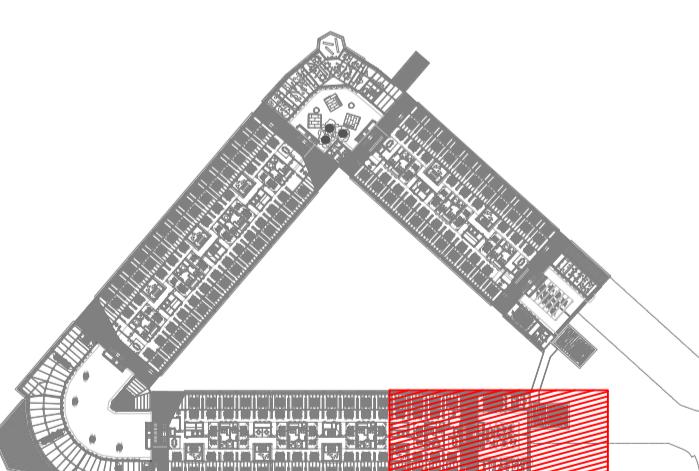

 economía y hacienda	MADRID	AYUNTAMIENTO DE MADRID DIRECCIÓN GENERAL DE PATRIMONIO S.G. DE ARQUITECTURA Y CONSERVACIÓN DEL PATRIMONIO
PROYECTO: DAPTACIÓN DEL PROYECTO PARA LA REHABILITACIÓN DEL MERCADO DE FRUTAS Y VERDURAS ROYECTO DE EJECUCIÓN		
DIRECCIONES DEL PROYECTO: <div style="display: flex; justify-content: space-around;"> </div>		

CCIÓN DEL PROYECTO: JIMENA ROBLES GARCÍA DE LA MATA	CLETO BARREIRO SORRIVAS
ERO: SE30	PLANO: SEGURIDAD PLANTA PRIMERA DISTRIBUCIÓN ZONA 1

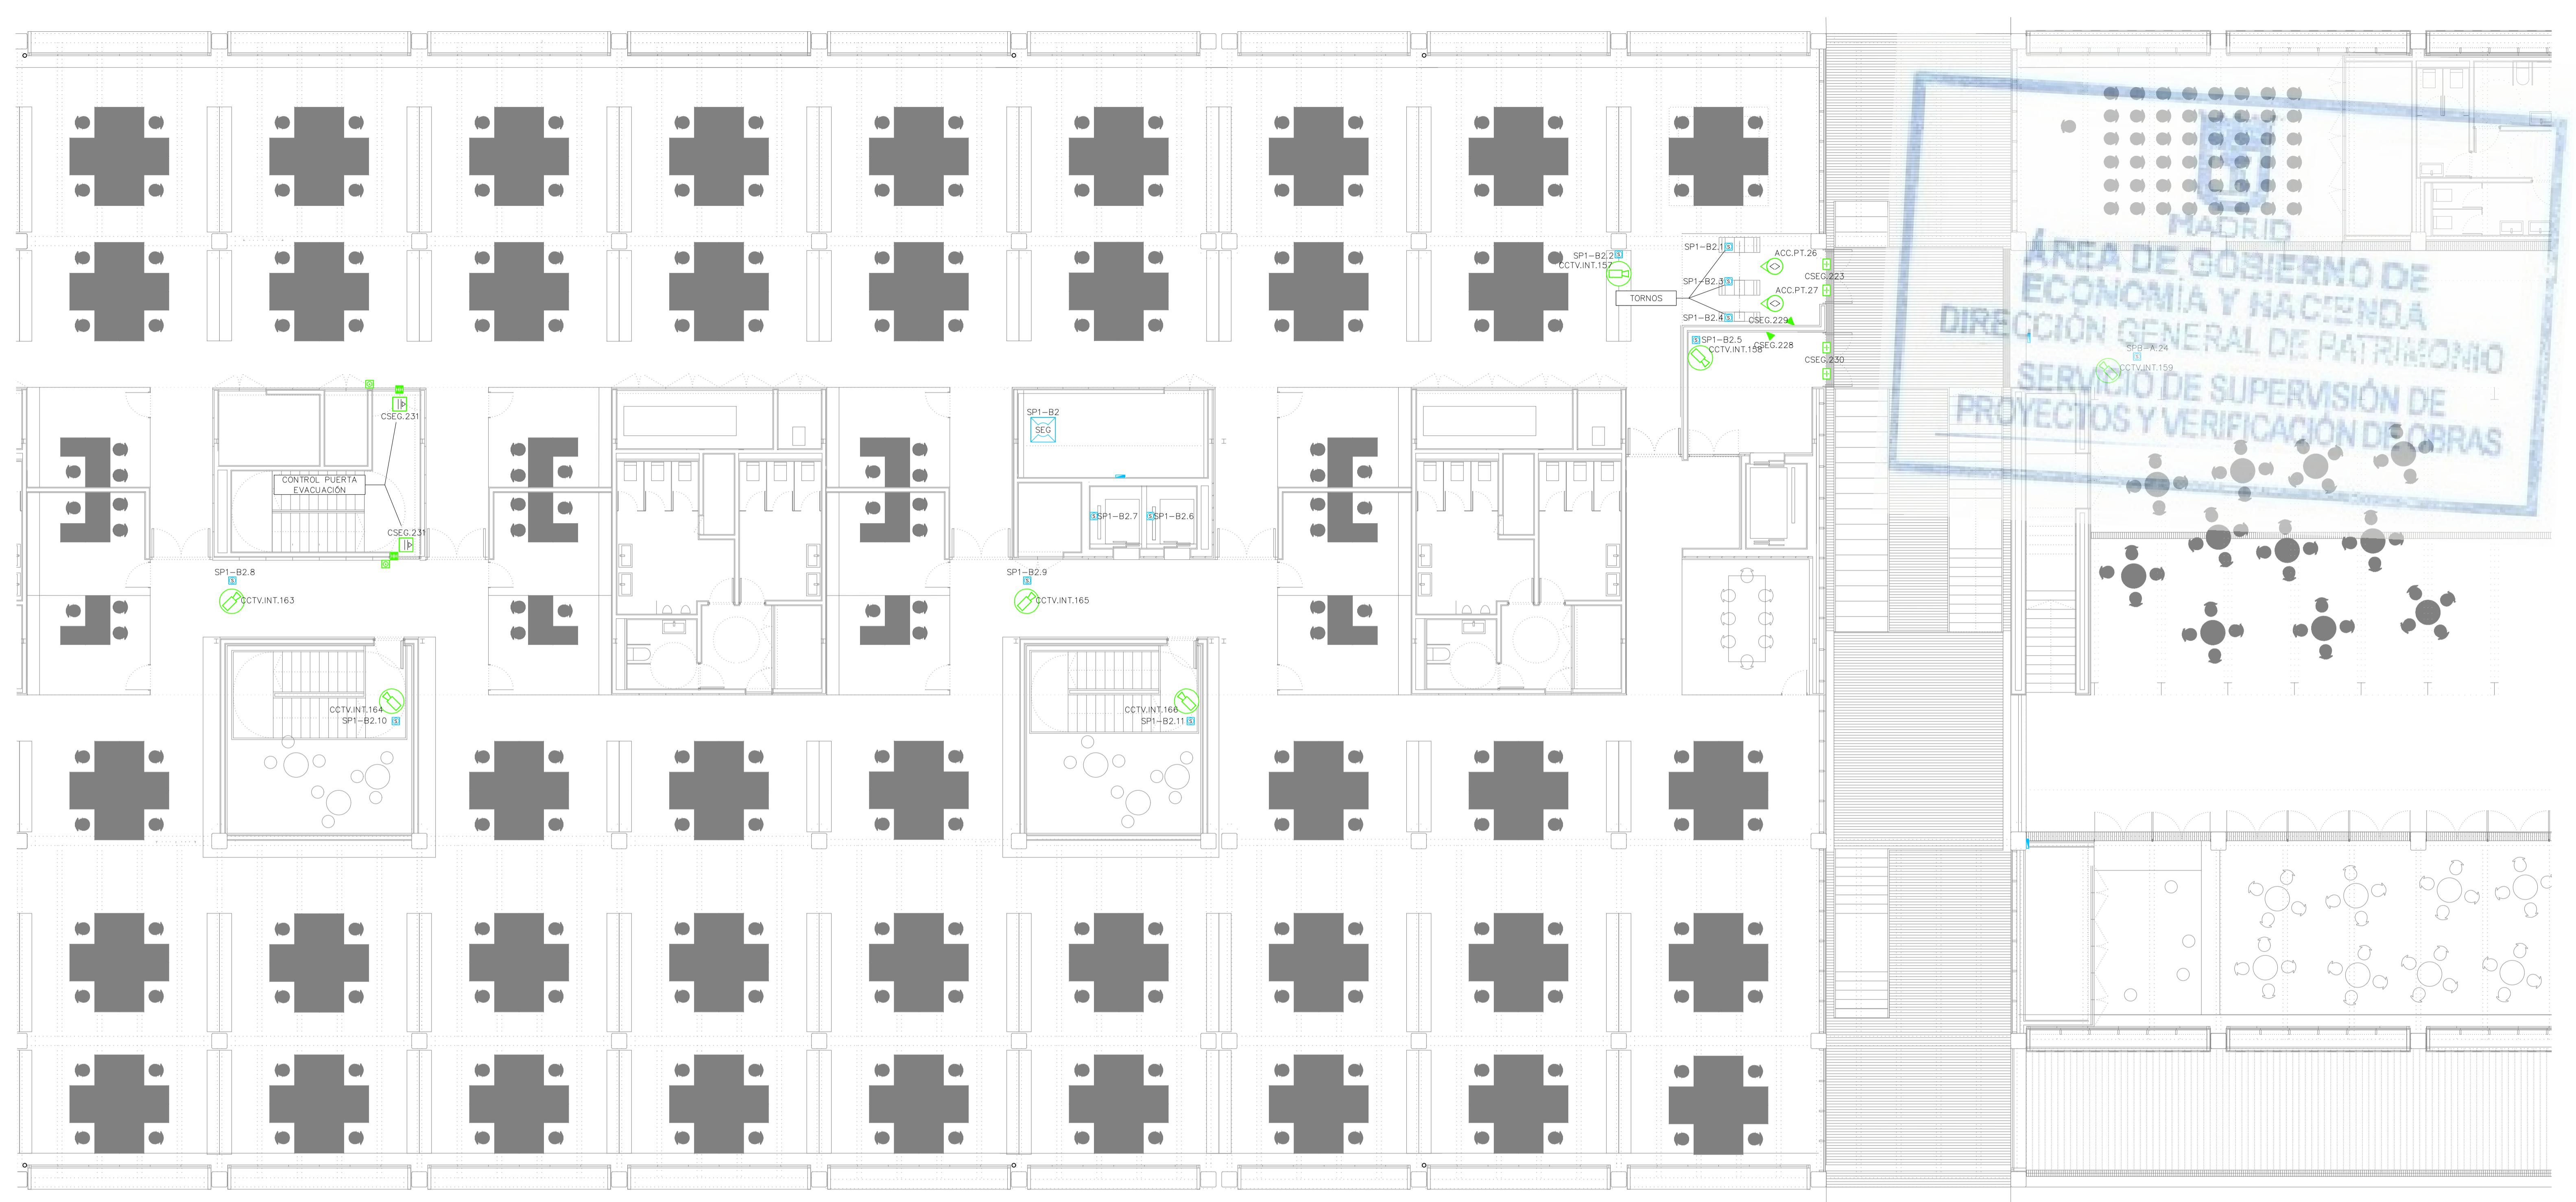


LEYENDA DE INFRAESTRUCTURAS		
SÍMBOLO	DESCRIPCIÓN	NOTAS
	MONTANTE VERTICAL	
	BANDEJA METÁLICA DE CHAPA DE ACERO GALVANIZADO PERFORADA CON CABLE DE COBRE CONECTADO A TIERRA. CON UNA CAPA DE ISOLACIÓN. 2 BANDEJAS: UNA PARA COMUNICACIONES Y OTRA EXCLUSIVA PARA SEGURIDAD. DIMENSIONES EN PLANOS.	
	BANDEJA METÁLICA DE CHAPA DE ACERO GALVANIZADO PERFORADA CON CABLE DE COBRE CONECTADO A TIERRA. INSTALACIONES DE COMUNICACIONES. DIMENSIONES 400x60mm.	
	CANALIZACIÓN EXTERNA. TUBOS DE MATERIAL PLÁSTICO EN EJECUCIÓN ENTERRADA. NÚMERO Y DIMENSIONES DE TUBOS INDICADOS EN PLANOS	

LEYENDA DEL SISTEMA DE CABLEADO ESTRUCTURADO		
SÍMBOLO	DESCRIPCIÓN	NOTAS
	REPARTIDOR RACK 19". EXCLUSIVO PARA INSTALACIONES DE SEGURIDAD	
	TOMA SIMPLE 1xRJ45 PARA VOZ/DATOS, EMPOTRADA O SUPERFICIE. RED SEGURIDAD	CAT 6A UTP
	TOMA SIMPLE 1xRJ45 PARA VOZ/DATOS, PARA PORTAMECANISMOS EN SUELO. RED SEGURIDAD	CAT 6A UTP
	TOMA SIMPLE 1xRJ45 PARA VOZ/DATOS, PARA CANAL PORTAMECANISMOS EN PARED. RED SEGURIDAD	CAT 6A UTP


LEYENDA DE CIRCUITO CERRADO DE TELEVISIÓN		
SÍMBOLO	DESCRIPCIÓN	NOTAS
	CÁMARA TIPO MINI-DOMO COLOR PARA INTERIOR	
	CÁMARA TIPO MINI-DOMO COLOR PARA EXTERIOR	
	CÁMARA COLOR PARA EXTERIOR	
	CÁMARA TIPO DOMO COLOR MOTORIZADO PARA EXTERIOR	
	POSTE AUTOPORTANTE, ALTURA 4m	
	GRABADOR/SERVidor DE CCTV	
	PUESTO DE CONTROL SEGURIDAD	
	PANTALLA LCD DE 42" PARA CCTV	

LEYENDA DE CONTRAINTRUSIÓN		
SÍMBOLO	DESCRIPCIÓN	NOTAS
	DETECTOR DE APERTURA DE PUERTA POR CONTACTO MAGNETICO	
	DETECTOR DE APERTURA DE PUERTA POR CONTACTO MAGNETICO DE GRAN POTENCIA PARA PORTONES	
	DETECTOR DE MOVIMIENTO DE DOBLE TECNOLOGÍA CON COBERTURA VOLUMÉTRICA	
	DETECTOR DE CORTINA POR INFRARROJOS	
	TECLADO DE MANDO	
	SIRENA ELECTRÓNICA PARA EXTERIOR	
	CENTRAL CONTRAINTRUSIÓN	
	MÓDULO DE ENTRADAS DE DETECTORES Y COMUNICACIÓN AL BUS DEL SISTEMA	

LEYENDA DE CONTROL DE ACCESOS		
SÍMBOLO	DESCRIPCIÓN	NOTAS
	SENSOR PARA CONTEO DE PERSONAS	
	CONTROL DE PUERTA/BOLARDOS. - 1 SALIDA PARA CONTROL PUERTA - 2 ENTRADAS PARA ESTADO DE PUERTA/BOLARDOS	
	LIBERACIÓN DE PUERTA/PORTILLOS PARA EVACUACIÓN. - 1 ENTRADA DESDE SISTEMA DE DETECCIÓN DE INCENDIOS	
	CONTROL DE ACCESO A RECINTO. PUERTA DOBLE. SALIDA CON PULSADOR. VER DETALLE	
	CONTROL DE ACCESO Y SALIDA A RECINTO POR PORTILLO. VER DETALLE	
	CONTROL DE ACCESO Y SALIDA PARA VEHÍCULOS CON BARRERAS. VER DETALLE	
	PULSADOR DE SALIDA	

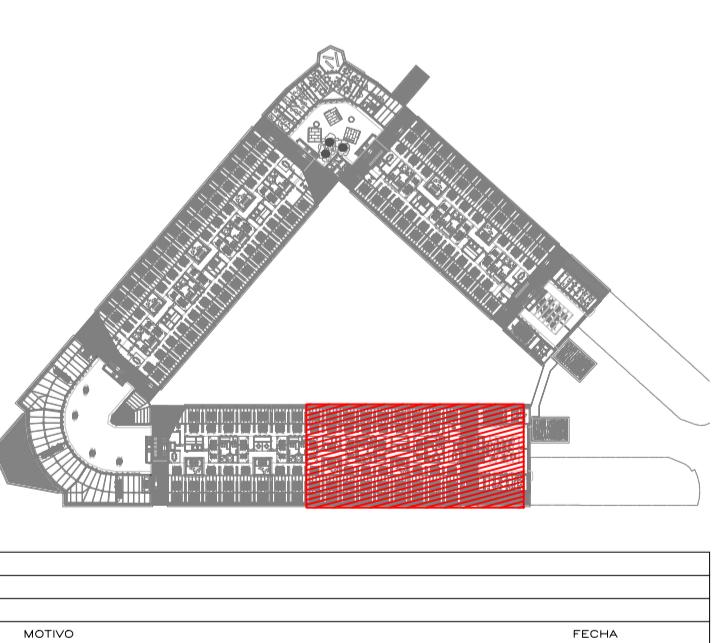

REV	MOTIVO	FECHA
AYUNTAMIENTO DE MADRID DIRECCIÓN GENERAL DE PATRIMONIO S.G. DE ARQUITECTURA Y CONSERVACIÓN DEL PATRIMONIO		
PROYECTO: REHABILITACIÓN DEL MERCADO DE FRUTAS Y VERDURAS PROYECTO DE EJECUCIÓN:		
AUTORES DEL PROYECTO: JESÚS ULARQUI AGURRUZA EDUARDO PESQUERA GONZALEZ		
DIRECCIÓN DEL PROYECTO: JIMENA ROBLES GARCÍA DE LA MATA CLETO BARREIRO SORRIVAS		
NOMBRE:	PLANO:	SEGURIDAD PLANTA PRIMERA DISTRIBUCIÓN ZONA 2
SE31	DIN A1	FECHA: MAYO 2017
ESCALA: 1/100	FORMATO:	
ESCALA GRÁFICA: 1:1	ESCALA:	
E. pesquera@spainqa.com	PESQUERA, ULARQUI arquitectos s.a.p.	C/Fernando González, 12, Local 28015 - Madrid
		T. 914445433

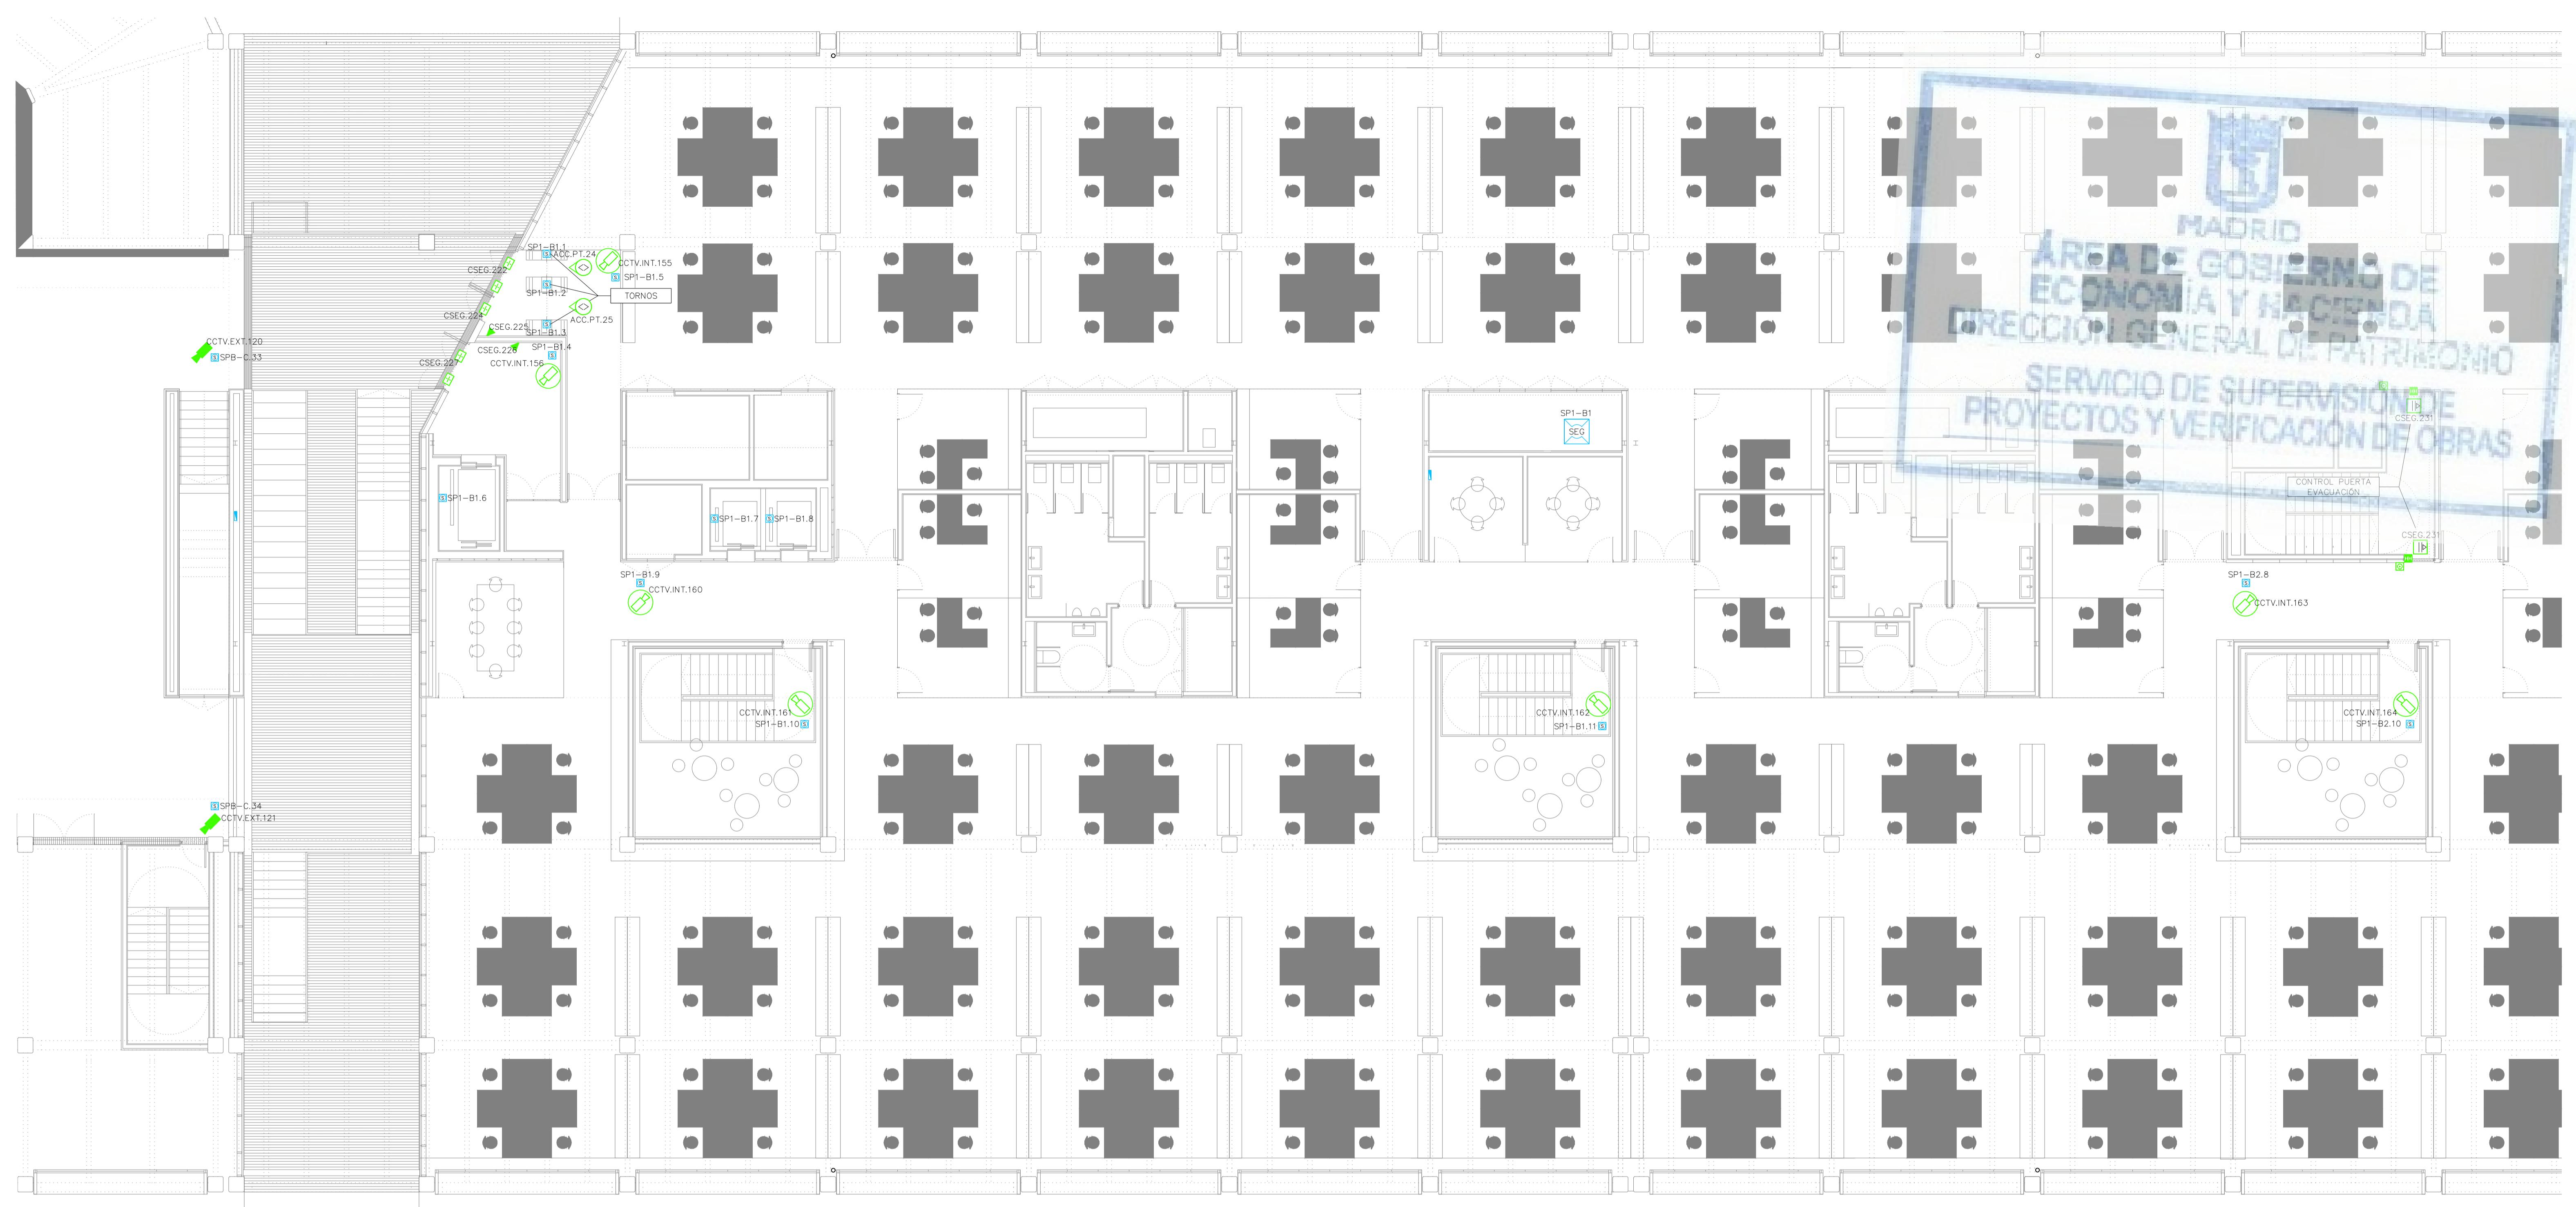


LEYENDA DE INFRAESTRUCTURAS		
SIMBOLOGIA	DESCRIPCION	NOTAS
	MONTANTE VERTICAL	
	BANDEJA METÁLICA DE CHAPA DE ACERO GALVANIZADO PERFORADO CON CABLE DE COBRE CONECTADO A TIERRA. CON TAPA Y SEPARADORES. 2 BANDEJAS: UNA PARA COMUNICACIONES Y OTRA EXCLUSIVA PARA SEGURIDAD. DIMENSIONES EN PLANOS.	
	BANDEJA METÁLICA DE CHAPA DE ACERO GALVANIZADO PERFORADO CON CABLE DE COBRE CONECTADO A TIERRA. INSTALACIONES DE ENLACE DE TELECOMUNICACIONES. DIMENSIONES 400x60mm	
	CANALIZACIÓN EXTERNA. TUBOS DE MATERIAL PLÁSTICO EN EJECUCIÓN ENTERRADA. NÚMERO Y DIMENSIONES DE TUBOS INDICADOS EN PLANOS	

LEYENDA DE CIRCUITO CERRADO DE TELEVISIÓN		
SIMBOLOGÍA	DESCRIPCIÓN	NOTAS
	CÁMARA TIPO MINI–DOMO COLOR PARA INTERIOR	
	CÁMARA TIPO MINI–DOMO COLOR PARA EXTERIOR	
	CÁMARA COLOR PARA EXTERIOR	
	CÁMARA TIPO DOMO COLOR MOTORIZADO PARA EXTERIOR	

LEYENDA DE CONTRAINTRUSIÓN		
SIMBOLOGÍA	DESCRIPCIÓN	NOTAS
	DETECTOR DE APERTURA DE PUERTA POR CONTACTO MAGNÉTICO	
	DETECTOR DE APERTURA DE PUERTA POR CONTACTO MAGNÉTICO DE GRAN POTENCIA PARA PORTONES	
	DETECTOR DE MOVIMIENTO DE DOBLE TECNOLOGÍA CON COBERTURA VOLUMÉTRICA	
	DETECTOR DE CORTINA POR INFRARROJOS	


LEYENDA DE CONTROL DE ACCESOS		
SIMBOLOGÍA	DESCRIPCIÓN	NOTAS
	SENSOR PARA CONTEO DE PERSONAS	
	CONTROL DE PUERTA/BOLARDOS. - 1 SALIDA PARA CONTROL PUERTA - 2 ENTRADAS PARA ESTADO DE PUERTA/BOLARDOS	
	LIBERACIÓN DE PUERTA/PORTILLOS PARA EVACUACIÓN: - 1 ENTRADA DESDE SISTEMA DE DETECCIÓN DE INCENDIOS	
	CONTROL DE ACCESO A RECINTO. PUERTA DOBLE. SALIDA CON PULSADOR. VER DETALLE	

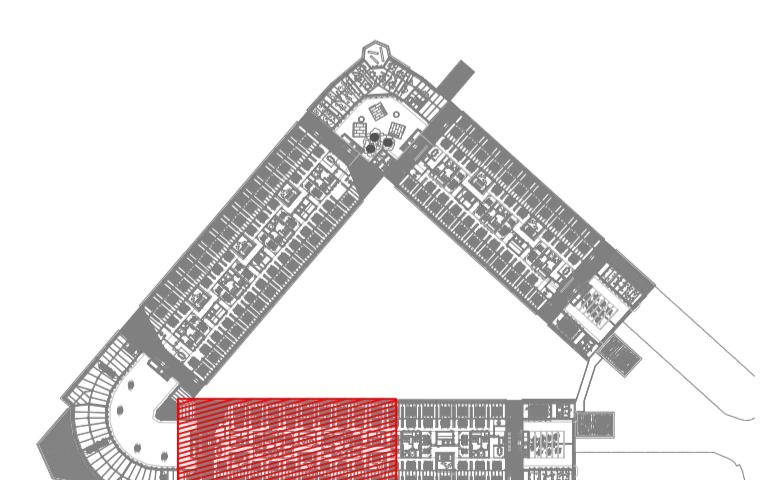


 | **economía y
hacienda** | **MADRID**

AYUNTAMIENTO DE MADRID
DIRECCIÓN GENERAL DE PATRIMONIO
S.G. DE ARQUITECTURA Y CONSERVACIÓN DEL PATRIMONIO

DIRECCIÓN DEL PROYECTO:		
JIMENA ROBLES GARCÍA DE LA MATA		
CLETO BARREIRO SORRIVAS		
NÚMERO: SE32	PLANO: SEGURIDAD PLANTA PRIMERA DISTRIBUCIÓN ZONA 3	
ESCALA: 1/100	FORMATO: DIN A1	FECHA: MAYO 2017
ESCALA GRÁFICA: <input type="text"/> 1 <input type="text"/> 5		
PESQUERA ULARGUI arquitectos s.l.p. C/Fernando Garrido 12, Local. 28015. Madrid		

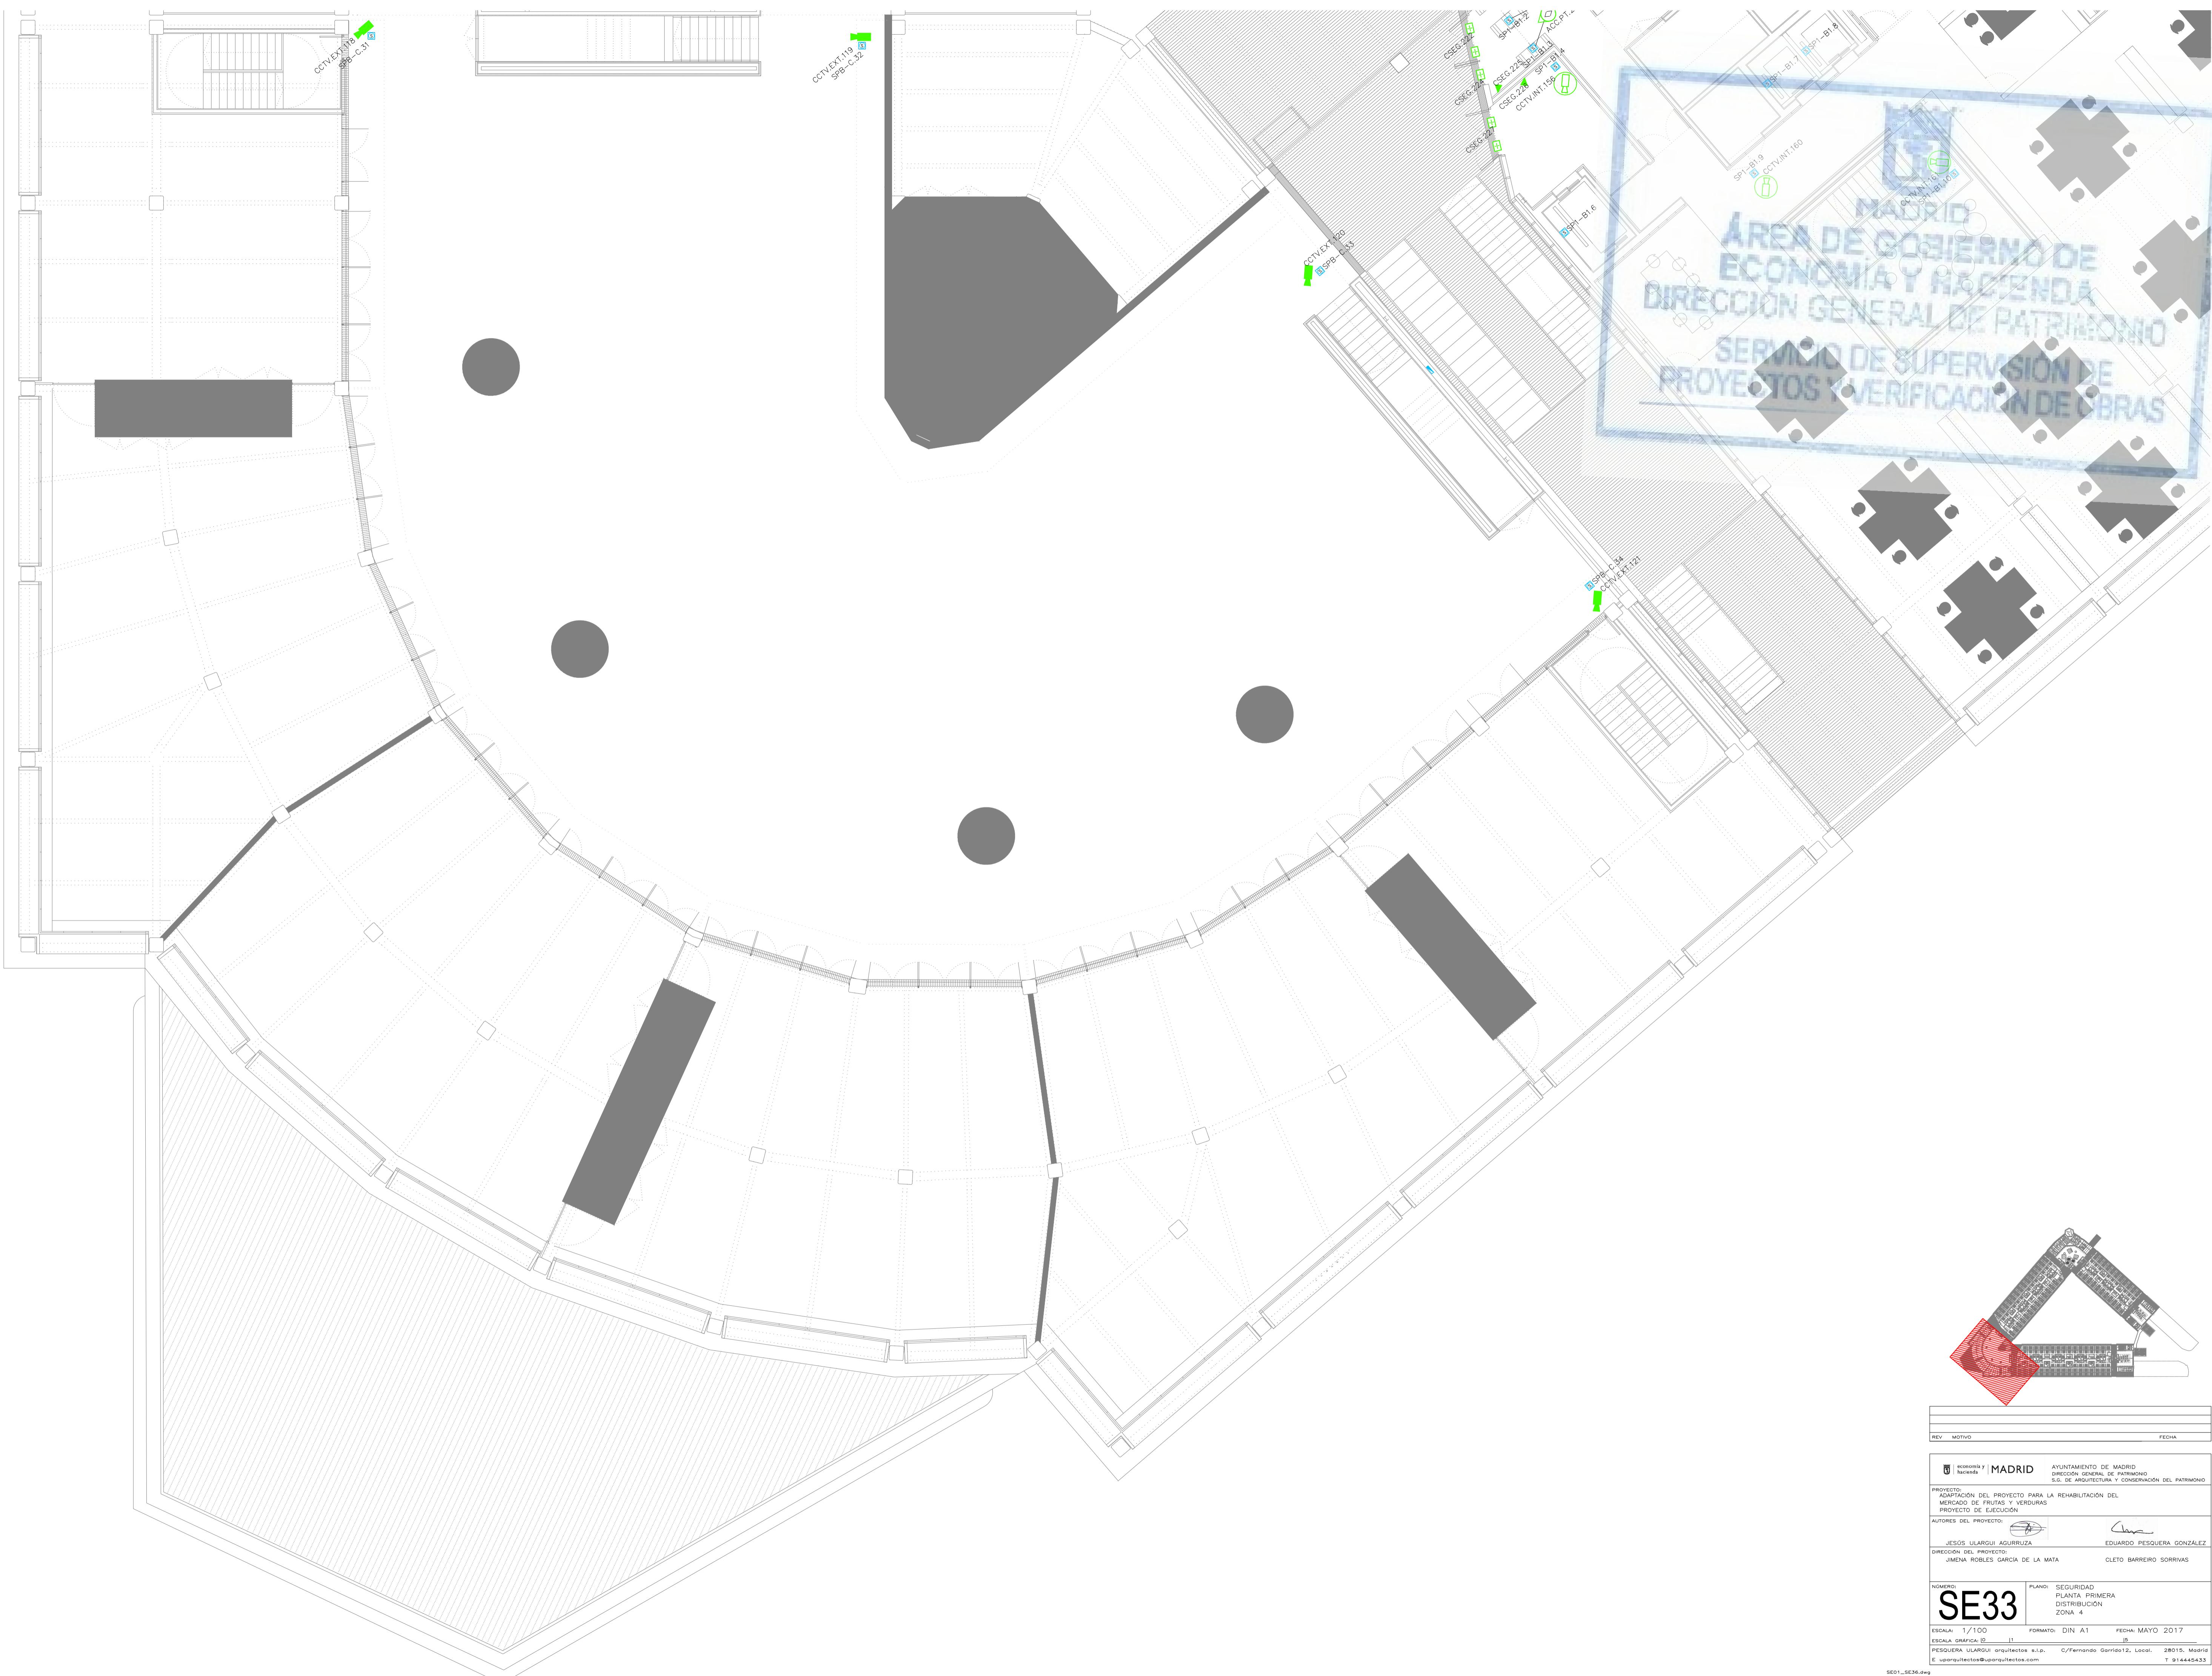

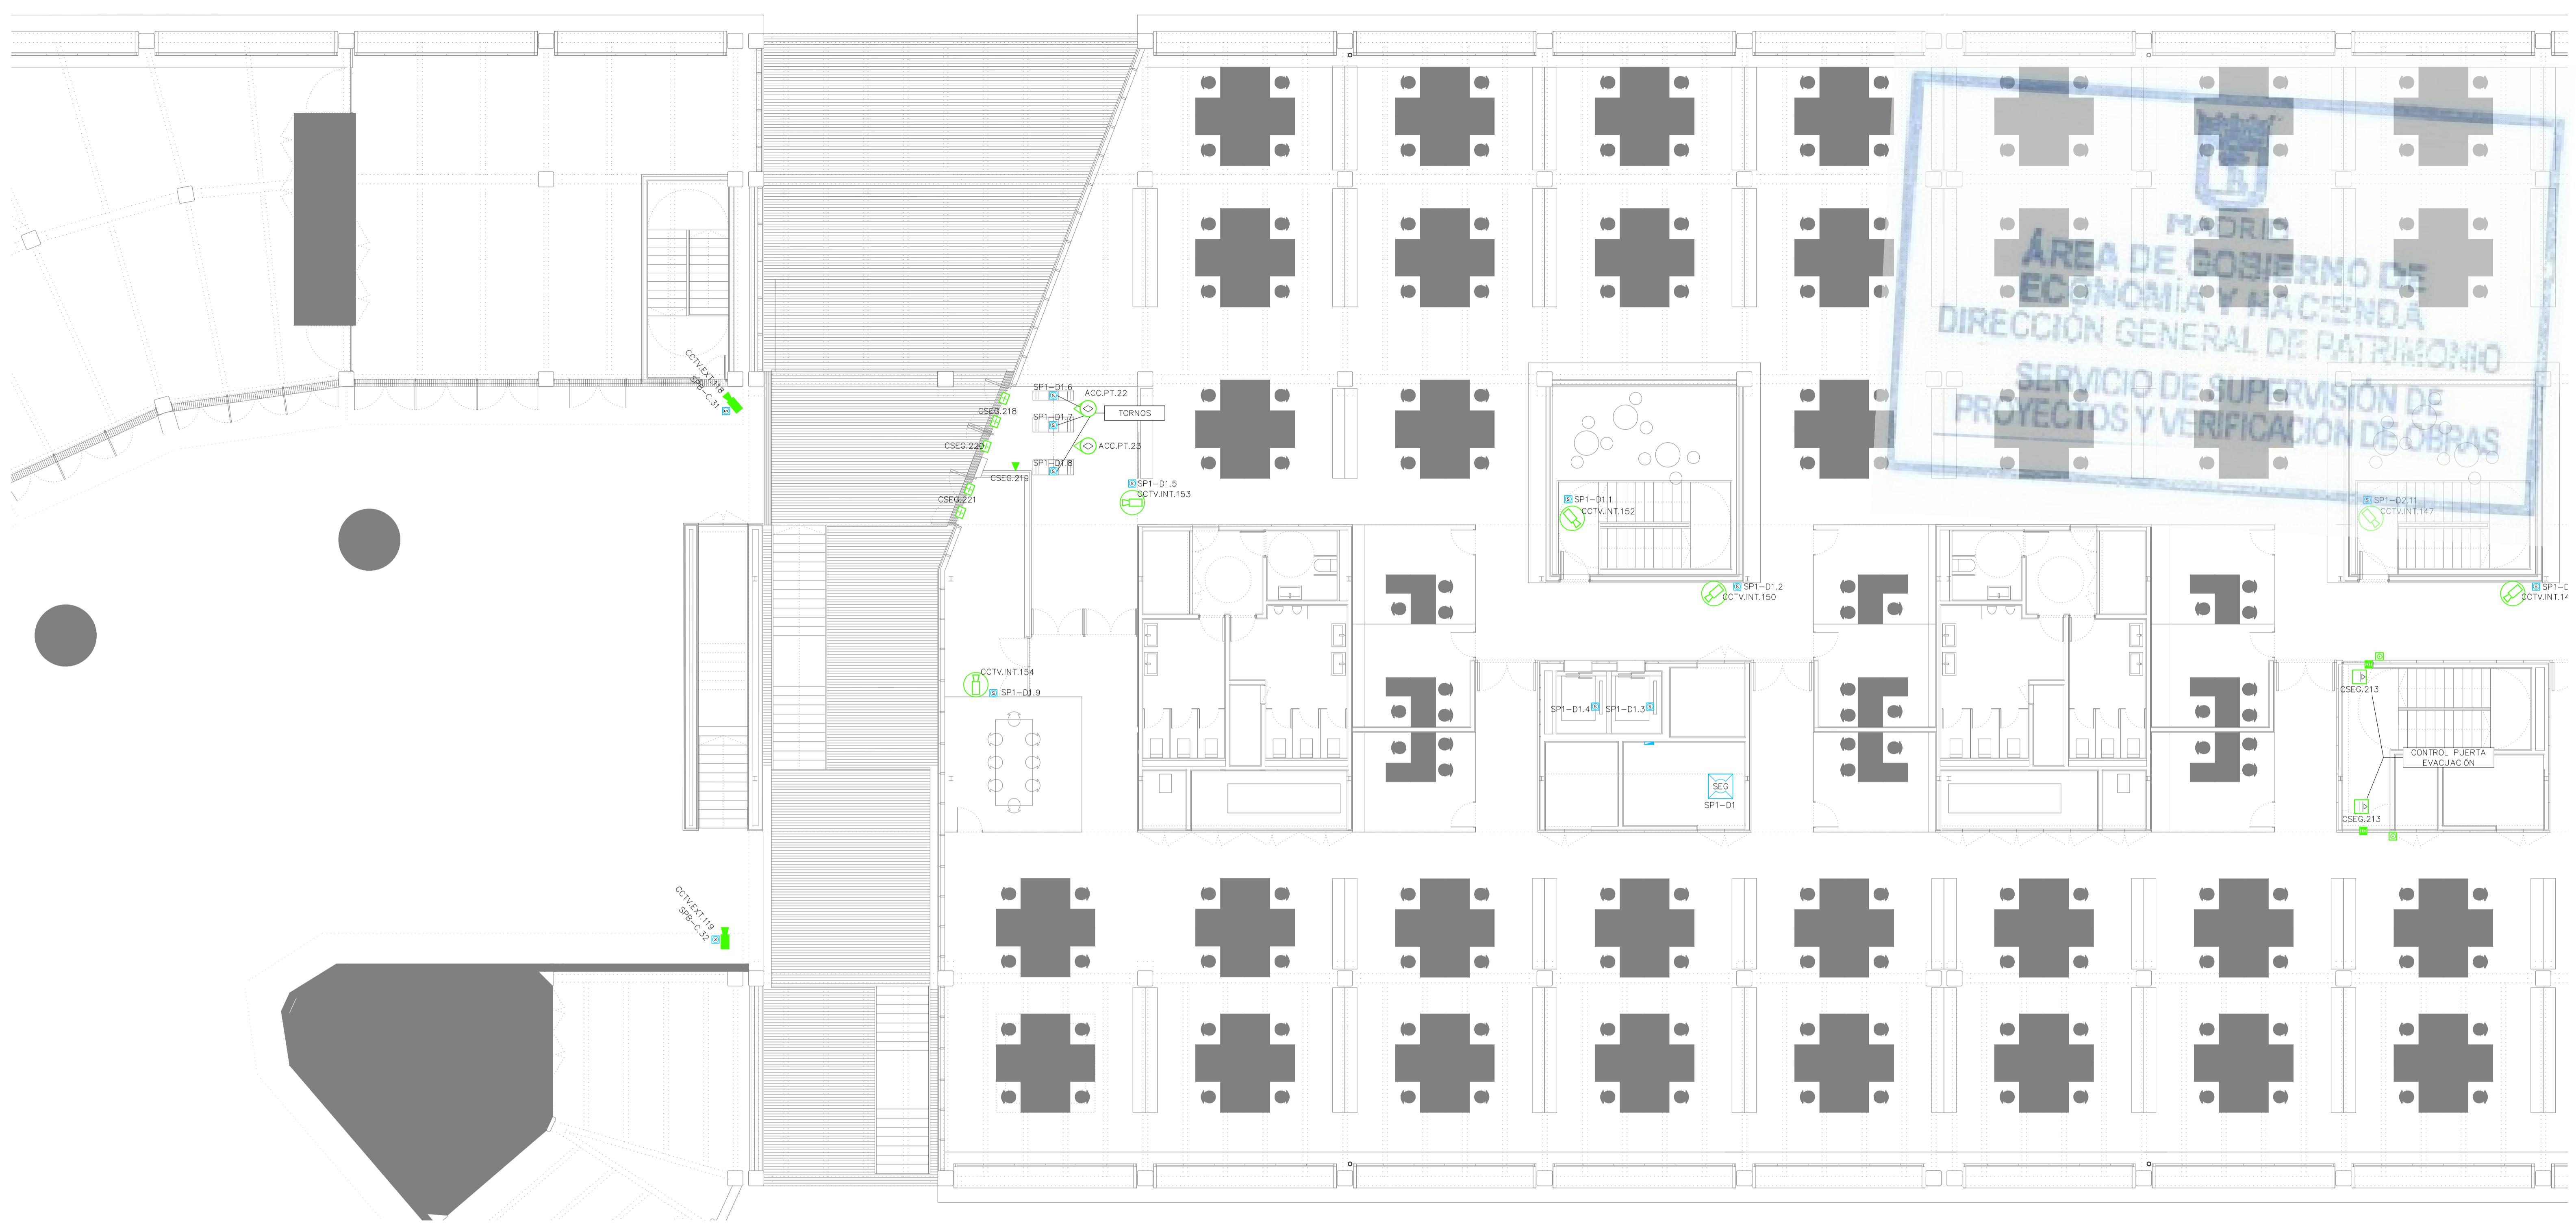


LEYENDA DE INFRAESTRUCTURAS		
SÍMBOLO	DESCRIPCIÓN	NOTAS
	MONTANTE VERTICAL	
	BANDEJA METÁLICA DE CHAPA DE ACERO GALVANIZADO PERFORADO CON CABLE DE TIERRA, CON TAPA Y SEPARADORES. 2 BANDEJAS, UNA PARA COMUNICACIONES Y OTRA EXCLUSIVA PARA SEGURIDAD. DIMENSIONES EN PLANOS.	
	BANDEJA METÁLICA DE CHAPA DE ACERO GALVANIZADO PERFORADO CON CABLE DE TIERRA, INSTALACIONES EN EXTERIOR. TELECOMUNICACIONES. DIMENSIONES 400x60mm.	
	CANALIZACIÓN EXTERNA. TUBOS DE MATERIAL PLÁSTICO EN EJECUCIÓN ENTERRADA. NÚMERO Y DIMENSIONES DE TUBOS INDICADOS EN PLANOS	

LEYENDA DEL SISTEMA DE CABLEADO ESTRUCTURADO		
SÍMBOLO	DESCRIPCIÓN	NOTAS
	REPARTIDOR RACK 19". EXCLUSIVO PARA INSTALACIONES DE SEGURIDAD	
	TOMA SIMPLE 1xRJ45 PARA VOZ/DATOS. EMPOTRADA O SUPERFICIE. RED SEGURIDAD	CAT 6A UTP
	TOMA SIMPLE 1xRJ45 PARA VOZ/DATOS, PARA PORTAMECANISMOS EN SUELTO. RED SEGURIDAD	CAT 6A UTP
	TOMA SIMPLE 1xRJ45 PARA VOZ/DATOS, PARA CANAL PORTAMECANISMOS EN PARED. RED SEGURIDAD	CAT 6A UTP


LEYENDA DE CIRCUITO CERRADO DE TELEVISIÓN		
SÍMBOLO	DESCRIPCIÓN	NOTAS
	CÁMARA TIPO MINI-DOMO COLOR PARA INTERIOR	
	CÁMARA TIPO MINI-DOMO COLOR PARA EXTERIOR	
	CÁMARA COLOR PARA EXTERIOR	
	CÁMARA TIPO DOMO COLOR MOTORIZADO PARA EXTERIOR	
	POSTE AUTOORTANTE, ALTURA 4m	
	GRABADOR/SERVIDOR DE CCTV	
	PUESTO DE CONTROL SEGURIDAD	
	PANTALLA LCD DE 42" PARA CCTV	

LEYENDA DE CONTRAINTRUSIÓN		
SÍMBOLO	DESCRIPCIÓN	NOTAS
	DETECTOR DE APERTURA DE PUERTA POR CONTACTO MAGNÉTICO	
	DETECTOR DE APERTURA DE PUERTA POR CONTACTO MAGNÉTICO DE GRAN POTENCIA PARA PORTONES	
	DETECTOR DE MOVIMIENTO DE DOBLE TECNOLOGÍA CON COBERTURA VOLUMétrICA	
	DETECTOR DE CORTINA POR INFRARROJOS	
	TECLADO DE MANDO	
	SIRENA ELECTRÓNICA PARA EXTERIOR	
	CONTROL DE ACCESO Y SALIDA A RECINTO POR PORTILLÓ. VER DETALLE	
	CENTRAL CONTRAINTRUSIÓN	
	MÓDULO DE ENTRADAS DE DETECTORES Y COMUNICACIÓN AL BUS DEL SISTEMA	

LEYENDA DE CONTROL DE ACCESOS		
SÍMBOLO	DESCRIPCIÓN	NOTAS
	SENSOR PARA CONTEO DE PERSONAS	
	CONTROL DE PUERTA/BOLARDOS. - 1 SALIDA PARA CONTROL PUERTA. - 2 ENTRADAS PARA ESTADO DE PUERTA/BOLARDOS	
	LIBERACIÓN DE PUERTA/PORTILLÓS PARA EVACUACIÓN: - 1 ENTRADA DESDE SISTEMA DE DETECCIÓN DE INCENDIOS	
	CONTROL DE ACCESO A RECINTO. PUERTA DOBLE. SALIDA CON PULSADOR. VER DETALLE	
	CONTROL DE ACCESO Y SALIDA A RECINTO POR PORTILLÓ. VER DETALLE	
	PULSADOR DE SALIDA	

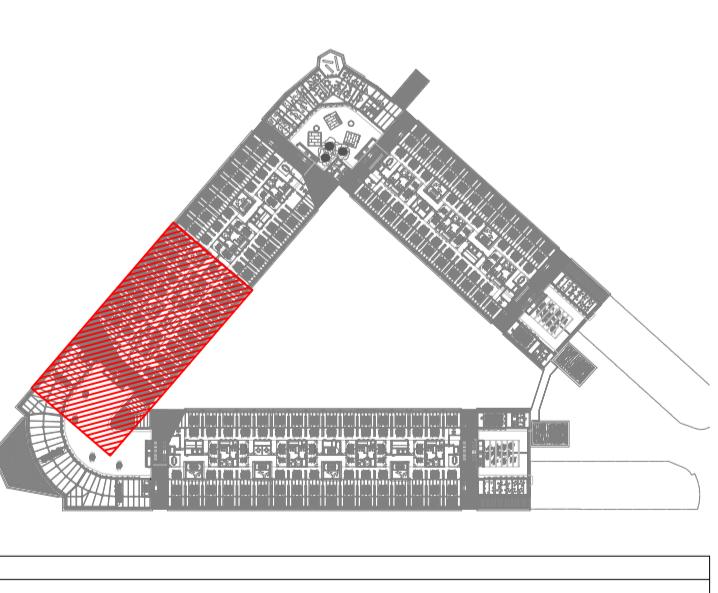

REV	MOTIVO	FECHA
PROYECTO: REHABILITACIÓN DEL MERCADO DE FRUTAS Y VERDURAS		
AUTORES DEL PROYECTO:		
JESÚS ULARQUÍ AGURRUZA EDUARDO PESQUERA GONZALEZ		
DIRECCIÓN DEL PROYECTO: JIMENA ROBLES GARCÍA DE LA MATA CLETO BARREIRO SORRIVAS		
NOMBRE:	SE34	PLANO: SEGURIDAD PLANTA PRIMERA DISTRIBUCIÓN ZONA 5
ESCALA: 1/100	FORMATO: DIN A1	FECHA: MAYO 2017
ESCALA GRÁFICA: 1:1		
PESQUERA ULARQUI arquitectos s.a.p. C/Fernando González 12, Local 28015- Madrid		
E: uparquitectos@uparquitectos.com T: 914445433		

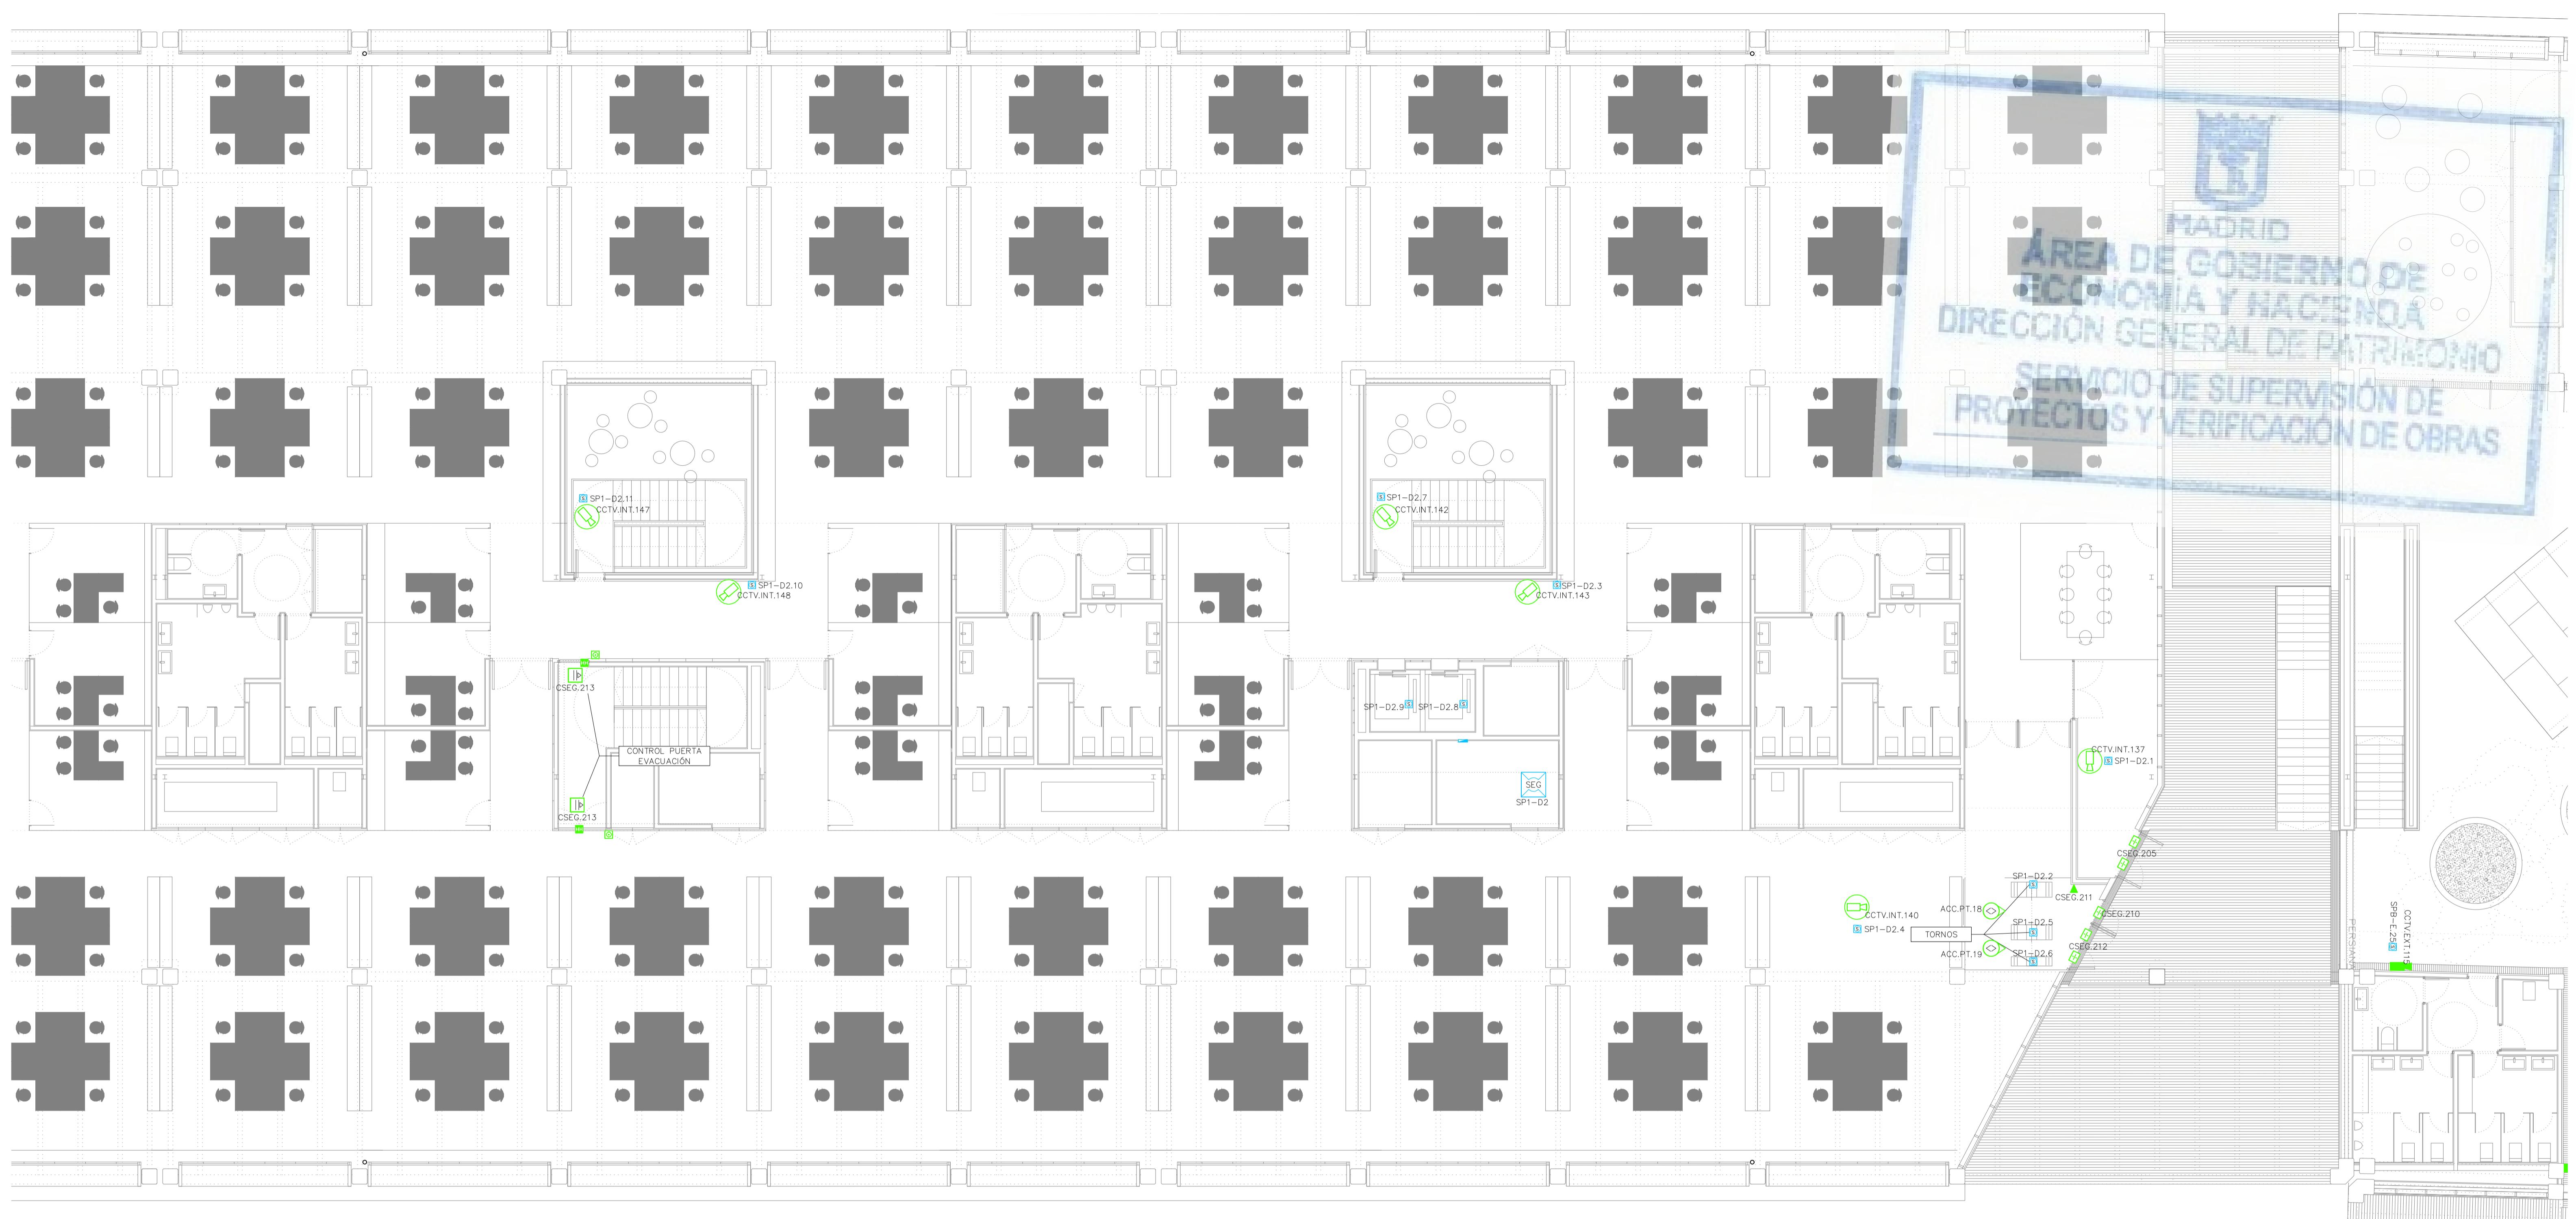


LEYENDA DE INFRAESTRUCTURAS		
SÍMBOLO	DESCRIPCIÓN	NOTAS
	MONTANTE VERTICAL	
	BANDEJA METÁLICA DE CHAPA DE ACERO GALVANIZADO PERFORADO CON CABLE DE TIERRA, CON TAPAS Y SEPARADORES. 2 BANDEJAS, UNA PARA COMUNICACIONES Y OTRA EXCLUSIVA PARA SEGURIDAD. DIMENSIONES EN PLANOS.	
	BANDEJA METÁLICA DE CHAPA DE ACERO GALVANIZADO PERFORADO CON CABLE DE TIERRA, CONECTADA A TIERRA. INSTALACIONES EN PLANOS. TELECOMUNICACIONES. DIMENSIONES: 400x60mm	
	CANALIZACIÓN EXTERNA. TUBOS DE MATERIAL PLÁSTICO EN EJECUCIÓN ENTERRADA. NÚMERO Y DIMENSIONES DE TUBOS INDICADOS EN PLANOS	

LEYENDA DEL SISTEMA DE CABLEADO ESTRUCTURADO		
SÍMBOLO	DESCRIPCIÓN	NOTAS
	REPARTIDOR RACK 19". EXCLUSIVO PARA INSTALACIONES DE SEGURIDAD	
	TOMA SIMPLE 1xRJ45 PARA VOZ/DATOS. EMPOTRADA O SUPERFICIE. RED SEGURIDAD	CAT 6A UTP
	TOMA SIMPLE 1xRJ45 PARA VOZ/DATOS, PARA PORTAMECANISMOS EN SUELDO. RED SEGURIDAD	CAT 6A UTP
	TOMA SIMPLE 1xRJ45 PARA VOZ/DATOS, PARA CANAL PORTAMECANISMOS EN PARED. RED SEGURIDAD	CAT 6A UTP

LEYENDA DE CIRCUITO CERRADO DE TELEVISIÓN		
SÍMBOLO	DESCRIPCIÓN	NOTAS
	CÁMARA TIPO MINI-DOMO COLOR PARA INTERIOR	
	CÁMARA TIPO MINI-DOMO COLOR PARA EXTERIOR	
	CÁMARA COLOR PARA EXTERIOR	
	CÁMARA TIPO DOMO COLOR MOTORIZADO PARA EXTERIOR	

LEYENDA DE CONTRAINTRUSIÓN		
SÍMBOLO	DESCRIPCIÓN	NOTAS
	DETECTOR DE APERTURA DE PUERTA POR CONTACTO MAGNÉTICO	
	DETECTOR DE APERTURA DE PUERTA POR CONTACTO MAGNÉTICO DE GRAN POTENCIA PARA PORTONES	
	DETECTOR DE MOVIMIENTO DE DOBLE TECNOLOGÍA CON COBERTURA VOLUMÉTRICA	
	DETECTOR DE CORTINA POR INFRARROJOS	

LEYENDA DE CONTROL DE ACCESOS		
SÍMBOLO	DESCRIPCIÓN	NOTAS
	SENSOR PARA CONTEO DE PERSONAS	
	CONTROL DE PUERTA/BOLARDOS. - 1 SALIDA PARA CONTROL PUERTA. - 2 ENTRADAS PARA ESTADO DE PUERTA/BOLARDOS	
	LIBERACIÓN DE PUERTA/PORTILLOS PARA EVACUACIÓN: - 1 ENTRADA DESDE SISTEMA DE DETECCIÓN DE INCENDIOS	
	CONTROL DE ACCESO A RECINTO. PUERTA DOBLE. SALIDA CON PULSADOR. VER DETALLE	
	CONTROL DE ACCESO Y SALIDA A RECINTO POR PORTILLO. VER DETALLE	
	CONTROL DE ACCESO Y SALIDA PARA VEHÍCULOS CON BARRERAS. VER DETALLE	
	CENTRAL CONTRAINTRUSIÓN	
	PULSADOR DE SALIDA	

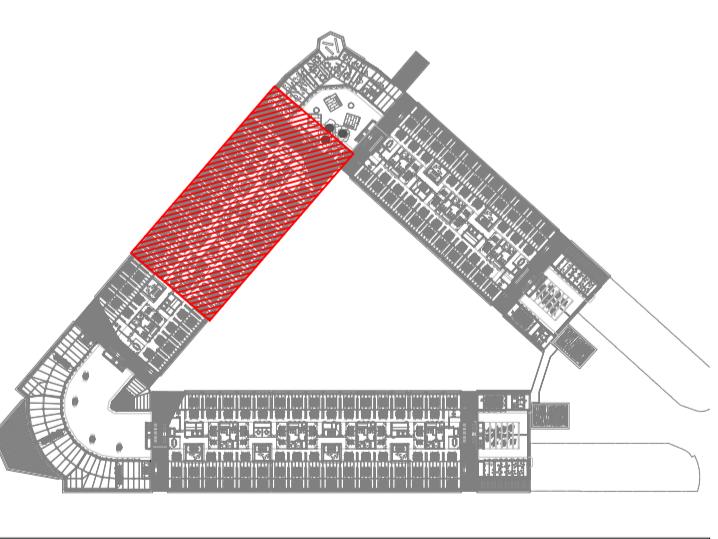

REV	MOTIVO	FECHA
MADRID AYUNTAMIENTO DE MADRID DIRECCIÓN GENERAL DE PATRIMONIO PROYECTO: REHABILITACIÓN DEL MERCADO DE FRUTAS Y VERDURAS PROYECTO DE EJECUCIÓN: AUTORES DEL PROYECTO: JESÚS ULARQUI AGURRUA EDUARDO PESQUERA GONZALEZ DIRECCIÓN DEL PROYECTO: JIMENA ROBLES GARCÍA DE LA MATA CLETO BARREIRO SORRIVAS		
NOMBRE:	SE35	PLANO: SEGURIDAD PLANTA PRIMERA DISTRIBUCIÓN ZONA 6
ESCALA:	1/100	FORMATO: DIN A1 FECHA: MAYO 2017
ESCALA GRÁFICA:	11	ESCALA: 1/100
PESQUERA ULARQUI arquitectos s.a.p.i. C/Fernando Gordillo, 12, Local: 28015 - Madrid E: ularqui@paparquitectos.com T: 914445433		




LEYENDA DE INFRAESTRUCTURAS		
SÍMBOLO	DESCRIPCIÓN	NOTAS
	MONTANTE VERTICAL	
	BANDEJA METÁLICA DE CHAPA DE ACERO GALVANIZADO PERFORADO CON CABLE DE TIERRA, CON TAPA Y SEPARADORES. 2 BANDEJAS, UNA PARA COMUNICACIONES Y OTRA EXCLUSIVA PARA SEGURIDAD. DIMENSIONES EN PLANOS.	
	BANDEJA METÁLICA DE CHAPA DE ACERO GALVANIZADO PERFORADO CON CABLE DE TIERRA, CONECTADA A TIERRA. INSTALACIONES EN EXTERIOR. TELECOMUNICACIONES. DIMENSIONES: 400x60mm.	
	CANALIZACIÓN EXTERNA. TUBOS DE MATERIAL PLÁSTICO EN EJECUCIÓN ENTERRADA. NÚMERO Y DIMENSIONES DE TUBOS INDICADOS EN PLANOS.	

LEYENDA DEL SISTEMA DE CABLEADO ESTRUCTURADO		
SÍMBOLO	DESCRIPCIÓN	NOTAS
	REPARTIDOR RACK 19". EXCLUSIVO PARA INSTALACIONES DE SEGURIDAD	
	TOMA SIMPLE 1xRJ45 PARA VOZ/DATOS. EMPOTRADA O SUPERFICIE. RED SEGURIDAD	CAT 6A UTP
	TOMA SIMPLE 1xRJ45 PARA VOZ/DATOS, PARA PORTAMECANISMOS EN SUELTO. RED SEGURIDAD	CAT 6A UTP
	TOMA SIMPLE 1xRJ45 PARA VOZ/DATOS, PARA CANAL PORTAMECANISMOS EN PARED. RED SEGURIDAD	CAT 6A UTP

LEYENDA DE CIRCUITO CERRADO DE TELEVISIÓN		
SÍMBOLO	DESCRIPCIÓN	NOTAS
	CÁMARA TIPO MINI-DOMO COLOR PARA INTERIOR	
	CÁMARA TIPO MINI-DOMO COLOR PARA EXTERIOR	
	CÁMARA COLOR PARA EXTERIOR	
	CÁMARA TIPO DOMO COLOR MOTORIZADO PARA EXTERIOR	
	POSTE AUTOORTANTE, ALTURA 4m	
	GRABADOR/SERVIDOR DE CCTV	
	PUESTO DE CONTROL SEGURIDAD	
	PANTALLA LCD DE 42" PARA CCTV	

LEYENDA DE CONTRAINTRUSIÓN		
SÍMBOLO	DESCRIPCIÓN	NOTAS
	DETECTOR DE APERTURA DE PUERTA POR CONTACTO MAGNÉTICO	
	DETECTOR DE APERTURA DE PUERTA POR CONTACTO MAGNÉTICO DE GRAN POTENCIA PARA PORTONES	
	DETECTOR DE MOVIMIENTO DE DOBLE TECNOLOGÍA CON COBERTURA VOLUMÉTRICA	
	DETECTOR DE CORTINA POR INFRARROJOS	
	TECLADO DE MANDO	
	SIRENA ELECTRÓNICA PARA EXTERIOR	
	CONTROL DE ACCESO Y SALIDA A RECINTO POR PORTILLO. VER DETALLE	
	CENTRAL CONTRAINTRUSIÓN	
	MÓDULO DE ENTRADAS DE DETECTORES Y COMUNICACIÓN AL BUS DEL SISTEMA	

LEYENDA DE CONTROL DE ACCESOS		
SÍMBOLO	DESCRIPCIÓN	NOTAS
	SENSOR PARA CONTEO DE PERSONAS	
	CONTROL DE PUERTA/BOLARDOS. - 1 SALIDA PARA CONTROL PUERTA - 2 ENTRADAS PARA ESTADO DE PUERTA/BOLARDOS	
	LIBERACIÓN DE PUERTA/PORTILLOS PARA EVACUACIÓN: - 1 ENTRADA DESDE SISTEMA DE DETECCIÓN DE INCENDIOS	
	CONTROL DE ACCESO A RECINTO. PUERTA DOBLE. SALIDA CON PULSADOR. VER DETALLE	
	CONTROL DE ACCESO Y SALIDA A RECINTO POR PORTILLO. VER DETALLE	
	CONTROL DE ACCESO Y SALIDA PARA VEHÍCULOS CON BARRERAS. VER DETALLE	
	PULSADOR DE SALIDA	

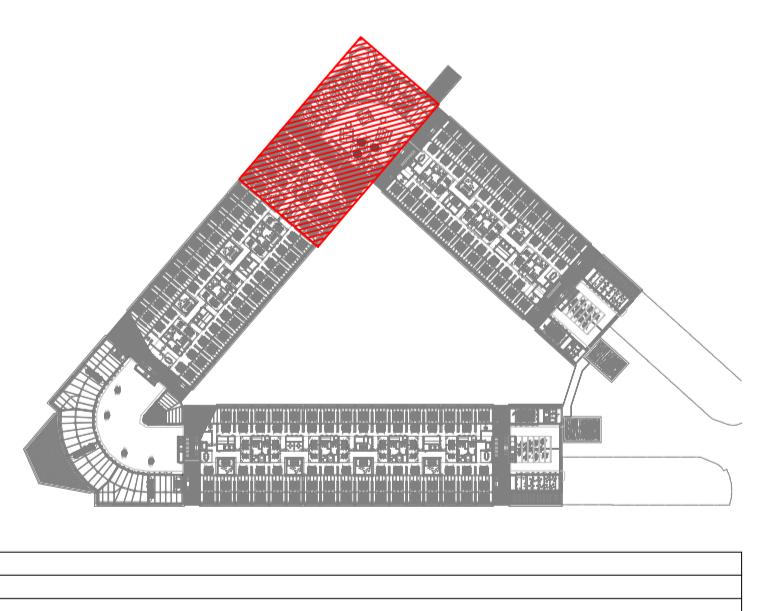

REV	MOTIVO	FECHA
AYUNTAMIENTO DE MADRID		
DIRECCIÓN GENERAL DE PATRIMONIO		
S.G. DE ARQUITECTURA Y CONSERVACIÓN DEL PATRIMONIO		
PROYECTO: REHABILITACIÓN DEL MERCADO DE FRUTAS Y VERDURAS		
PROYECTO DE EJECUCIÓN		
AUTORES DEL PROYECTO:		
JESÚS ULARQUI AGURRUZA		
EDUARDO PESQUERA GONZALEZ		
DIRECCIÓN DEL PROYECTO:		
JIMENA ROBLES GARCÍA DE LA MATA		
CLETO BARREIRO SORRIVAS		
NOMBRE:	SE36	PLANO: SEGURIDAD PLANTA PRIMERA DISTRIBUCIÓN ZONA 7
ESCALA: 1/100	FORMATO: DIN A1	FECHA: MAYO 2017
ESCALA GRÁFICA: 1:1		
PESQUERA ULARQUI arquitectos s.a.p.i. C/Fernando González 12, Local 28015 - Madrid		
E: uparquitectos@uparquitectos.com T: 914445433		




LEYENDA DE INFRAESTRUCTURAS		
SÍMBOLO	DESCRIPCIÓN	NOTAS
	MONTANTE VERTICAL	
	BANDEJA METÁLICA DE CHAPA DE ACERO GALVANIZADO PERFORADO CON CABLE DE TIERRA, CON TAPA Y SEPARADORES. 2 BANDEJAS, UNA PARA COMUNICACIONES Y OTRA EXCLUSIVA PARA SEGURIDAD. DIMENSIONES EN PLANOS.	
	BANDEJA METÁLICA DE CHAPA DE ACERO GALVANIZADO PERFORADO CON CABLE DE TIERRA CONECTADO A TIERRA, PARA INSTALACIONES DE TELECOMUNICACIONES. DIMENSIONES: 400x60mm.	
	CANALIZACIÓN EXTERNA. TUBOS DE MATERIAL PLÁSTICO EN EJECUCIÓN ENTERADA. NOMBRE Y DIMENSIONES DE TUBOS INDICADOS EN PLANOS	

LEYENDA DEL SISTEMA DE CABLEADO ESTRUCTURADO		
SÍMBOLO	DESCRIPCIÓN	NOTAS
	REPARTIDOR RACK 19". EXCLUSIVO PARA INSTALACIONES DE SEGURIDAD	
	TOMA SIMPLE 1xRJ45 PARA VOZ/DATOS, EMPOTRADA O SUPERFICIE. RED SEGURIDAD	CAT 6A UTP
	TOMA SIMPLE 1xRJ45 PARA VOZ/DATOS, PARA PORTAMECANISMOS EN SUELTO. RED SEGURIDAD	CAT 6A UTP
	TOMA SIMPLE 1xRJ45 PARA VOZ/DATOS, PARA CANAL PORTAMECANISMOS EN PARED. RED SEGURIDAD	CAT 6A UTP

LEYENDA DE CIRCUITO CERRADO DE TELEVISIÓN		
SÍMBOLO	DESCRIPCIÓN	NOTAS
	CÁMARA TIPO MINI-DOMO COLOR PARA INTERIOR	
	CÁMARA TIPO MINI-DOMO COLOR PARA EXTERIOR	
	CÁMARA COLOR PARA EXTERIOR	
	CÁMARA TIPO DOMO COLOR MOTORIZADO PARA EXTERIOR	
	POSTE AUTOORTANTE, ALTURA 4m	
	GRABADOR/SERVIDOR DE CCTV	
	PUESTO DE CONTROL SEGURIDAD	
	PANTALLA LCD DE 42" PARA CCTV	

LEYENDA DE CONTRAINTRUSIÓN		
SÍMBOLO	DESCRIPCIÓN	NOTAS
	DETECTOR DE APERTURA DE PUERTA POR CONTACTO MAGNÉTICO	
	DETECTOR DE APERTURA DE PUERTA POR CONTACTO MAGNÉTICO DE GRAN POTENCIA PARA PORTONES	
	DETECTOR DE MOVIMIENTO DE DOBLE TECNOLOGÍA CON COBERTURA VOLUMétrICA	
	DETECTOR DE CORTINA POR INFRARROJOS	
	TECLADO DE MANDO	
	GRABADOR/SERVIDOR DE CCTV	
	SIRENA ELECTRÓNICA PARA EXTERIOR	
	PUESTO DE CONTROL SEGURIDAD	
	PANTALLA LCD DE 42" PARA CCTV	

LEYENDA DE CONTROL DE ACCESOS		
SÍMBOLO	DESCRIPCIÓN	NOTAS
	SENSOR PARA CONTEO DE PERSONAS	
	CONTROL DE PUERTA/BOLARDOS. - 1 SALIDA PARA CONTROL PUERTA. - 2 ENTRADAS PARA ESTADO DE PUERTA/BOLARDOS	
	LIBERACIÓN DE PUERTA/PORTILLOS PARA EVACUACIÓN. - 1 ENTRADA DESDE SISTEMA DE DETECCIÓN DE INCENDIOS	
	CONTROL DE ACCESO A RECINTO. PUERTA DOBLE. SALIDA CON PULSADOR. VER DETALLE	
	CONTROL DE ACCESO Y SALIDA A RECINTO POR PORTILLO. VER DETALLE	
	CONTROL DE ACCESO Y SALIDA PARA VEHICULOS CON BARRERAS. VER DETALLE	
	CENTRAL CONTRAINTRUSIÓN	
	PULSADOR DE SALIDA	

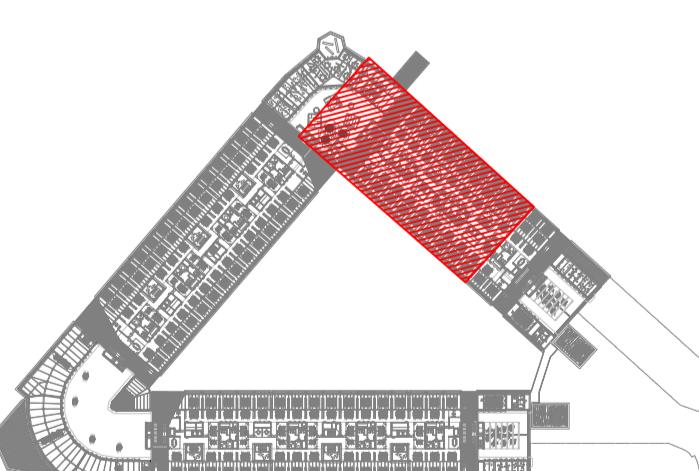

REV MOTIVO FECHA

MADRID Ayuntamiento de Madrid DIRECCIÓN GENERAL DE PATRIMONIO PROYECTO: REHABILITACIÓN DEL MERCADO DE FRUTAS Y VERDURAS PROYECTO DE EJECUCIÓN AUTORES DEL PROYECTO: JESÚS ULARQUÍ AGURRUZA EDUARDO PESQUERA GONZALEZ DIRECCIÓN DEL PROYECTO: JIMENA ROBLES GARCÍA DE LA MATA CLETO BARREIRO SORRIVAS

NOMBRE: SE37 PLAN: SEGURIDAD PLANTA PRIMERA DISTRIBUCIÓN ZONA 9


ESCALA: 1/100 FORMATO: DIN A1 FECHA: MAYO 2017

ESCALA GRÁFICA: 11

PESQUERA, ULARQUI arquitectos s.a.p. C/Fernando Gómez 12, Local: 28015 - Madrid

E: uporadefis@uparquitectos.com T: 914445433

SE01_SE37.dwg

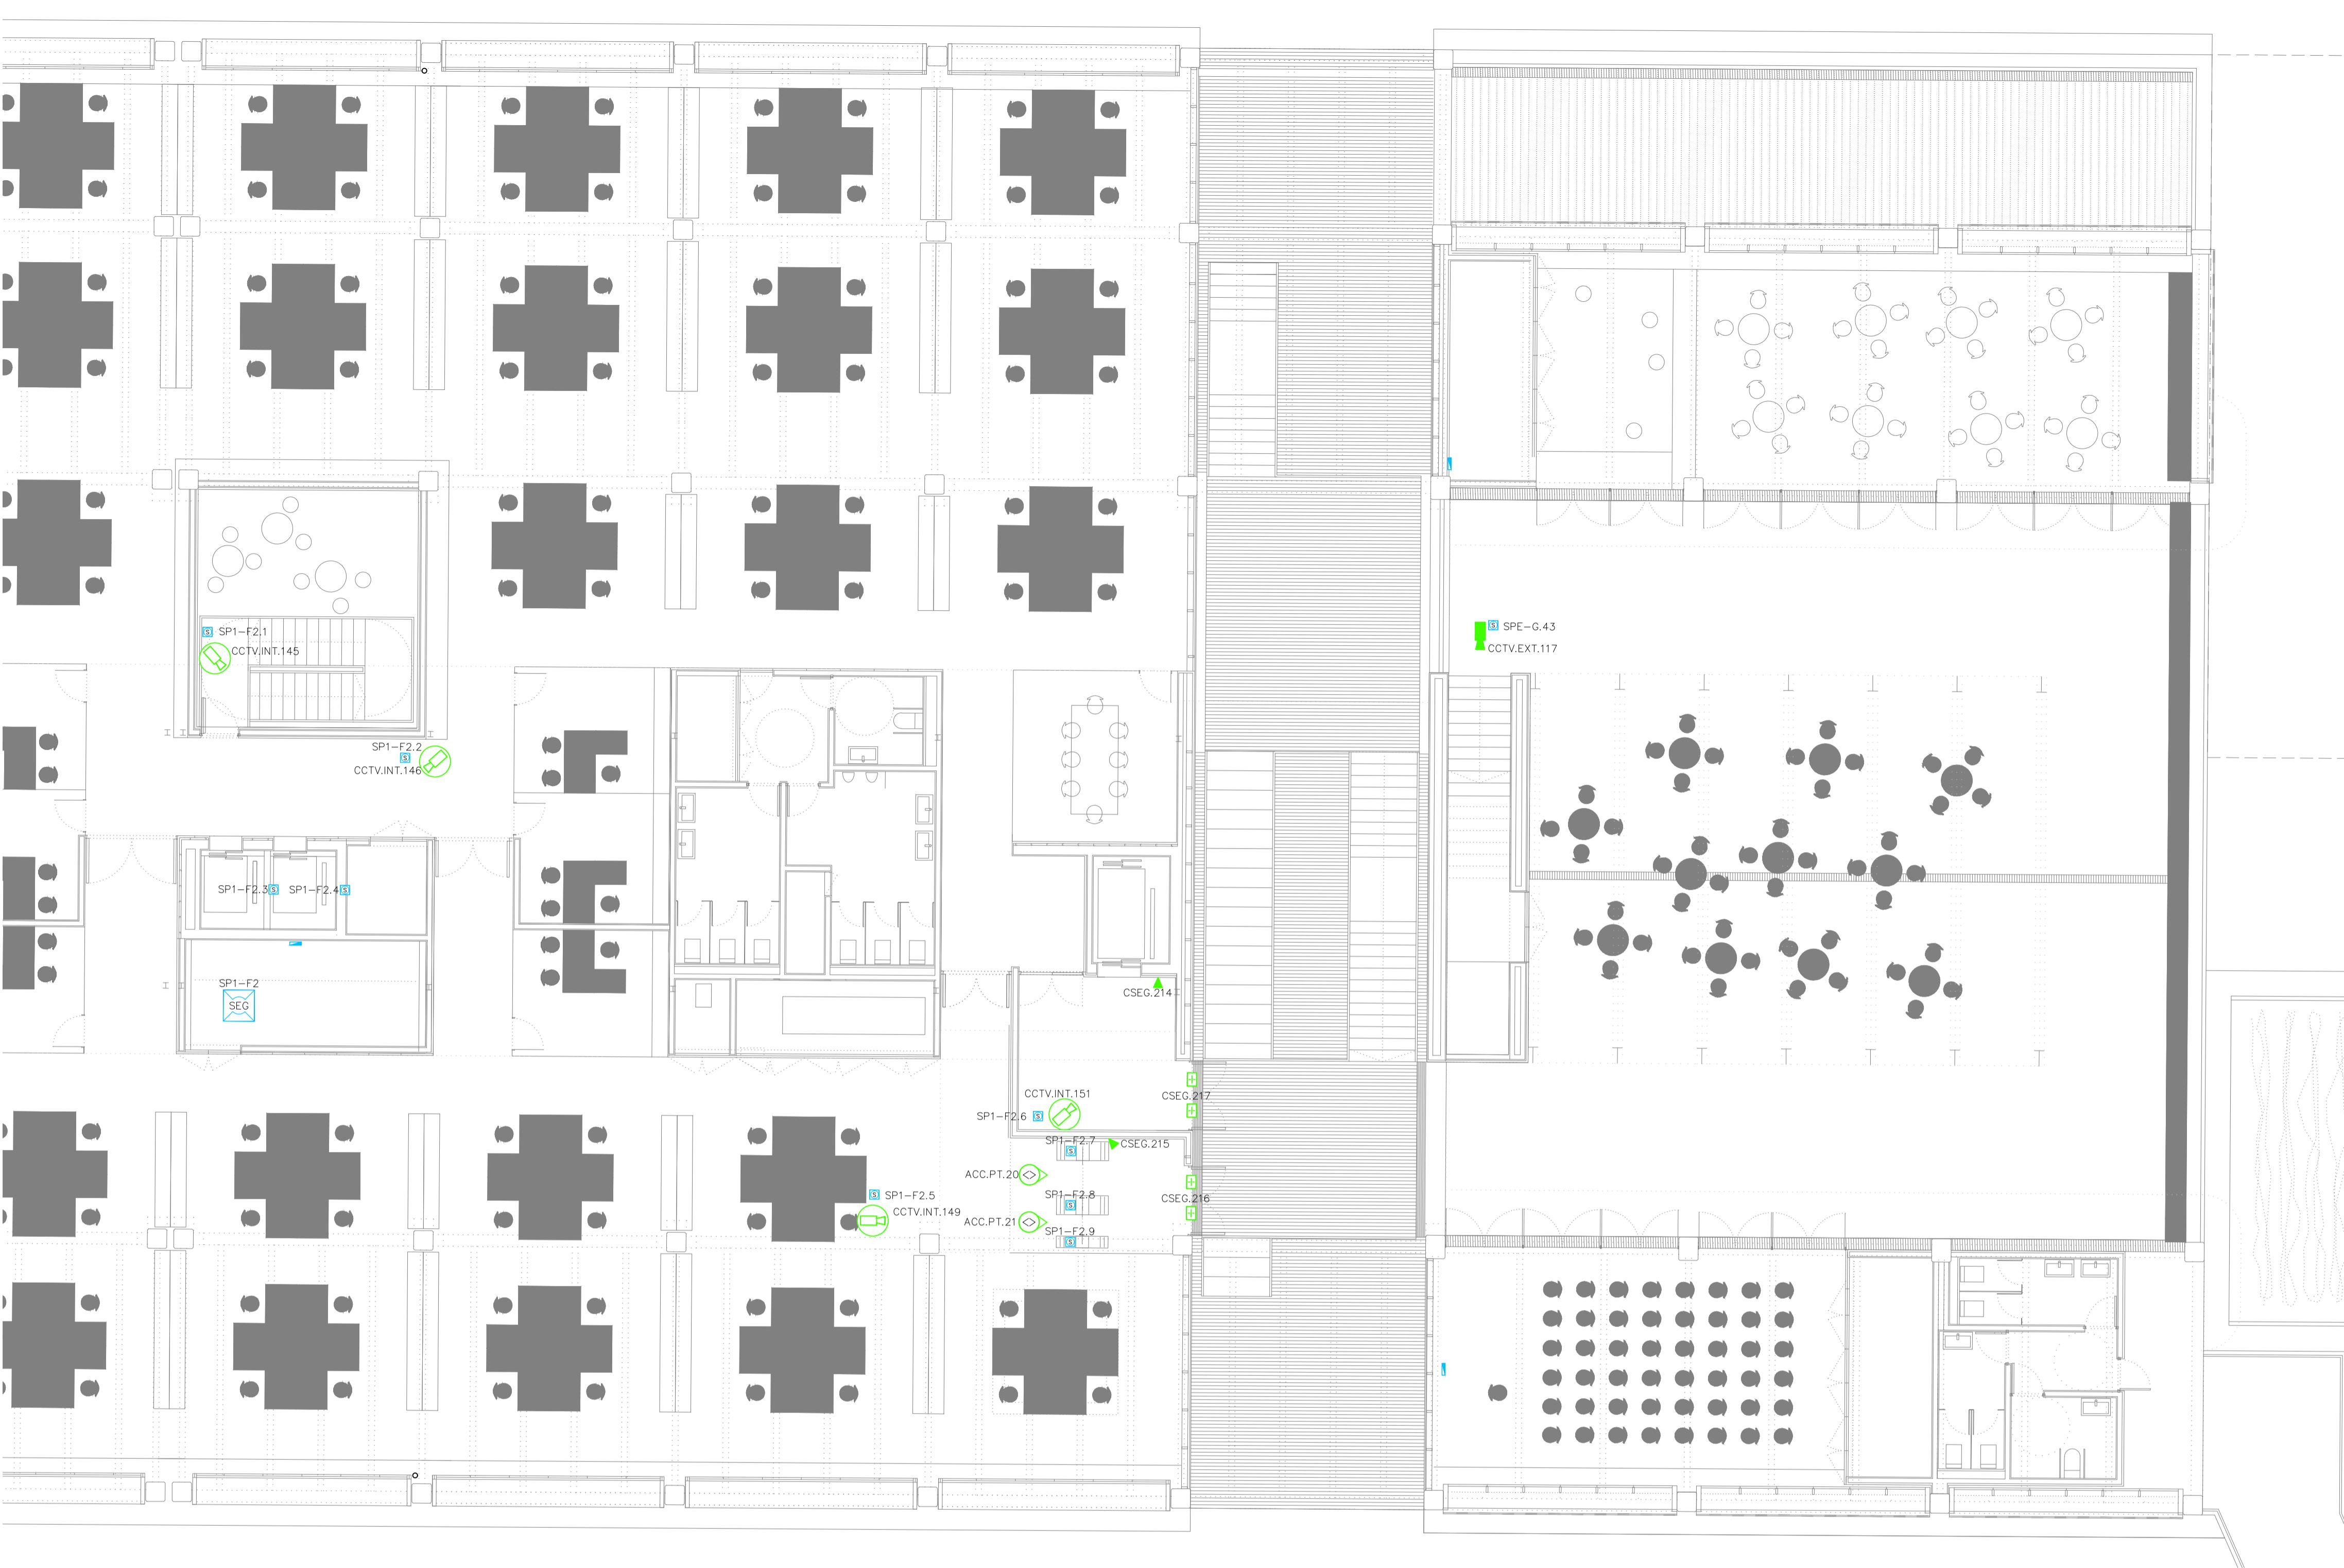

LEYENDA DE INFRAESTRUCTURAS		
SÍMBOLO	DESCRIPCIÓN	NOTAS
	MONTANTE VERTICAL	
	BANDEJA METÁLICA DE CHAPA DE ACERO GALVANIZADO PERFORADO CON CABLE DE TIERRA, CON TAPAS SEPARADAS. 2 BANDEJAS, UNA PARA COMUNICACIONES Y OTRA EXCLUSIVA PARA SEGURIDAD. DIMENSIONES EN PLANOS.	
	BANDEJA METÁLICA DE CHAPA DE ACERO GALVANIZADO PERFORADO CON CABLE DE TIERRA, CON CABLE DE COMUNICACIONES. PARA INSTALACIONES DE TELECOMUNICACIONES. DIMENSIONES: 400x60mm.	
	CANALIZACIÓN EXTERNA. TUBOS DE MATERIAL PLÁSTICO EN EJECUCIÓN ENTERRADA. NOMBRE Y DIMENSIONES DE TUBOS INDICADOS EN PLANOS.	


LEYENDA DE CIRCUITO CERRADO DE TELEVISIÓN		
SÍMBOLO	DESCRIPCIÓN	NOTAS
	CÁMARA TIPO MINI-DOMO COLOR PARA INTERIOR	
	CÁMARA TIPO MINI-DOMO COLOR PARA EXTERIOR	
	CÁMARA COLOR PARA EXTERIOR	
	CÁMARA TIPO DOMO COLOR MOTORIZADO PARA EXTERIOR	

LEYENDA DE CONTRAINTRUSIÓN		
SÍMBOLO	DESCRIPCIÓN	NOTAS
	DETECTOR DE APERTURA DE PUERTA POR CONTACTO MAGNÉTICO	
	DETECTOR DE APERTURA DE PUERTA POR CONTACTO MAGNÉTICO DE GRAN POTENCIA PARA PORTONES	
	DETECTOR DE MOVIMIENTO DE DOBLE TECNOLOGÍA CON COBERTURA VOLUMÉTRICA	
	DETECTOR DE CORTINA POR INFRARROJOS	




LEYENDA DE CONTROL DE ACCESOS		
SÍMBOLO	DESCRIPCIÓN	NOTAS
	SENSOR PARA CONTEO DE PERSONAS	
	CONTROL DE PUERTA/BOLARDOS. - 1 SALIDA PARA CONTROL PUERTA - 2 ENTRADAS PARA ESTADO DE PUERTA/BOLARDOS	
	LIBERACIÓN DE PUERTA/PORTILLOS PARA EVACUACIÓN: - 1 ENTRADA DESDE SISTEMA DE DETECCIÓN DE INCENDIOS	
	CONTROL DE ACCESO A RECINTO. PUERTA DOBLE. SALIDA CON PULSADOR. VER DETALLE	
	CONTROL DE ACCESO Y SALIDA A RECINTO POR PORTILLO. VER DETALLE	
	CONTROL DE ACCESO Y SALIDA PARA VEHÍCULOS CON BARRERAS. VER DETALLE	
	CENTRAL CONTRAINTRUSIÓN	
	PULSADOR DE SALIDA	

LEYENDA DEL SISTEMA DE CABLEADO ESTRUCTURADO		
SÍMBOLO	DESCRIPCIÓN	NOTAS
	REPARTIDOR RACK 19". EXCLUSIVO PARA INSTALACIONES DE SEGURIDAD	
	TOMA SIMPLE 1xRJ45 PARA VOZ/DATOS. EMPOTRADA O SUPERFICIE. RED SEGURIDAD	CAT 6A UTP
	TOMA SIMPLE 1xRJ45 PARA VOZ/DATOS. PARA PORTAMECANISMOS EN SUELTO. RED SEGURIDAD	CAT 6A UTP
	TOMA SIMPLE 1xRJ45 PARA VOZ/DATOS, PARA CANAL PORTAMECANISMOS EN PARED. RED SEGURIDAD	CAT 6A UTP








LEYENDA DE PUESTOS DE CONTROL		
SÍMBOLO	DESCRIPCIÓN	NOTAS
	GRABADOR/SERVIDOR DE CCTV	
	PUESTO DE CONTROL SEGURIDAD	
	PANTALLA LCD DE 42" PARA CCTV	

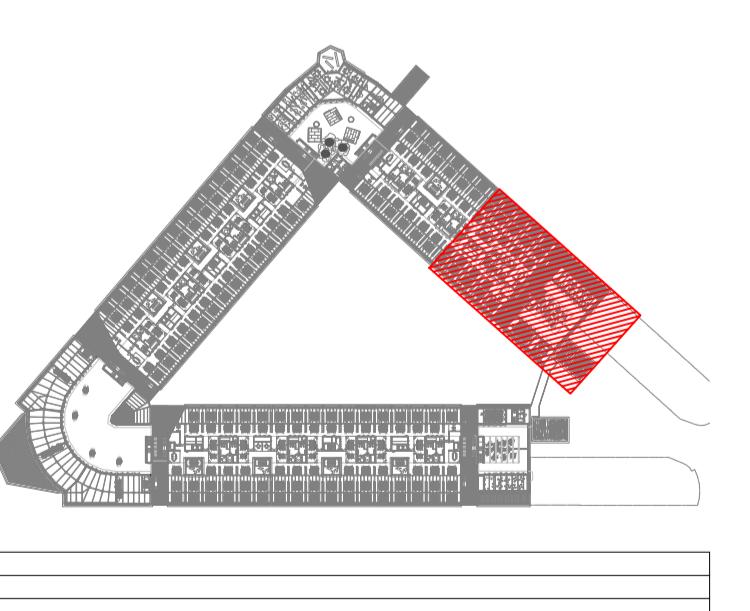

REV	MOTIVO	FECHA
AYUNTAMIENTO DE MADRID DIRECCIÓN GENERAL DE PATRIMONIO S.G. DE ARQUITECTURA Y CONSERVACIÓN DEL PATRIMONIO		
PROYECTO: REHABILITACIÓN DEL MERCADO DE FRUTAS Y VERDURAS PROYECTO DE EJECUCIÓN:		
AUTORES DEL PROYECTO: JESÚS ULARQUI AGURRUZA EDUARDO PESQUERA GONZALEZ		
DIRECCIÓN DEL PROYECTO: JIMENA ROBLES GARCÍA DE LA MATA CLETO BARREIRO SORRIVAS		
NOMBRE: SE38	PLANO: SEGURIDAD PLANTA PRIMERA DISTRIBUCIÓN ZONA 9	FORMATO: DIN A1 FECHA: MAYO 2017
ESCALA: 1/100	ESCALA GRÁFICA: 1:1	ESCALA: 1/100
PESQUERA ULARQUI arquitectos s.a.p. C/Fernando González 12, Local: 28015 - Madrid T: 914445433		

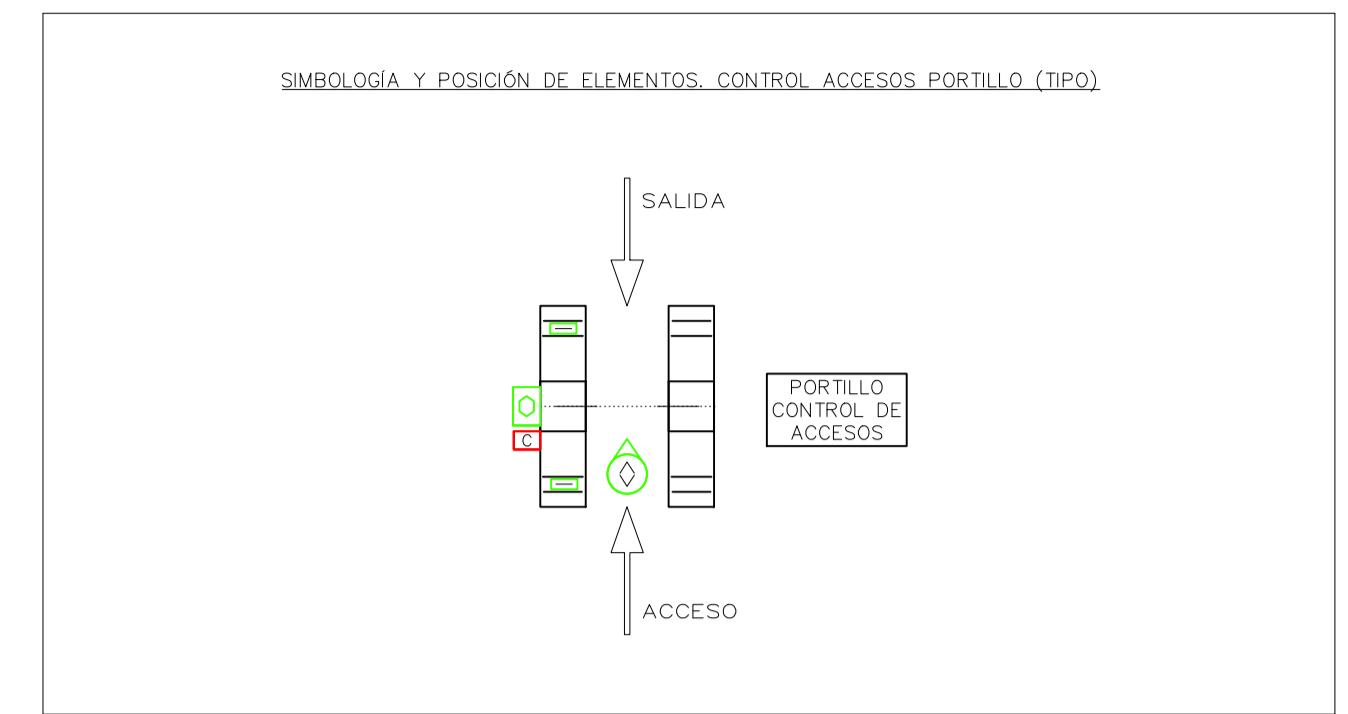
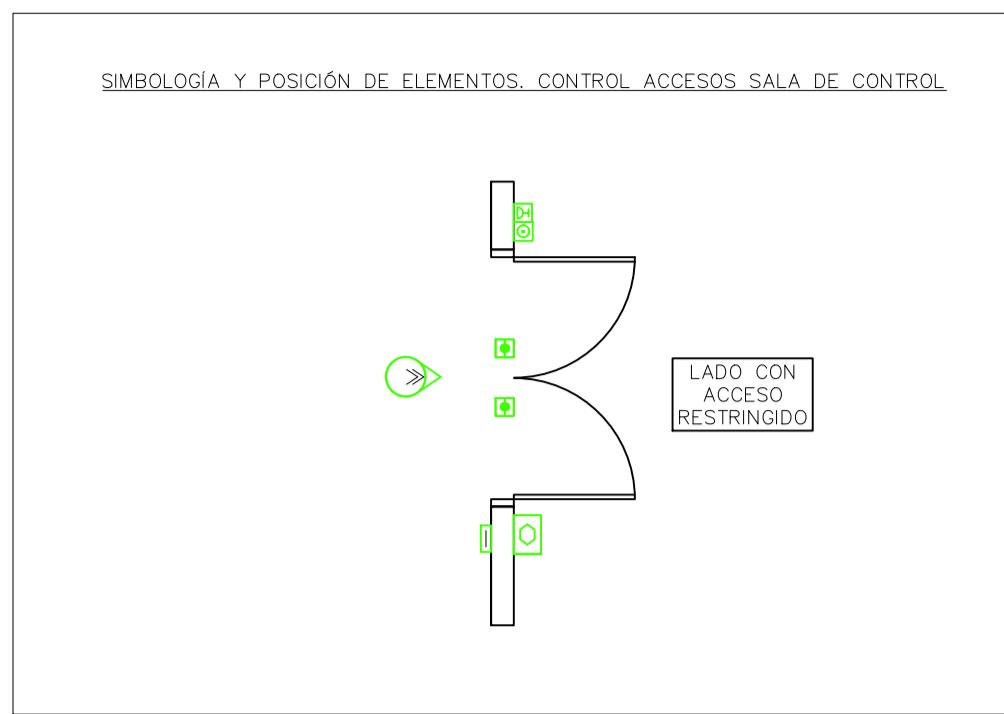
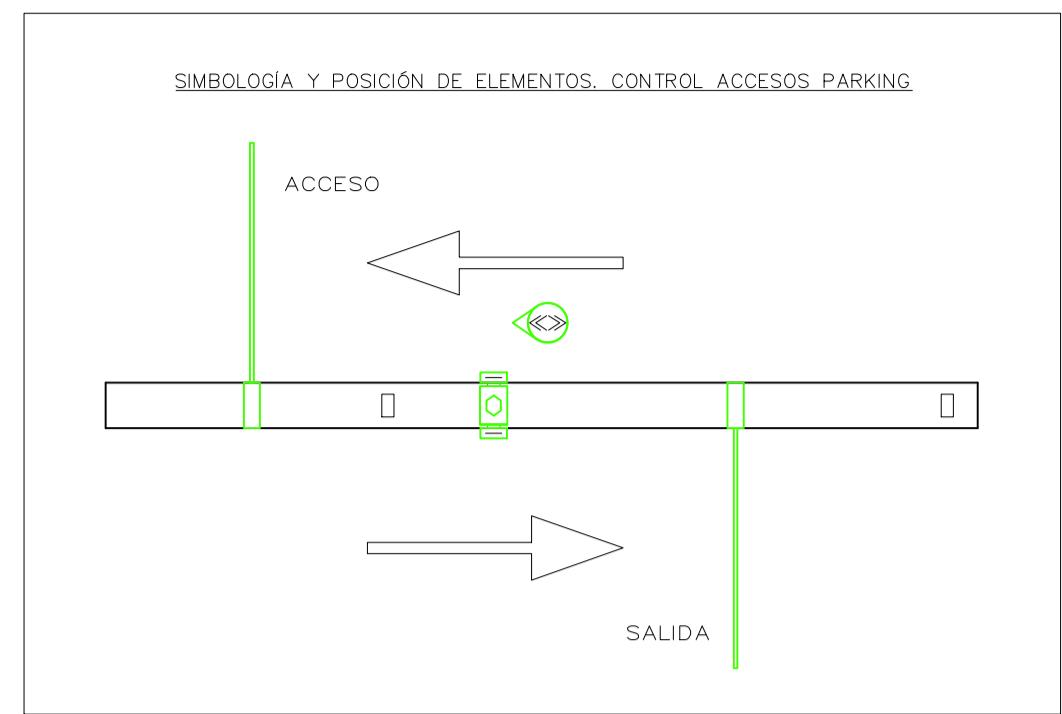


LEYENDA DE CONTROL DE ACCESO		
SIMBOLOGÍA	DESCRIPCIÓN	NOTAS
□	DETECTADOR DE APERTURA DE PUERTA POR CONTACTO MAGNÉTICO	
□	LECTOR DE TARJETAS DE PROXIMIDAD + TELÉFONO MÓVIL (BLUETOOTH)	
□	LECTOR DE TARJETAS DE PROXIMIDAD EN BUZÓN TRAGA-TARJETAS	
□	ABREPUERTAS ELÉCTRICO	
□	CERRADURA ELECTROMAGNETICA	
□	PULSADOR DE SALIDA	
□	CONTROLADOR DE PUERTA	

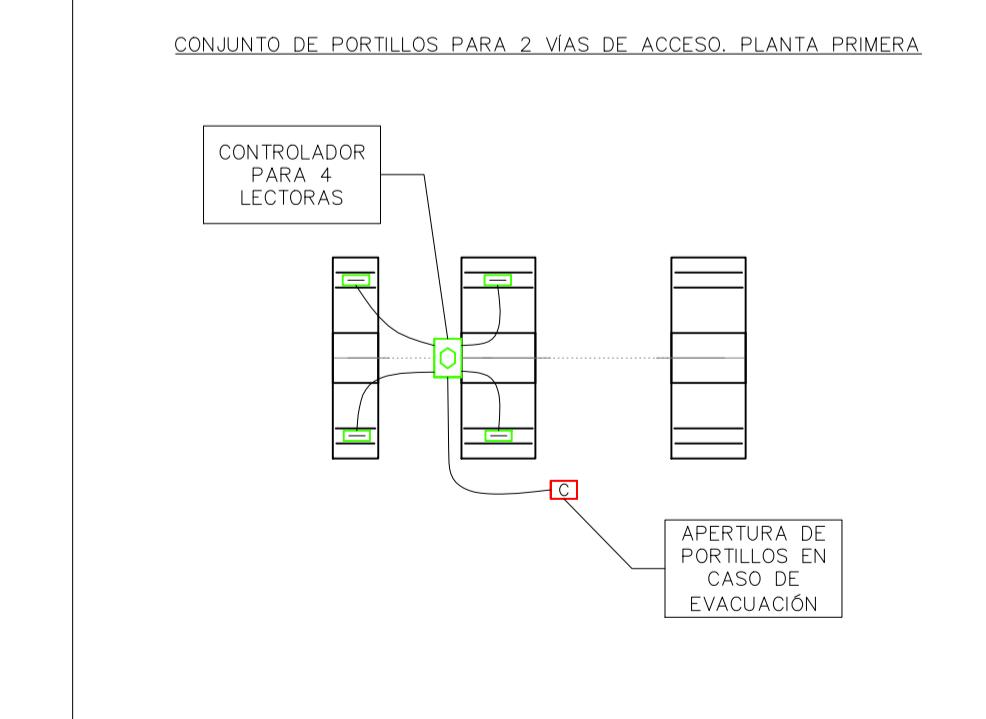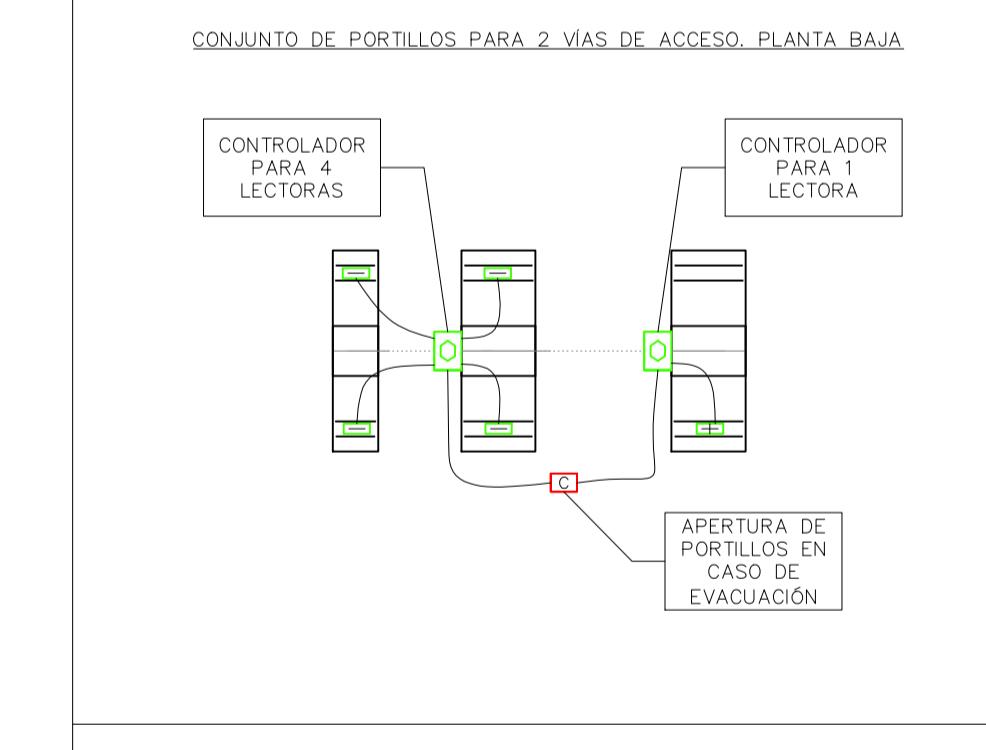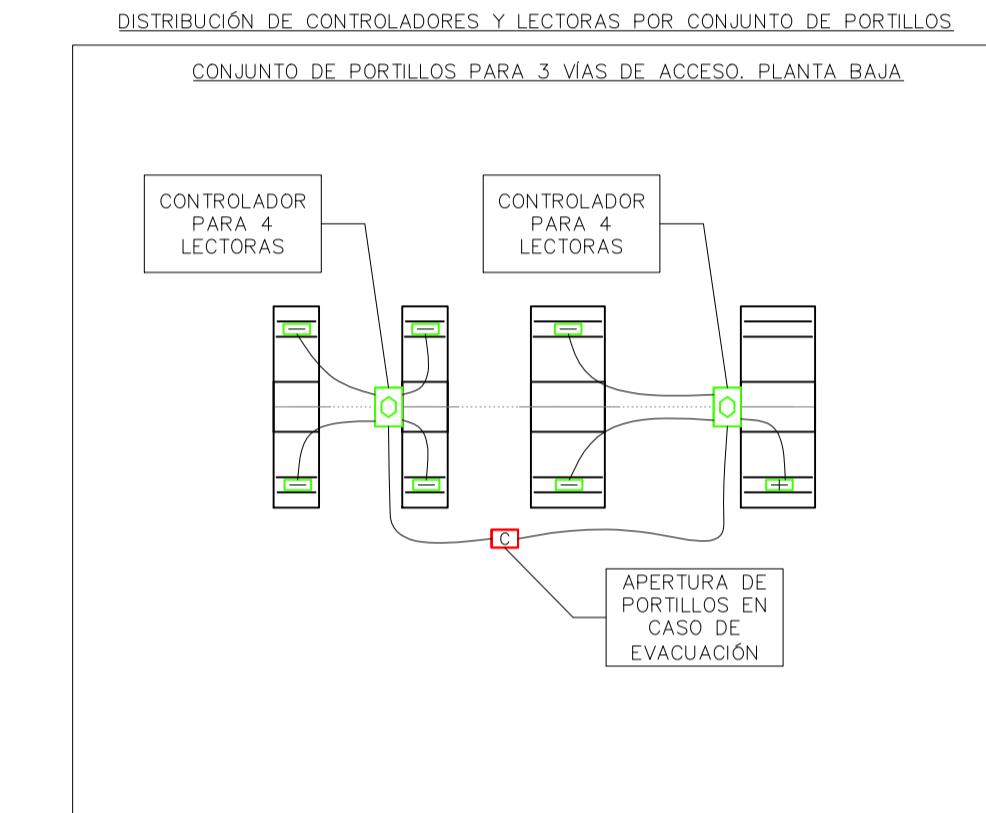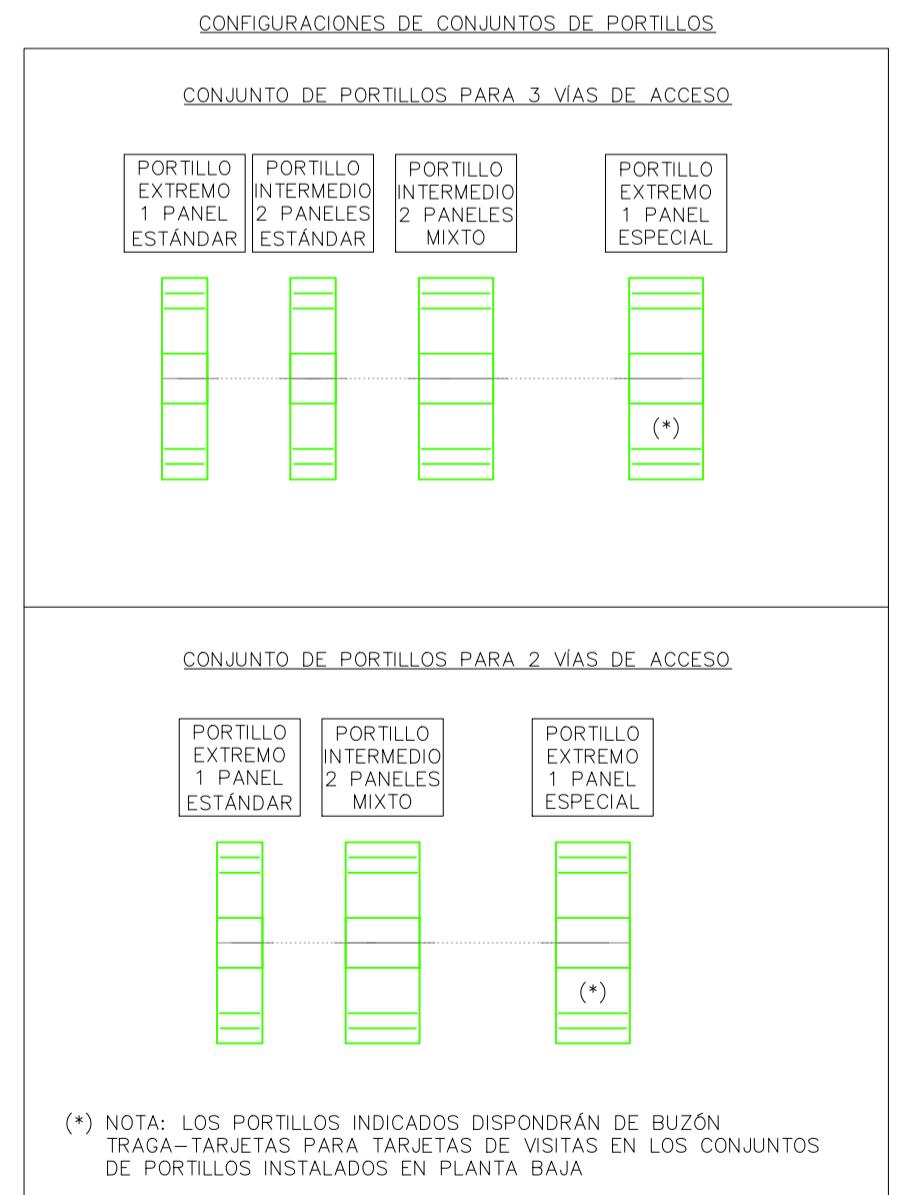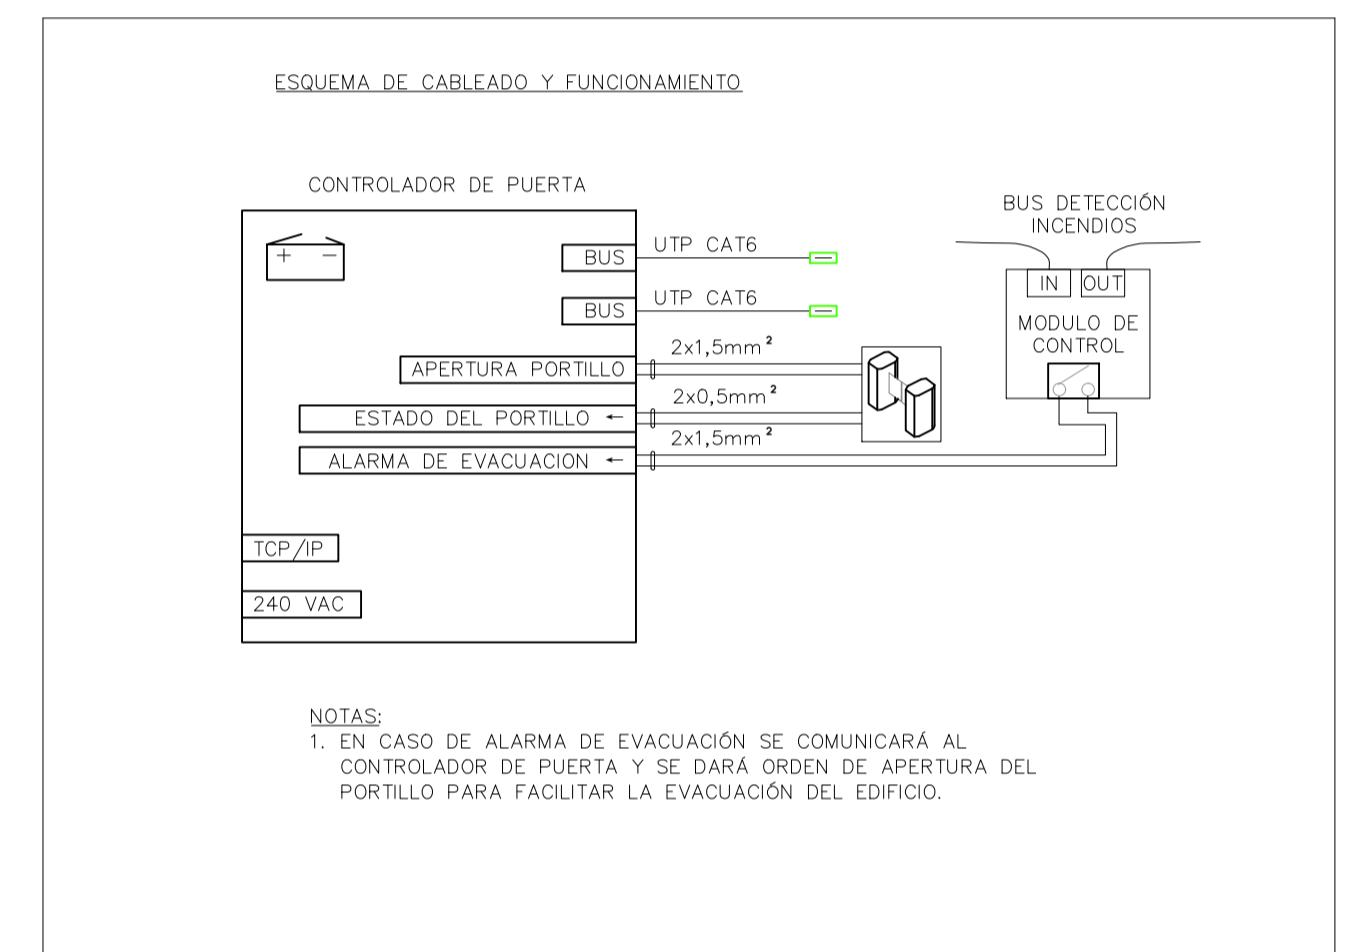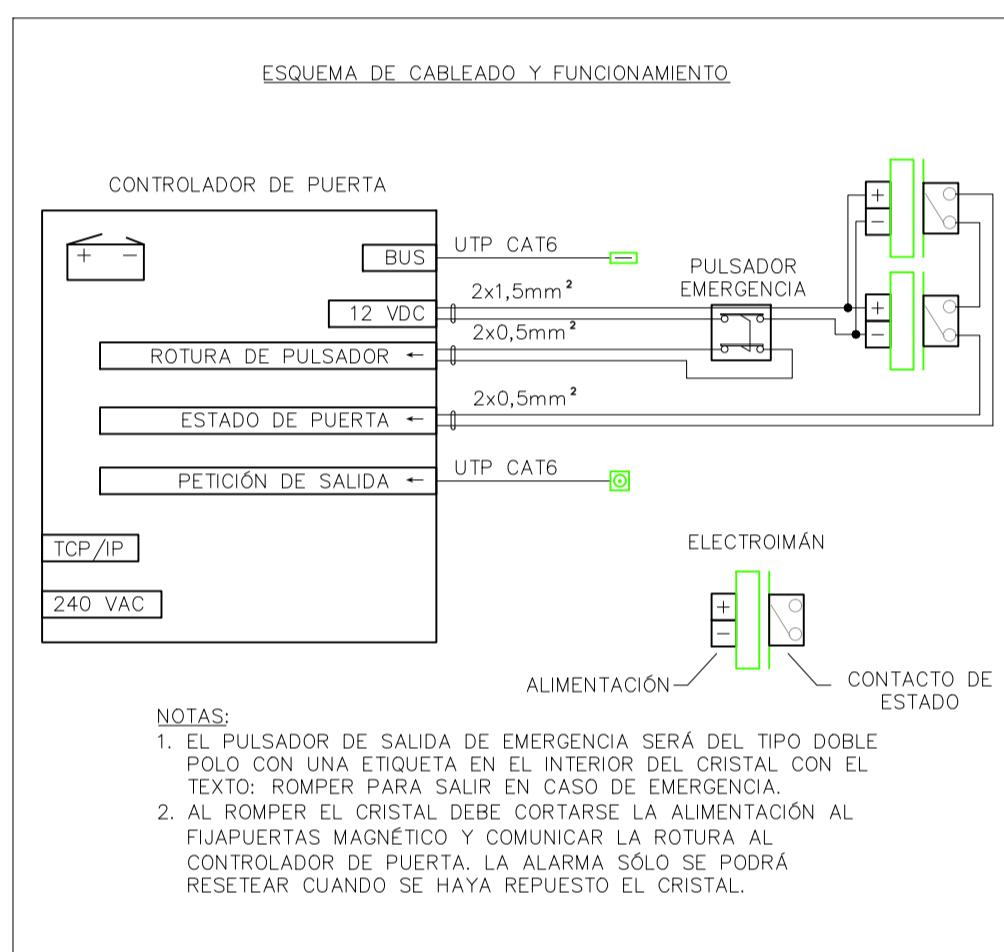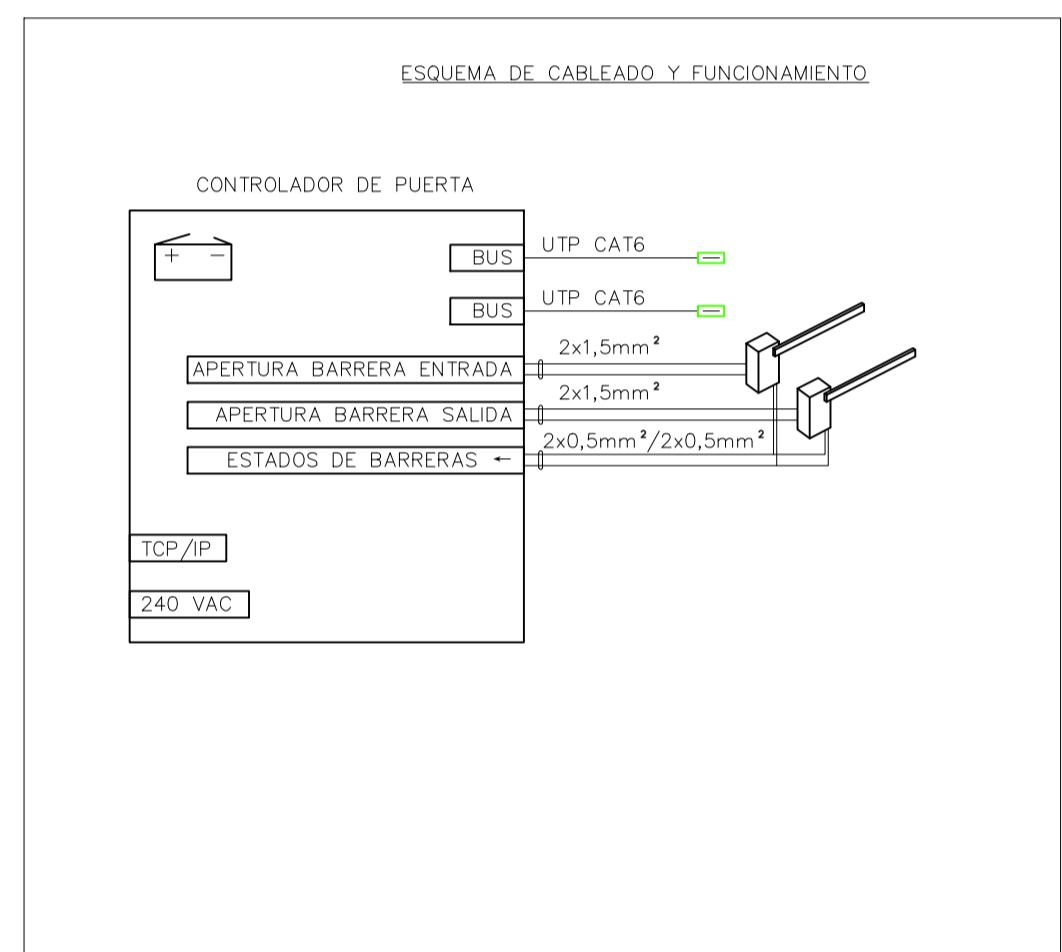

REV	MOTIVO	FECHA
PROYECTO: ADAPTACIÓN DEL PROYECTO PARA LA REHABILITACIÓN DEL METEDOR DE FRUTAS Y VERDURAS		
AUTORES DEL PROYECTO:		
JESÚS ULARQUI AGURRUZA	EDUARDO PESQUERA GONZALEZ	
DIRECCIÓN DEL PROYECTO:	JIMENA ROBLES GARCÍA DE LA MATA	CLETO BARREIRO SORRIVAS
NOMBRE:	PLANO:	SEGURIDAD
SE39	DIN A1	DETALLES CONTROL ACCESO
ESCALA: S/	FORMATO:	FECHA: MAYO 2015
ESCALA GRANDE		
E. ularqui@eularkui.arquitectos.com	C/Fernando Gorrida 12, Local 28015 Madrid	T. 914445433

SISTEMA DE CABLEADO ESTRUCTURADO – SEGURIDAD

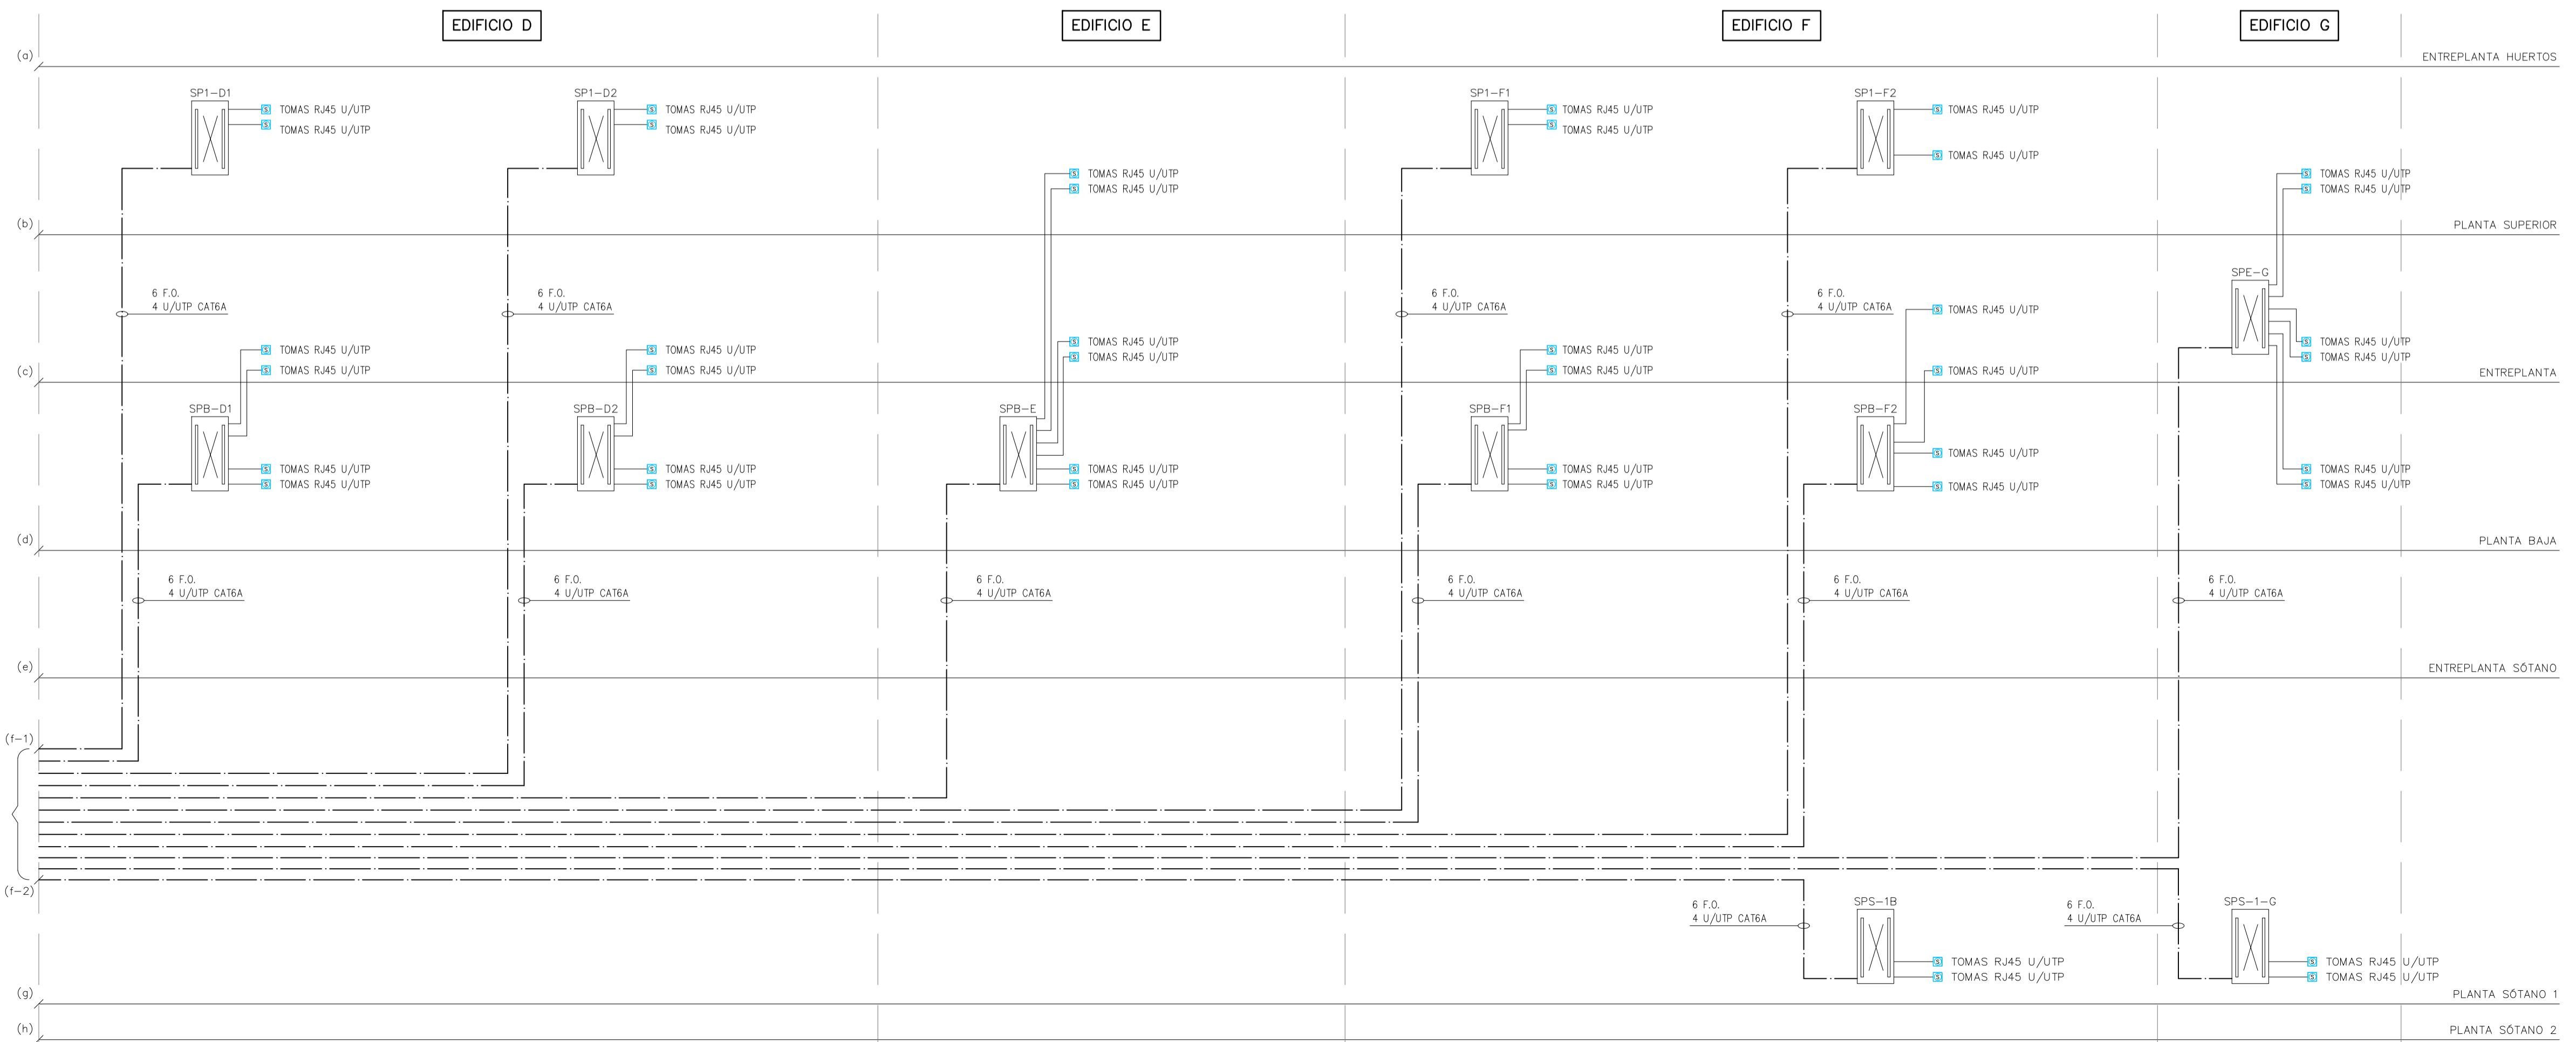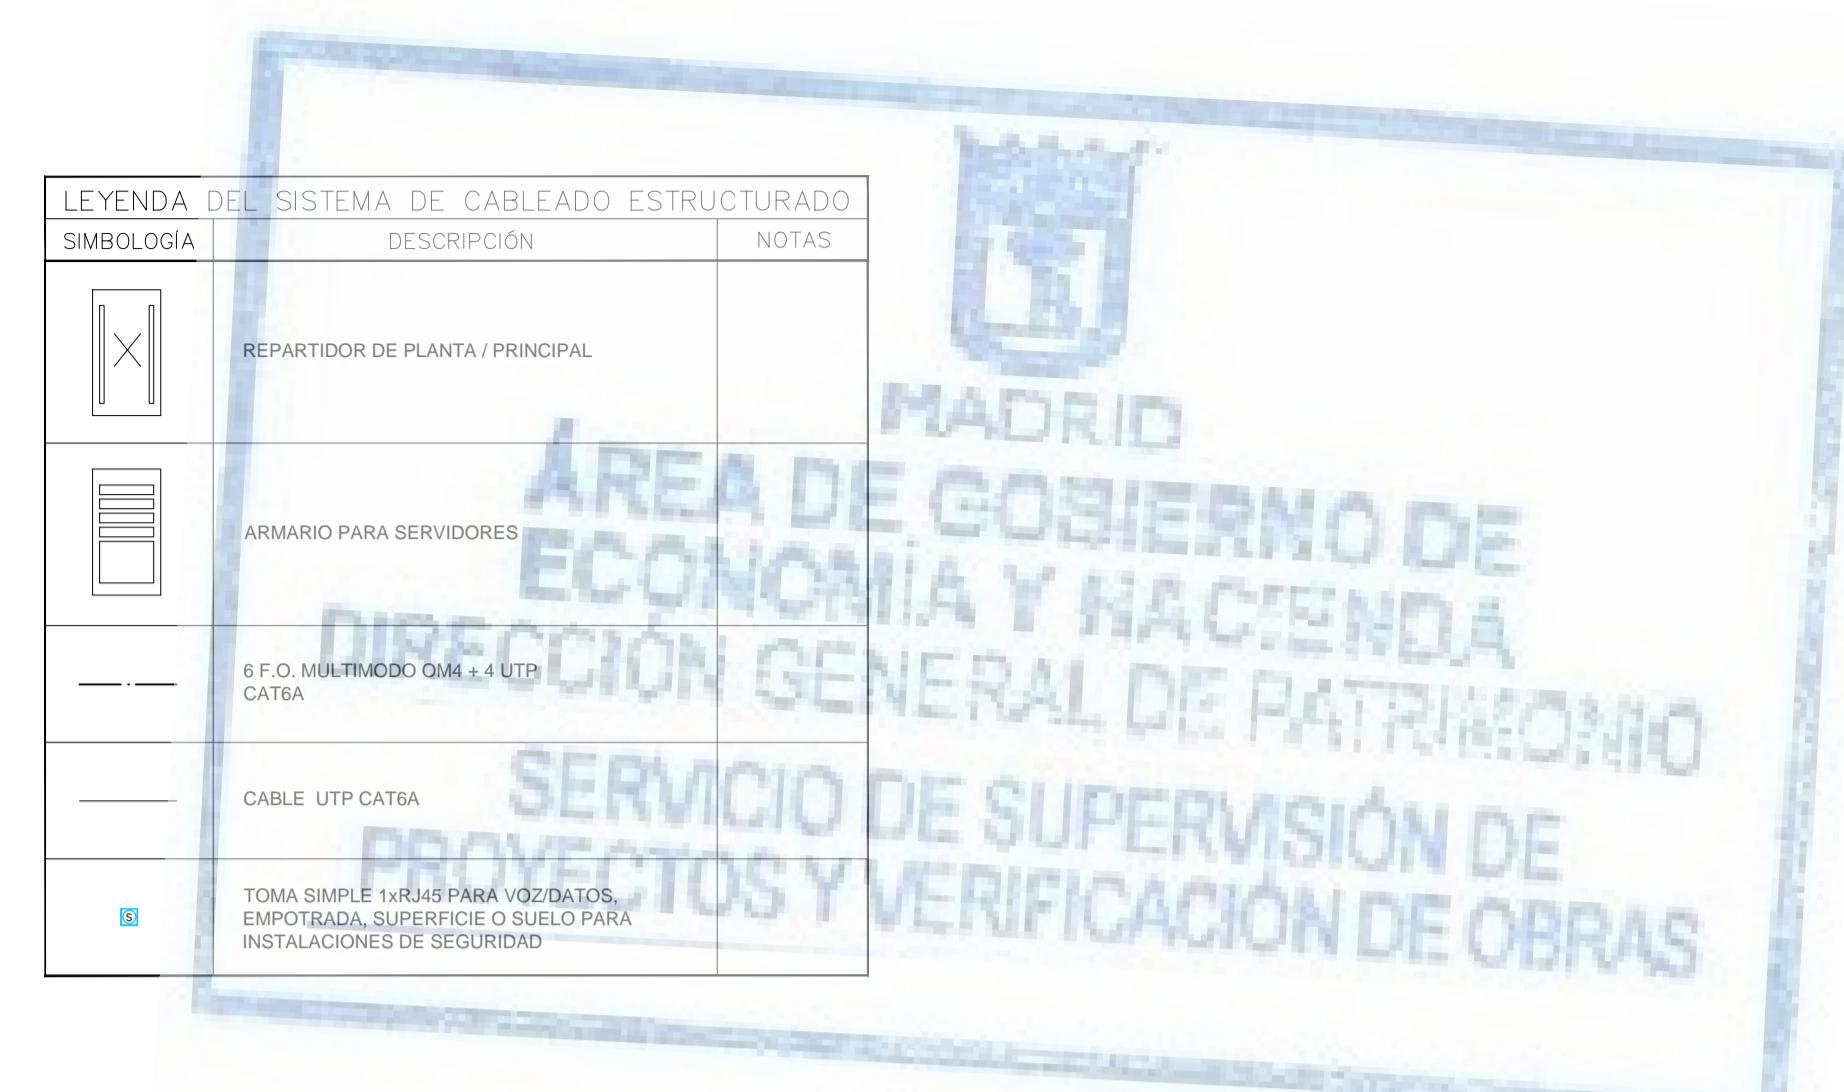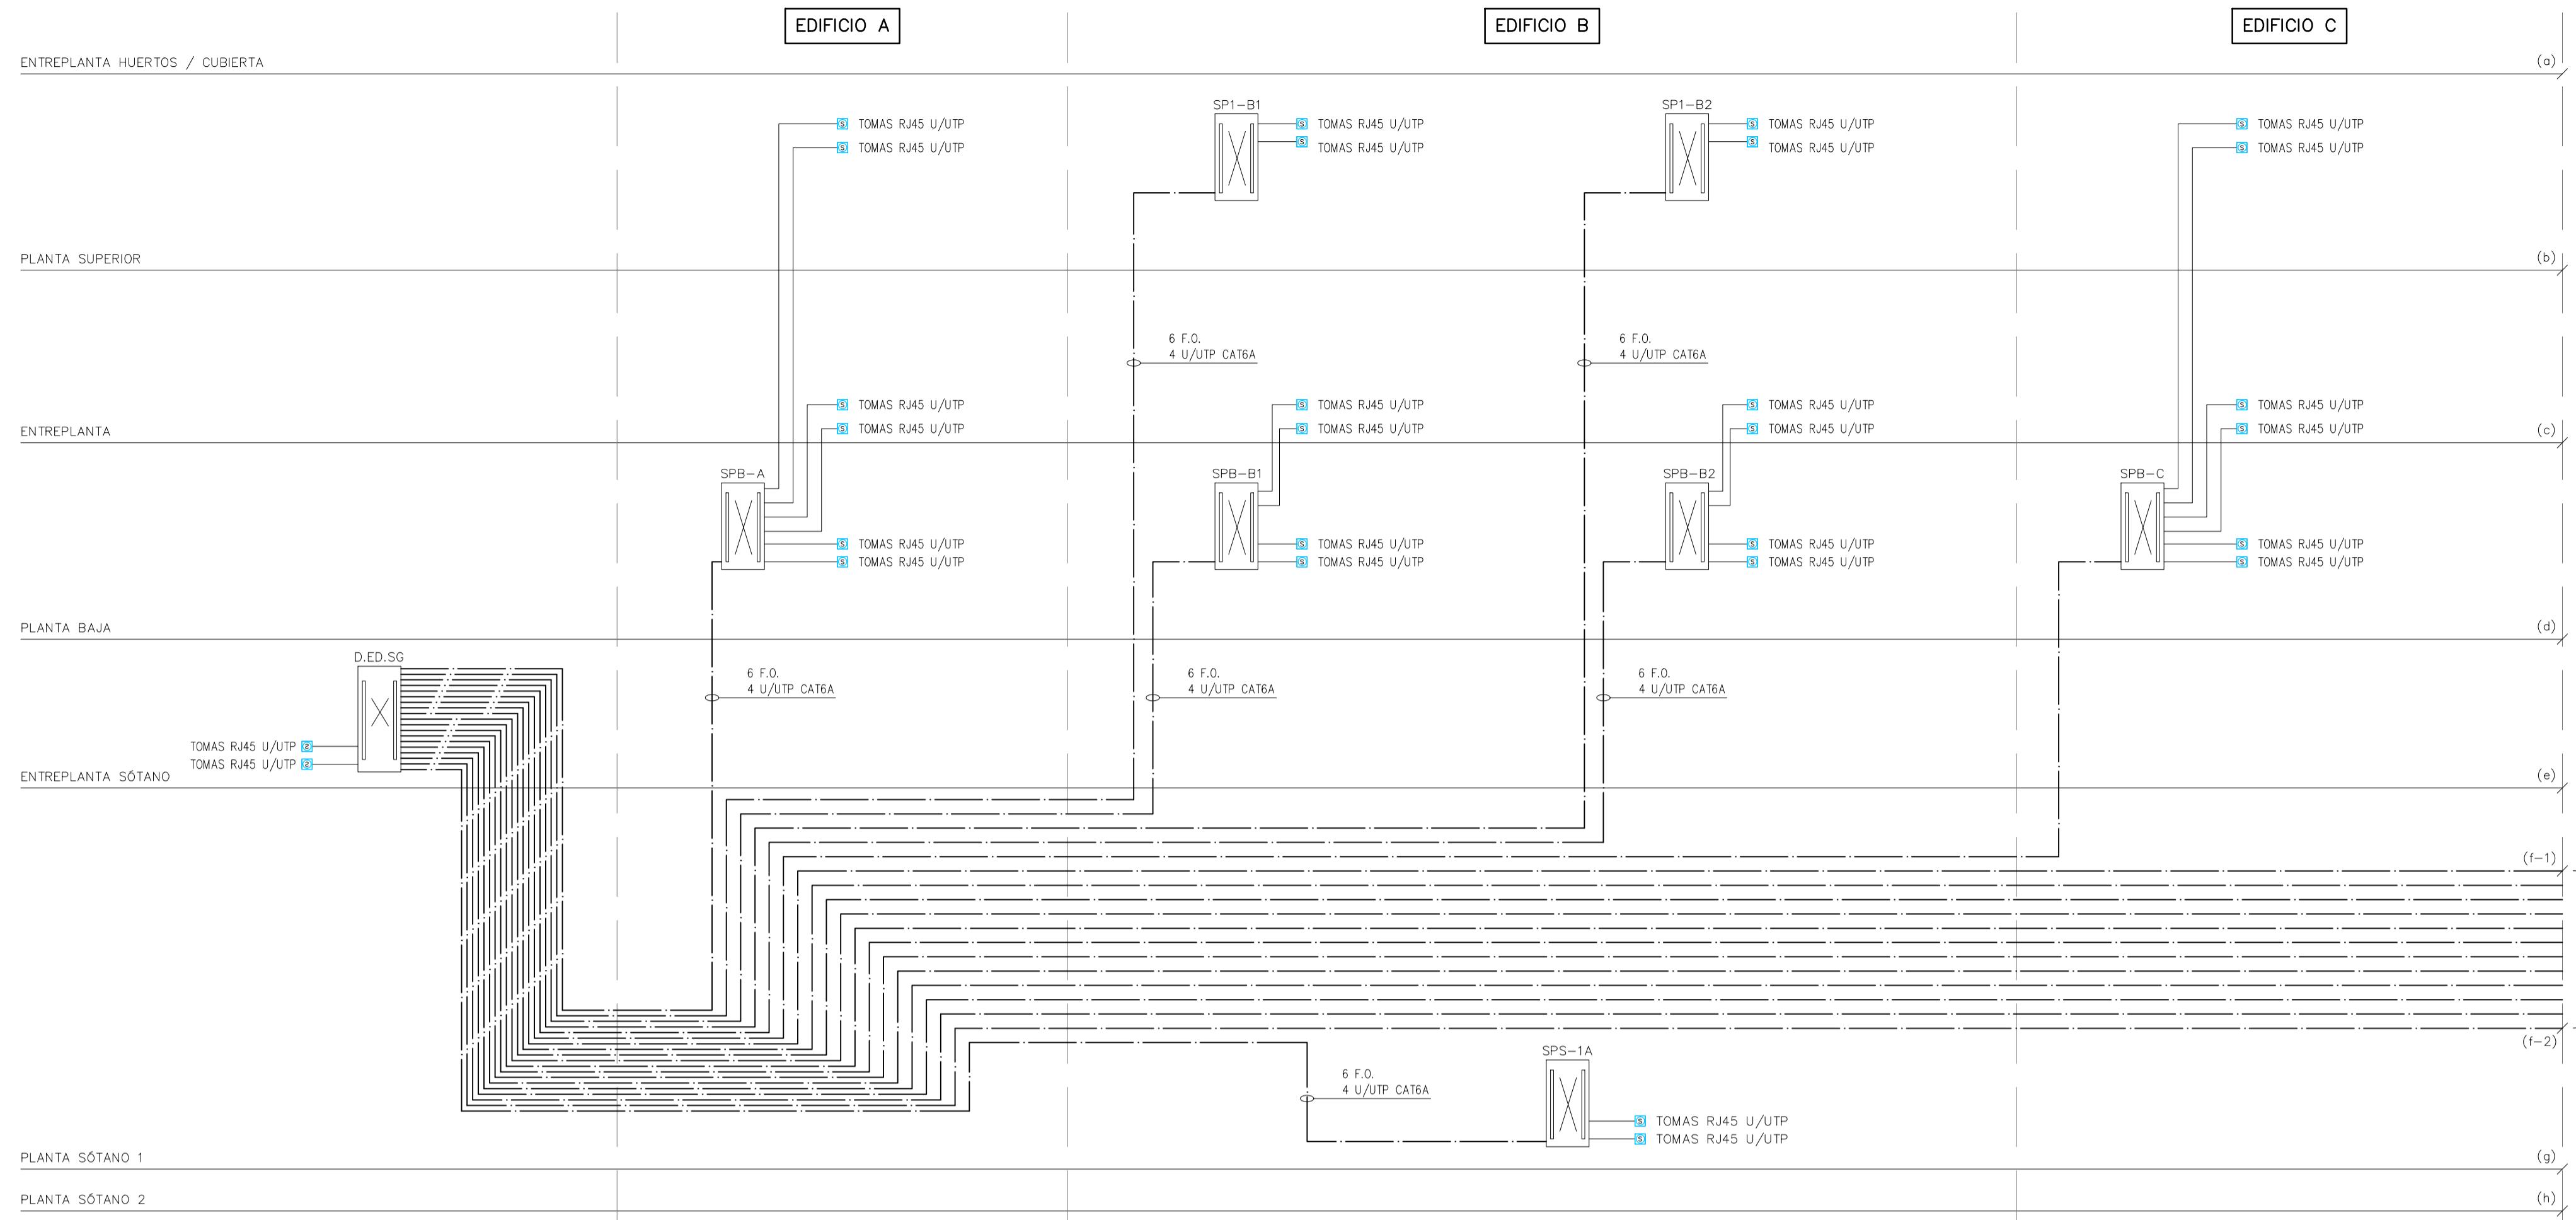

REV. MOTIVO FECHA

MADRID Ayuntamiento de Madrid
DIRECCIÓN GENERAL DE PATRIMONIO
S.G. DE ARQUITECTURA Y CONSERVACIÓN DEL PATRIMONIO


PROYECTO: ADAPTACIÓN DEL PROYECTO PARA LA REHABILITACIÓN DEL
MERCADO DE FRUTAS Y VERDURAS
PROYECTO DE EJECUCIÓN

AUTORES DEL PROYECTO:
JESÚS ULARQUI AGURRUZA EDUARDO PESQUERA GONZALEZ
DIRECCIÓN DEL PROYECTO: JIMENA ROBLES GARCÍA DE LA MATA CLETO BARREIRO SORRIVAS


NOMBRE: SE40 PLAN: SEGURIDAD
FORMATO: DIN A1
ESQ. CABLEADO ESTRUCTURADO 1

ESCALA: S/ ESCALA GRÁFICA
ESCALA: 1:500
PESQUERA, ULARQUI arquitectos s.a.p. C/Fernando Gorrión 12, Local: 28015. Madrid
E: jpesquera@esarquitectos.com T: 914445433


SISTEMA DE CABLEADO ESTRUCTURADO

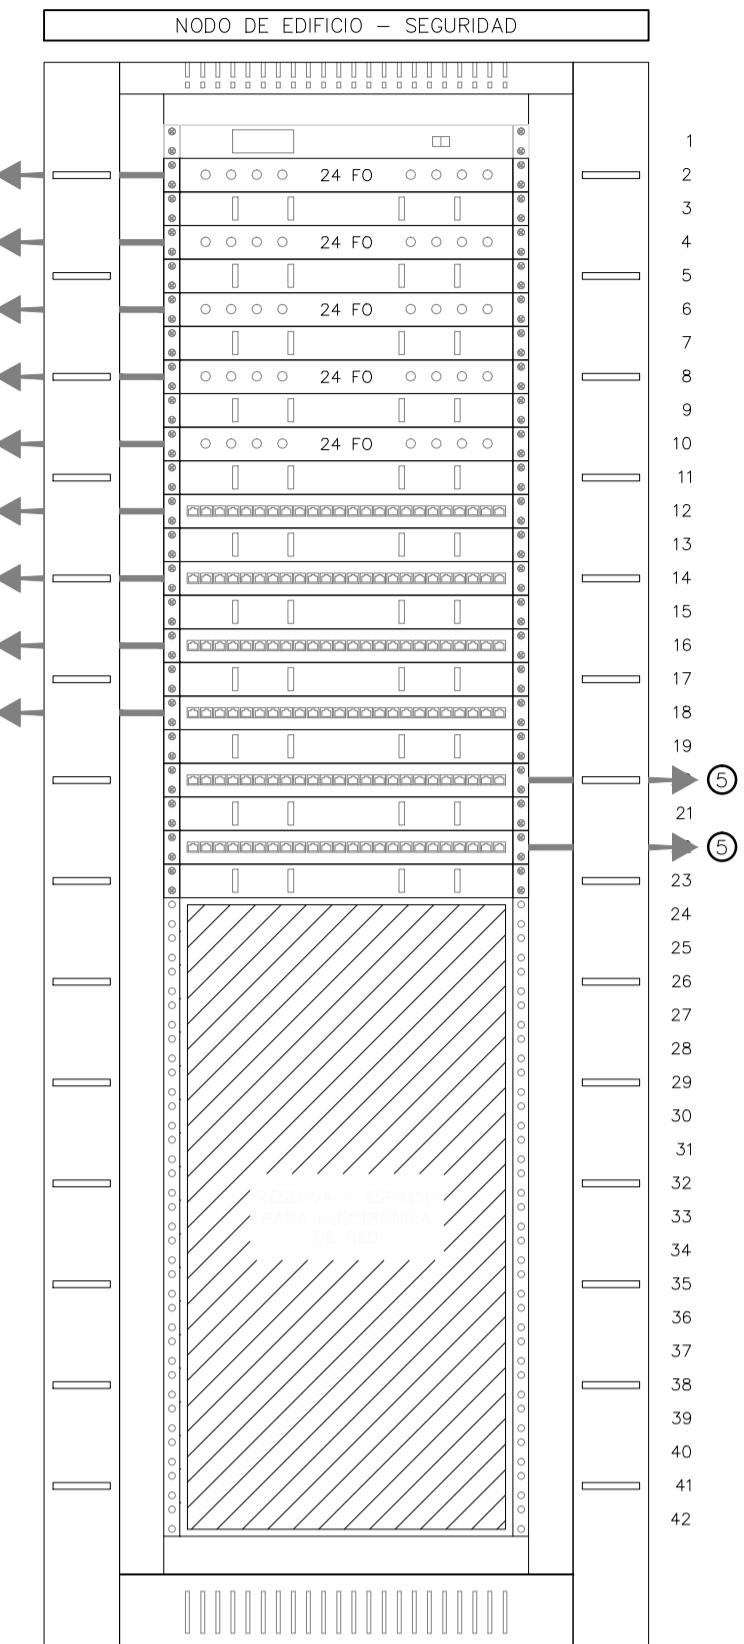

SISTEMA DE CABLEADO ESTRUCTURADO

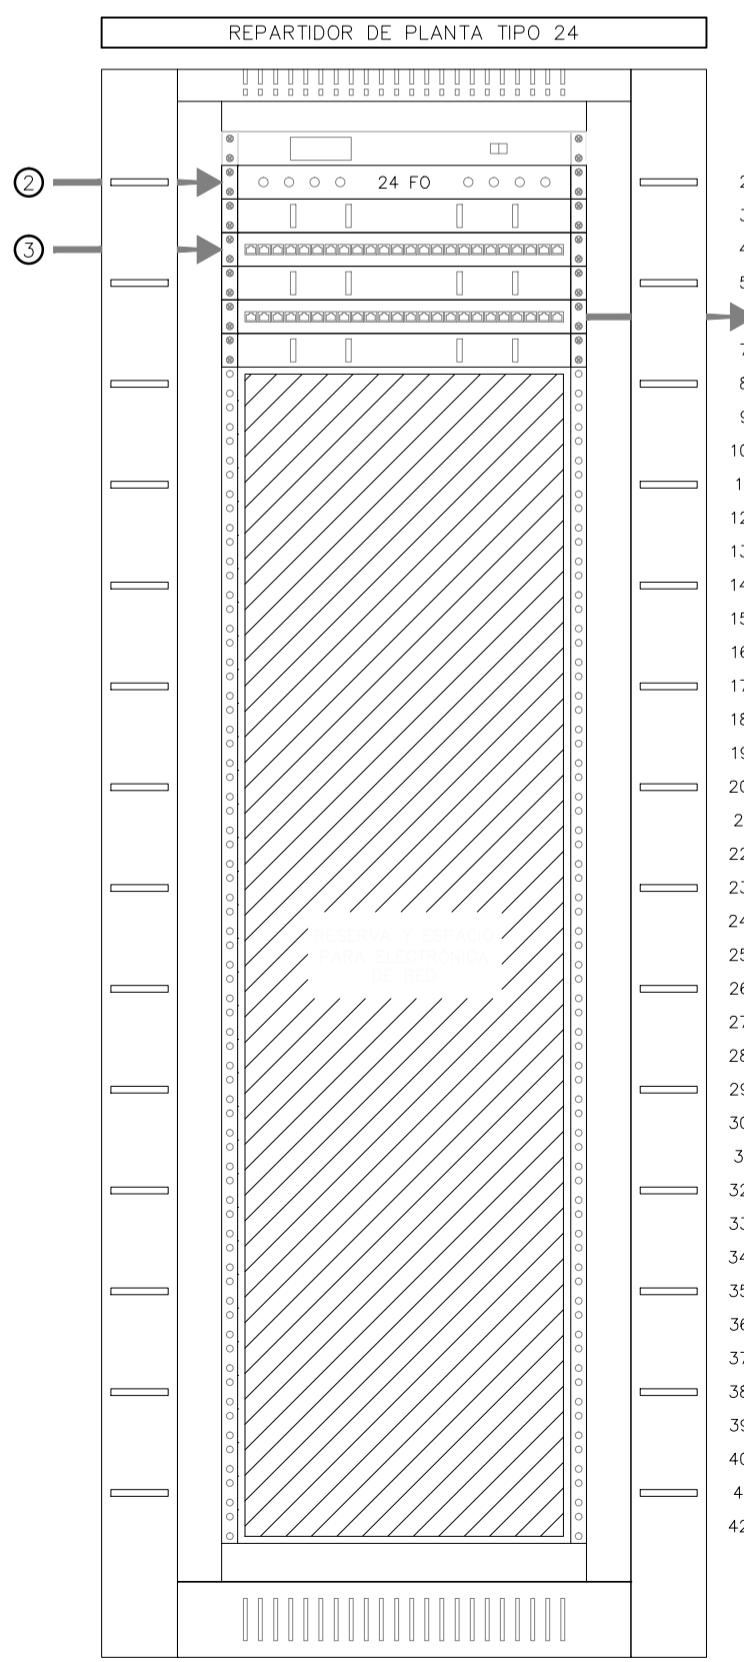

CORRESPONDE CON ARMARIOS: SPS-1B, SP1-B1, SP1-B2, SP1-D1, SP1-D2, SP1-F1, SP1-F2

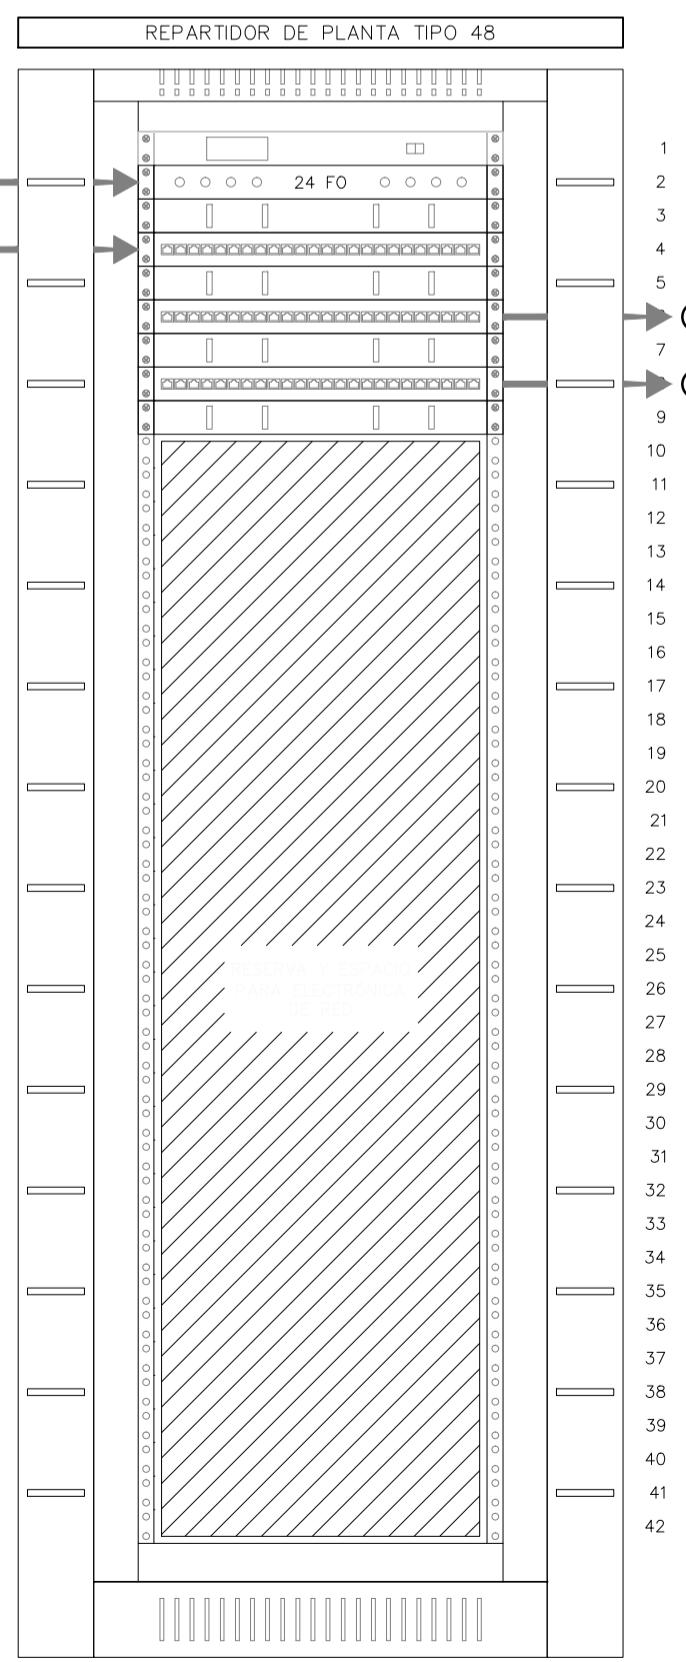

CORRESPONDE CON ARMARIOS: SPS-1A, SPS-1-G, SPB-A, SPB-B1, SPB-B2, SPB-C, SPB-D1, SPB-D2, SPB-E, SPB-F1, SPB-F2, SFE-G

LEYENDA

PANEL DE PARCHEO PARA 24 TOMAS RJ45 UTP CAT6A

PANEL PASAHILLOS HORIZONTAL

PANEL DE CIEGO

BANDEJA PARA 24 FIBRAS ÓPTICAS CON CONECTORES LC

TERMOSTATO E INTERRUPTOR DE LA UNIDAD DE VENTILACIÓN

• PANEL DE PARCHEO PARA 24 TOMAS RJ45 UTP CAT6A

• PANEL PASAHILLOS HORIZONTAL

• PANEL DE CIEGO

• BANDEJA PARA 24 FIBRAS ÓPTICAS CON CONECTORES LC

• TERMOSTATO E INTERRUPTOR DE LA UNIDAD DE VENTILACIÓN

NOTAS GENERALES:

- EL ESQUEMA DE CONEXIÓN SERÁ EIA/TIA 568B

NOTAS DEL REPARTIDOR DE 42 UA:

- LAS DIMENSIONES DEL ARMARIO SERÁN 800x800x2000 mm, CON BASTIDORES 19" DELANTE Y DETRÁS DE 42 U DESPLAZABLES EN PROFUNDIDAD
- LA PUERTA FRONTAL SERÁ DE CRISTAL TEMPLADO TRANSPARENTE CON CERRADURA
- PANELES LATERALES Y POSTERIORES DE CHAPA DESMONTABLES CON CERRADURA
- MATERIALES DE VENTILACIÓN SUPERIOR E INFERIOR
- RUEDAS GIRATORIAS DE ALTA RESISTENCIA
- BANDEJA DE 19" CON 6 VENTILADORES EN EL TECHO DEL ARMARIO, CON TERMOSTATO Y PILOTO LUMINOSO
- 2 BASES ELÉCTRICAS 19" 1U SCHUKO SIN INTERRUPTOR CON 6 TOMAS 2P+T 10/16 AMP 250V
- GUIAS PASACABLES VERTICALES PARA BASTIDOR 19" EN AMBOS LATERALES CON 5 ANILLAS DE 90mm MINIMO EN CADA LATERAL
- BANDEJA DE REJILLA VERTICAL INTERIOR DE 300x60 mm EN UN LATERAL
- COLOCAR EQUIPO/ENCISSA A TIERRA DE TODOS LOS ELEMENTOS
- SE DEJARÁ UNA COCA DE CABLE DE ENTRE 2 Y 4m, PARA TODO EL CABLEADO VERTICAL Y HORIZONTAL, ORDENADO EN LA BASE DEL ARMARIO, PARA PERMITIR DESPLAZAR EL ARMARIO
- CABLES DE PARCHEO RJ45-RJ45 UTP CAT6A 50% DE 1m Y 50% DE 2m PARA TODOS LOS PANELES DEL CABLEADO HORIZONTAL
- CABLES DE PARCHEO LC 50/125 CAT OM2 DE 2m PARA TODAS LAS CONEXIONES DE LAS BANDEJAS DE FIBRA

NOTAS DE ETIQUETADO:

- EL ORDEN DE ETIQUETADO DE LAS ROSETAS SERÁ DE IZQUIERDA A DERECHA Y DE ARRIBA A ABAJO EN CADA PLANTA, EN CADA SALA Y EN CADA ROSETA
- SE ETIQUETARÁN TODOS LOS ELEMENTOS CON CINTA AUTOADHESIVA IMPRESA NEGRO SOBRE BLANCO

REV.	MOTIVO	FECHA

economía y hacienda MADRID	AYUNTAMIENTO DE MADRID DIRECCIÓN GENERAL DE PATRIMONIO S.G. DE ARQUITECTURA Y CONSERVACIÓN DEL PATRIMONIO
PROYECTO: ADAPTACIÓN DEL PROYECTO PARA LA REHABILITACIÓN DEL MERCADO DE FRUTAS Y VERDURAS	PROYECTO DE EJECUCIÓN
AUTORES DEL PROYECTO: JESÚS ULARQUI AGURRUZA EDUARDO PESQUERA GONZALEZ	CLETO BARREIRO SORRIVAS
DIRECCIÓN DEL PROYECTO: JIMENA ROBLES GARCÍA DE LA MATA	

SE41	PLANO: SEGURIDAD ESQ. CABLEADO ESTRUCTURADO 2
ESCALA: S/ ESCALA GRANDE	FORMATO: DIN A1 C/Fernando Gorido 12, Local: 28015 Madrid E: jpesquera@planarquitectos.com

